


市立四条畷南中学校

屋内体育館新築工事設計図

100	表紙及図面リスト	301	電気設備工事特記仕様書
101	特記仕様書	302	配置図
102	配置図・附近見取図	303	電灯コンセント設備 1階平面図
103	仕上表	304	電灯コンセント設備 2階平面図
104	1階平面図	305	分電盤・配線図・照明器具等図
105	2階平面図	306	火災報知系統図・スピーカー等図
106	屋根伏図	307	幹線弱電・火災報知設備 1階平面図
107	立面図	308	幹線弱電・火災報知設備 2階平面図
108	断面図 能梯	309	附属便所等平面図
109	矩計図		
110	詳細図 ステージ廻り		
111	詳細図 階段廻り		
112	展開図 玄関 階段廻り		
113	床伏図 天井伏図		
114	建具配置図	401	給排水衛生設備特記仕様書
115	建具表	402	配置図
116	ブドウ棚	403	1階平面図 便所平面図
117	ホールハウス 平面図・仕上表・建具リスト	404	2階平面図
118	立面図・一般断面図	405	消火栓・網箱 詳細図
119	平面詳細図 矩計図		
201	各階伏図・構造一般事項		
202	基礎・地中梁配置リスト		
203	梁・柱・壁・床版配置リスト・擁壁断面図		
204	①通 架構配置断面図 階段配置断面図		
205	②通 ③通 架構配置断面図		
206	トラス 鉄骨詳細図		
207	ホールハウス 床伏図 基礎伏図 地中梁基礎リスト 梁壁伏図 断面軸線		


竣工図

工事名	市立四条畷南中学校屋内体育館新築工事			図面番号	100 /
図面名	表紙 図面リスト			縮尺	
設計番号	設計年月日	49. / .			
株式会社 小河建築設計事務所					
1級建築士 登録番号第8016 小 河 市 之 内					

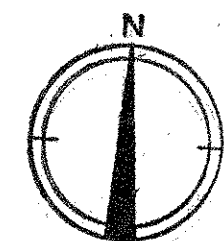

附近見取図

申請地
大田区立四条南中学校体育館
用途地域
体育地域
防火地域
指定なし

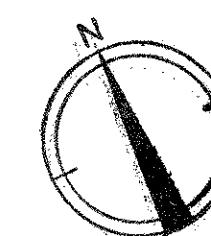

記号	W	H	備考
イ	300	300	
ロ	350	350	
ハ	350	400	
ニ	400	450	

会所詳細図 1:20

- 斜線部 今回工事
- 点線部 7.5Lハス今回工事
- 注 ① 体育館内所を示す
- 注 ② 体育館内所を示す
- 注 ③ 体育館内所を示す

竣工図

工事名 市立四条南中学校屋内体育館新築工事

図面番号 102 /

図面名 附近見取図 配置図

設計番号 設計年月日 1:300

株式会社 小河建築設計事務所


1級建築士 登録番号第0016 小河吉之

[illegible]


底	根	三層式折板 S-60 #22 片面カラー 室内側フェルト10mm
外	壁	モルタル層1毛引、アクリル系リシン吹付
腰		フェルト H=350-400
庇	庇	フェルト層1毛引、アクリル系リシン吹付、天端 防水フェルト
堅	掘	堅型ル・クレタ 490 硬質塩化ビニル14570φ100 O.P 養生管 G.P φ125 L=2000 O.P
柱	梁型	フェルト層1毛引、アクリル系リシン吹付
連	梁	フェルト、鉄×ロッド、スチール
エ	フロン鋪床	防フェルト、ノンスリップ敷層タイル1175mm
ホ	一	モルタル
チ	ラ	全
ス	上	

[illegible]

工 事 名 稱	市立四條畷南中学校屋內体育館新築工事			図面番号	103 /
図 面 名 稱	仕 上 表			単位	
設計番号	設計年月日				
様式会社 小河建築設計事務所 1 級建築士 登録番号 8016 小河吉之助					

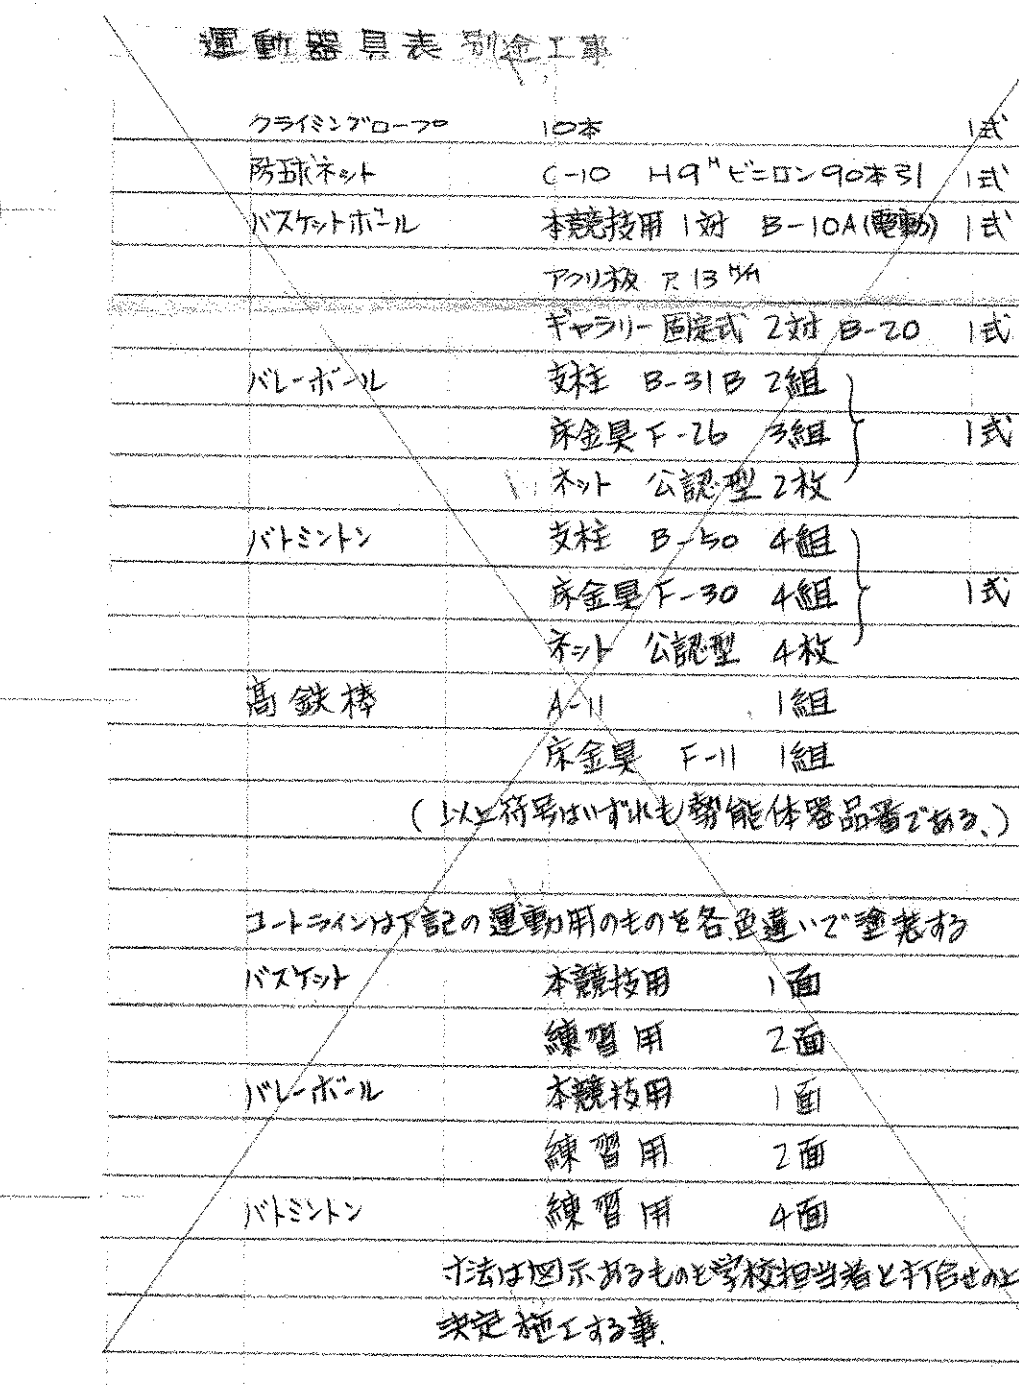[illegible]


竣 工 图		河南南中 104 /
工 事 名 称 市立四条畷南中学校屋内体育馆新築工事	縮尺 1:100	
図 面 名 1階 平面図	設計者 設計年月日 8.8 / . /	
株 式 会 社 小 河 建 築 設 計 事 務 所		1 棟 築 築 土 登 録 番 号 第 8016 小 河 南 中 学 設 計 部

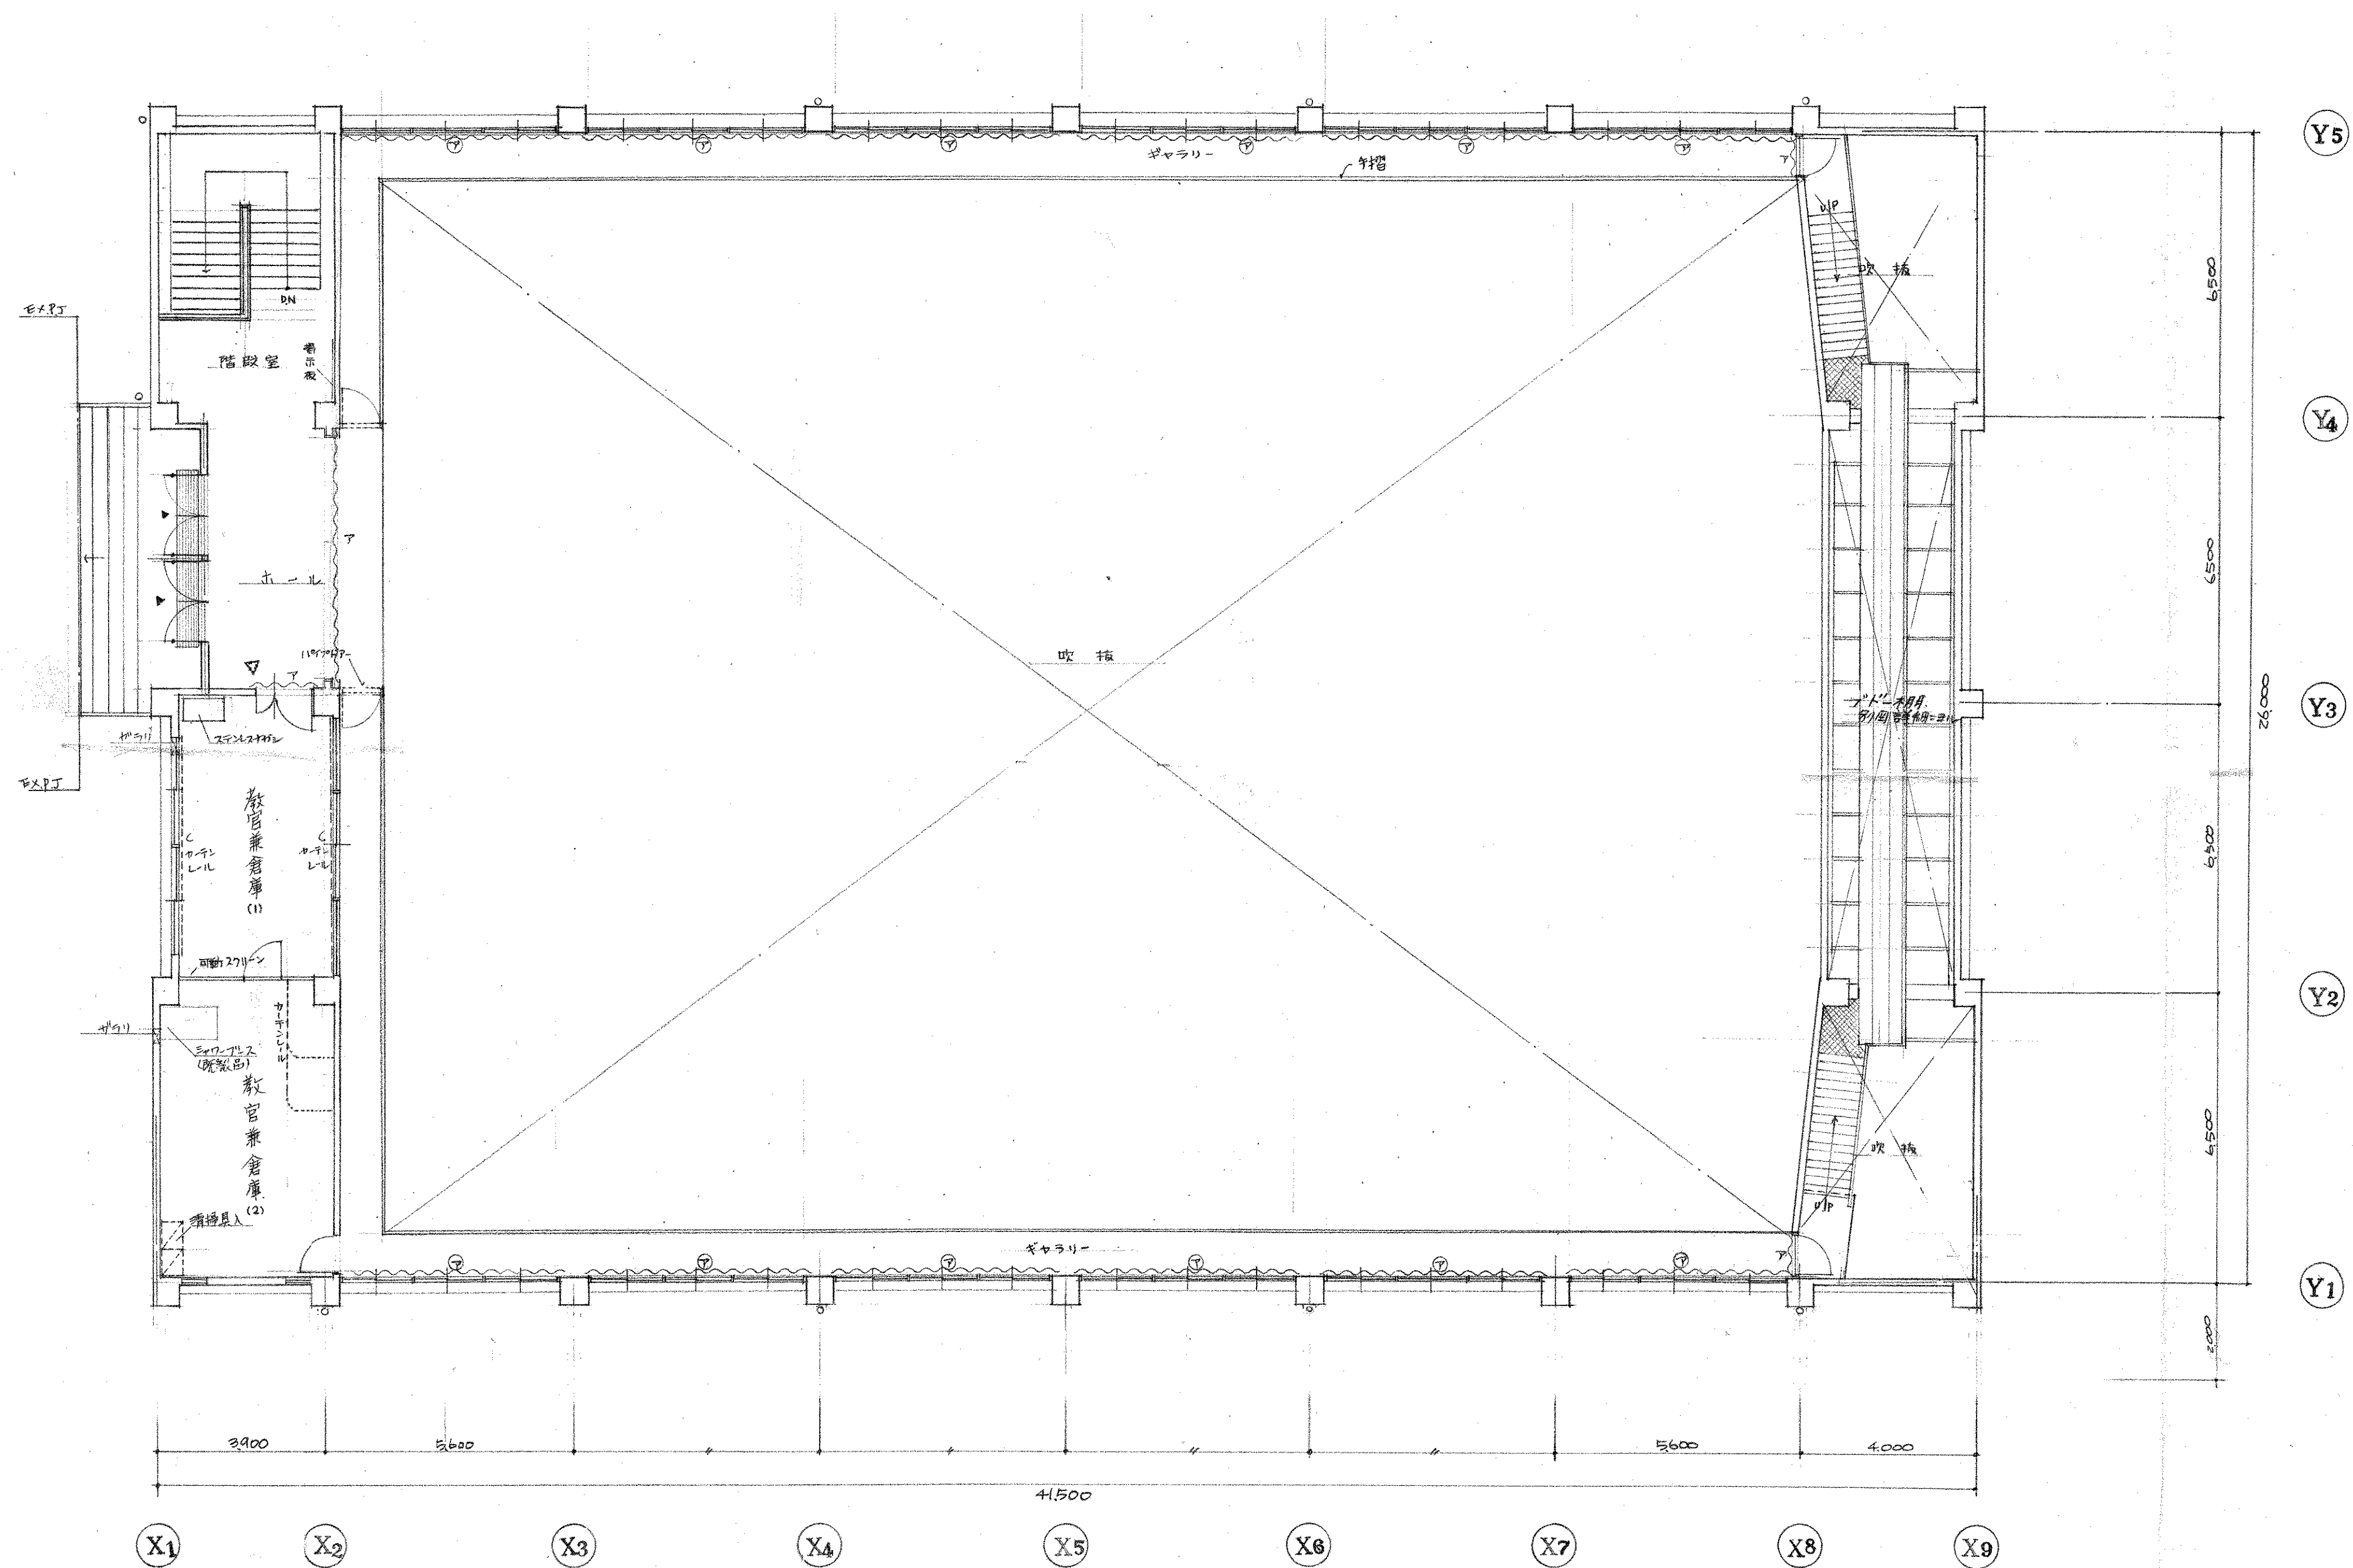

凡例	鉄筋コンクリート	固定スクリーン	両開き扉	伸縮間仕切	両開窓	暗幕BOX	室名札	ルーフドレン	CH	煙突	金所
	軽量気泡コンクリート	可動スクリーン	片開き扉	両引戸	両開窓	ブラインドBOX	非常用出入口	整	D C	ダストシュート	排水管
	ブロック壁		白戸扉	両引戸	両開窓	カーテンBOX	防煙たれ壁	+	E V	エレベーター	P - 陶管
	軽泉下地鉄骨壁		ドアチェック付	両引戸	両開窓	手動シャッター	甲種防火戸	階数表示板	D S	ダクトベース	V P - ビニール管
	木造壁	設計地盤	自動開閉扉	片引戸	両開窓	電動シャッター	煙感知器運動原	番付マット	P S	パイプシャフト	H P - ヒューム管
	木造真壁	境界	自動開閉扉	両引戸	両開窓	グリルシャッター	マンホール	分電盤	E S	電気シャフト	
	木造大壁	建物出入口	F H	らんま	両開窓	軽扉シャッター	換気扇	消火栓	別途工事		



竣工図

工事名	市立四條畷南中学校屋内体育館新築工事	図面番号	105
図面名	2階平面図	縮尺	1:100
設計者	小河建築設計事務所	設計年月日	2010.10.10
1級建築士	登録番号第8016	小河吉之	

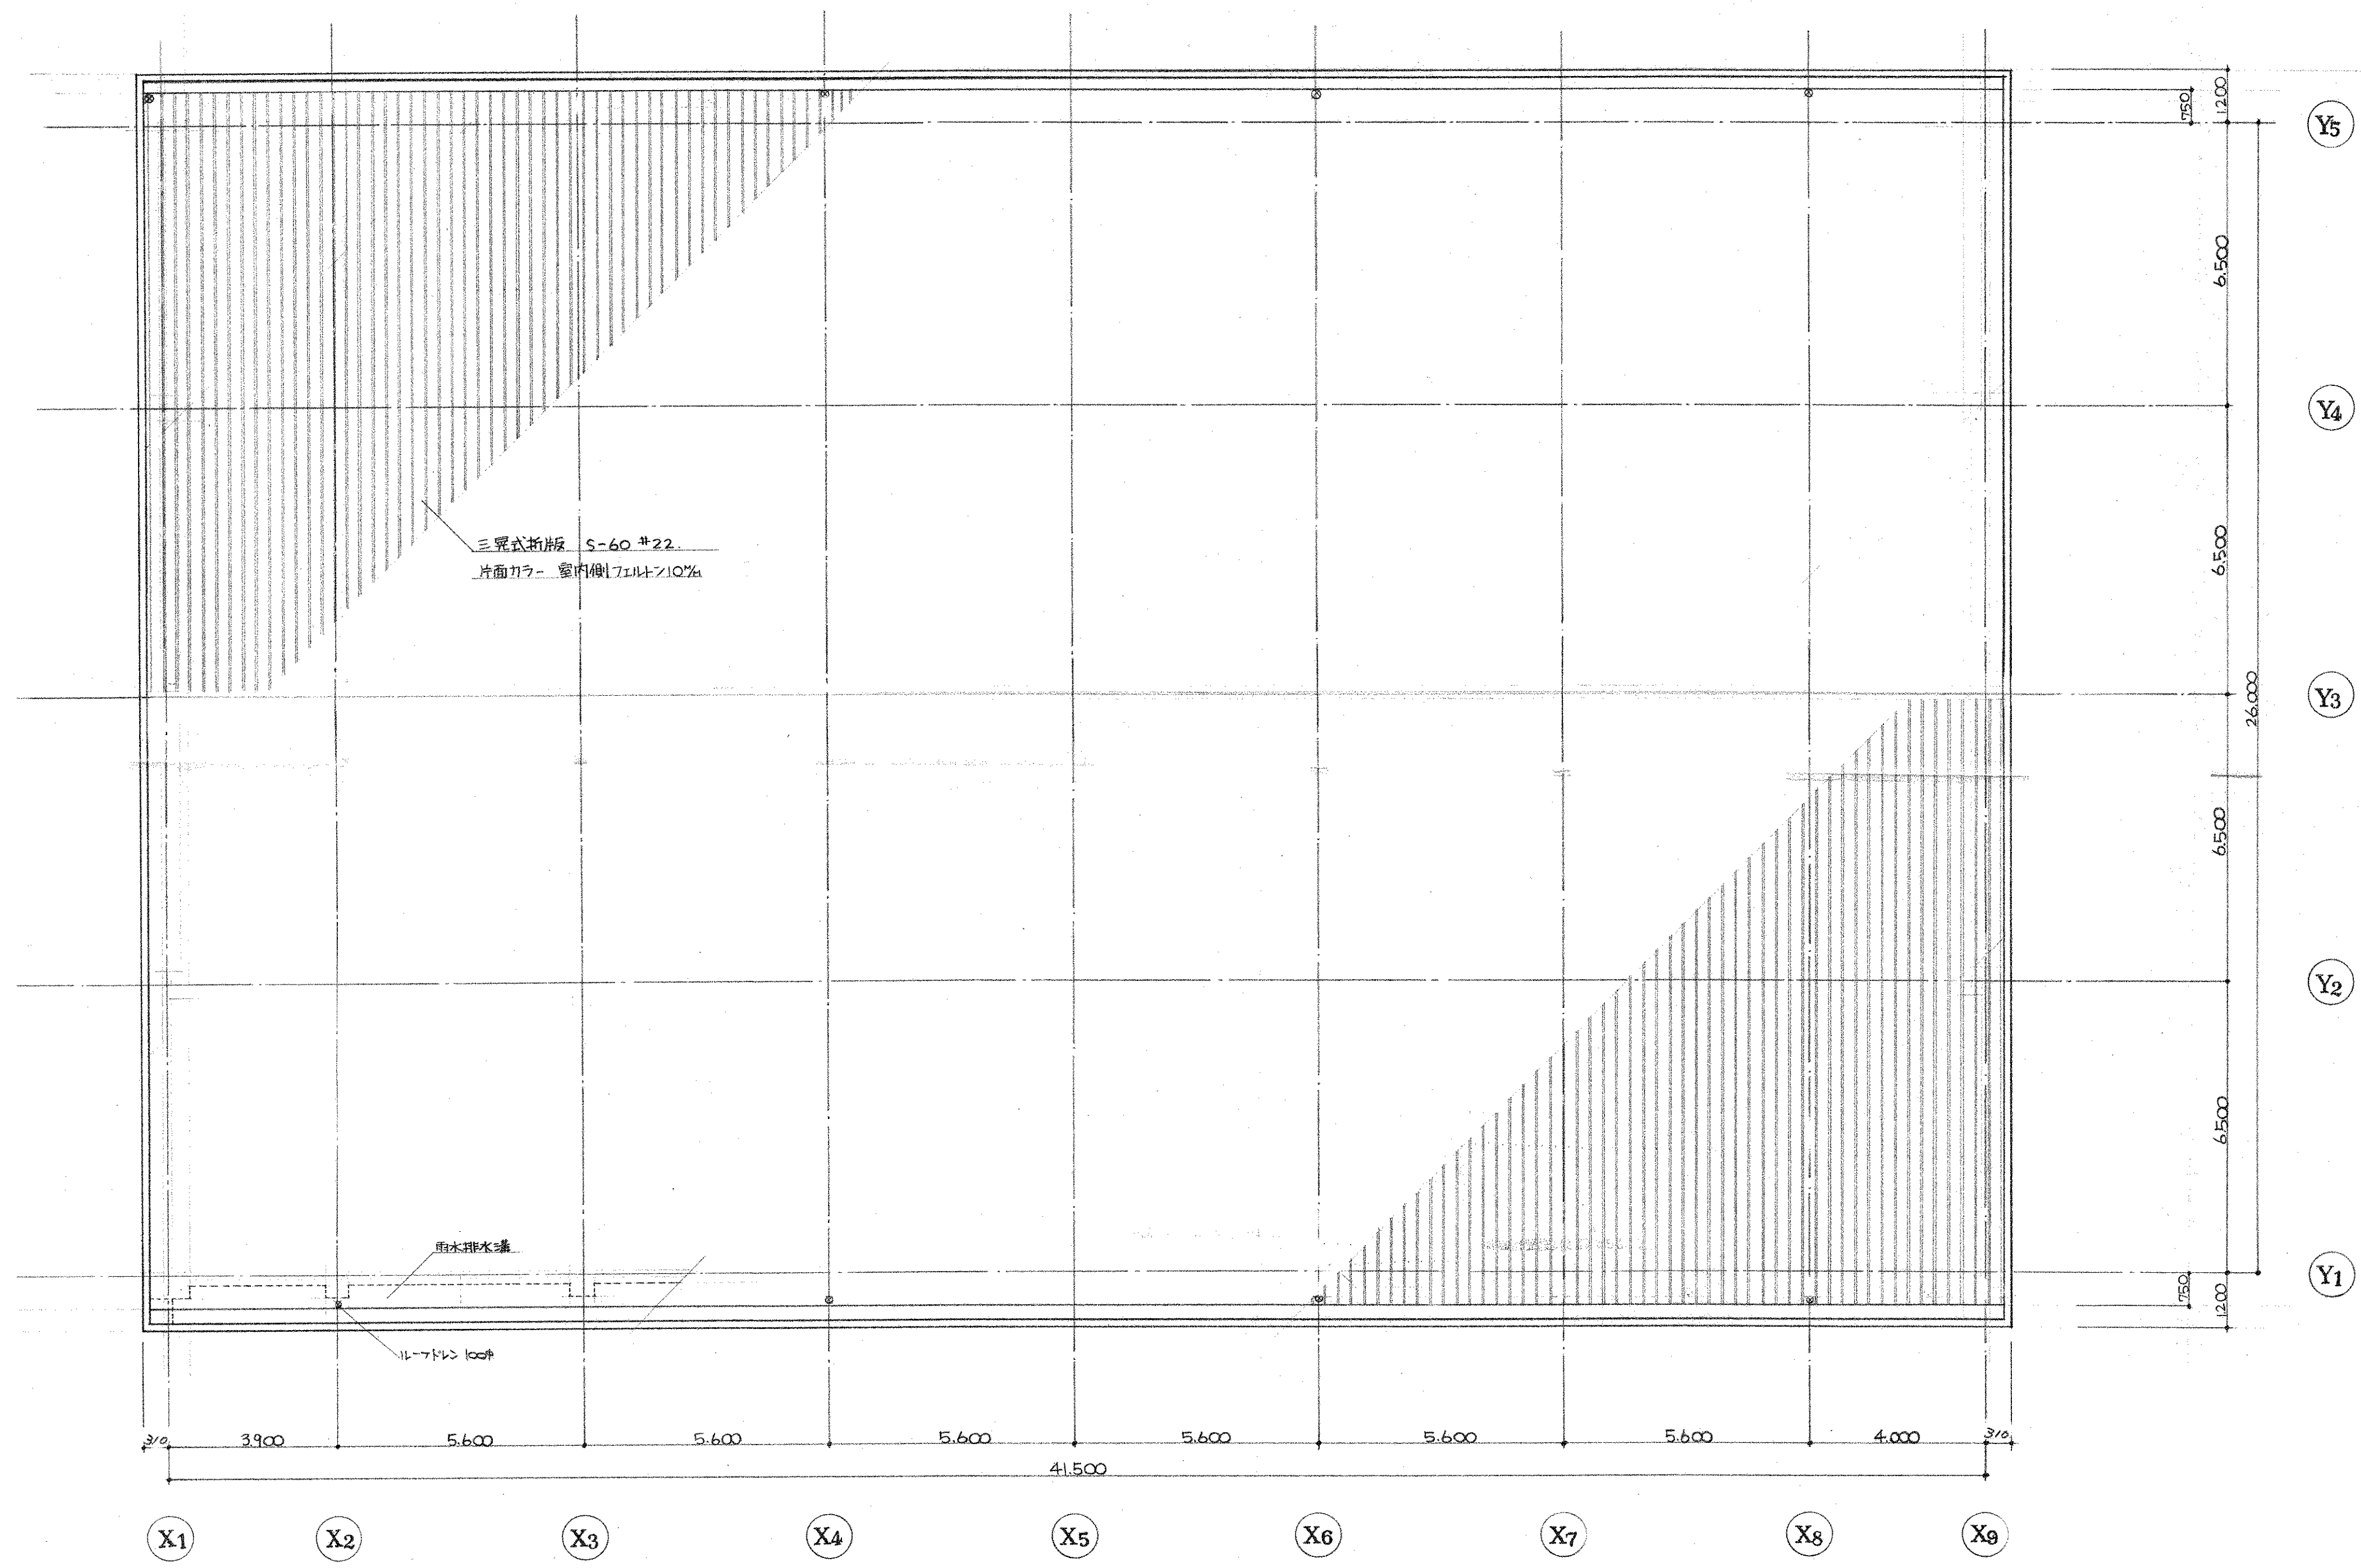

竣工図


工 事 名		市立四条暖南中学校屋内体育館新築工事		図面番号	106 /
図 面 名		屋根伏図		縮尺	
設計番号	設計年月日			1:100	
株式会社 小河建築設計事務所					
1級建築士 登録番号第0016 小河吉之助 					

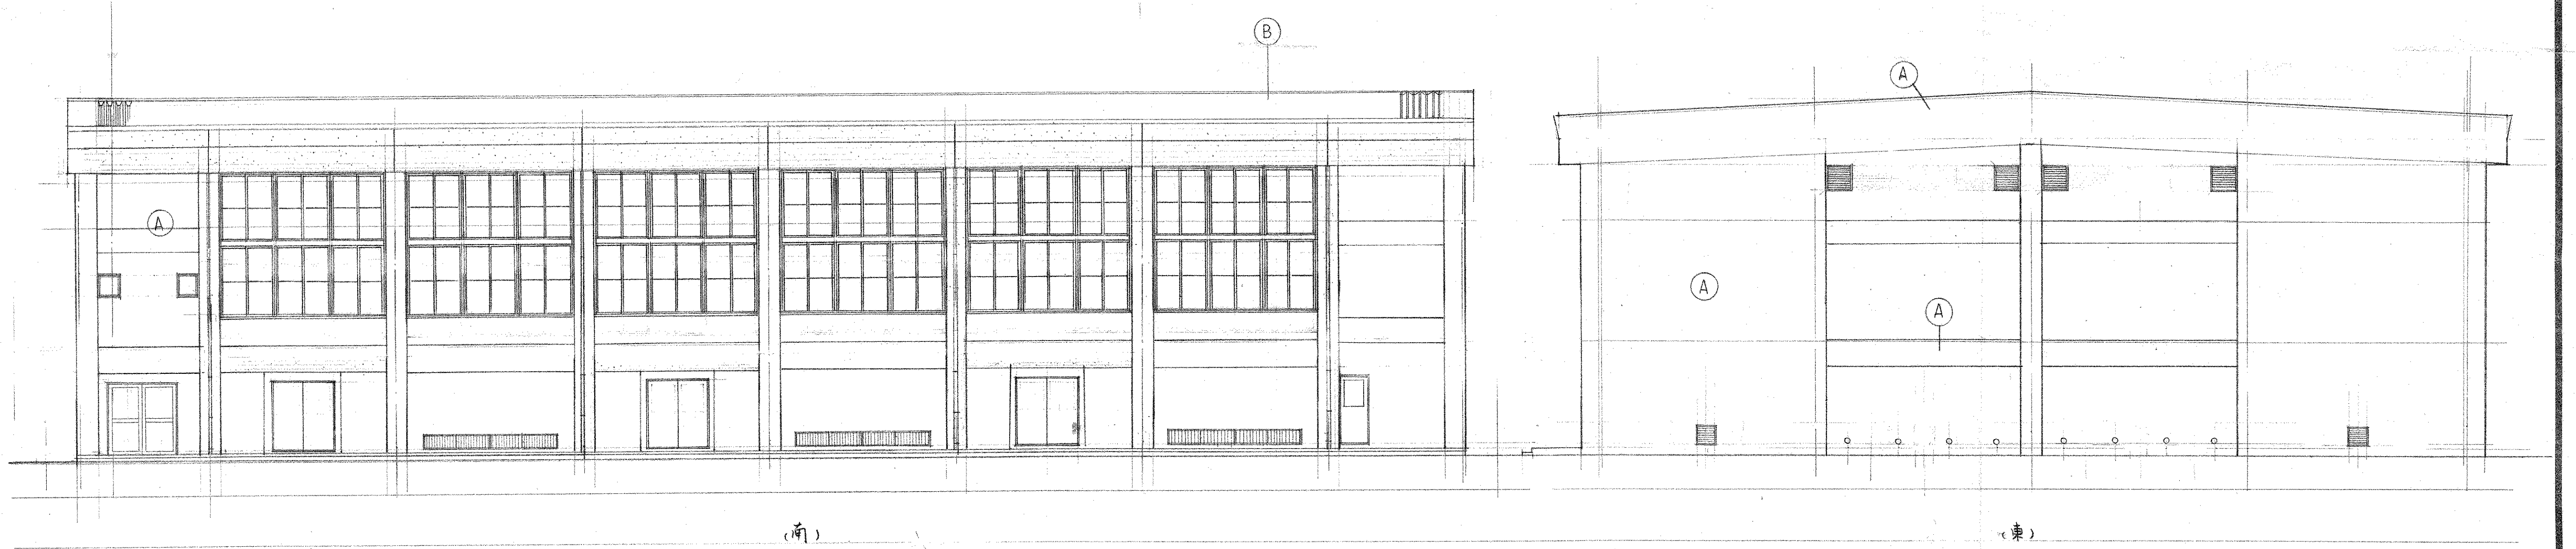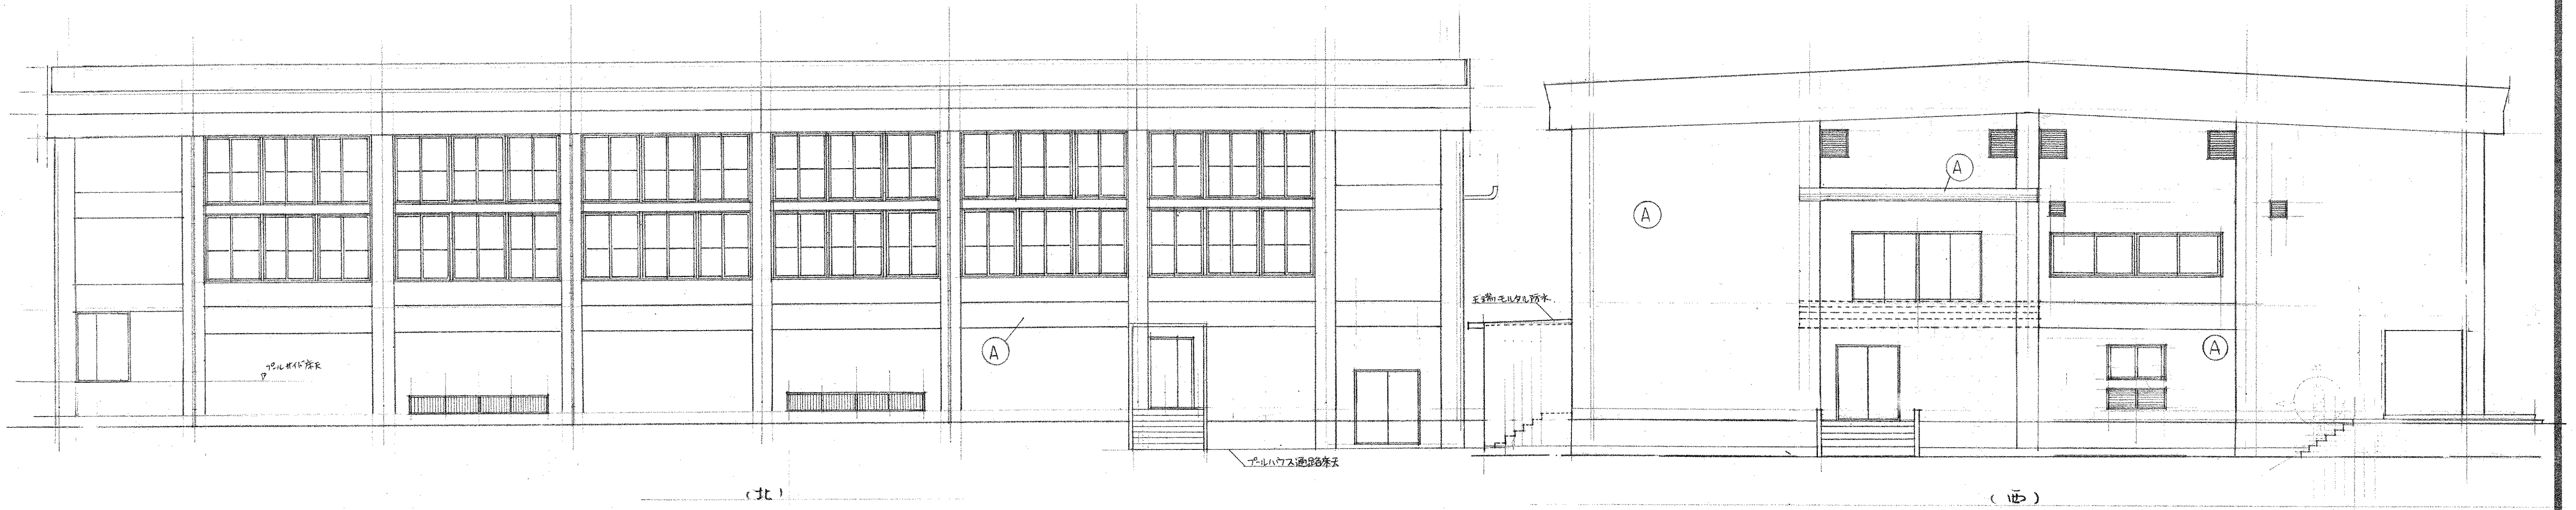

(A)	モルタル仕上、アクリル系リシン塗付		
(B)	三層式折板5-60#22片面カラー		
(C)	人研		
(D)	陽付玉		
(E)	モルタル		


竣工図

工事名	市立四条暖南中学校屋内体育館新築工事	図面番号	107 /
図面名	立面図	縮尺	1:100
設計番号	48. / .	設計年月日	
株式会社 小河建築設計事務所			
1級建築士 登録番号第0016 小河吉之			

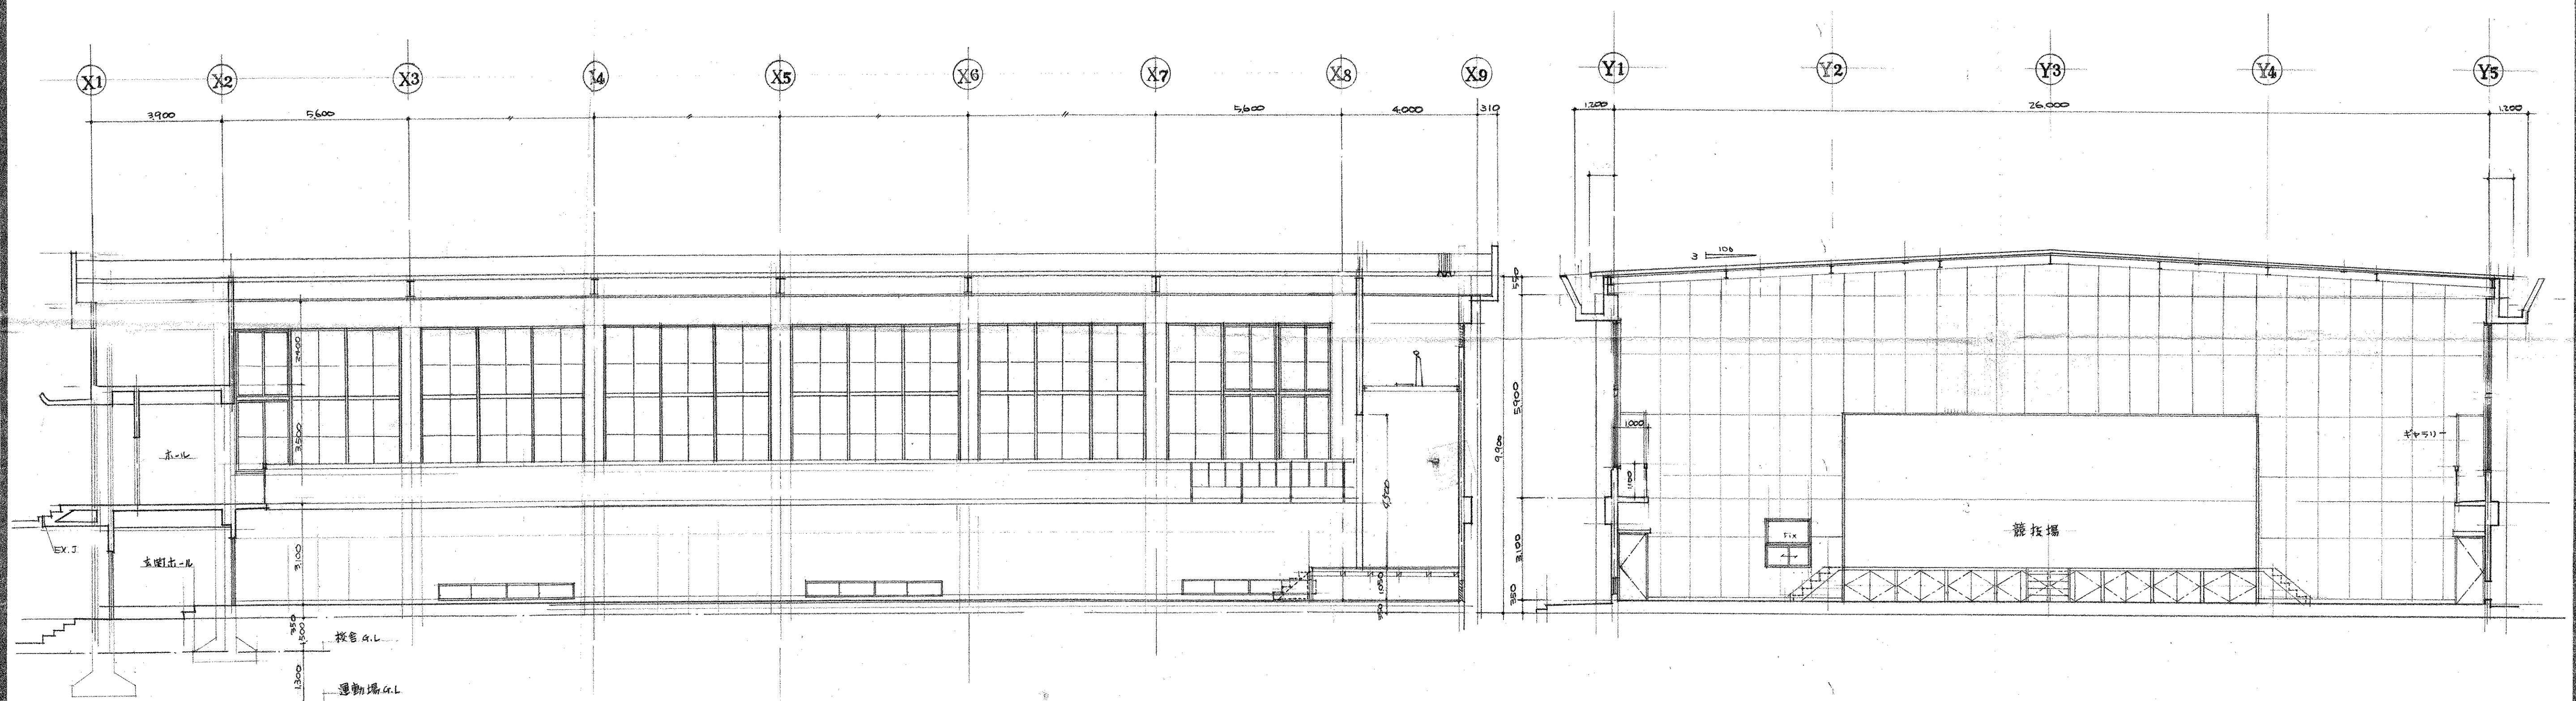


竣工図

工事名	市立四条坂南中学校屋内体育館新築工事	図面番号	108/
図面名	断面図	縮尺	1:100
設計番号	設計年月日	設計者	
株式会社 小河建築設計事務所			
1級建築士 登録番号第0016 小河吉之			

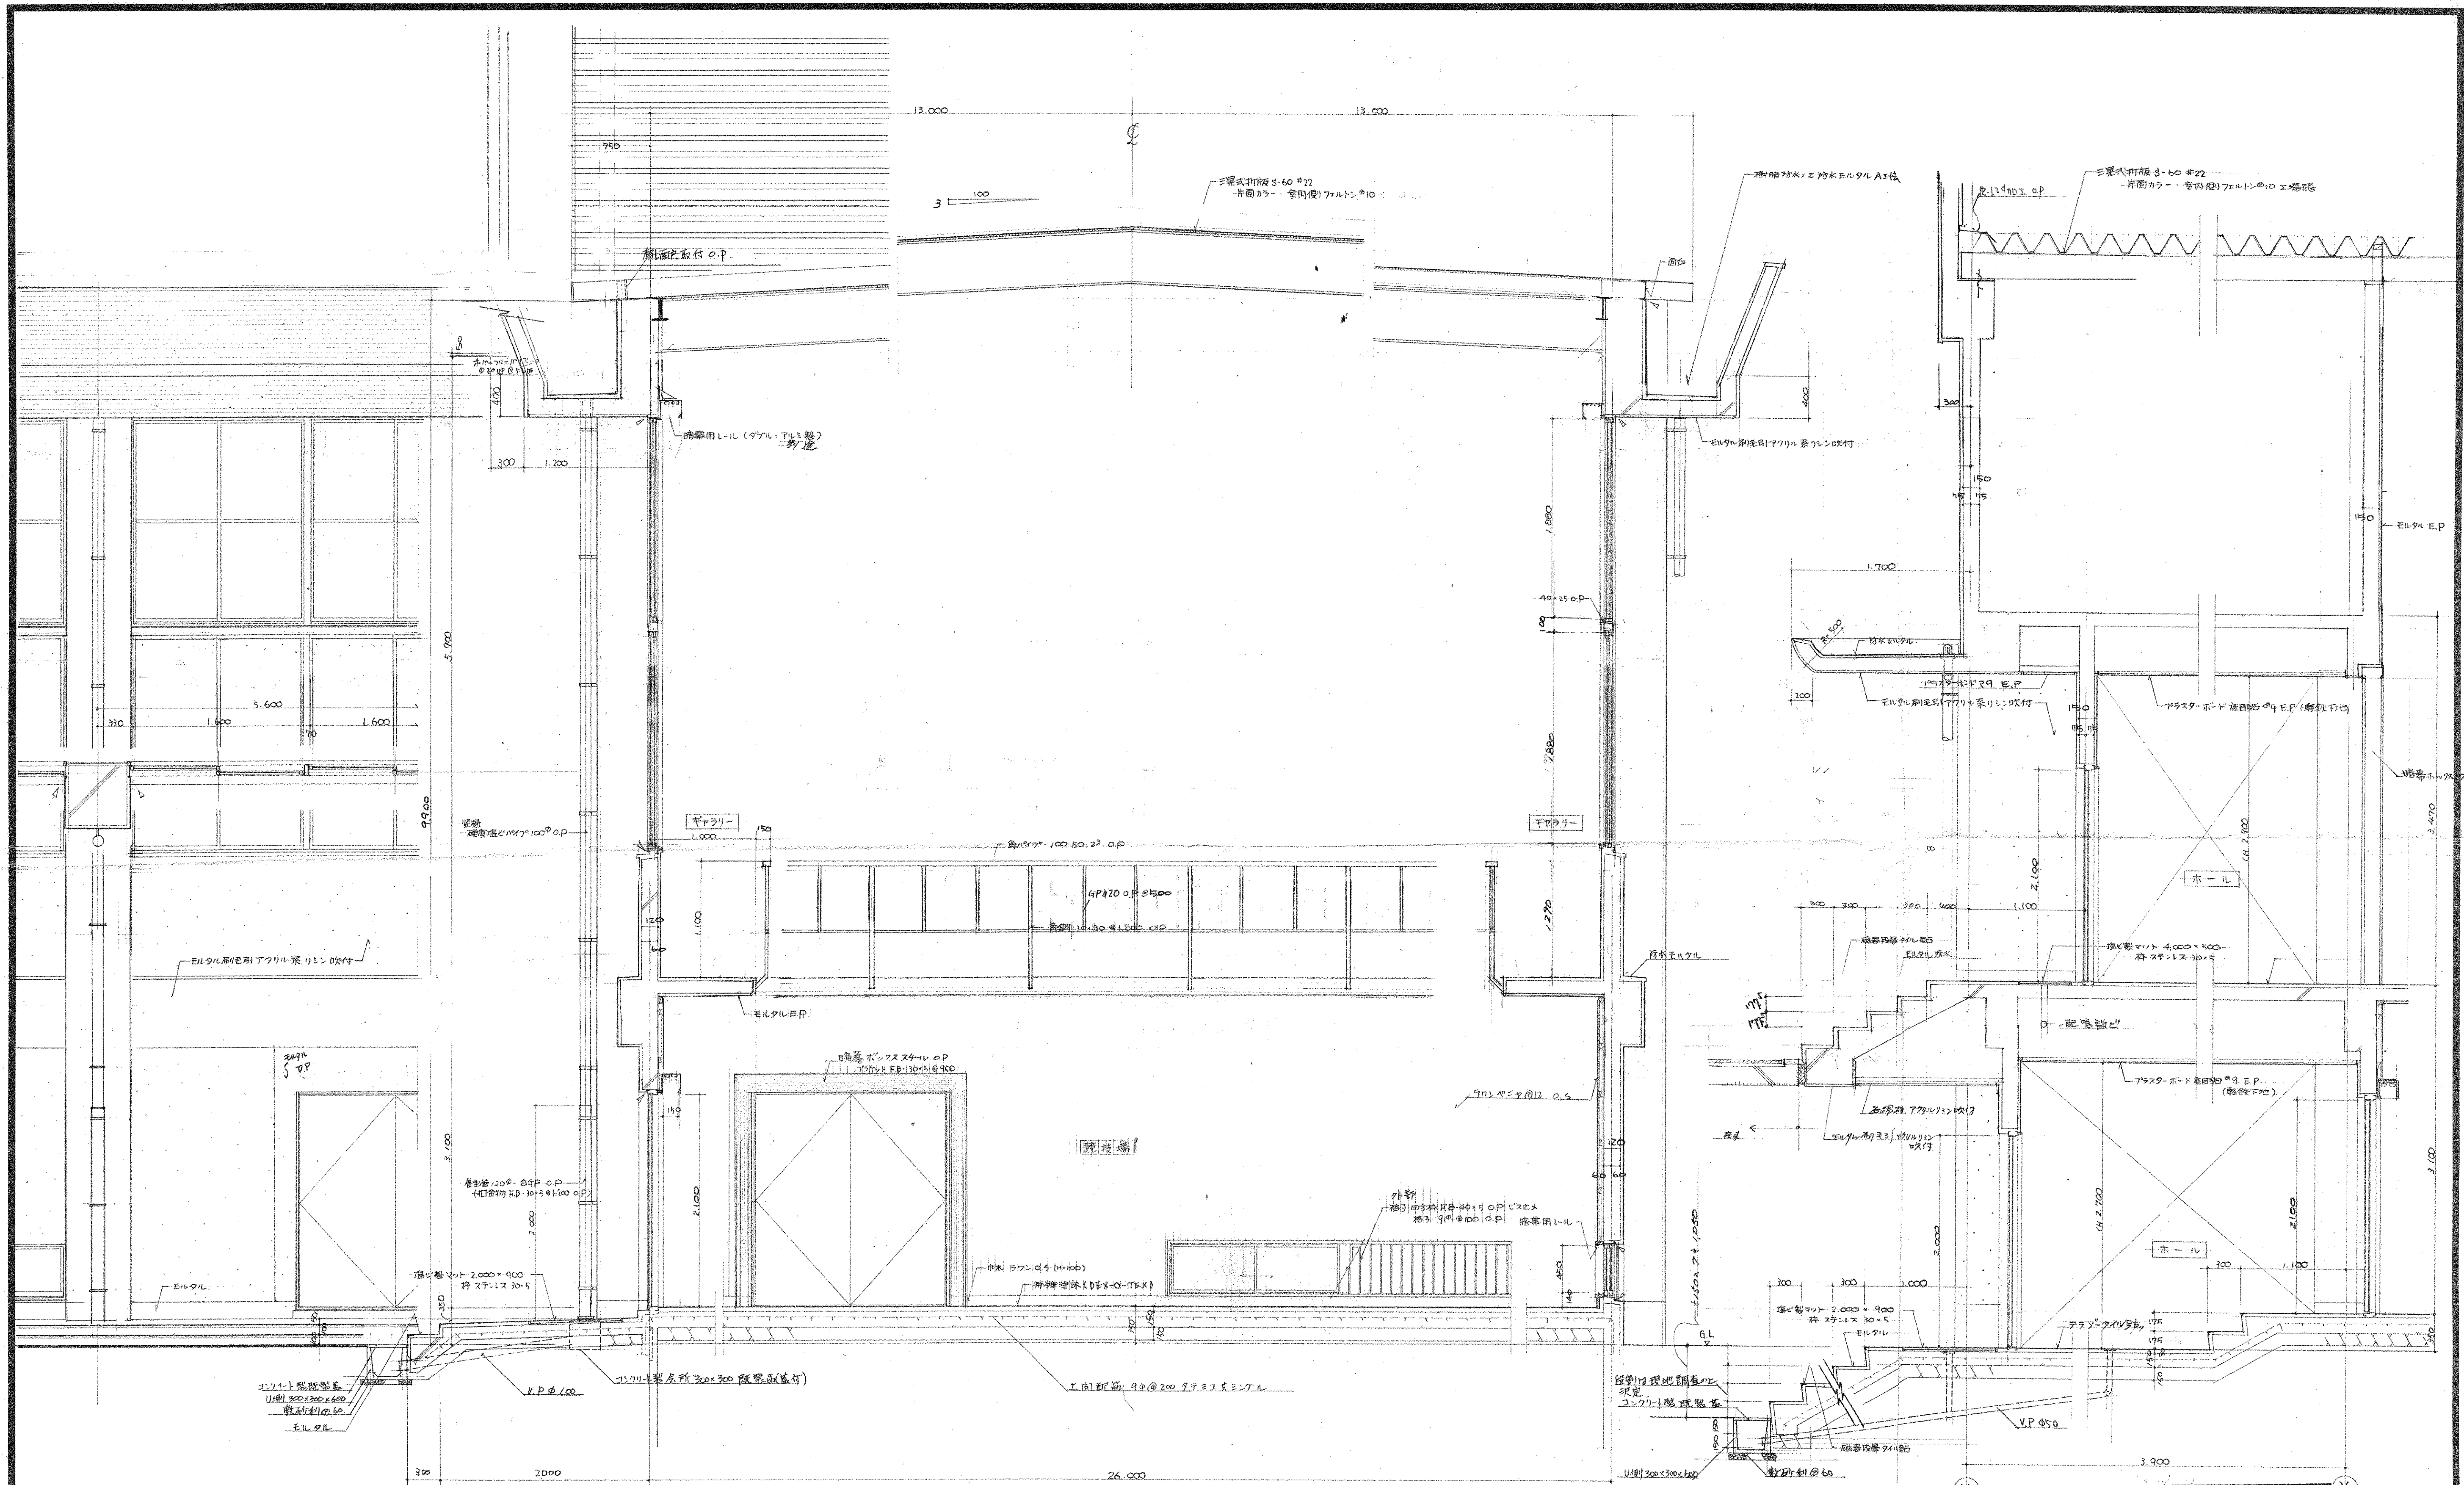


竣工図


1. 市立四條畷南中学校屋内体育館新築工事	図面番号 109
2. 設計図	縮尺 1:30
3. 設計年月日 4. 設計者	5. 設計事務所 株式会社 小河建築設計事務所

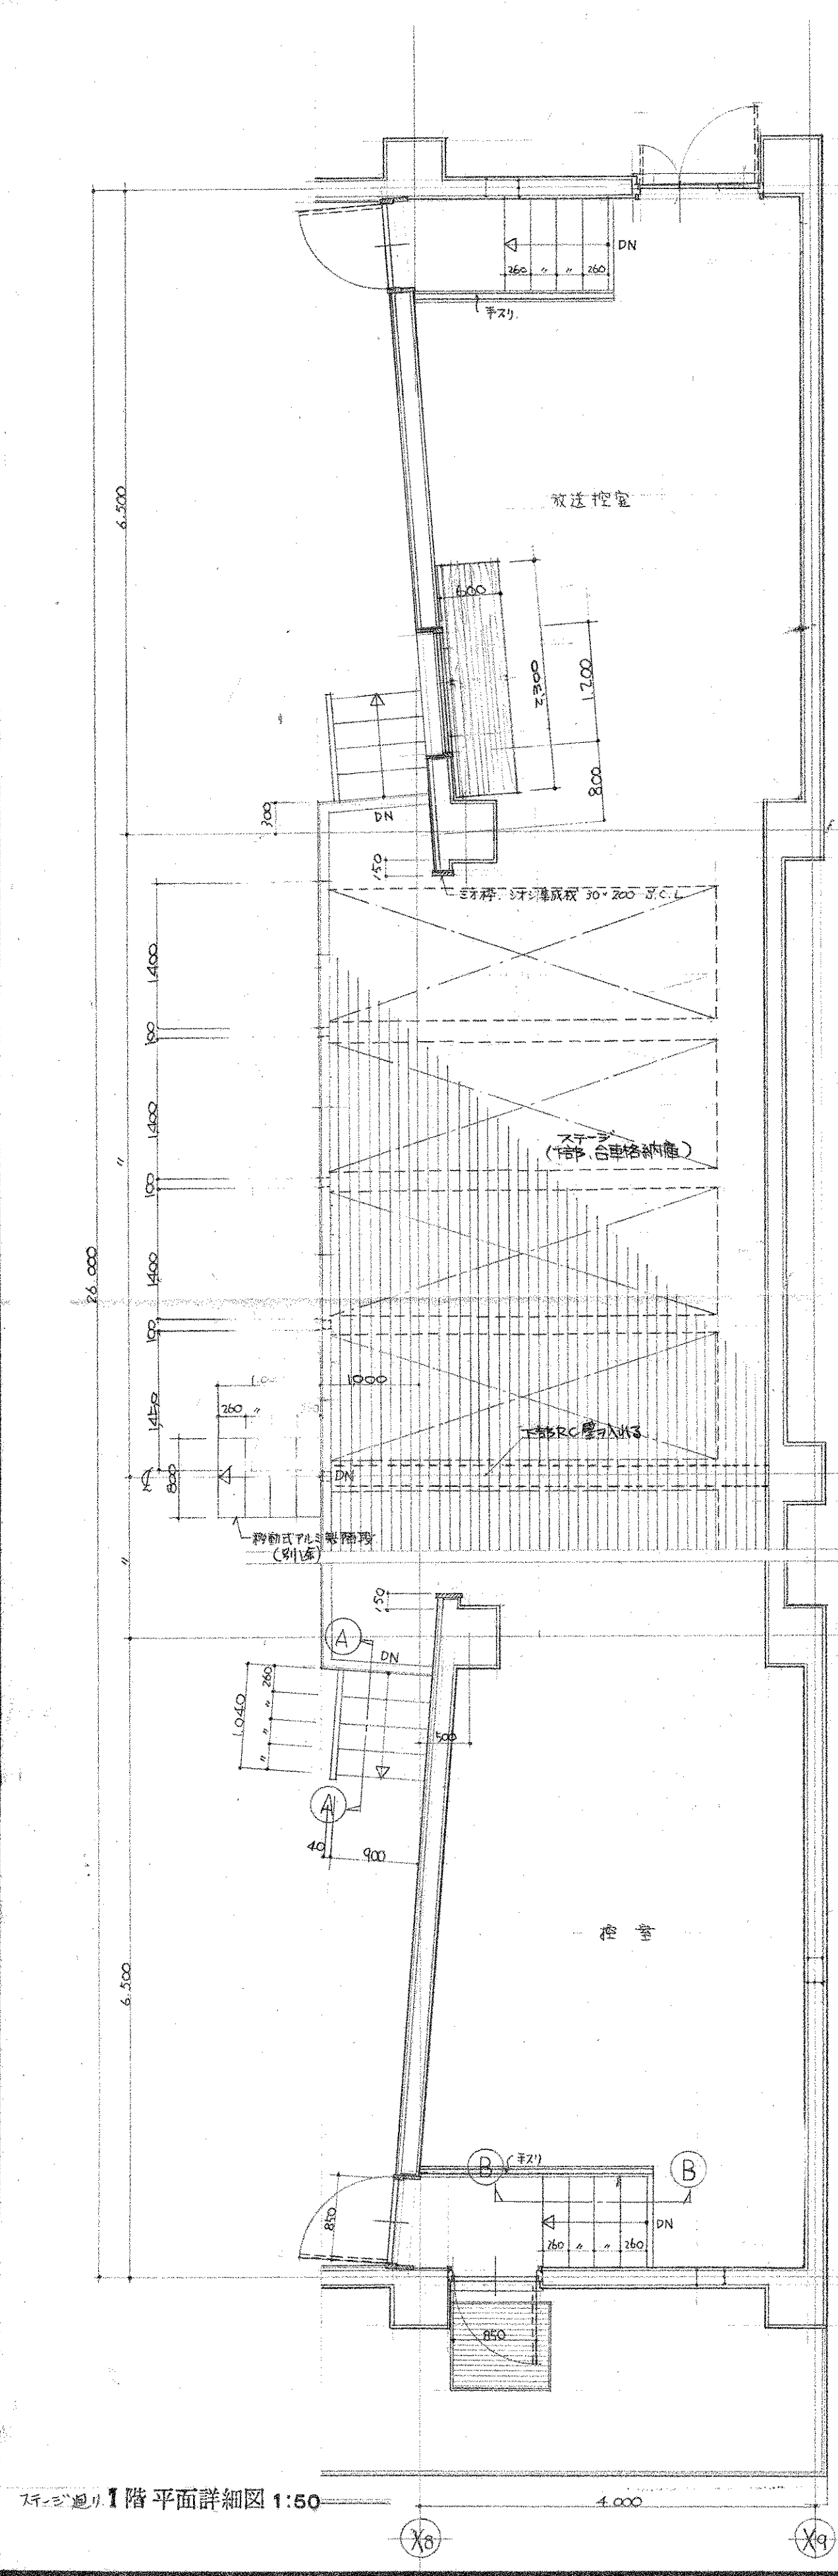

1階平面詳細図 1:50

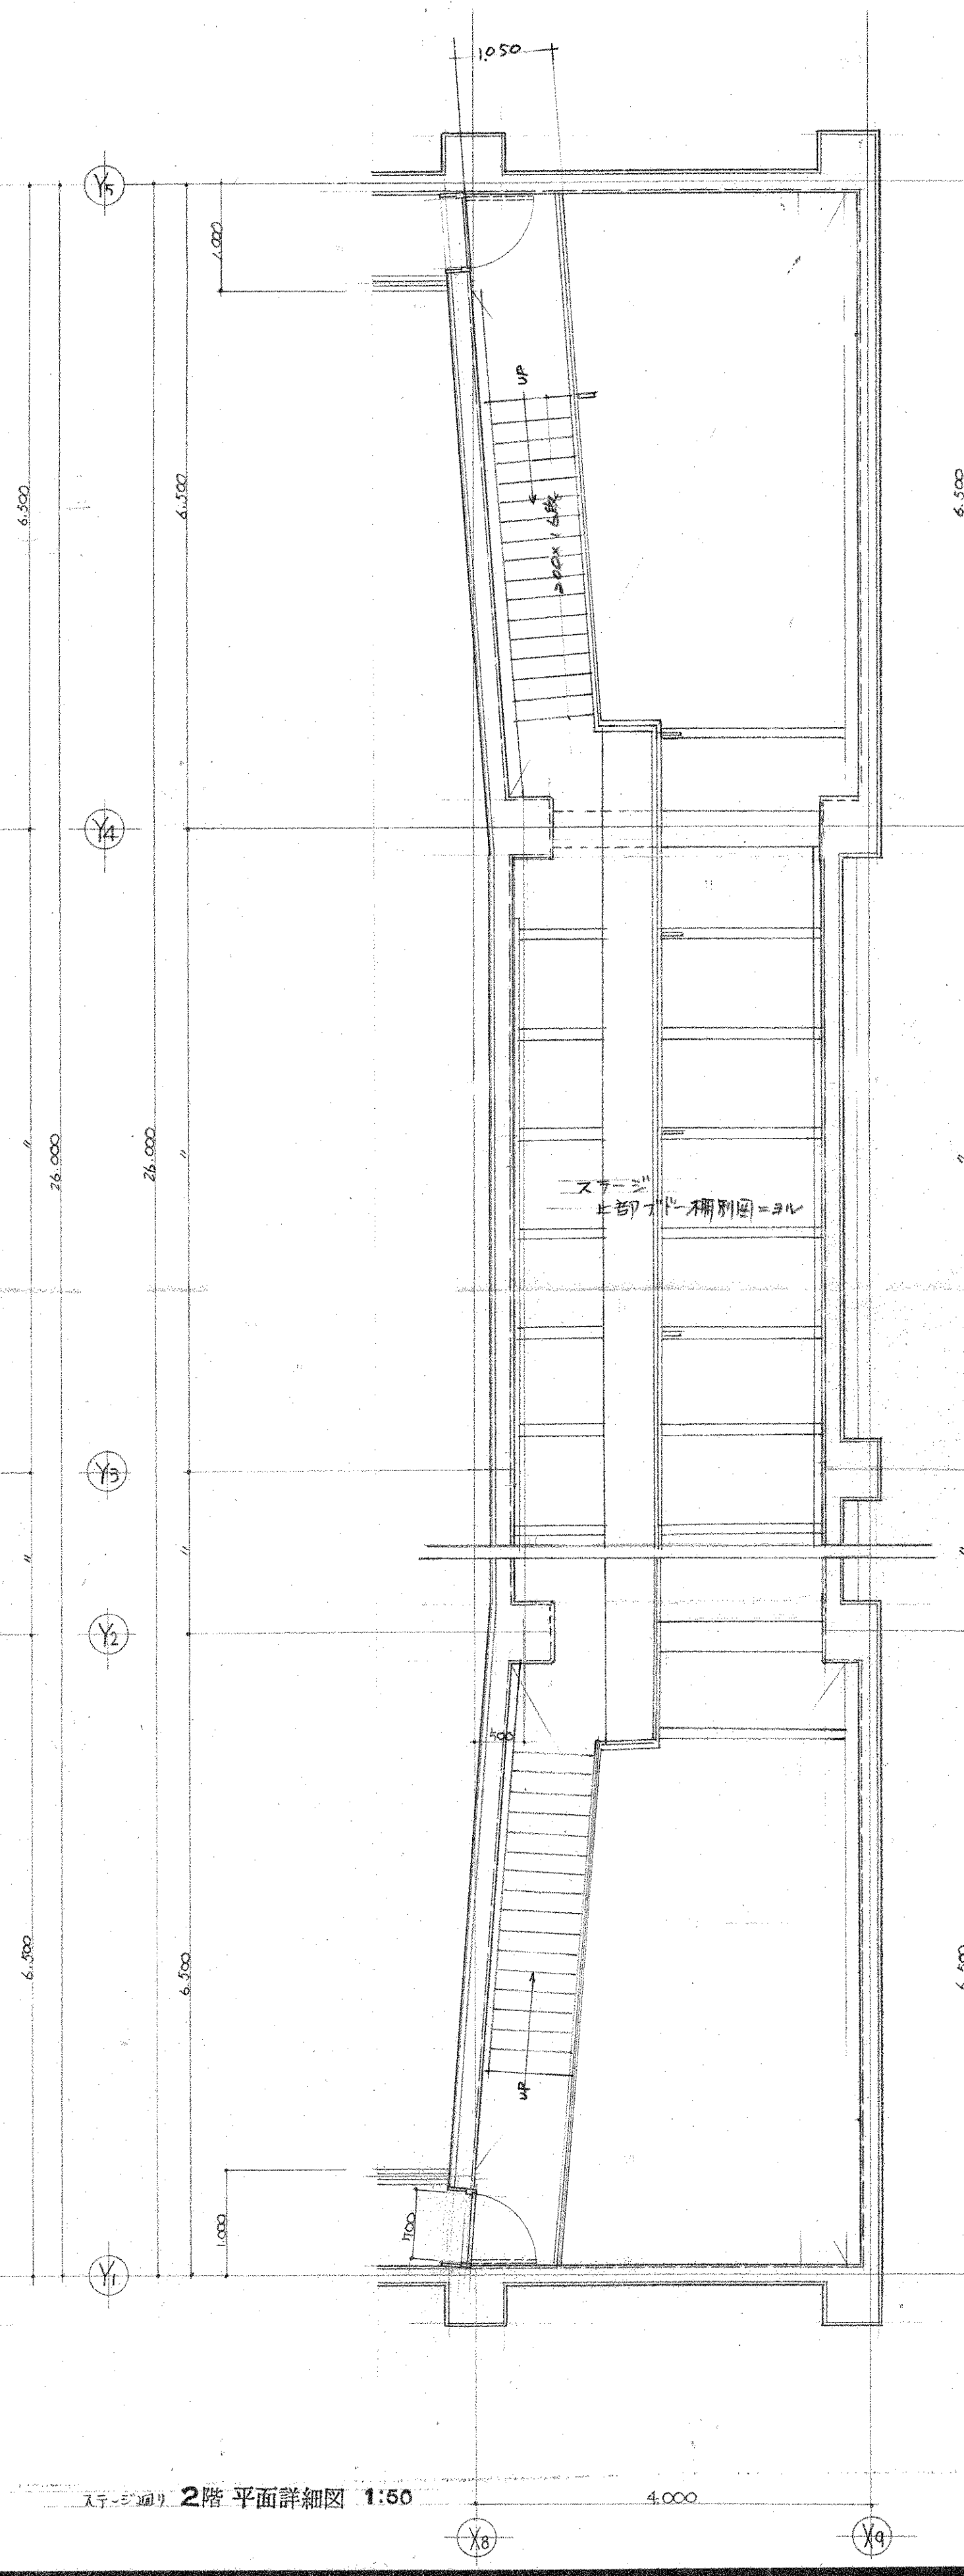


2階平面詳細図 1:50

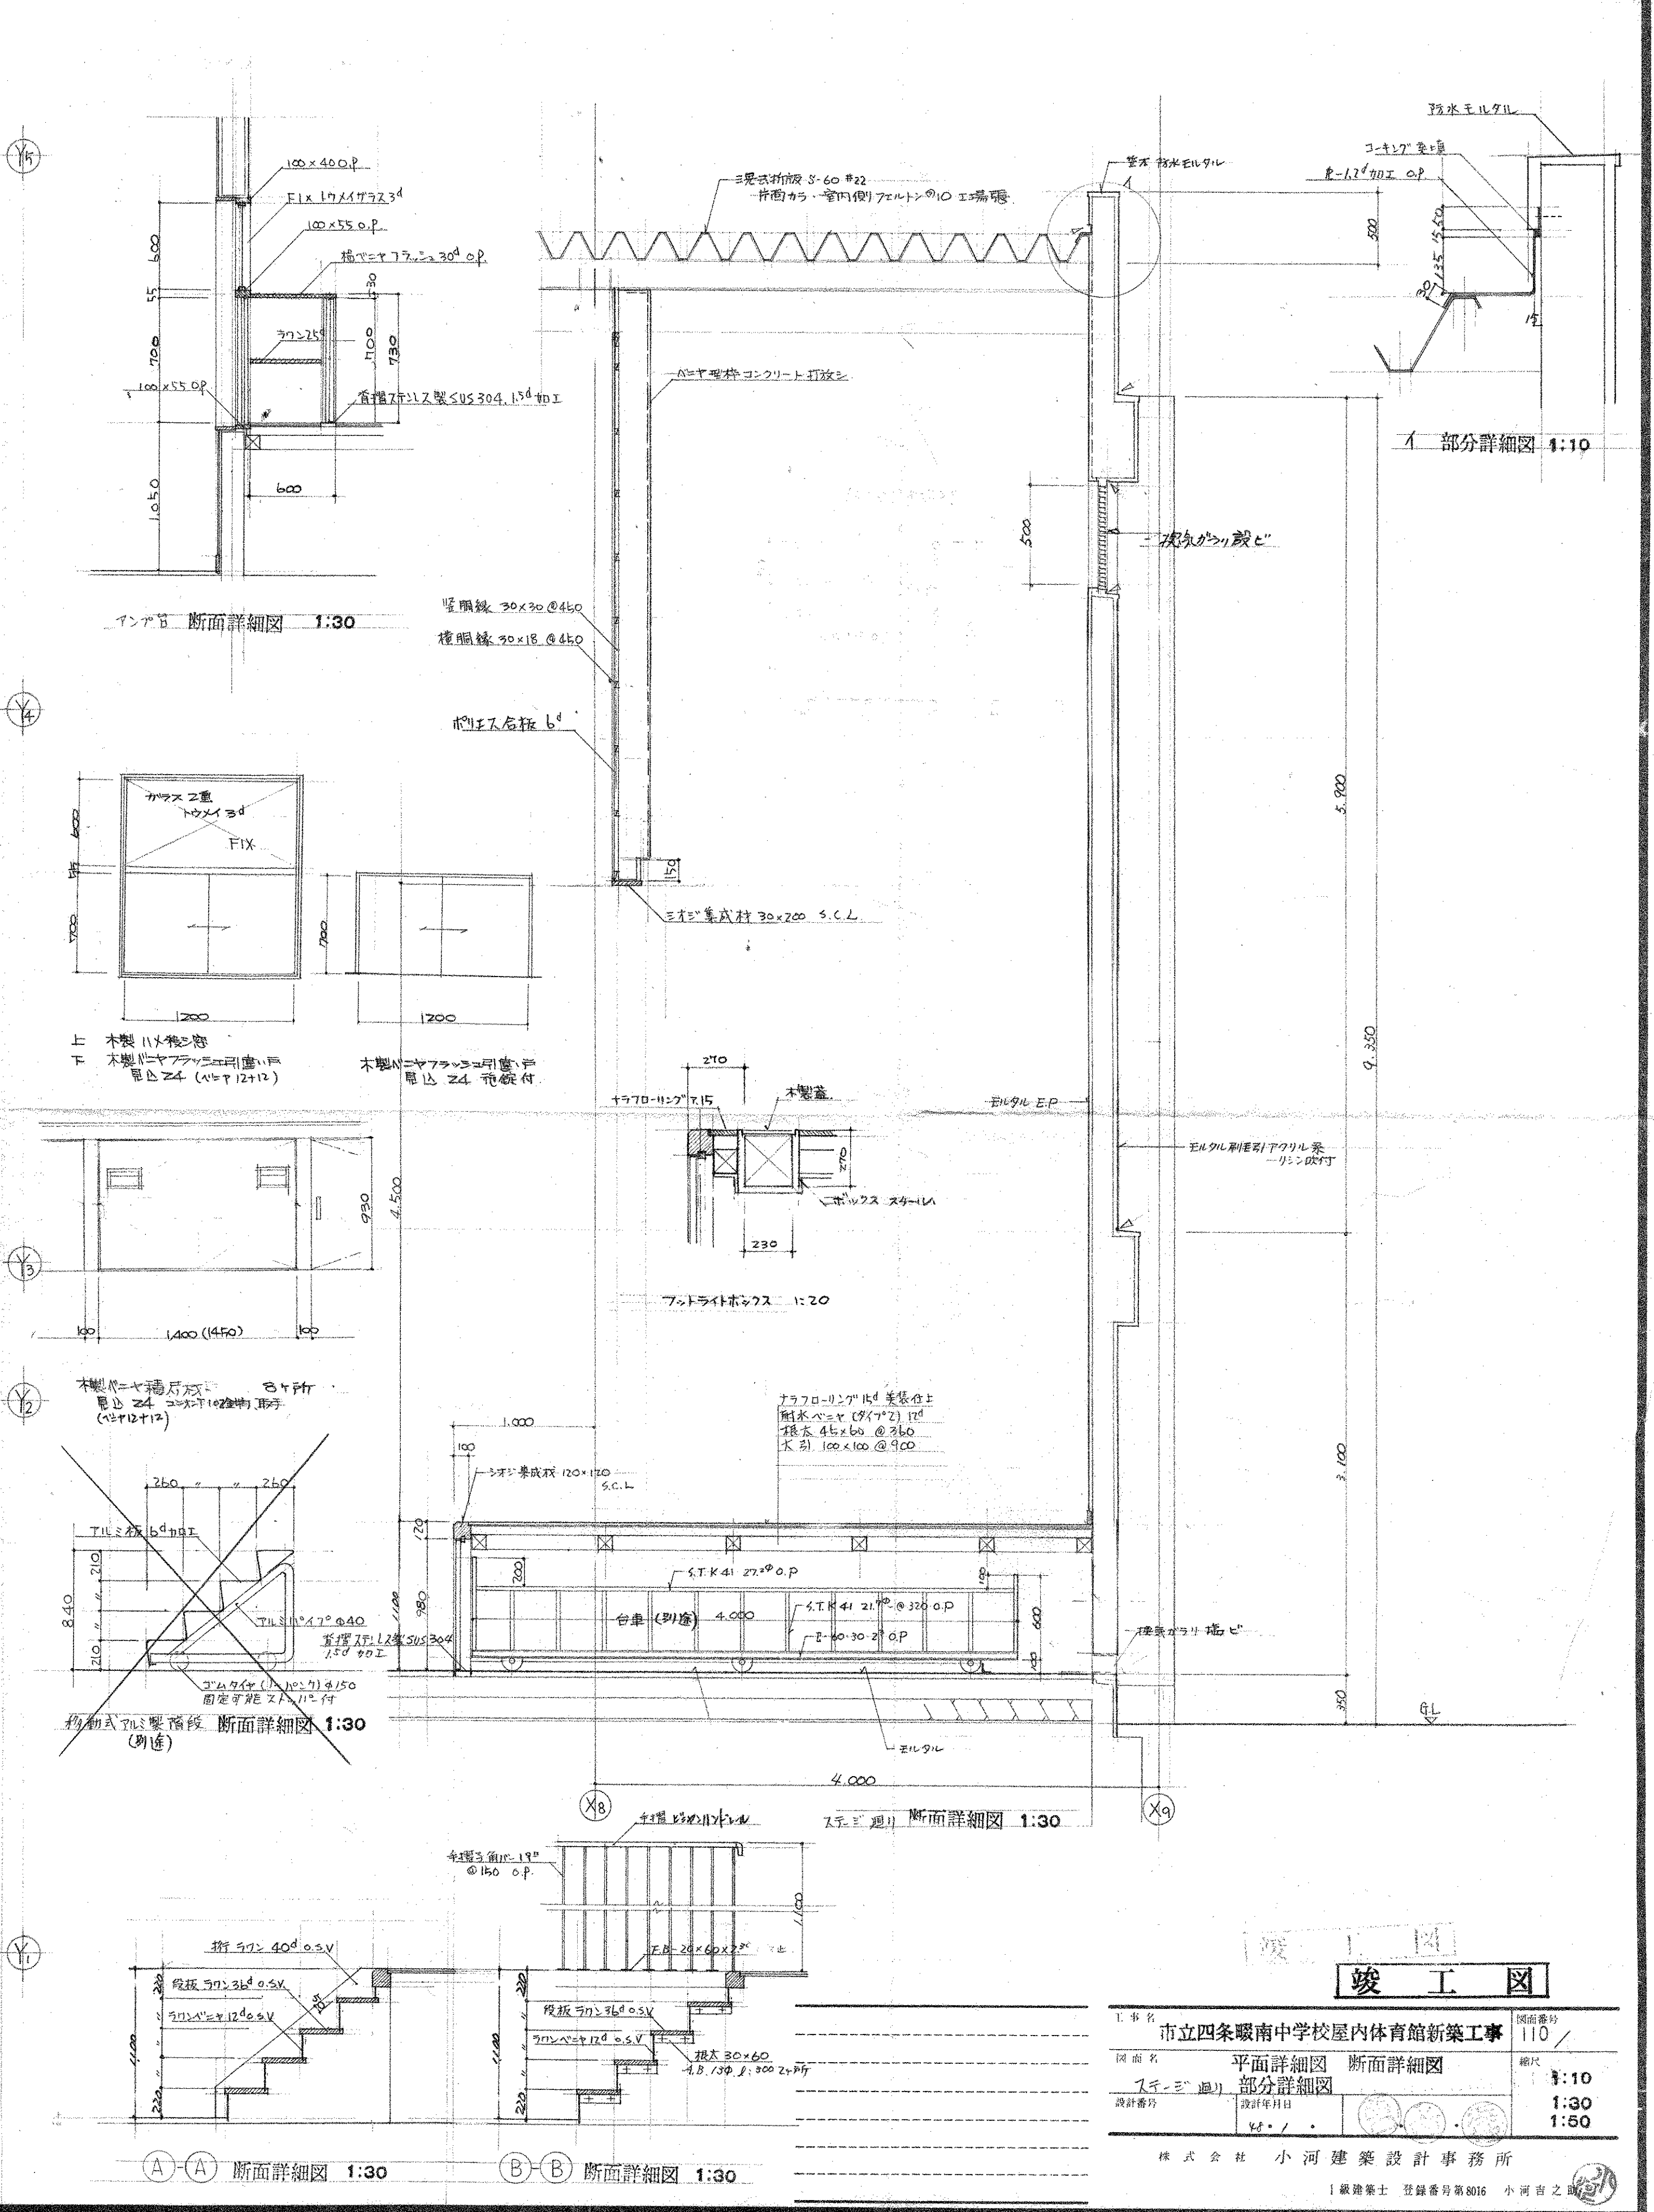

3階平面詳細図 1:50






竣工図	
工事名	市立四條畷南中学校屋内体育館新築工事
図面名	平面詳細図 断面詳細図
設計者	小河建築設計事務所
図面番号	110
縮尺	1:10 1:30 1:50
株式会社 小河建築設計事務所	
1 級建築士 登録番号第8016 小河由之	

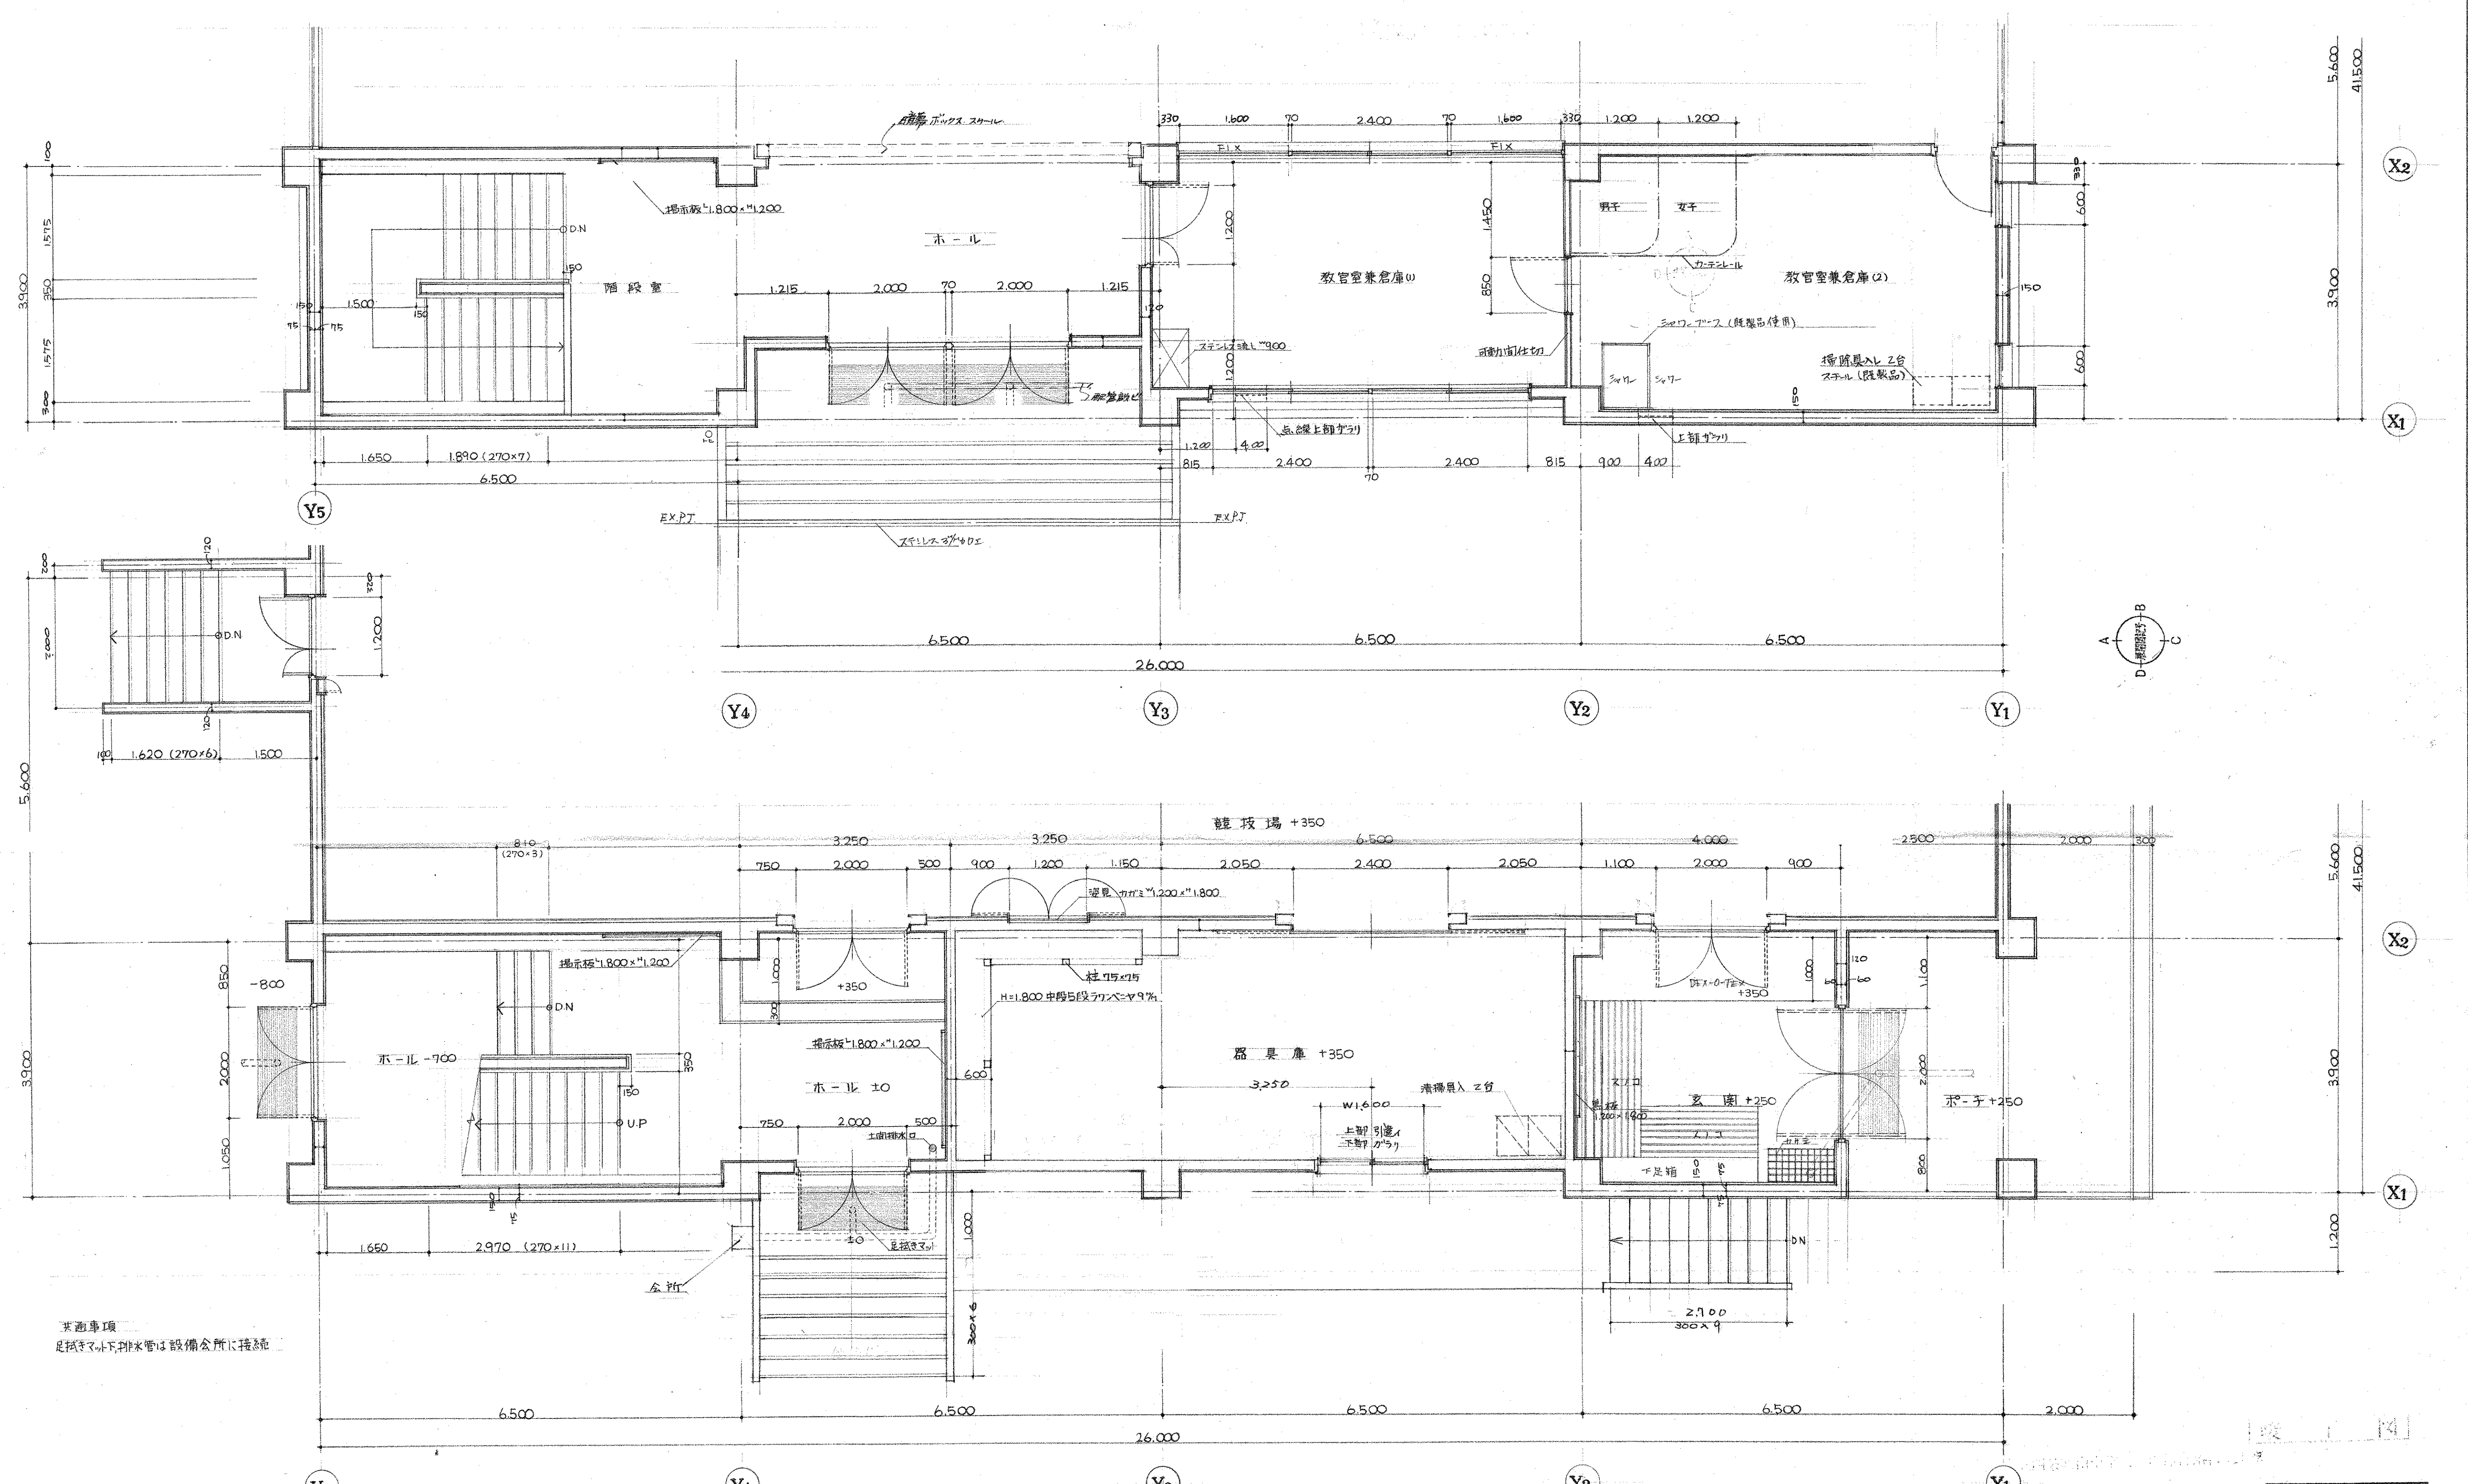

※面事項
足元マット排水管は設備会所に接続

竣工図

工事名	市立四条暖南中学校屋内体育館新築工事	図面番号	III /
図面名	詳細図 玄関 階段廻り	縮尺	1:50
設計者	設計年月日	設計者	
株式会社 小河建築設計事務所		1級建築士 登録番号第8016 小河吉之	

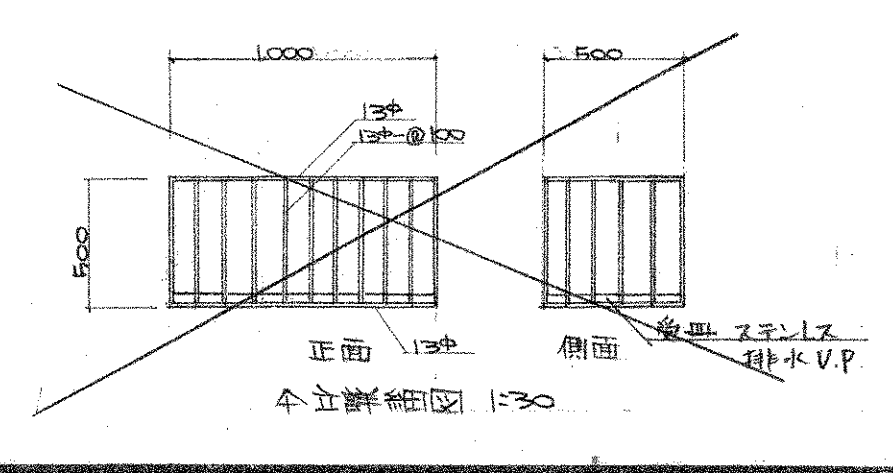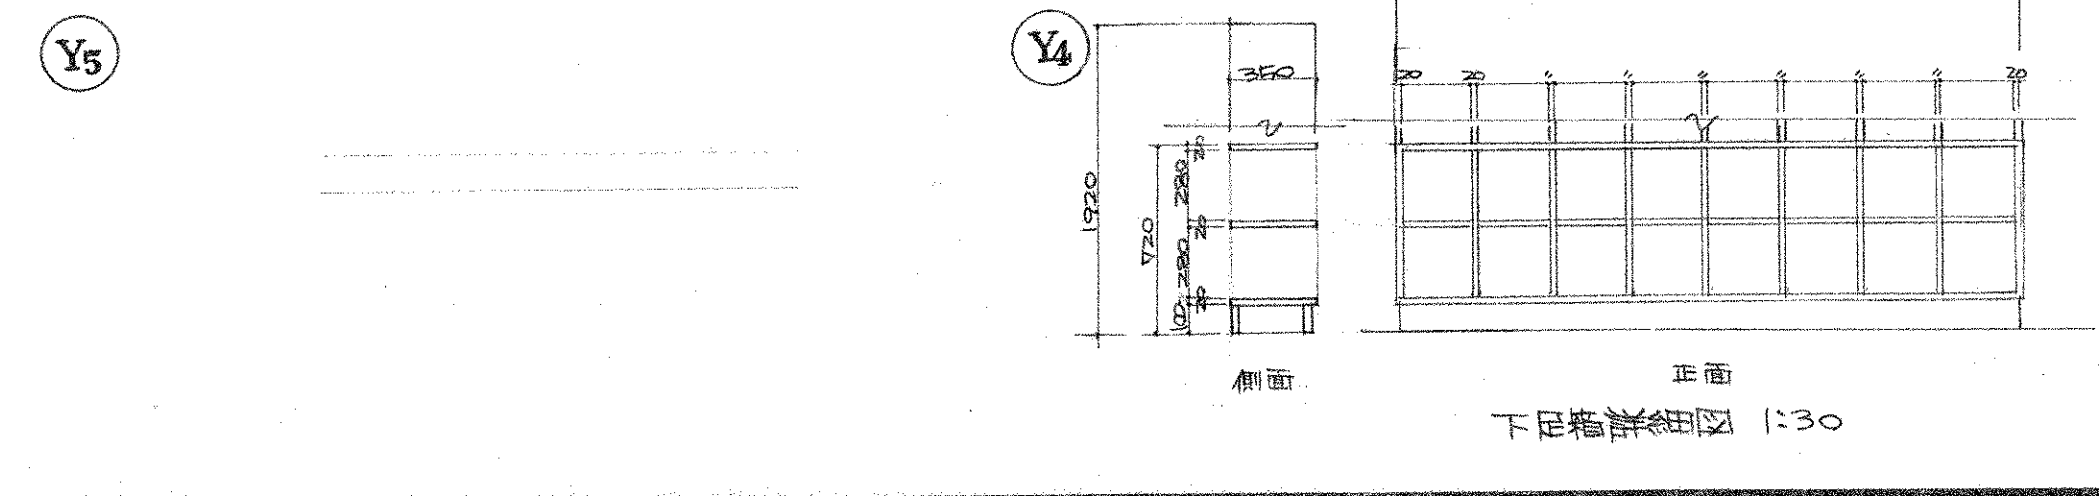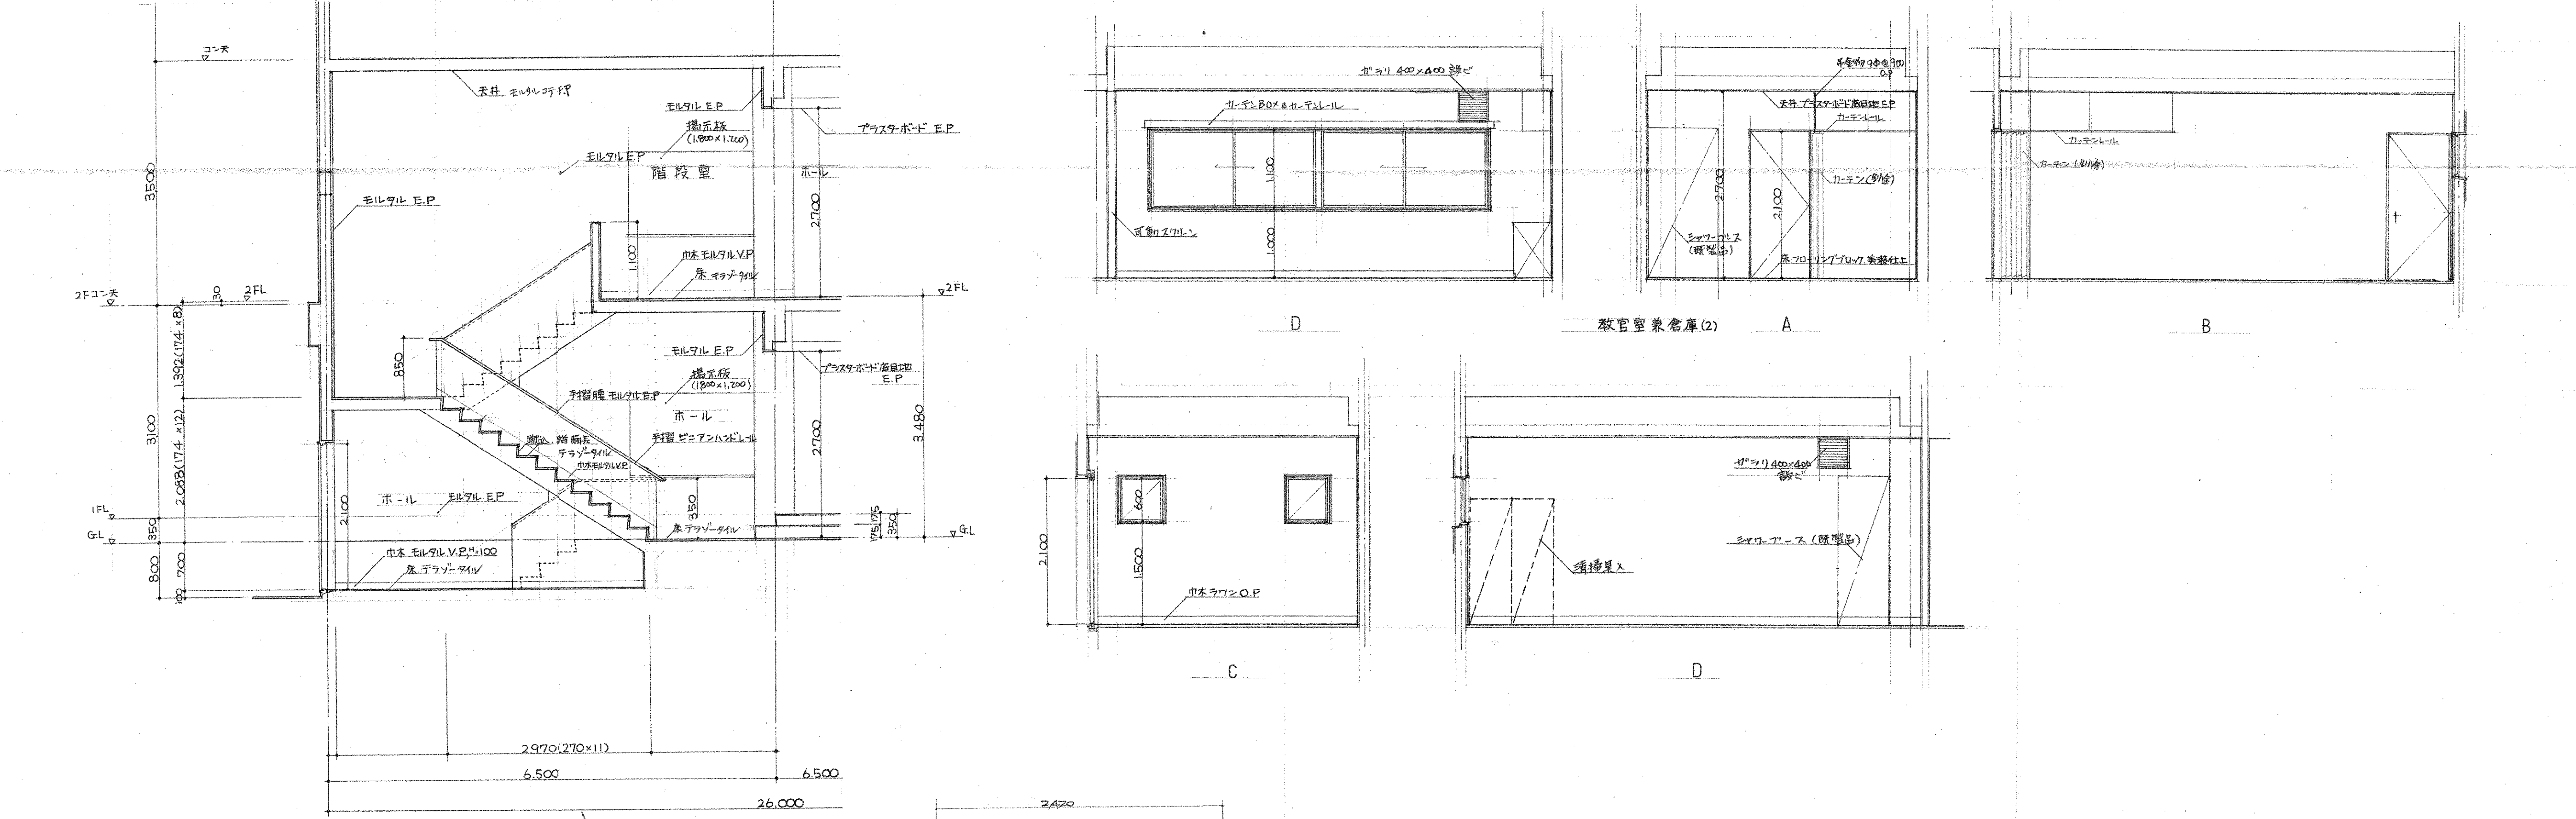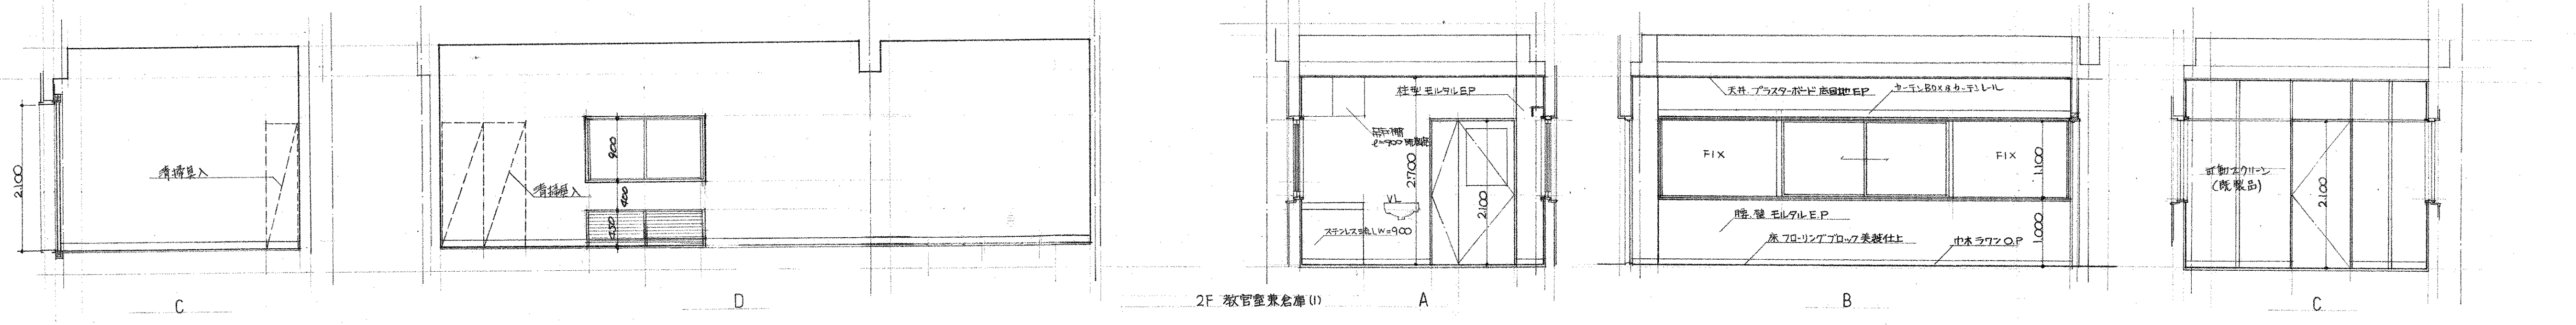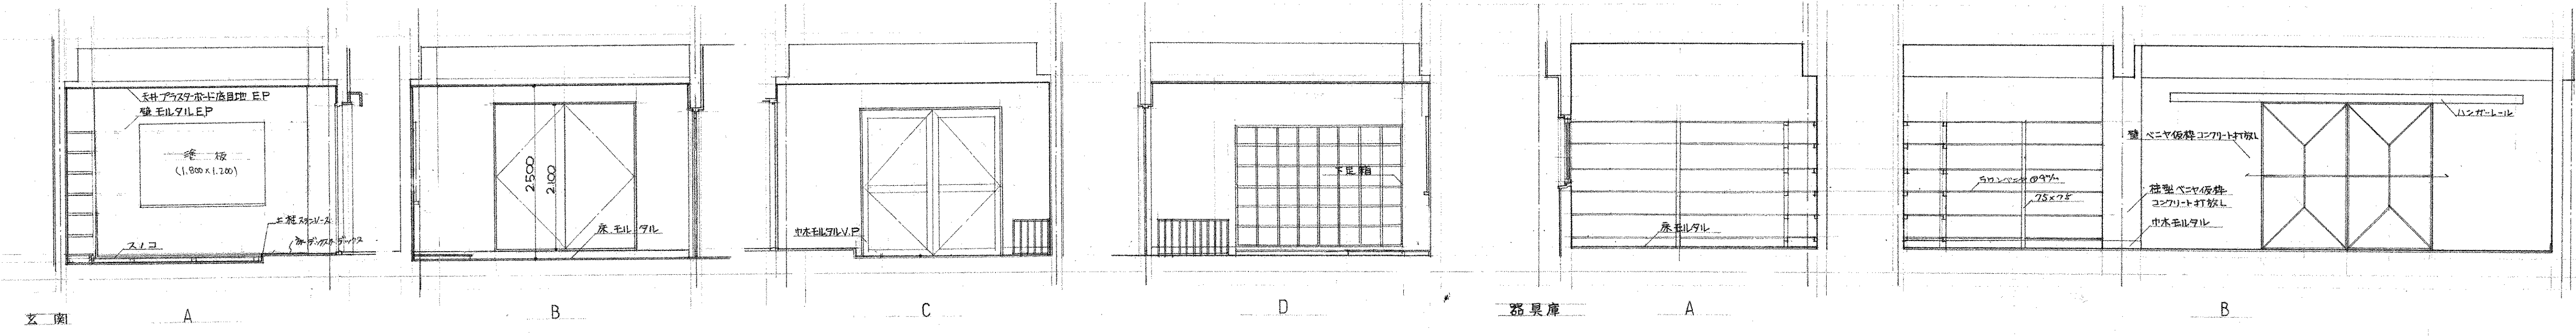

竣工図




工事名 市立四條畷南中学校屋内体育館新築工事

図面名 展開図 玄関 階段廻り

設計者 設計年月日 6.8. / . / .

株式会社 小河建築設計事務所


1級建築士 登録番号第8016 小河吉之

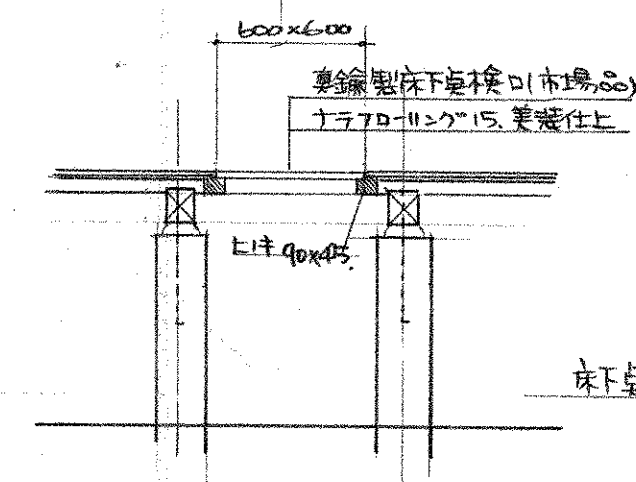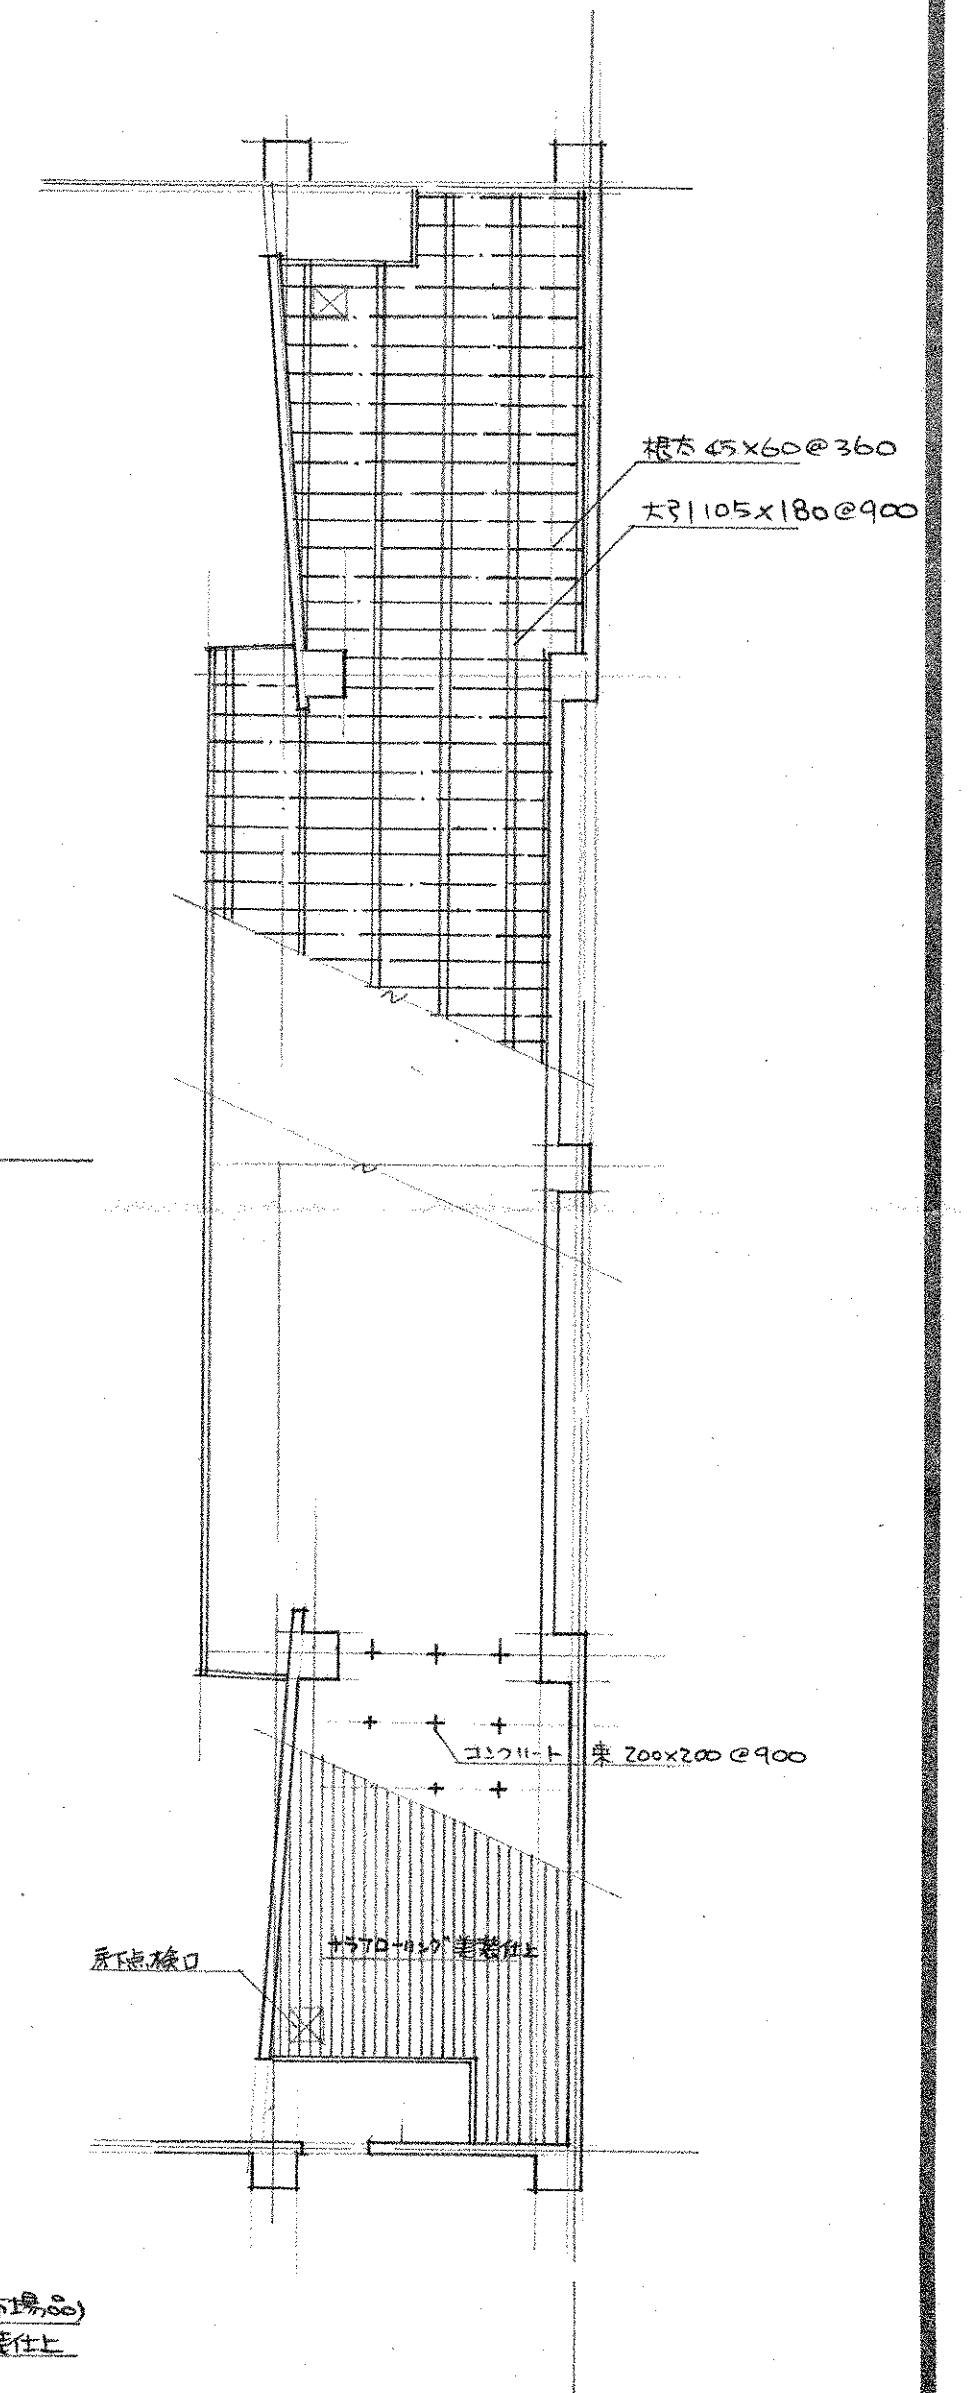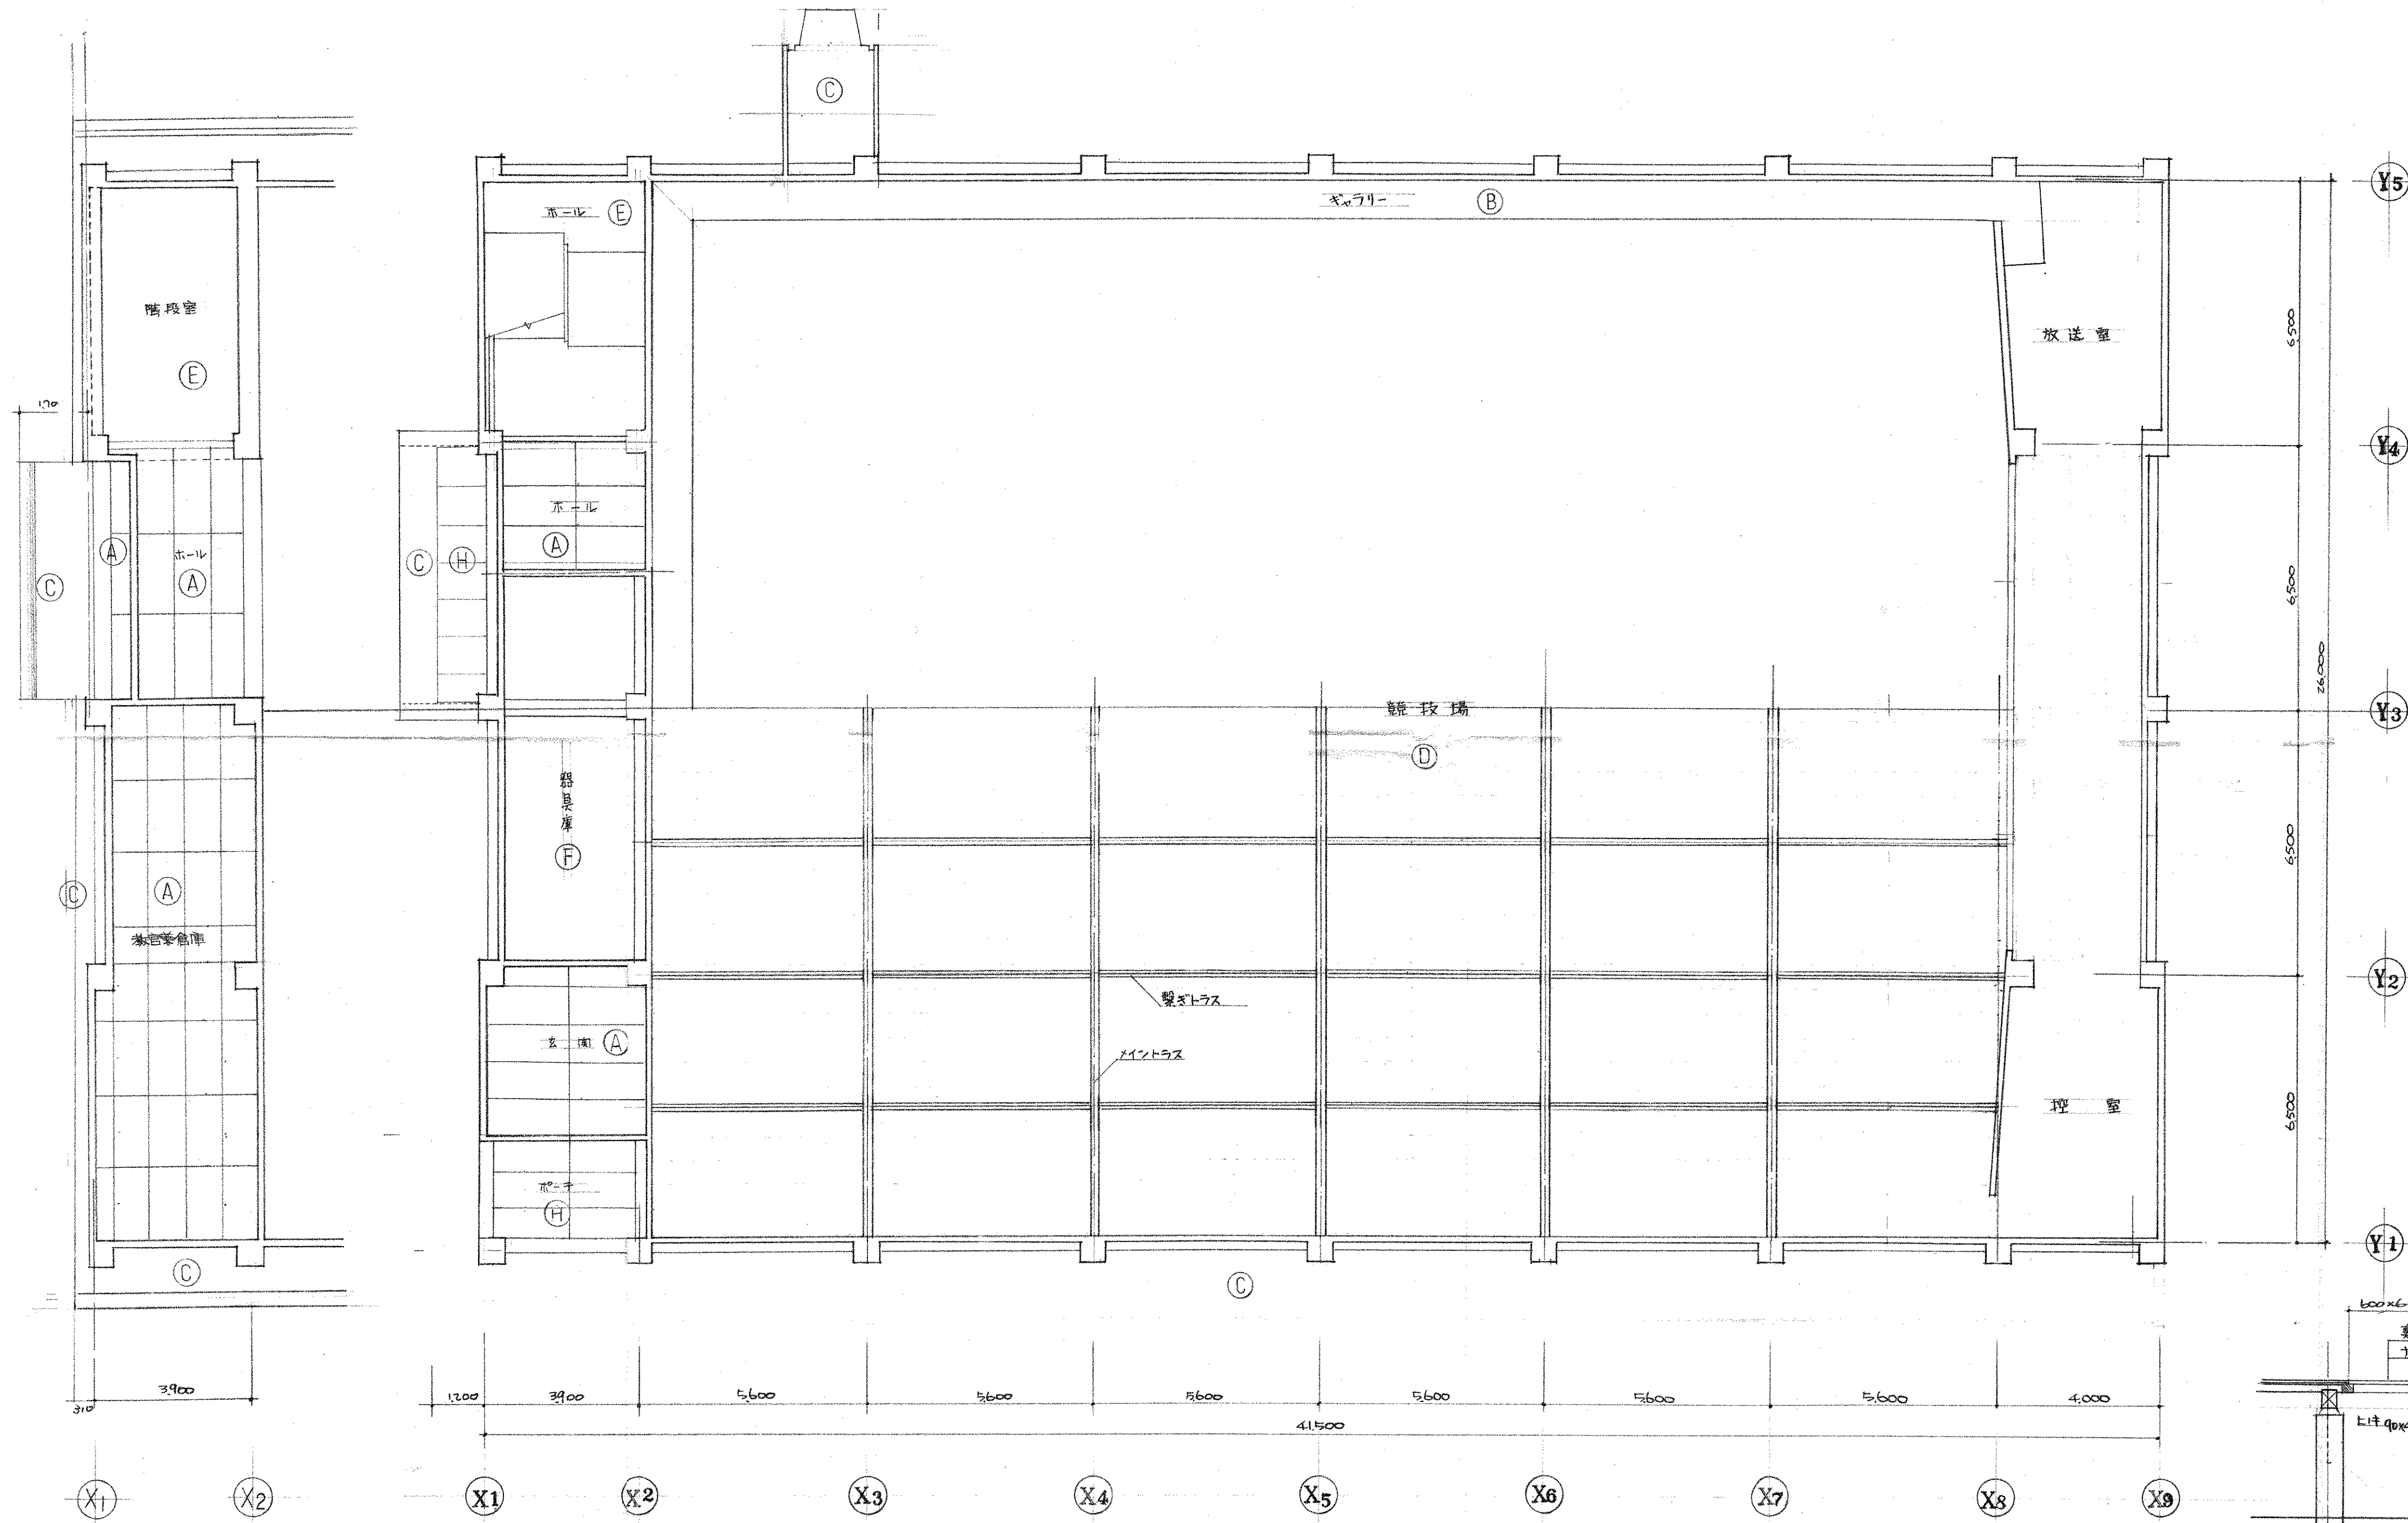

(A)	プラスチック板目切 E.P	(G)	木造欄干・P・鉄部・O.P
(B)	モルタル E.P	(H)	石造壁・P・鉄部・O.P
(C)	モルタル・鉄部・P・鉄部・O.P		
(D)	三層式折板・P・鉄部・O.P		
(E)	ベニヤ板・P・鉄部・O.P		
(F)	ベニヤ板・P・鉄部・O.P		


竣工図

工事名 市立四條畷南中学校屋内体育館新築工事
 図面番号 113
 図面名 天井伏図 床伏図
 設計者 小川建築設計事務所
 設計年月日 昭和 年 月 日
 1:100
 1級建築士 登録番号第8016 小川吉之助

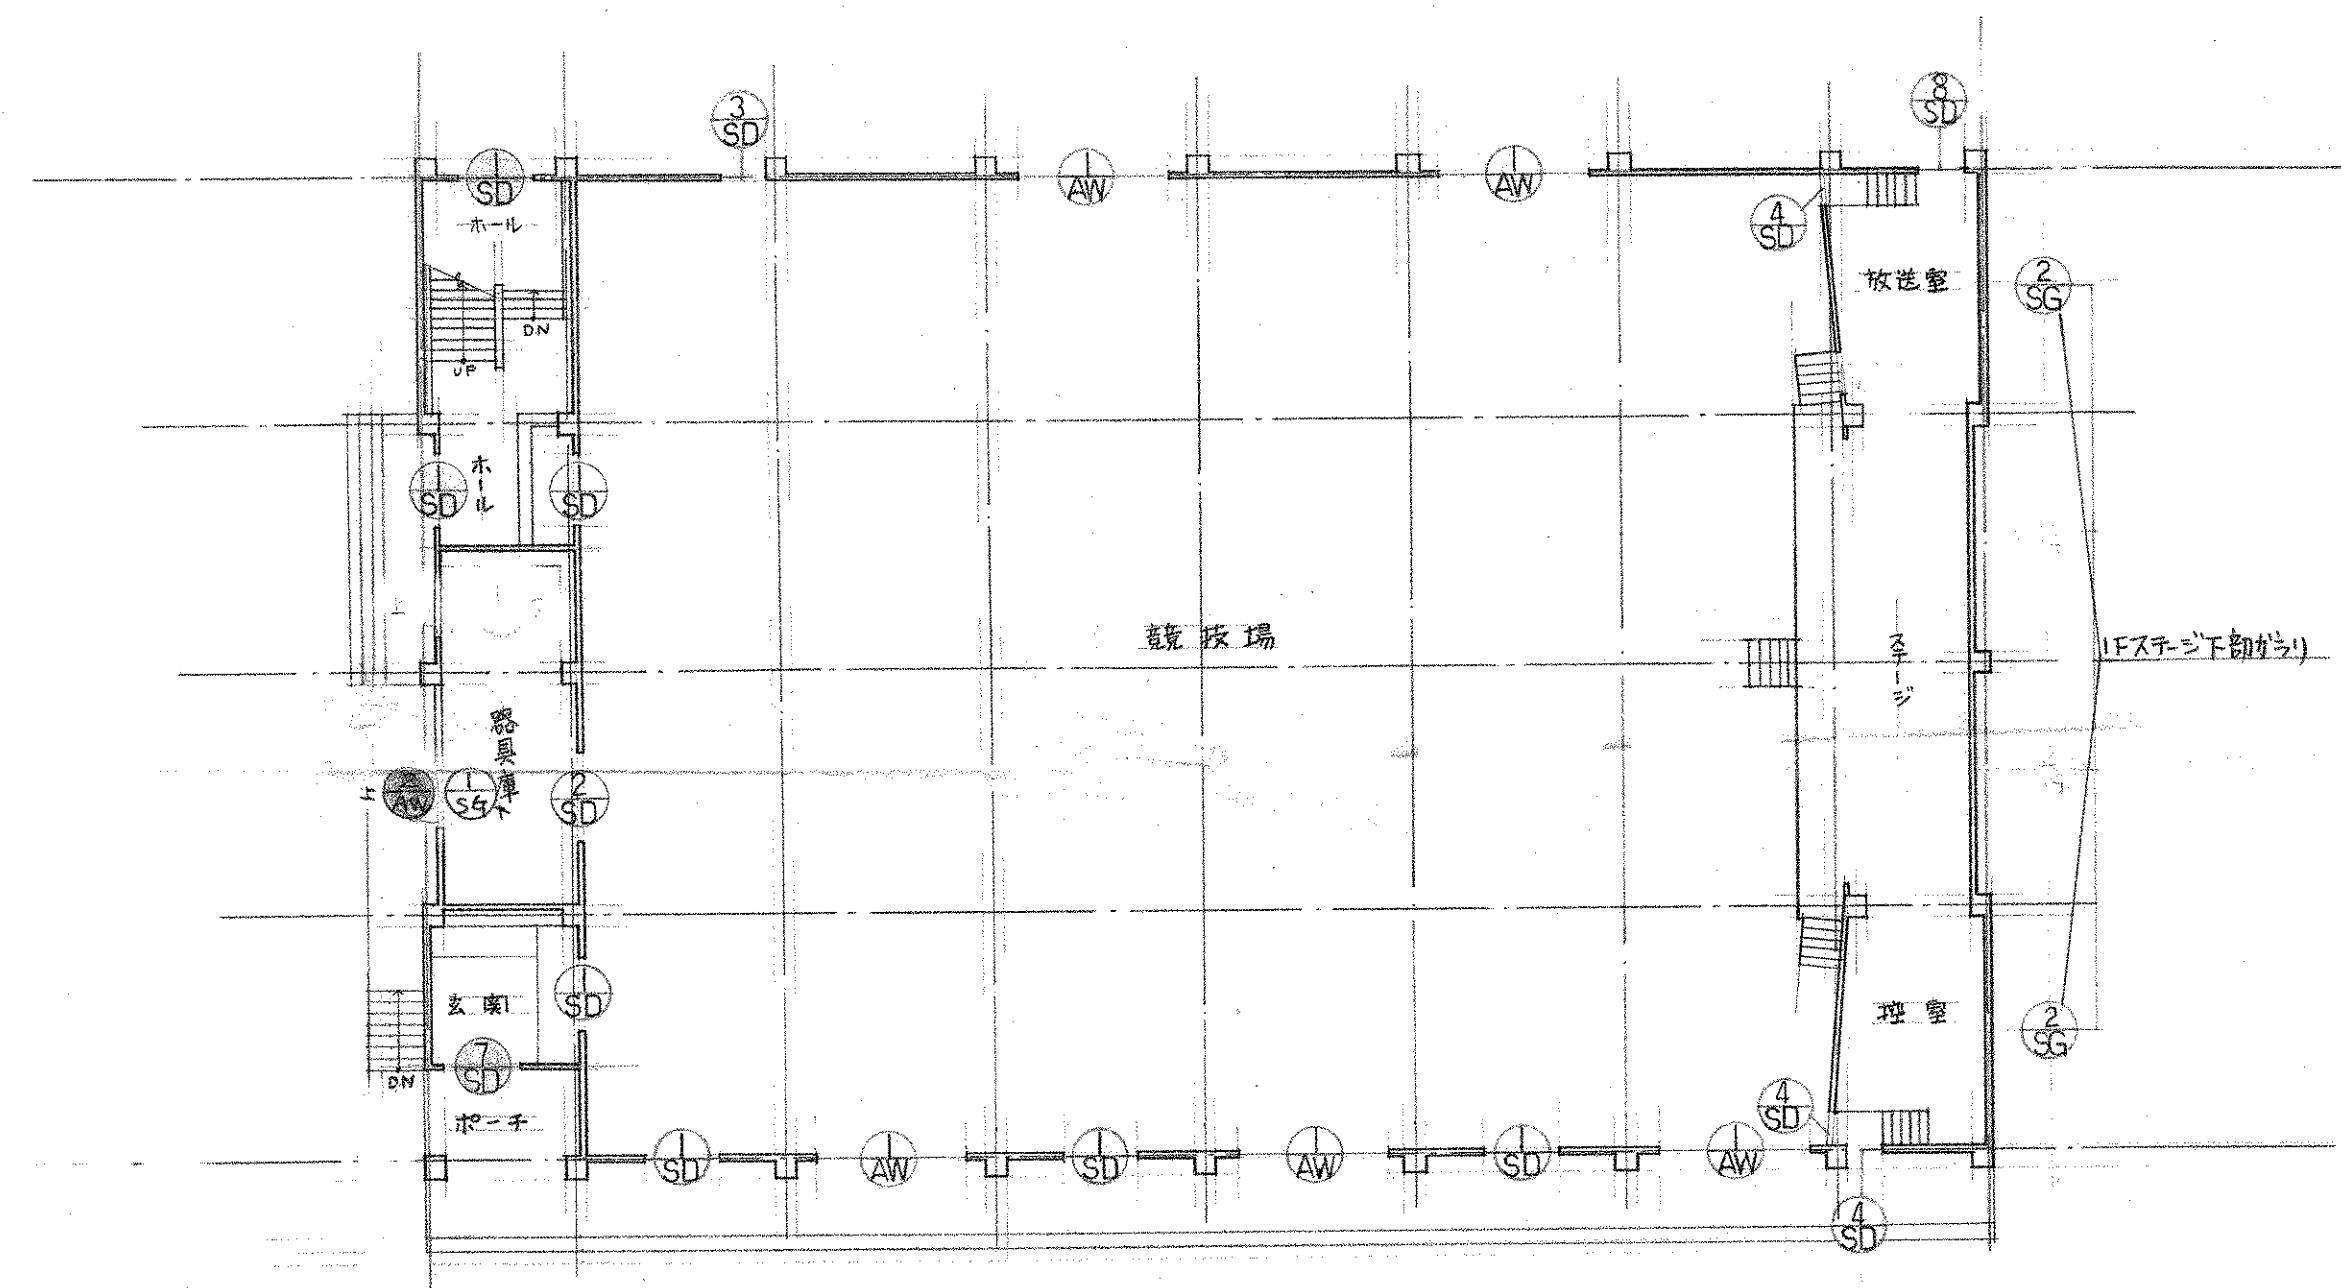

1階 建具案内図 1:200



注) ① 新設の建築部分に於いては、その部分に表す。

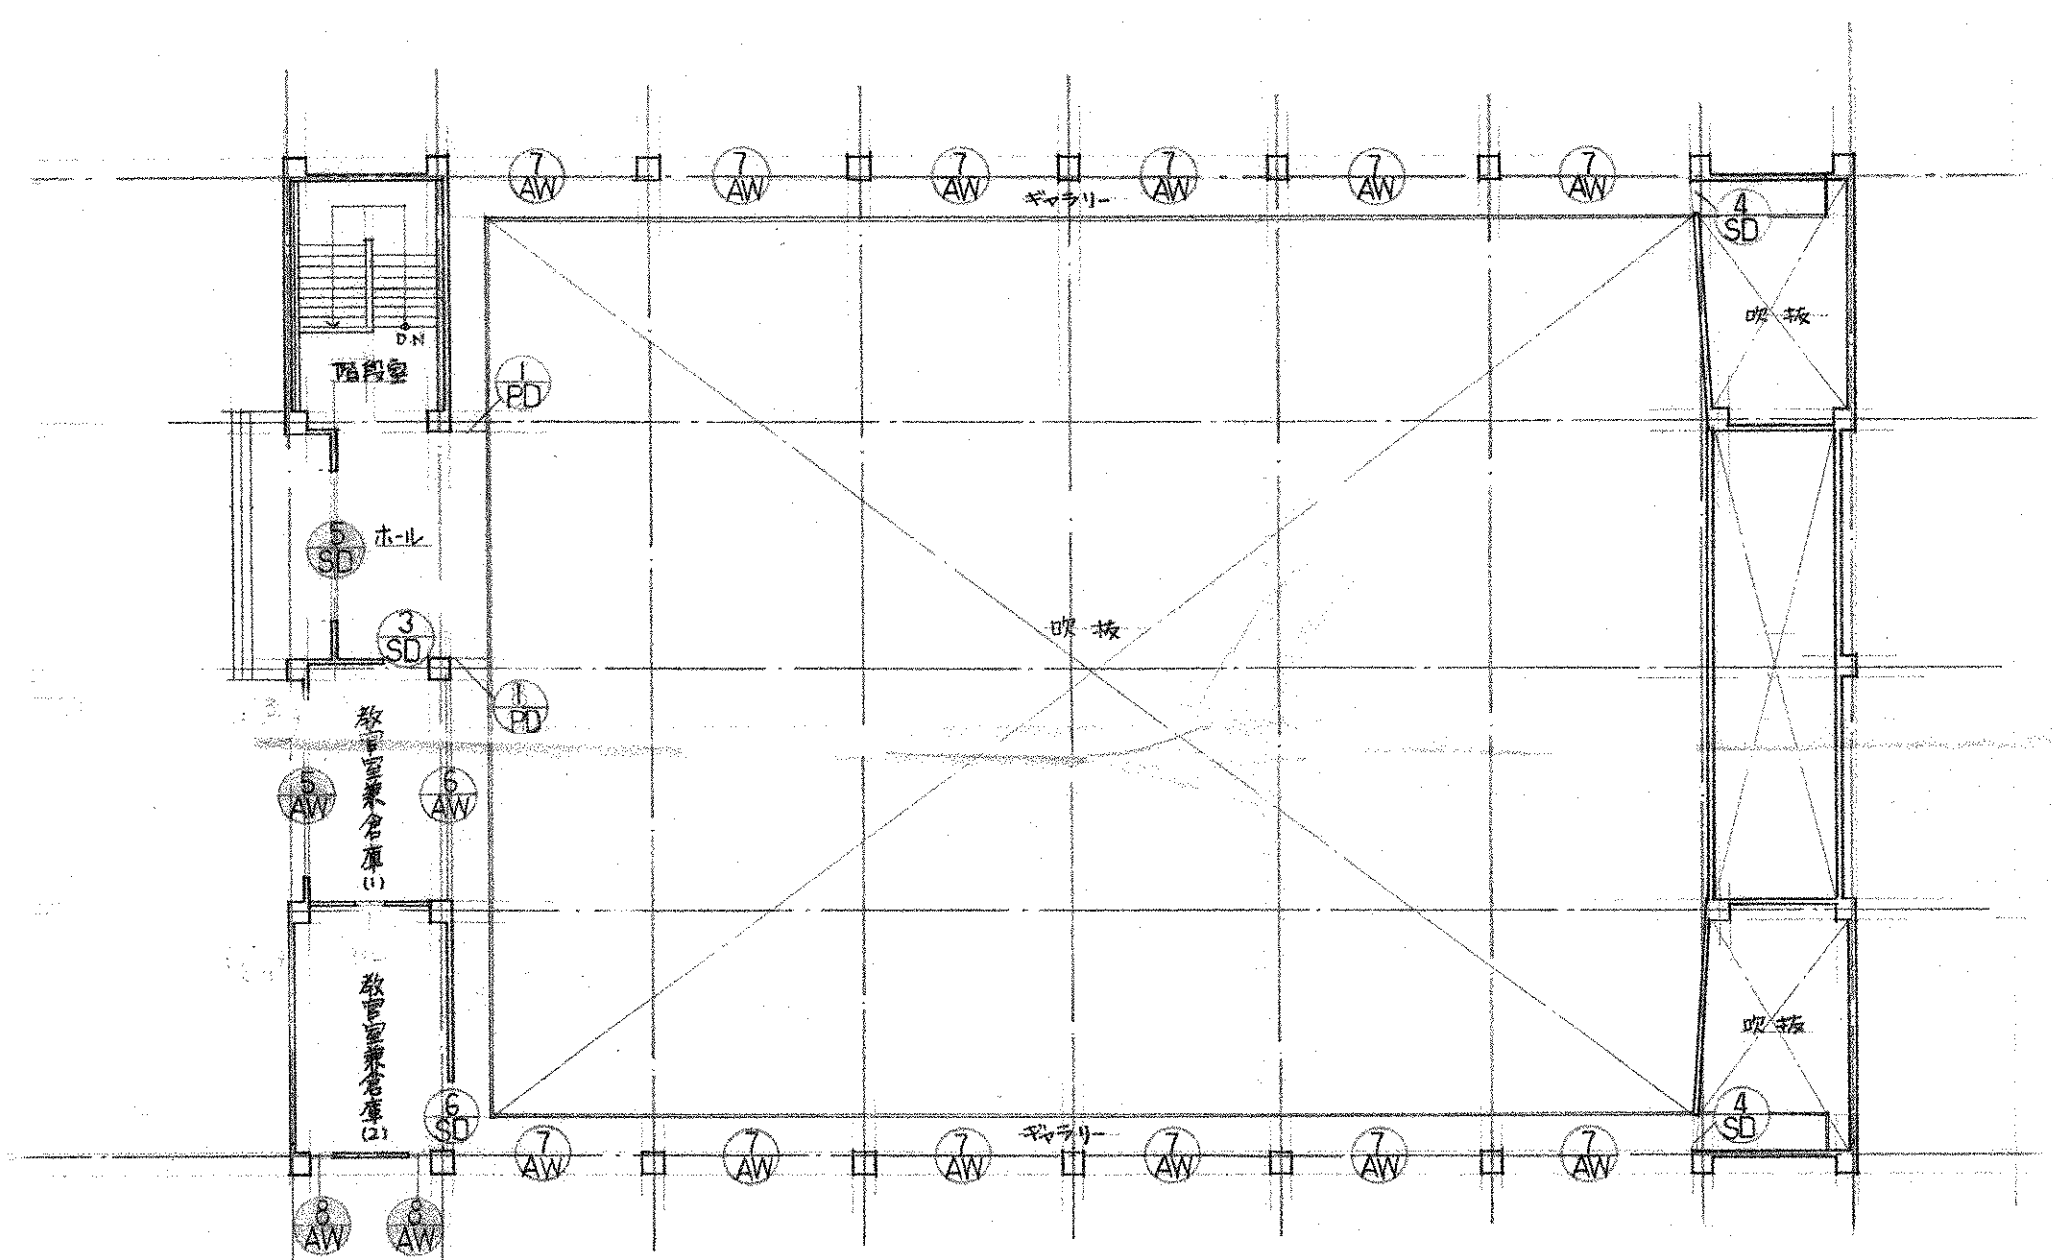

2階 建具案内図 1:200

竣工図

工事名 市立四条暖南中学校屋内体育館新築工事		図面番号 114/
図面名 建具案内図		縮尺 1:200
設計番号 42. / .	設計年月日 1942. / .	設計者 小河 吉之
株式会社 小河建築設計事務所		
! 最建地士 登録番号第0016 小河 吉之		

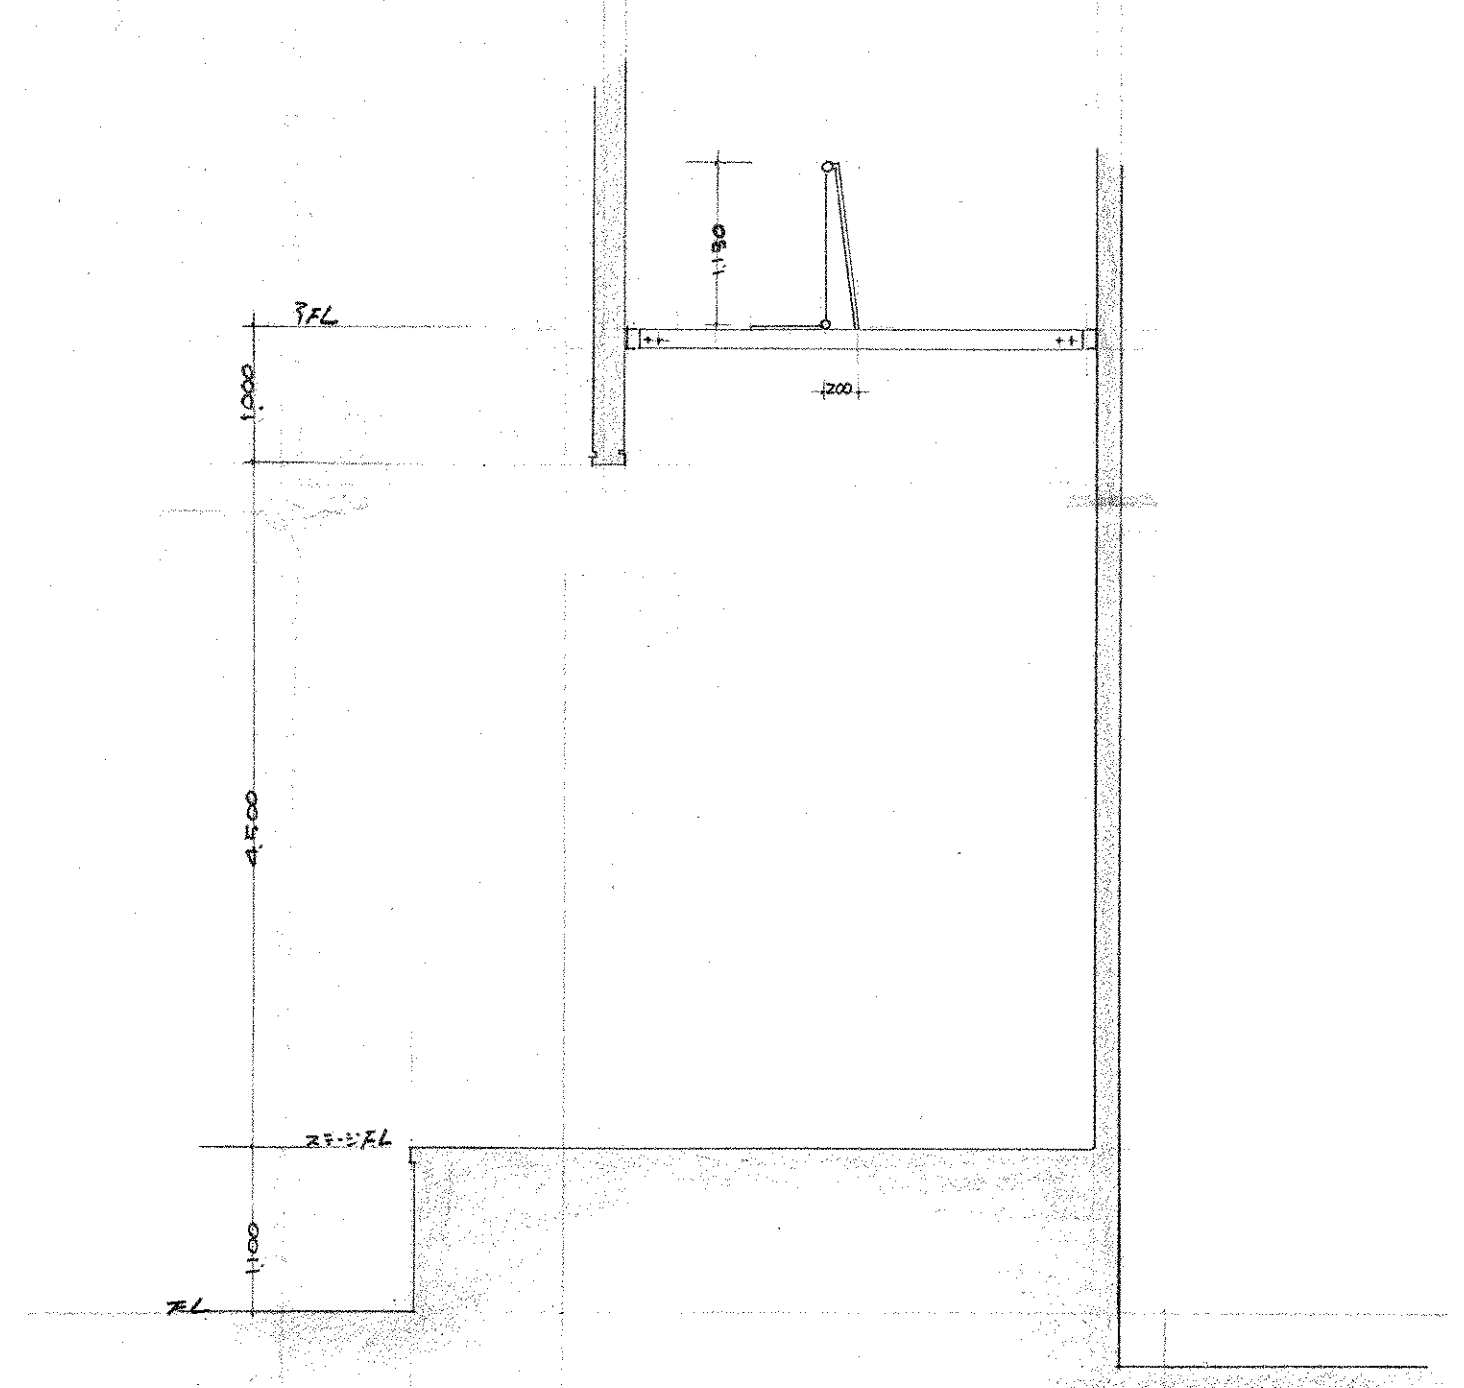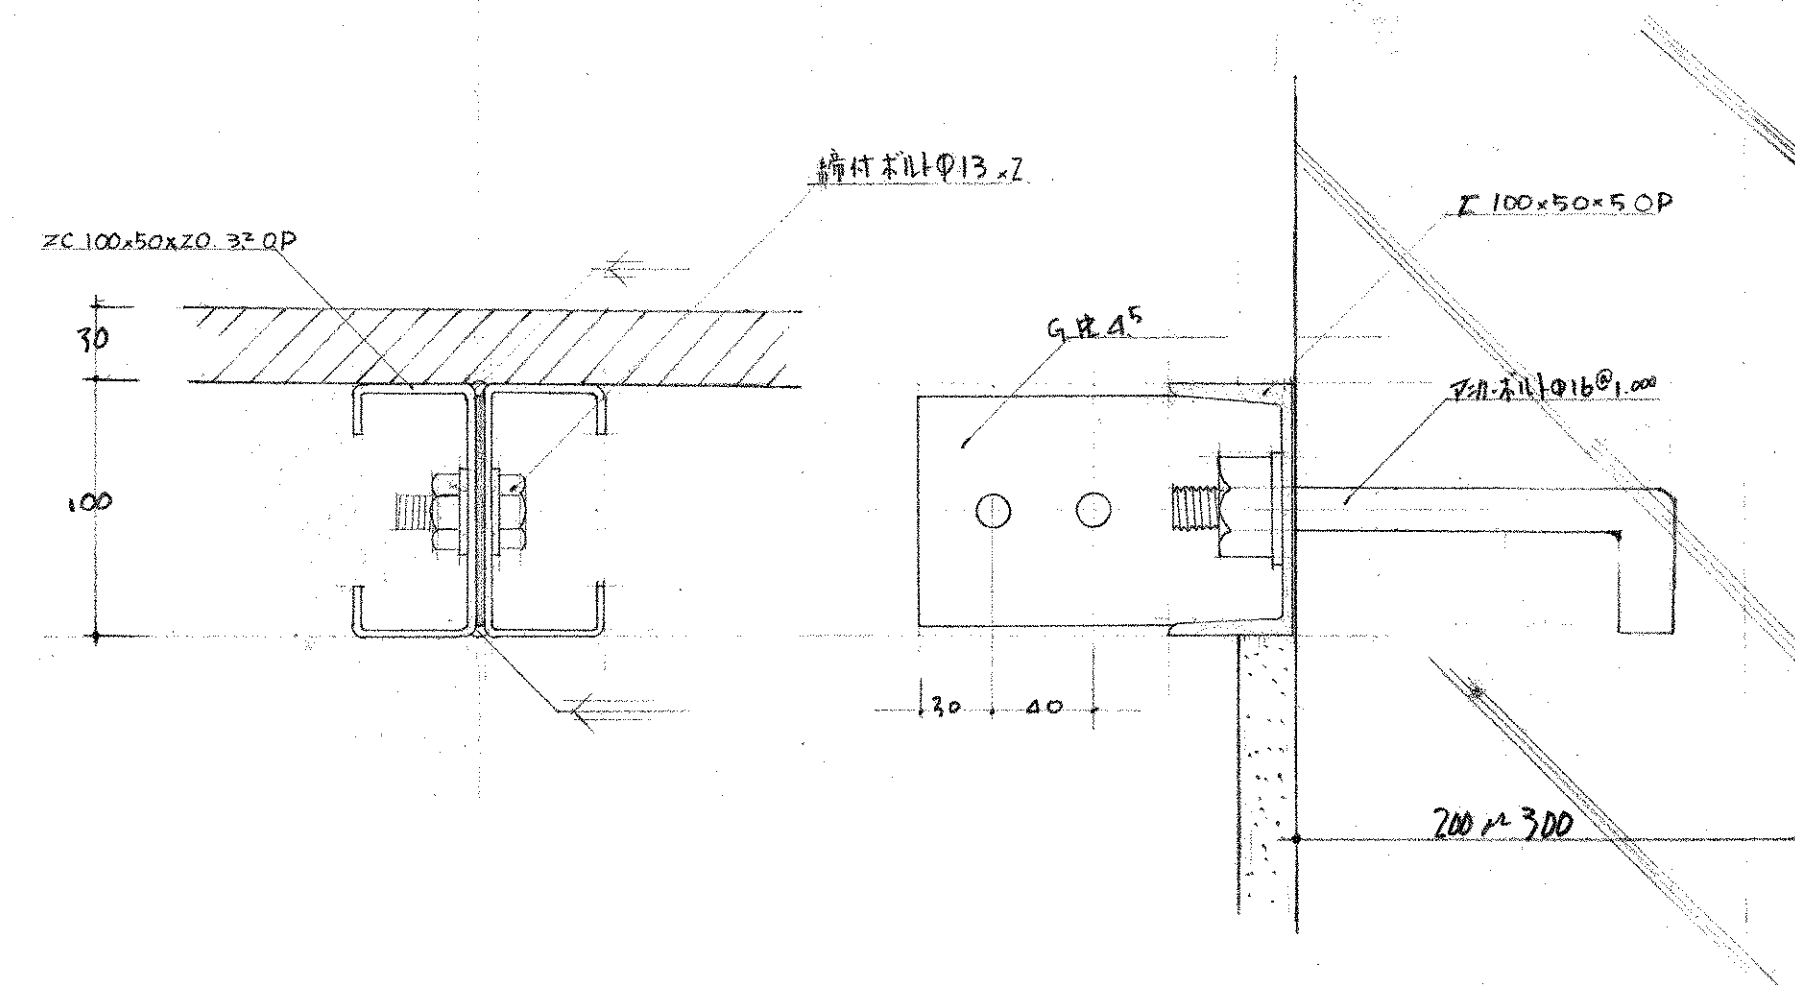

竣工图


市立四条畷南中学校屋内体育館新築 工事設計図

ステージ フットー 本間

SCALE $\frac{1}{50}$
 $\frac{1}{30}$

昭和 年 月 日

株式會社 小河建築設計事務所

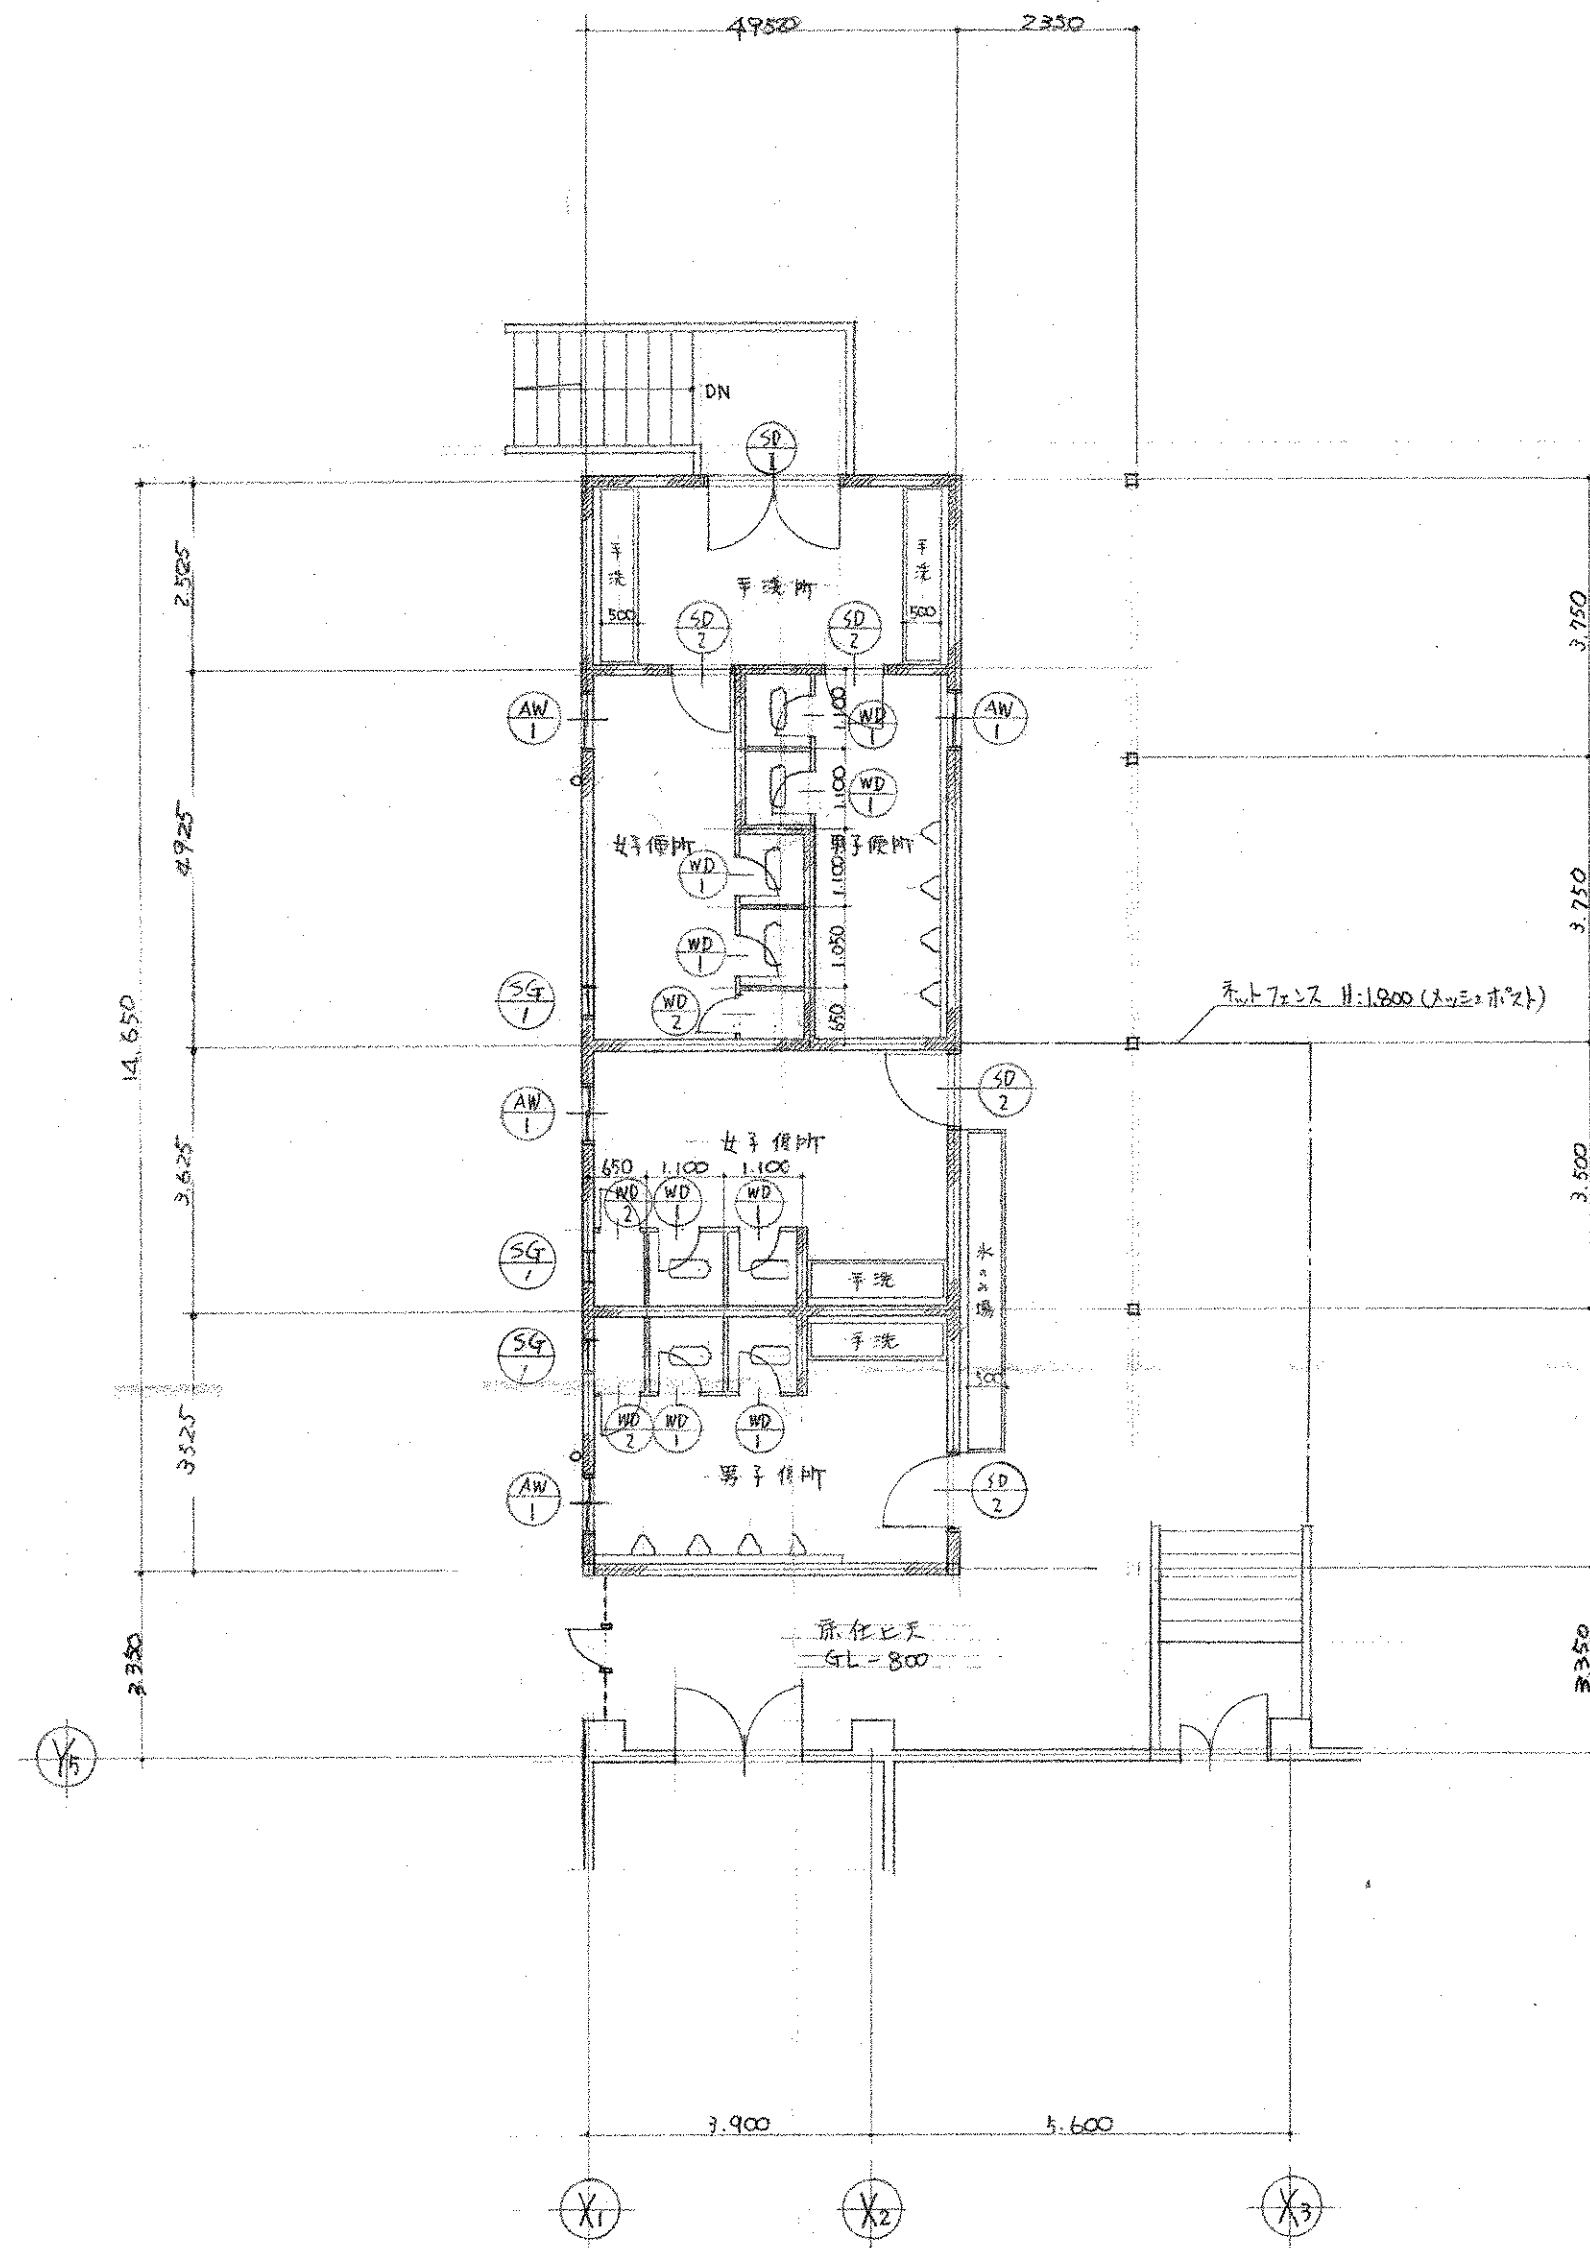

平面図 1:100


仕上表	床	柱	壁	天井	備考
男子便所	モルタル鍍押し		モルタル鍍押し H=1.000	コンクリートブロック化粧積	屋根折版 O.P
女子便所	モルタル鍍押し		モルタル鍍押し H=1.000	コンクリートブロック化粧積	屋根折版 O.P
洗面所	モルタル鍍押し		モルタル鍍押し H=1.000	コンクリートブロック化粧積	屋根折版 O.P
建物外壁				コンクリートブロック化粧積 アクリル系リシン付	

建具表	記号	①	②	③	④	⑤	⑥
名称	記号	①	②	③	④	⑤	⑥
内寸寸法 (W×H)		2,000 × 2,140	925 × 2,140	700 × 710	550 × 1,750	500 × 1,750	400 × 400
形式		両開キ戸 (ガラス 2枚付)	片開キ戸 (ガラス 2枚付)	引き違い窓 (2枚付)	片開キ戸 (ガラス 2枚付)	片開キ戸 (ガラス 2枚付)	スチールサッシ
材質仕上		スチール 1.6 O.P	スチール 1.6 O.P	アルミ	耐水シタベヤ O.P	耐水シタベヤ O.P	スチール O.P
省 略		ステンレス曲付加工 巾40	ステンレス曲付加工 巾40				
建具見込		40	40	60	40	40	38
額 縁							
硝 子		ラブリヤ 6.8%	ラブリヤ 6.8%	ラブリヤ 6.8%			
数 量		1	4	4	8	3	3
付属金物		ピンチ 箱錠 付 4mm 横 5.1mm	ピンチ 箱錠 付 4mm 横 5.1mm	引手 クレセント	ラブリヤ 付 付	ラブリヤ 付 付	
場 所		洗面所出入口	男女便所出入口	男女便所	男女便所	男女便所	男子便所
形 式							


凡例	鉄骨鉄筋コンクリート 発射鉄筋コンクリート	固定スクリーン	両開キ扉	伸縮間仕切	両開窓	暗幕BOX	室名札	ルーフドレン	CH	煙突	会 所
	軽量気泡コンクリート板	可動スクリーン	片開キ扉	両引戸	堅固回転窓	ブラインドBOX	非常用出入口	壁 機	DC	ダクトシュート	排水 管
	ブロック 壁		自由扉	引違い戸	旋回入り出回転窓 横断 突き出し	カーテンBOX	防煙たれ壁	パラペットリング	EV	エレベーター	P 陶 管
	軽量下地鉄骨壁			雨 戸	上げ下げ窓	手動シャッター	甲種防火戸	階数表示板	DS	ダクトベース	VP-ビニール管
	木造 壁	G.L. 設計地盤	ドアチェッカー付	片引戸	引 違 窓	電動シャッター	煙感知器連動扉	番 試 マット	PS	パイプシャフト	
	木造 裏 壁	境 界 壁	自動 自動開閉扉	網 戸	格 子	グリルシャッター	マンホール	分 電 盤	ES	電気シャフト	
	木造 大 壁	建物出入口	FH フロアヒンジ	らんま	ガラリ	軽量シャッター	換気扇	消 火 栓	《 》	別 途 工 事	

竣工図


工事名	市立四條畷南中学校屋内体育館新築工事	図面番号	117/
図面名	平面図・仕上表・建具リスト	縮尺	1:50 1:100
設計番号		設計年月日	昭和 年 月 日
株式会社 小河建築設計事務所 1級建築士 登録番号第8018 小河吉之助			

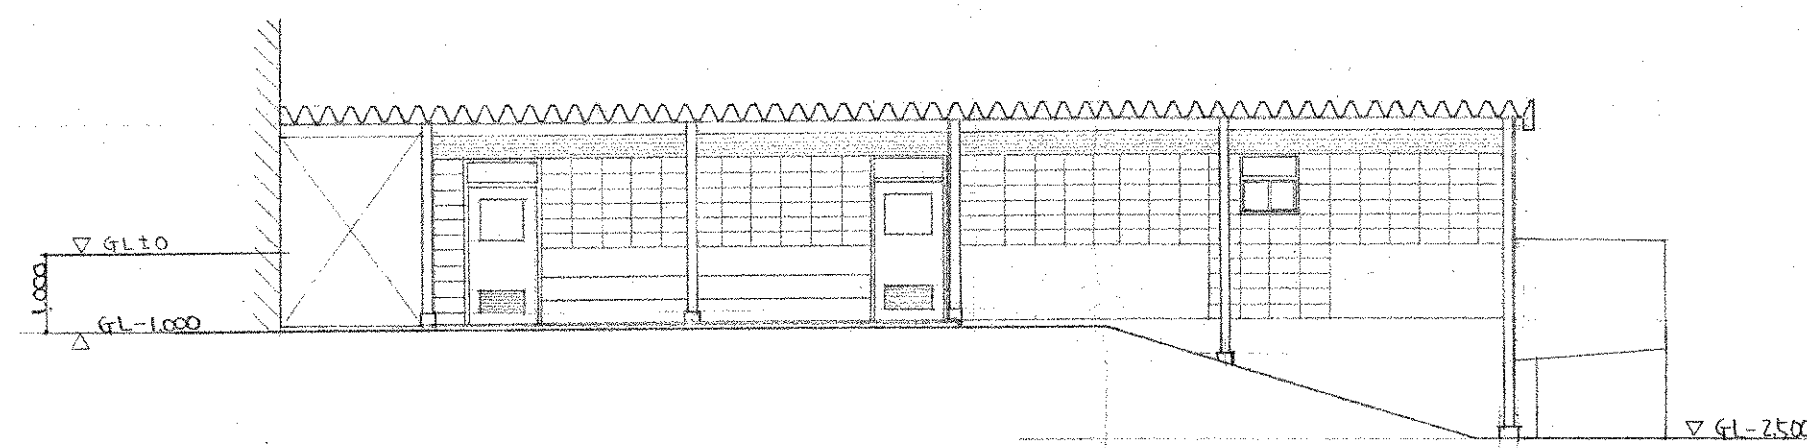


東面立面图

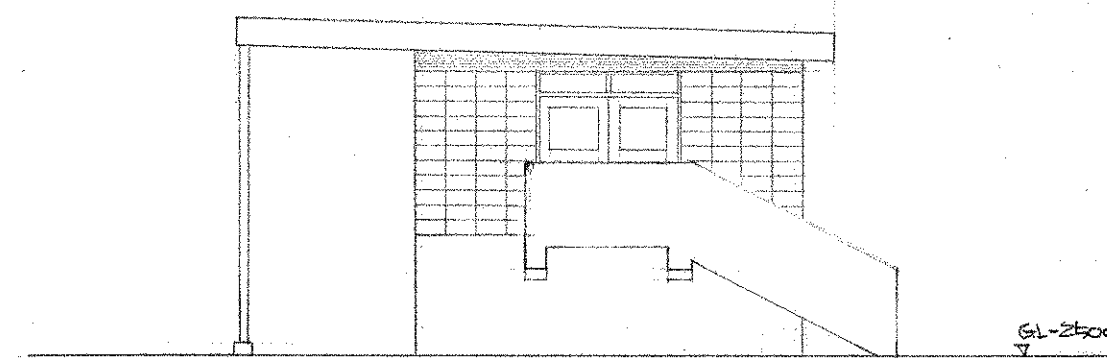


北面立面图

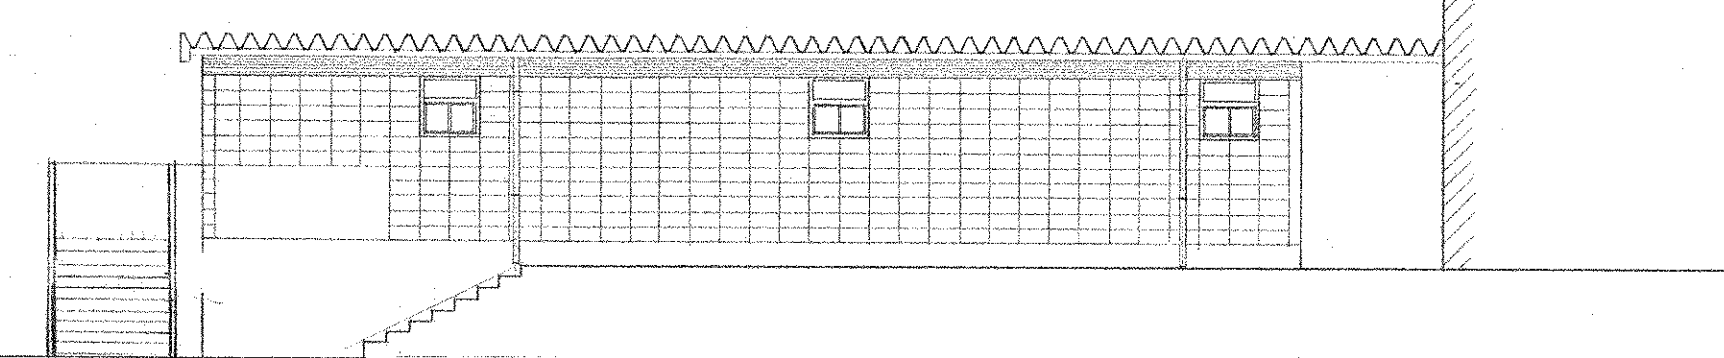


西面立面图

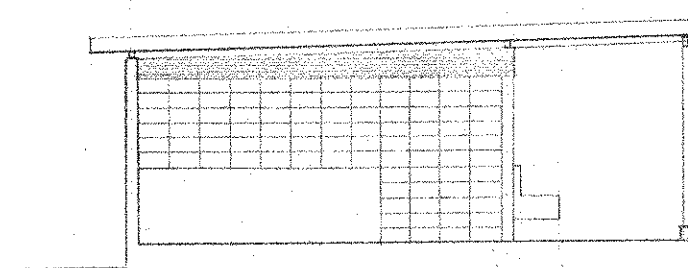

南面立面图

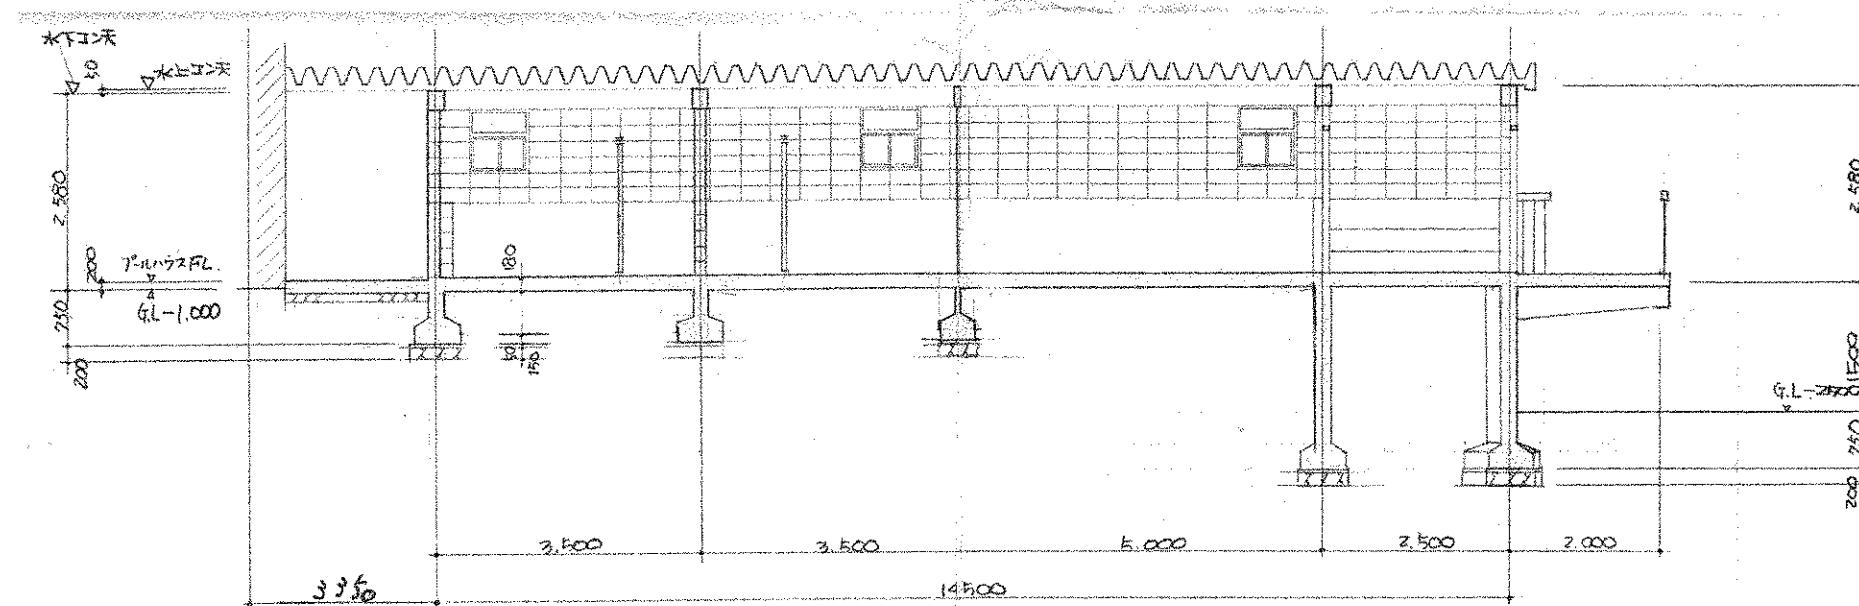


一般断面图 1:100

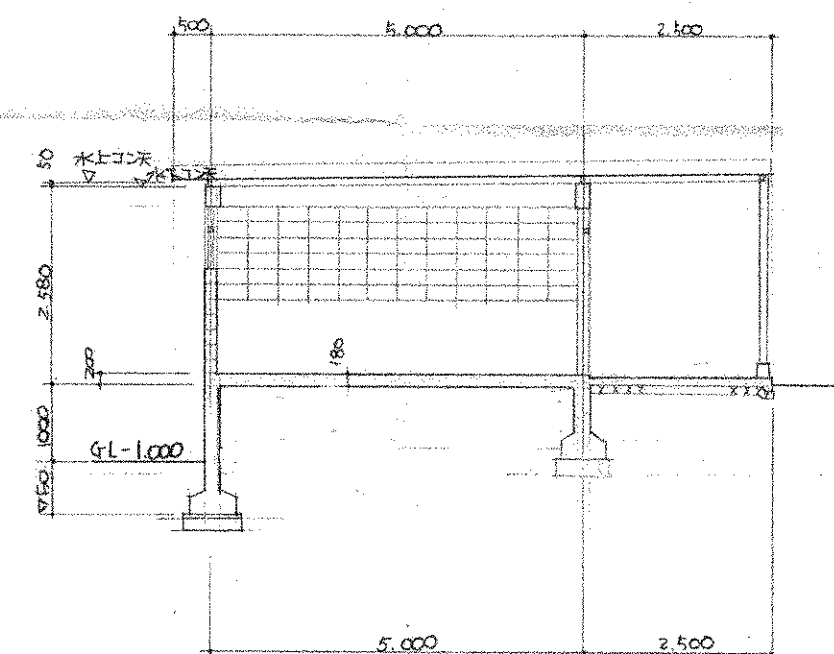


一般断面图 1:100

竣工图


工 事 名		市立四条畷南中学校屋内体育館新築工事		図面番号	118
図 面 名		立面図・一般断面図		縮尺	1:100
設計番号	設計年月日				
	Y. / .				
株式会社 小河建築設計事務所					
		1級建築士 登録番号第8016		小河吉之 	

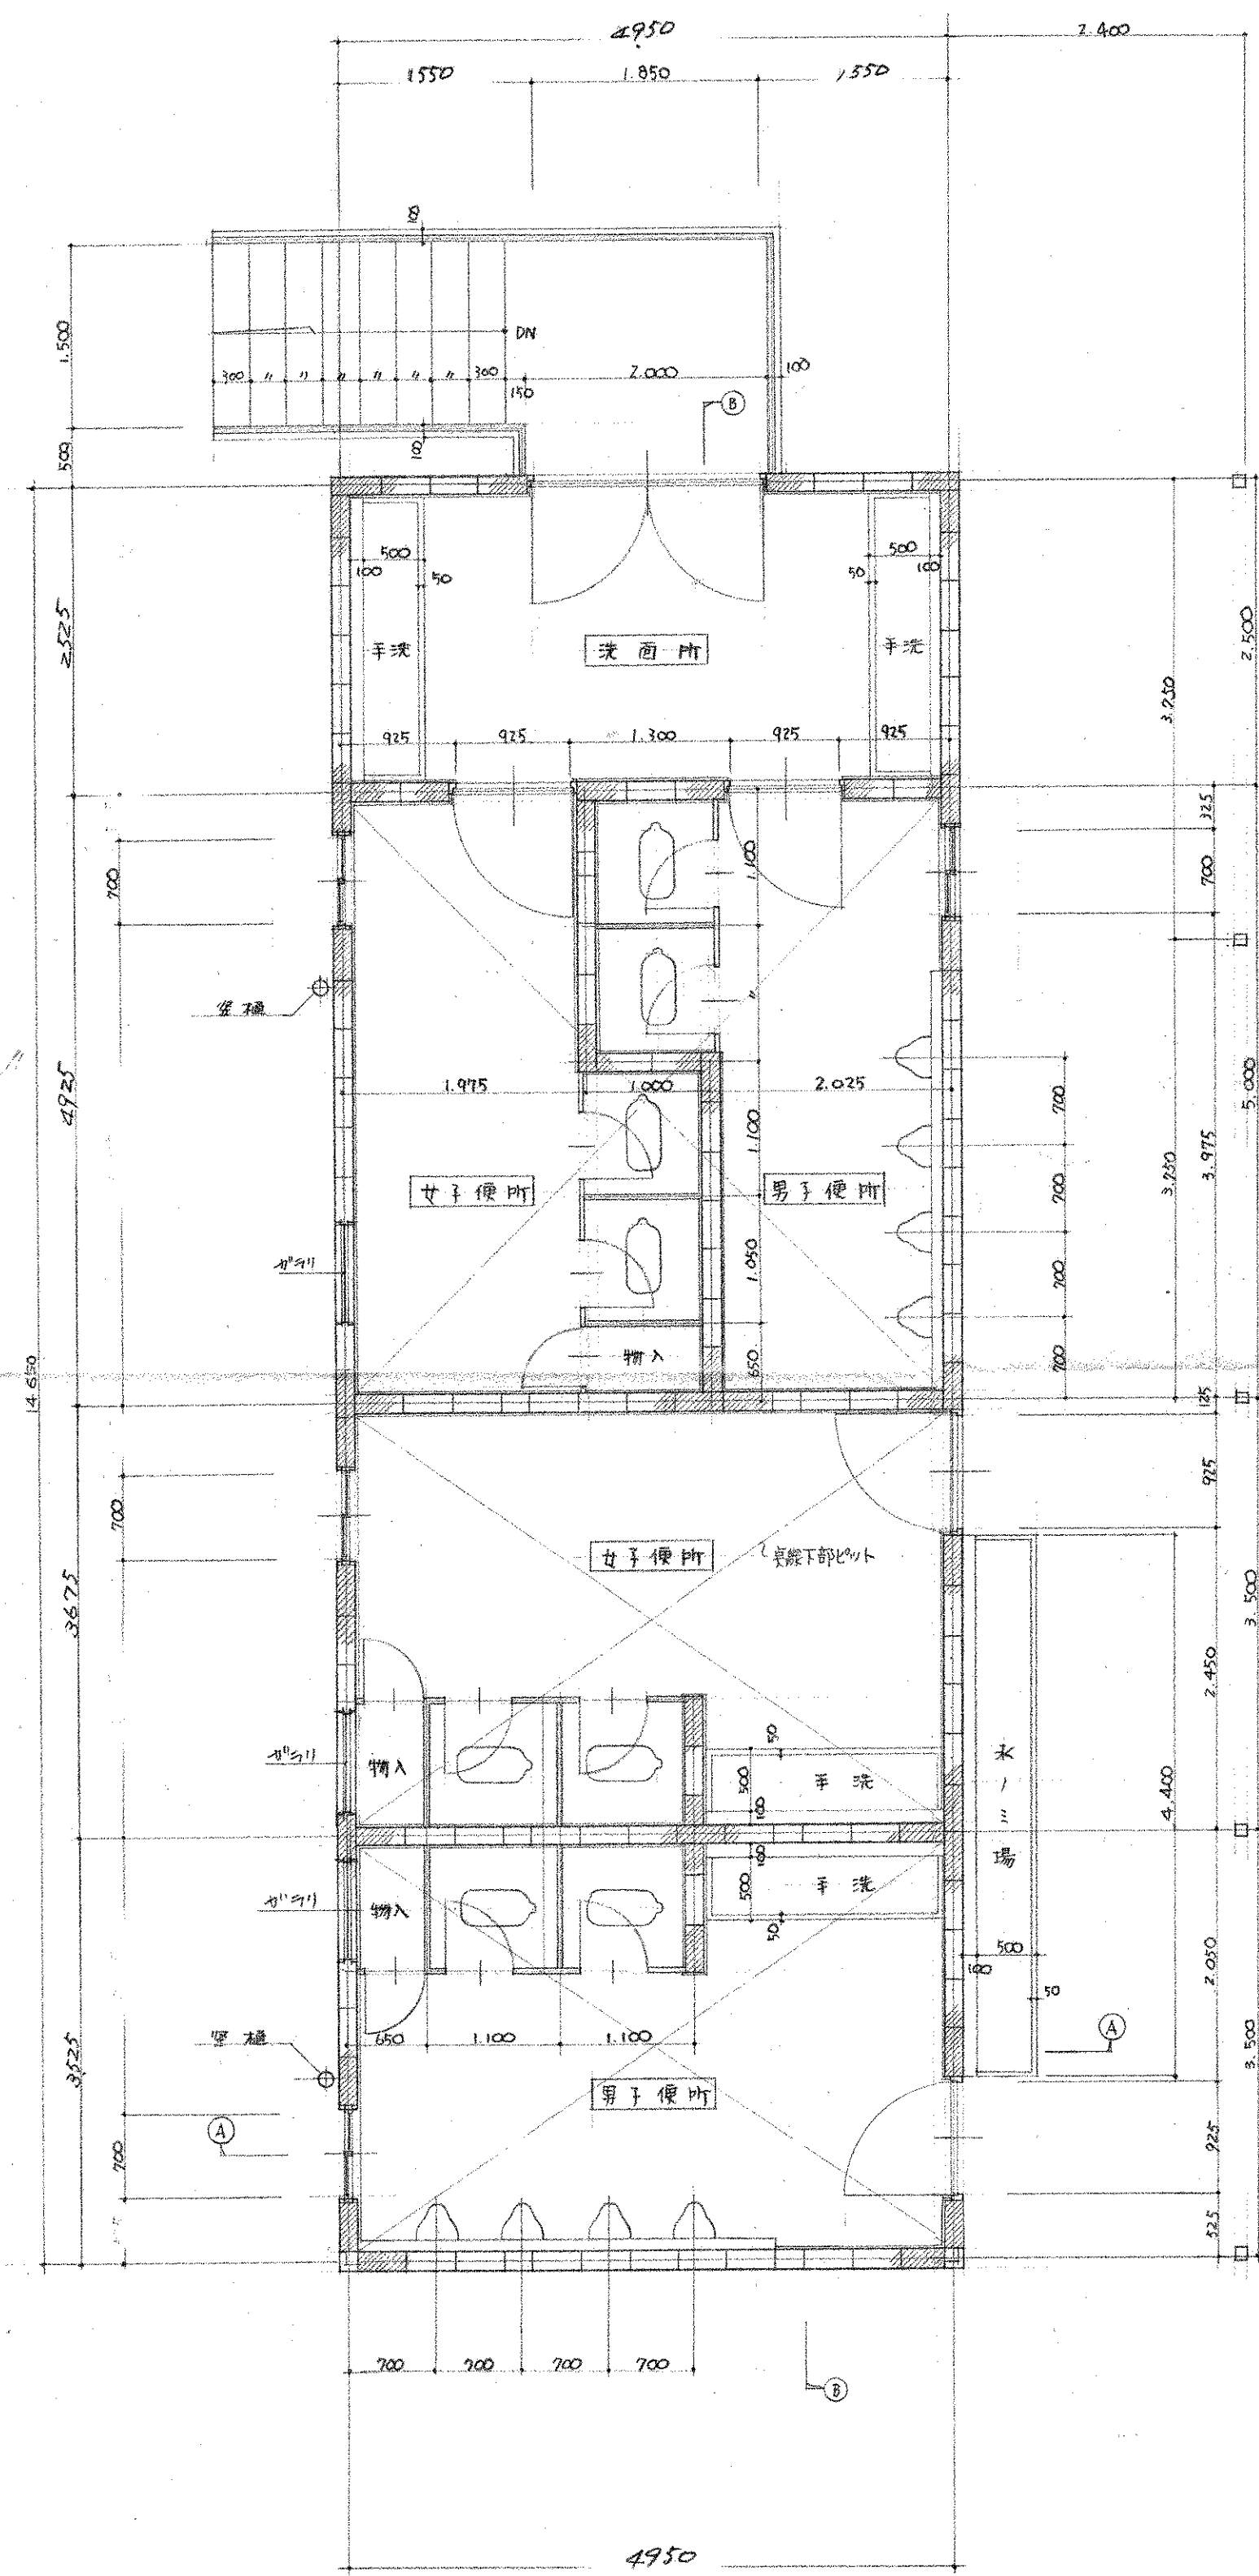

平面詳細図 1:50

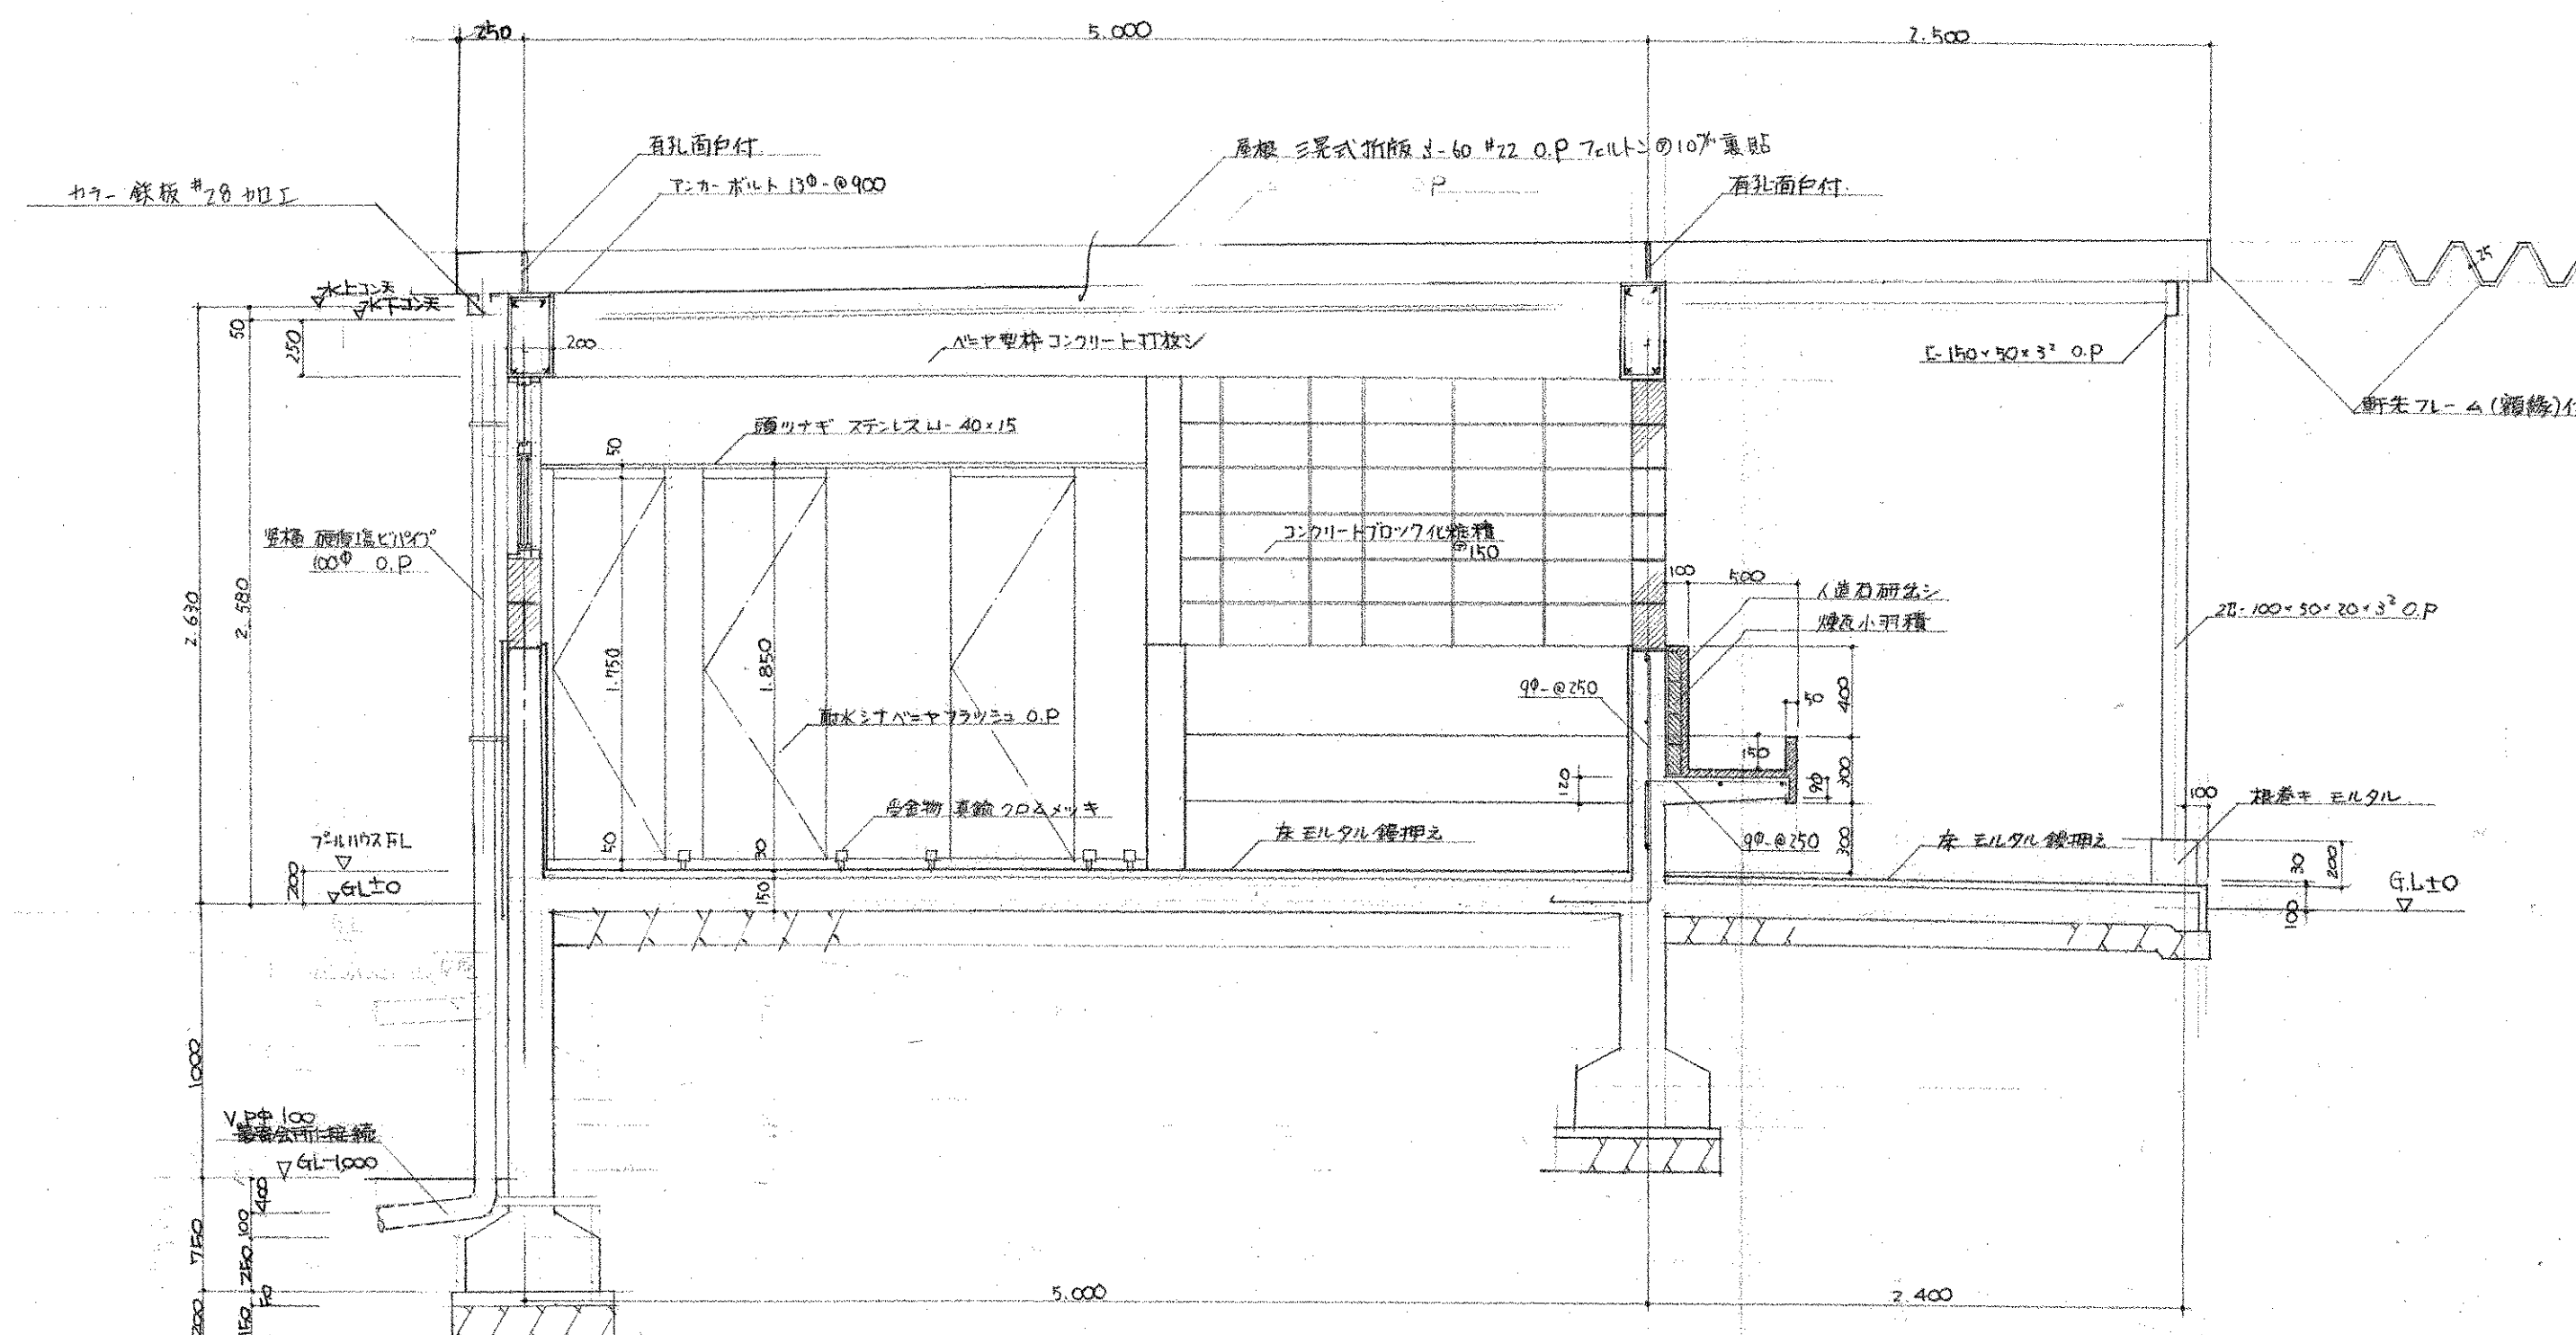


A-A 断面詳細図 1:30

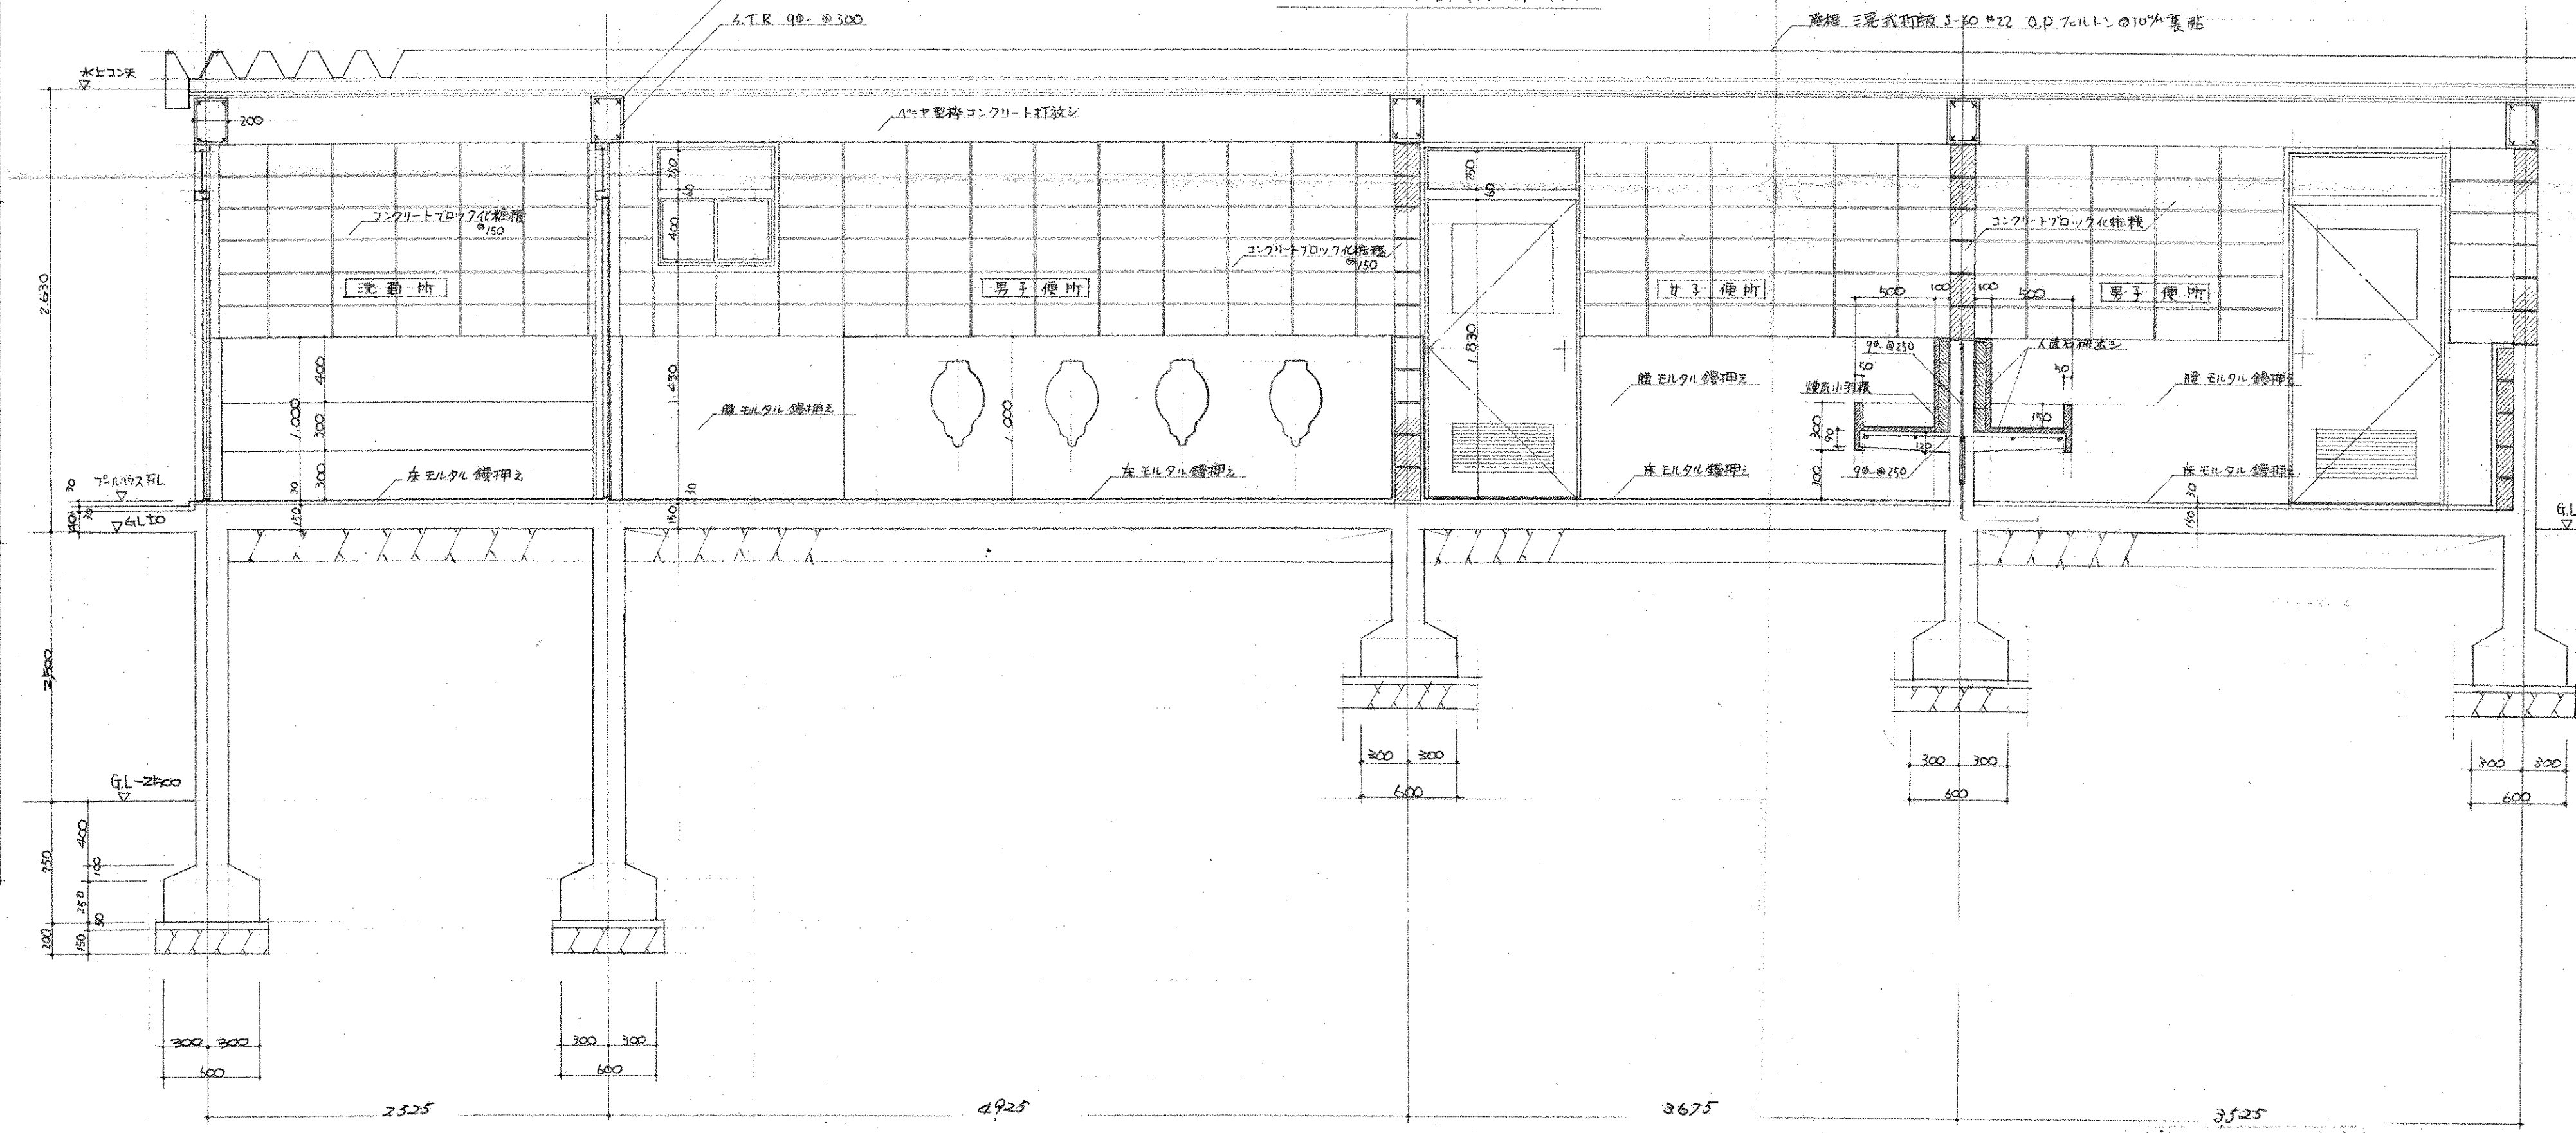




B-B 断面詳細図 1:30

竣工図


工事名	市立四條畷南中学校屋内体育館新築工事	図面番号	119/
図面名	平面詳細図・短計図	縮尺	1:30 1:50
設計番号	設計年月日	設計者	
株式会社 小河建築設計事務所			
1級建築士 登録番号第8016 小河吉之			

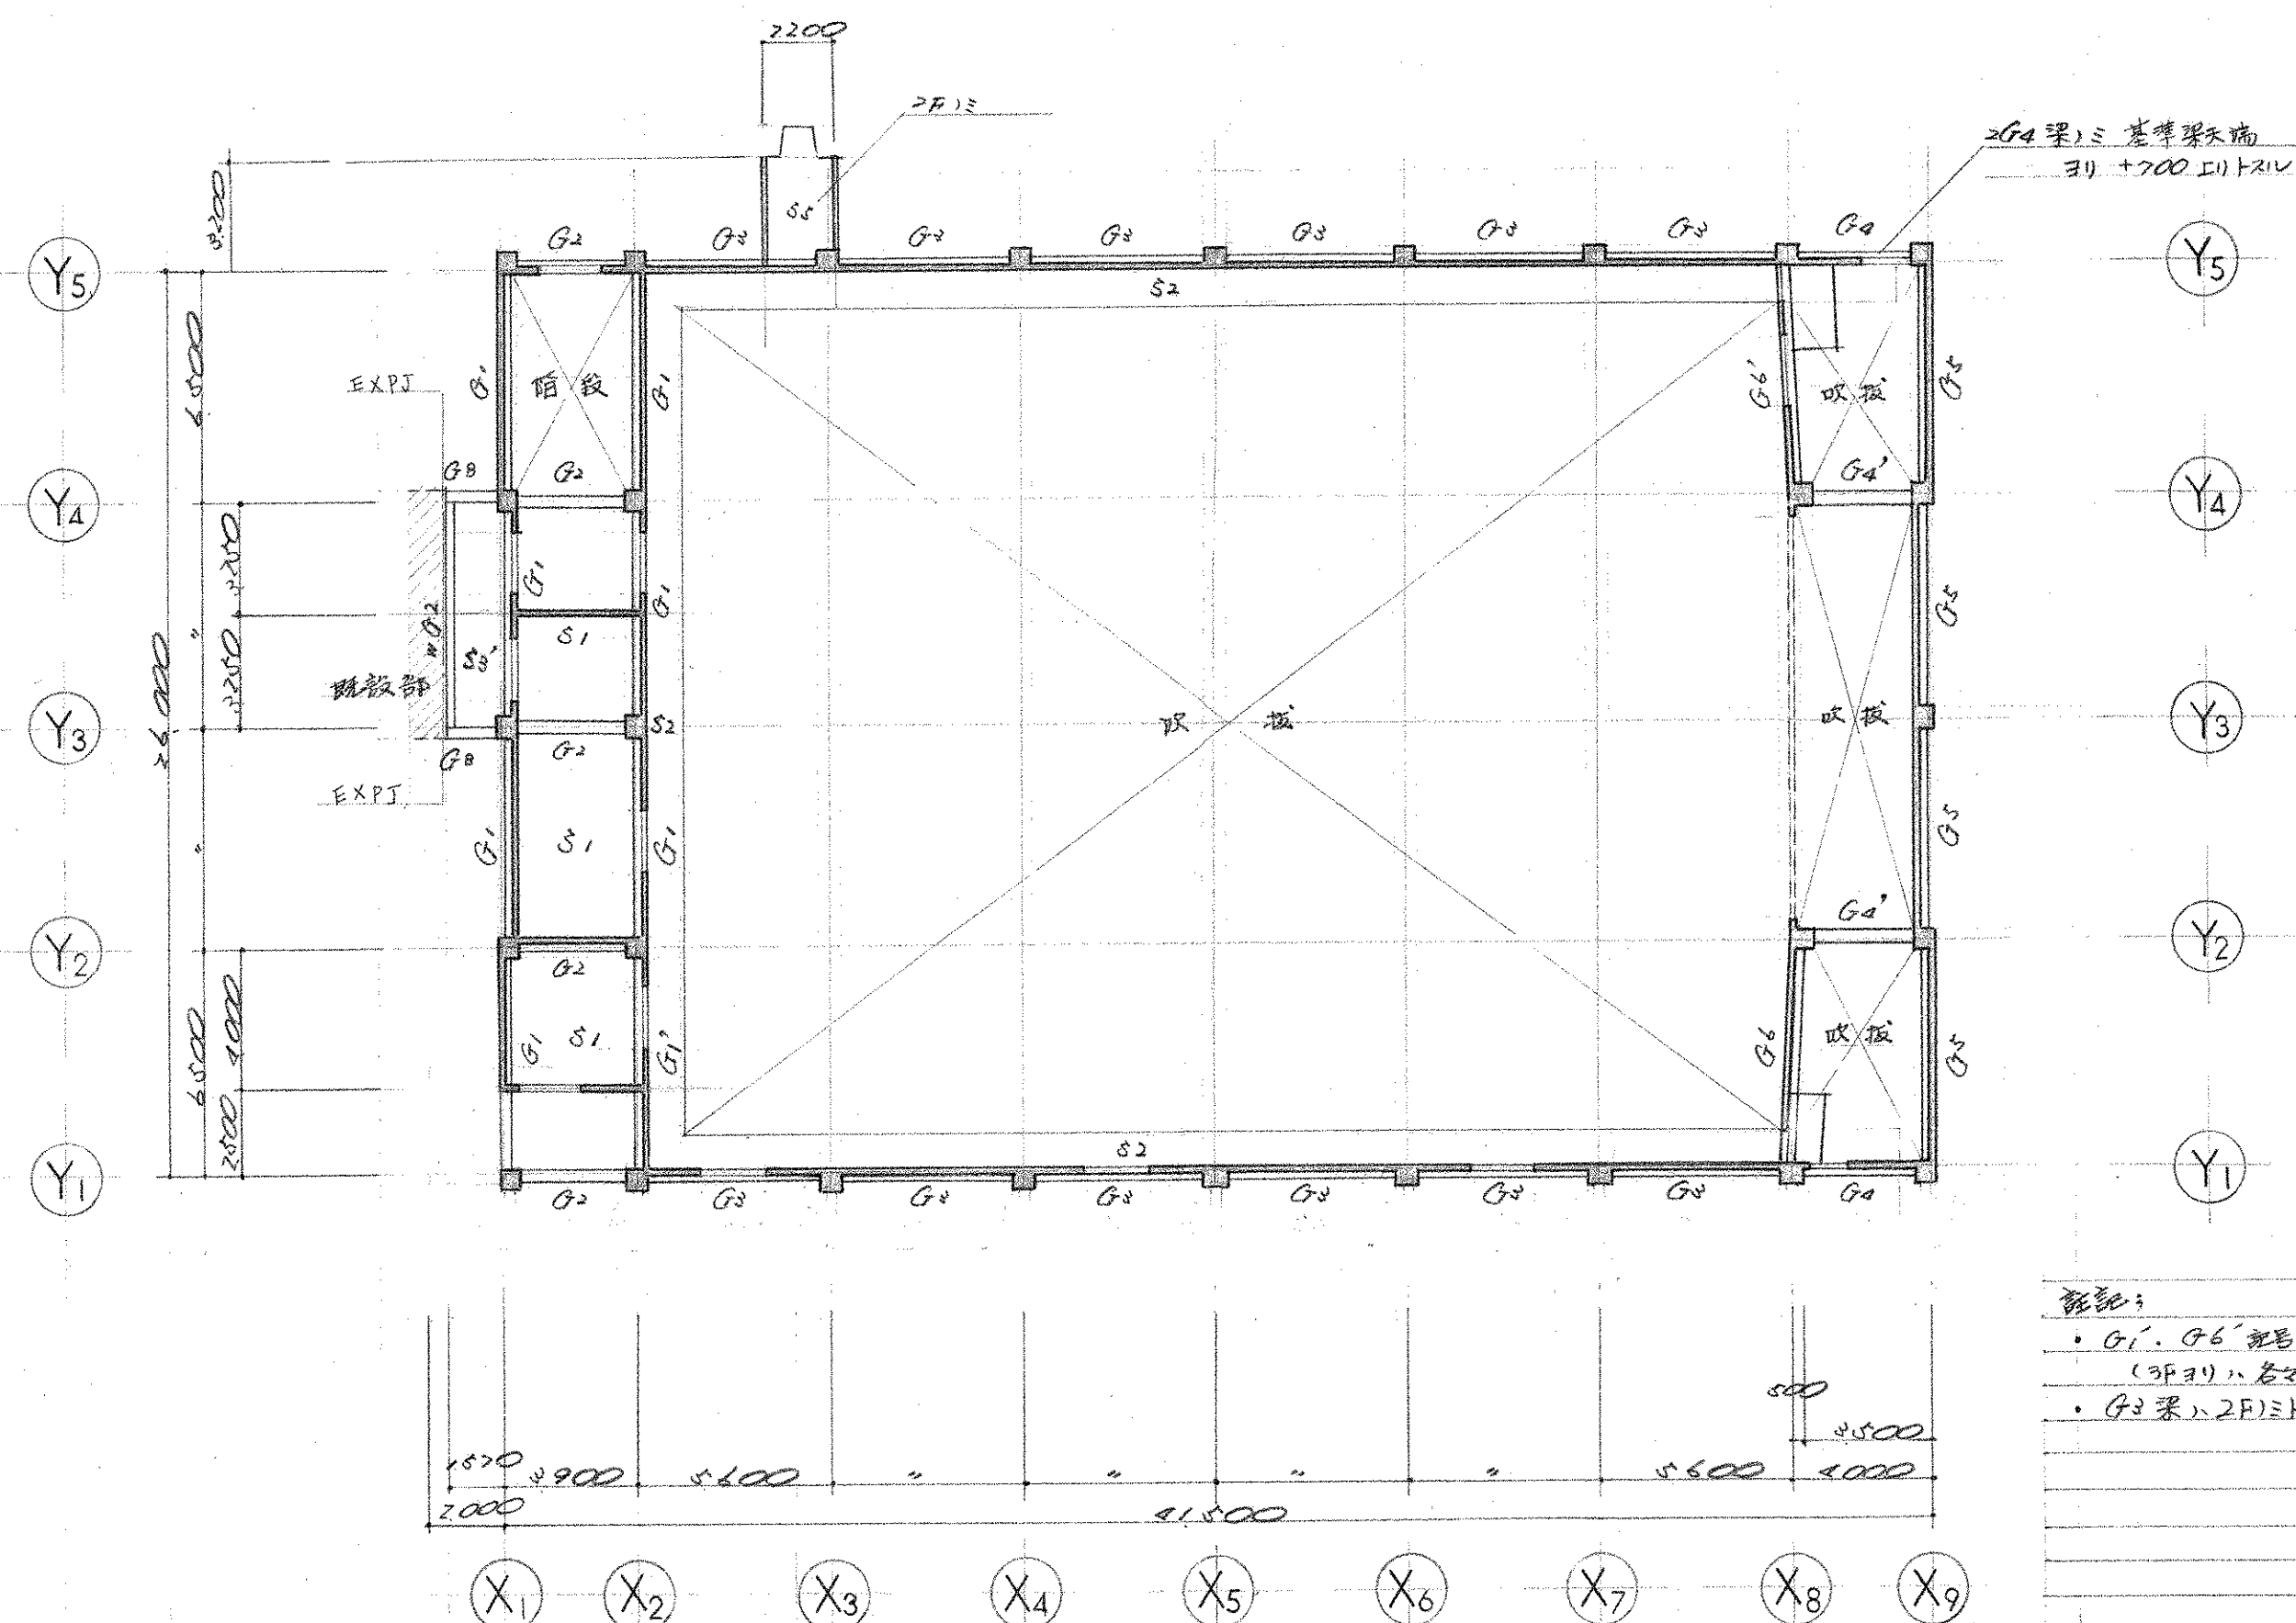

① G1, G6 部は 2階2ミスト
 (3F部)は G1, G6トス
 ② G2 部は 2F部トス 3Fトス

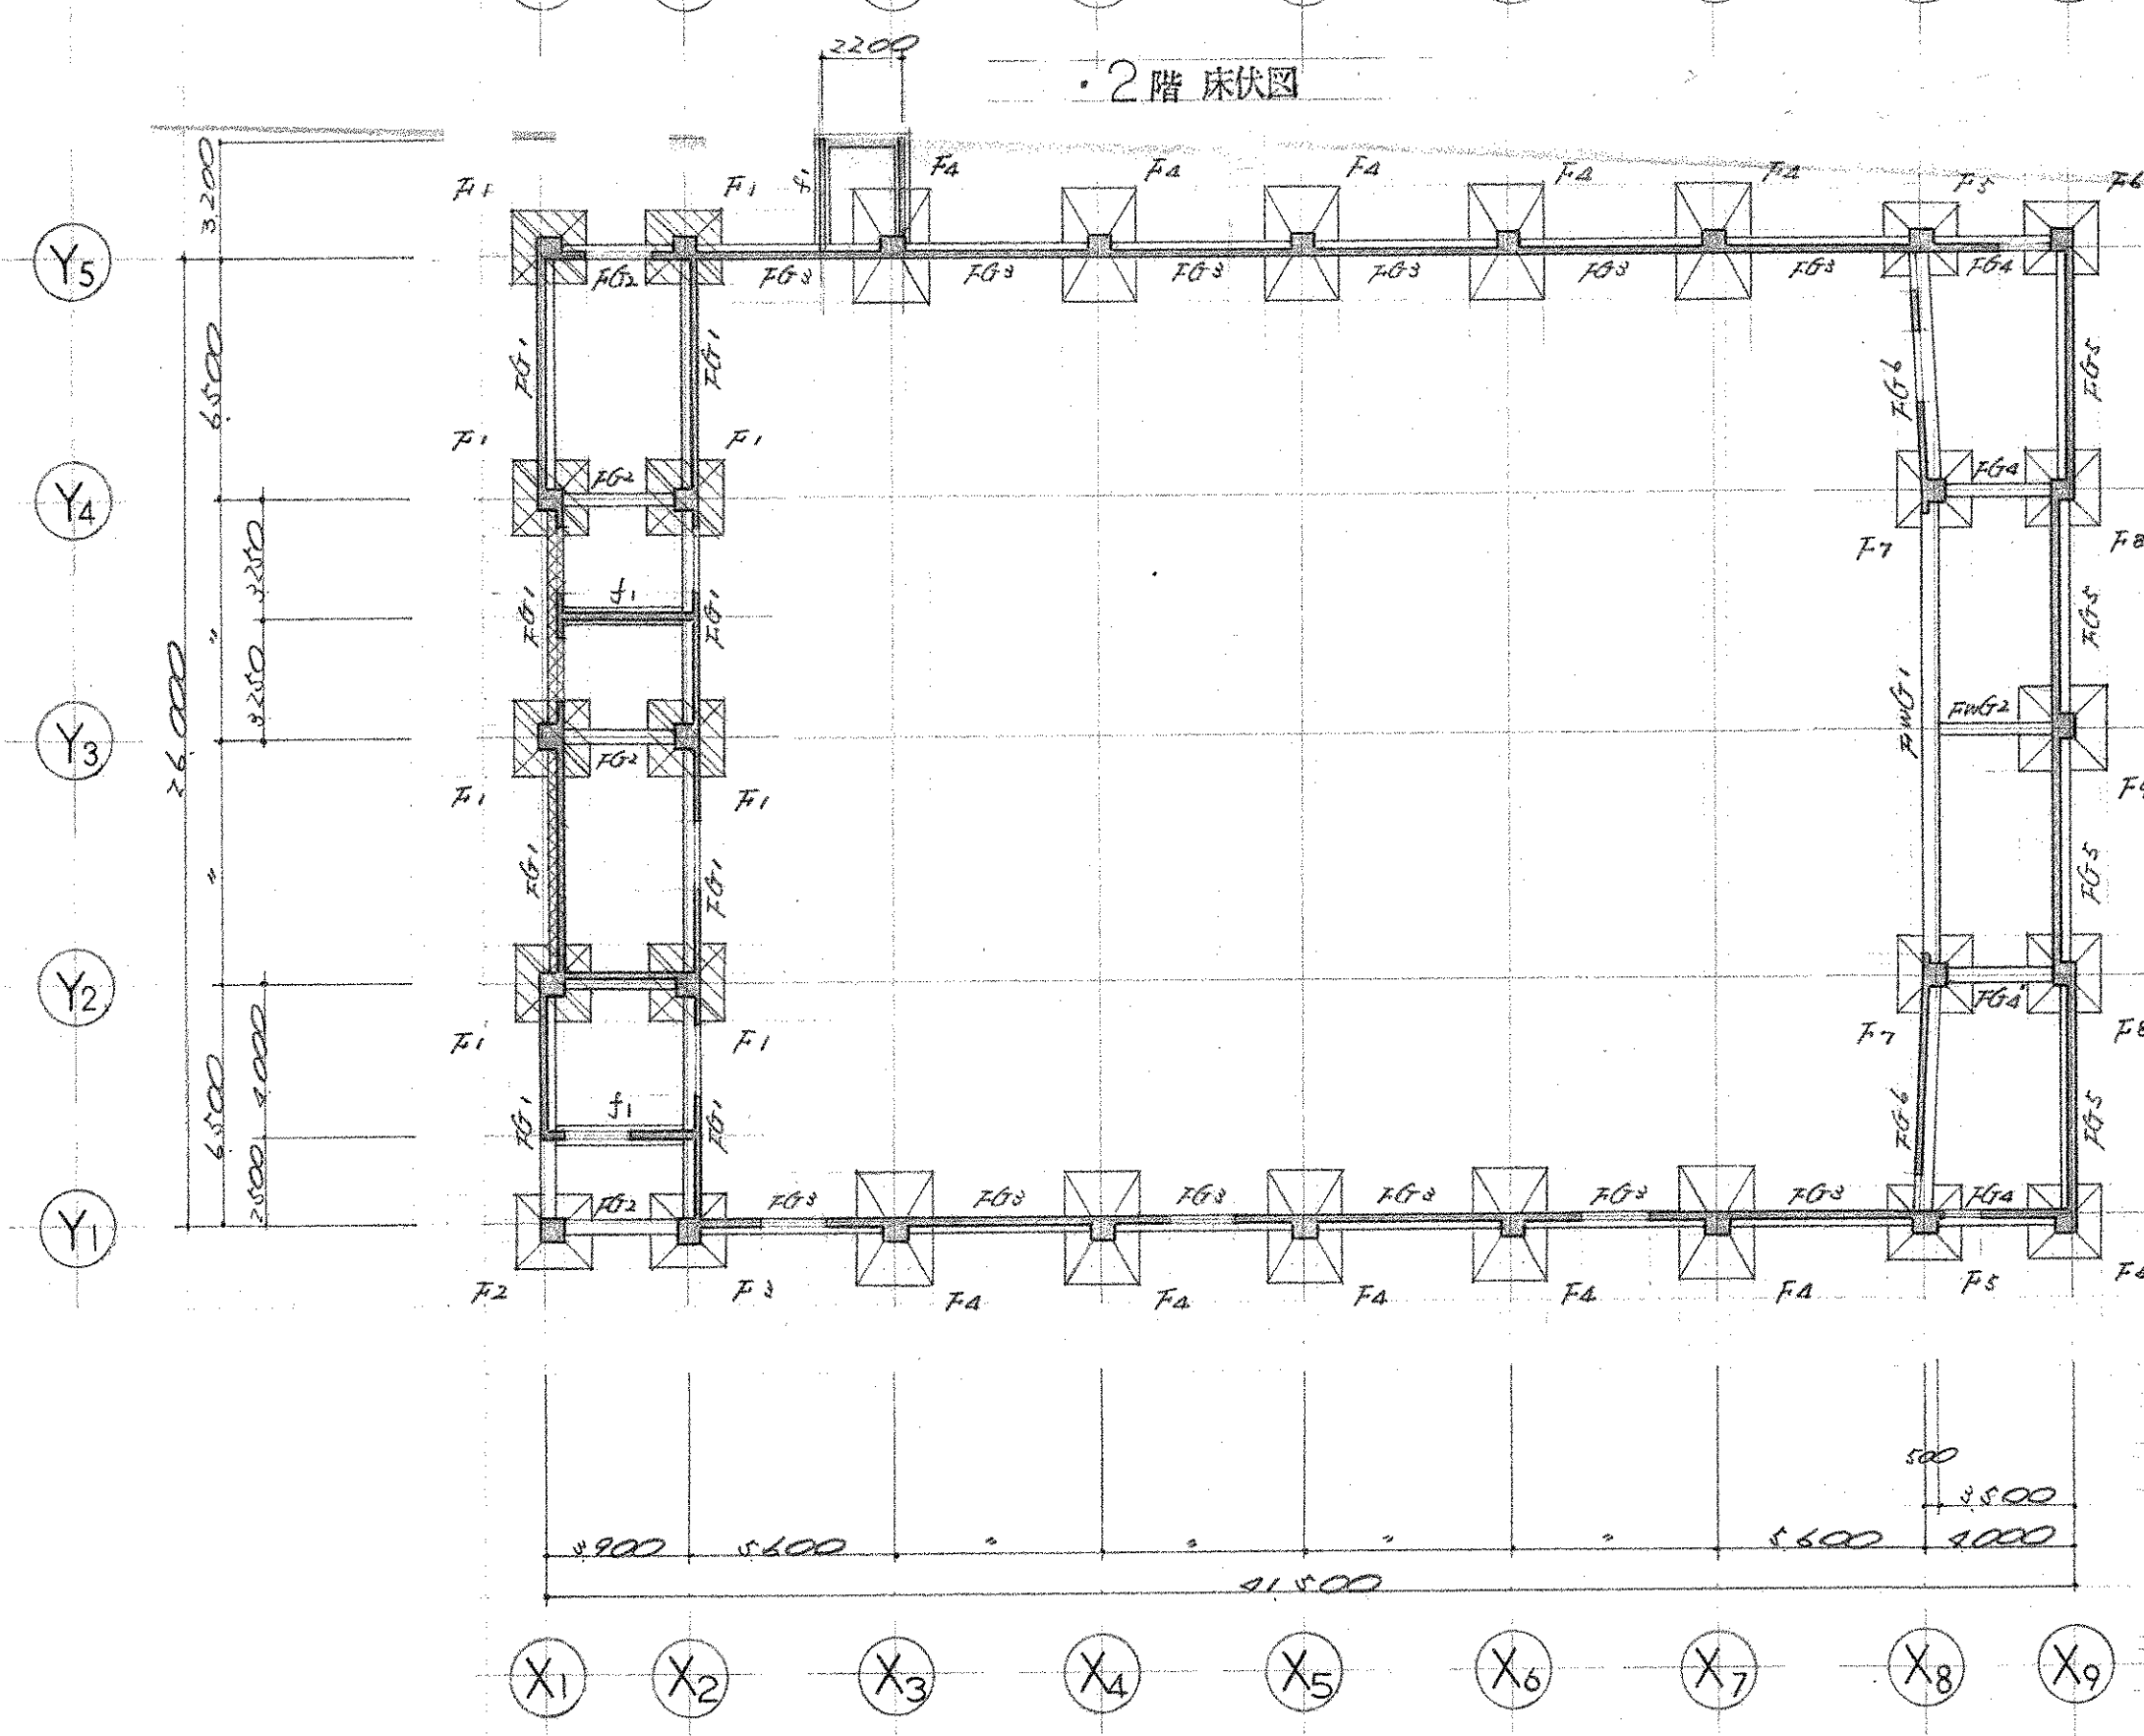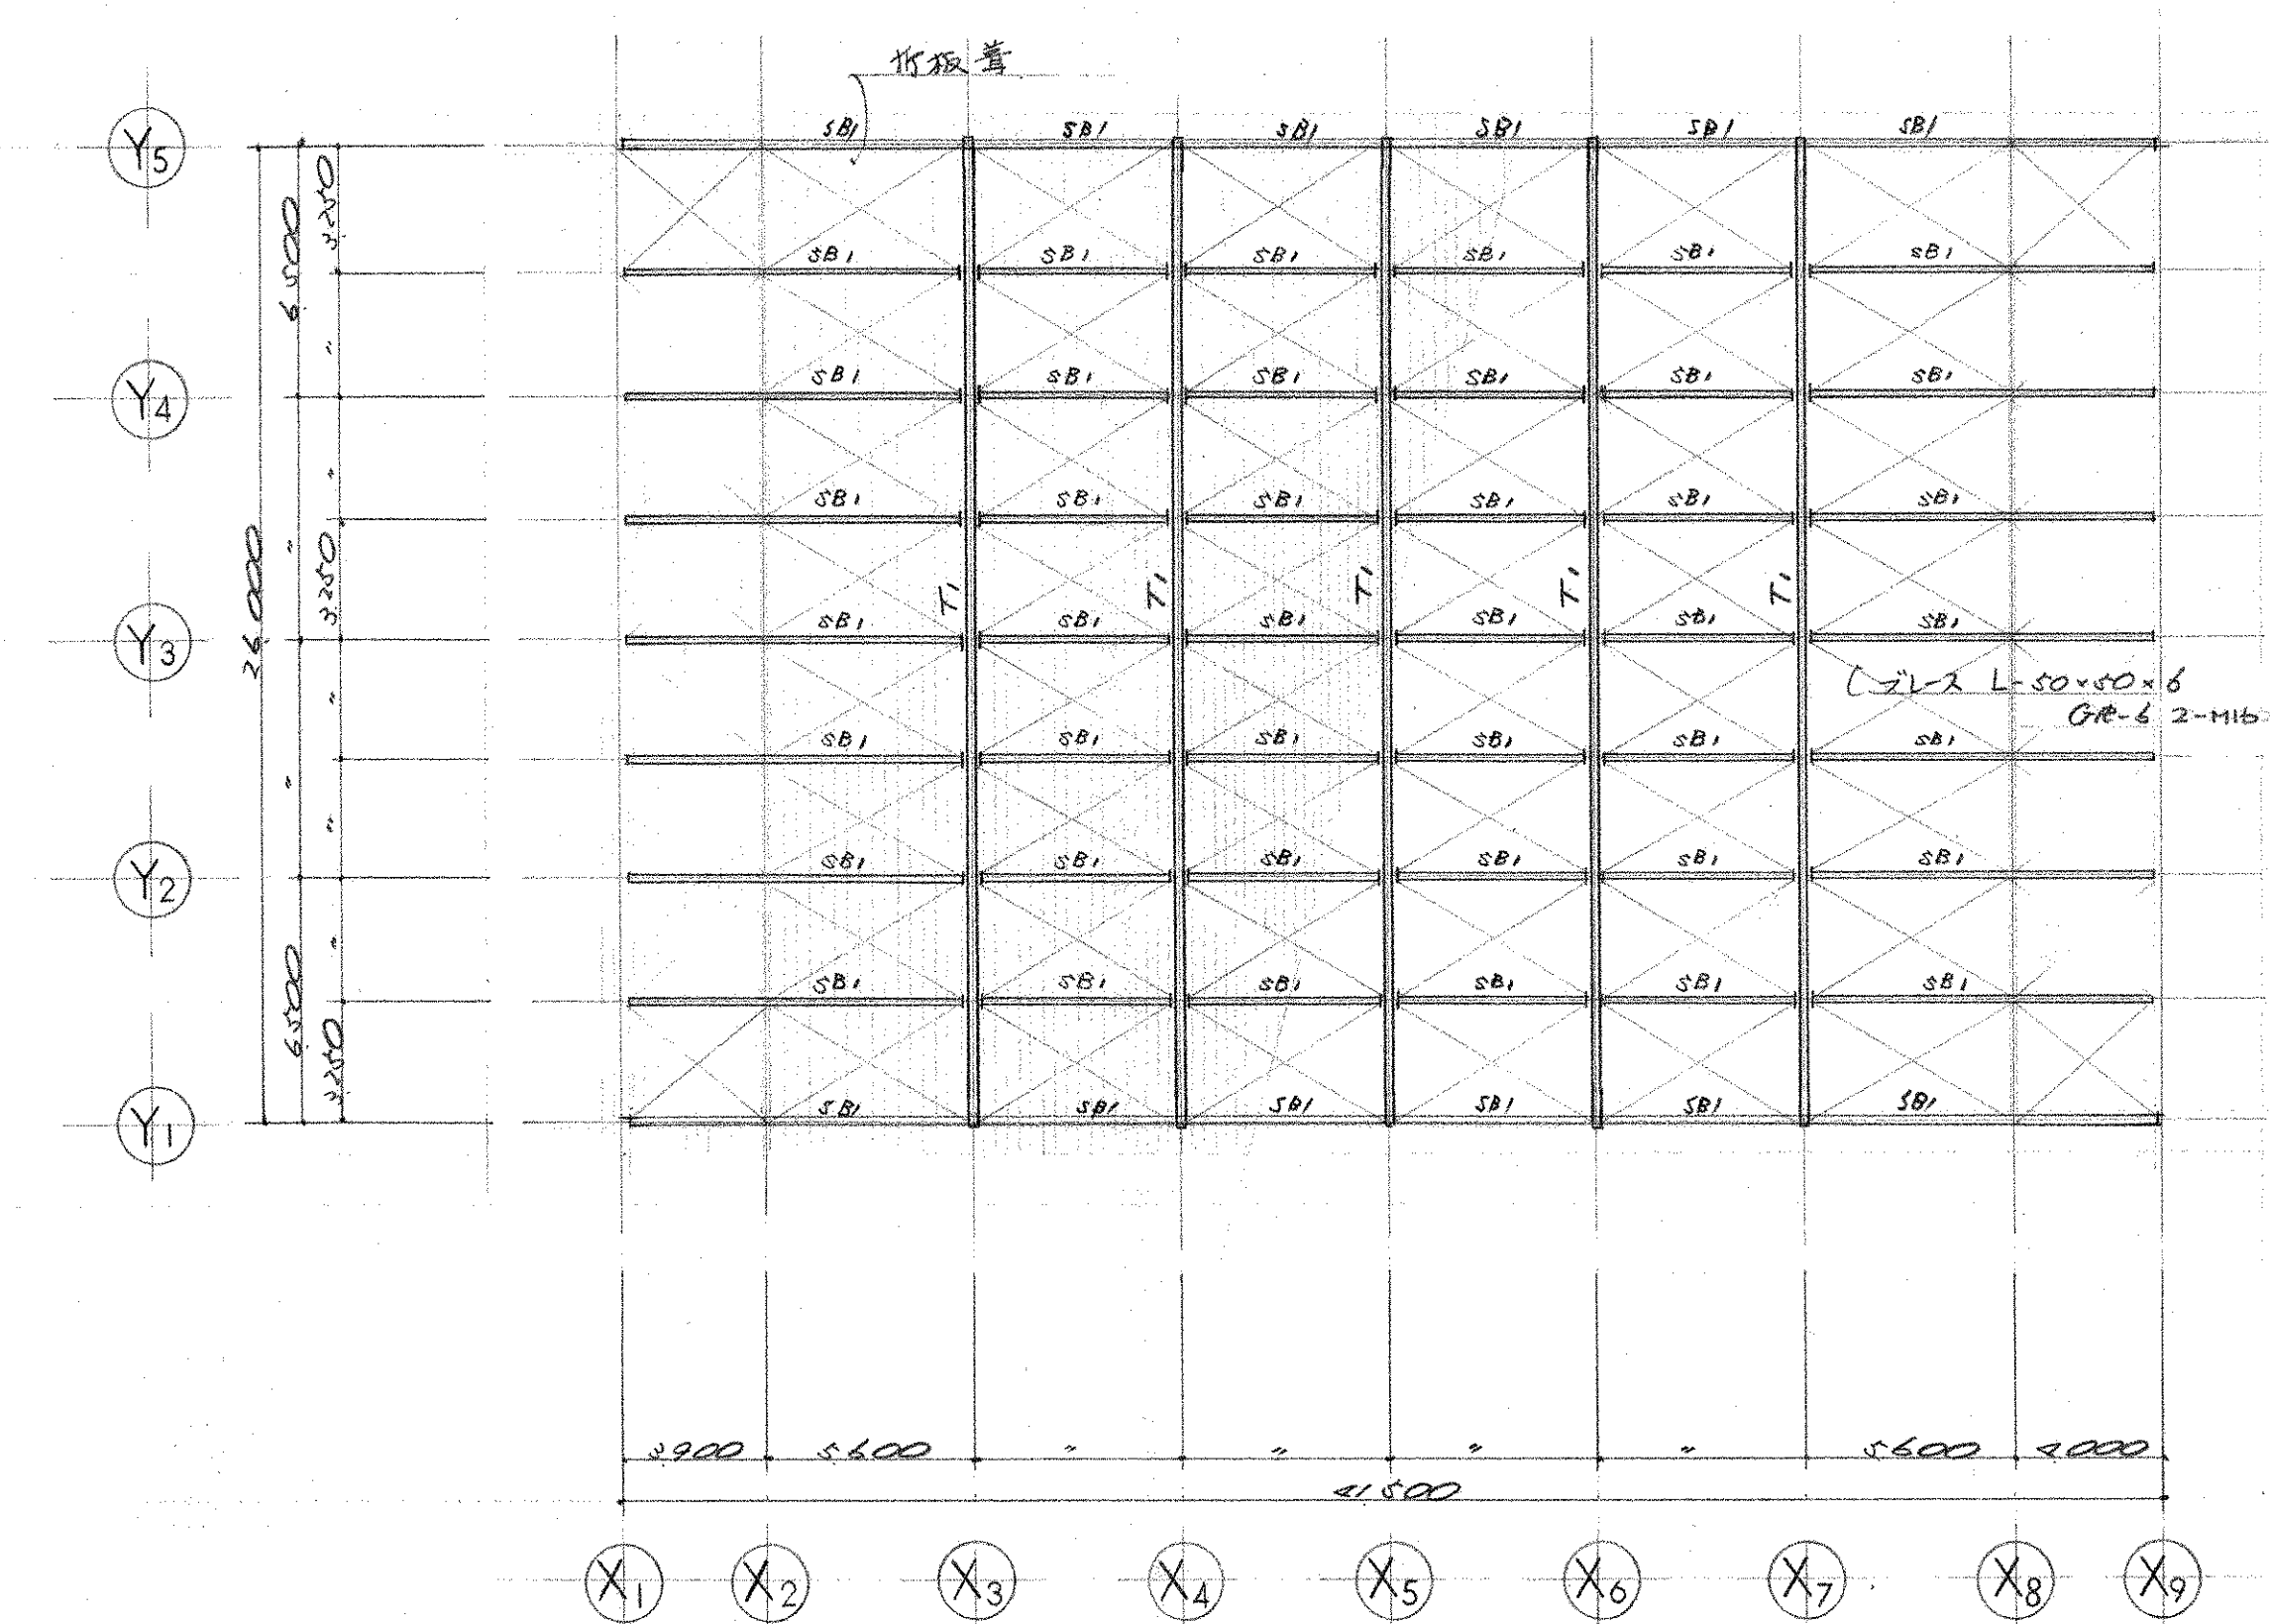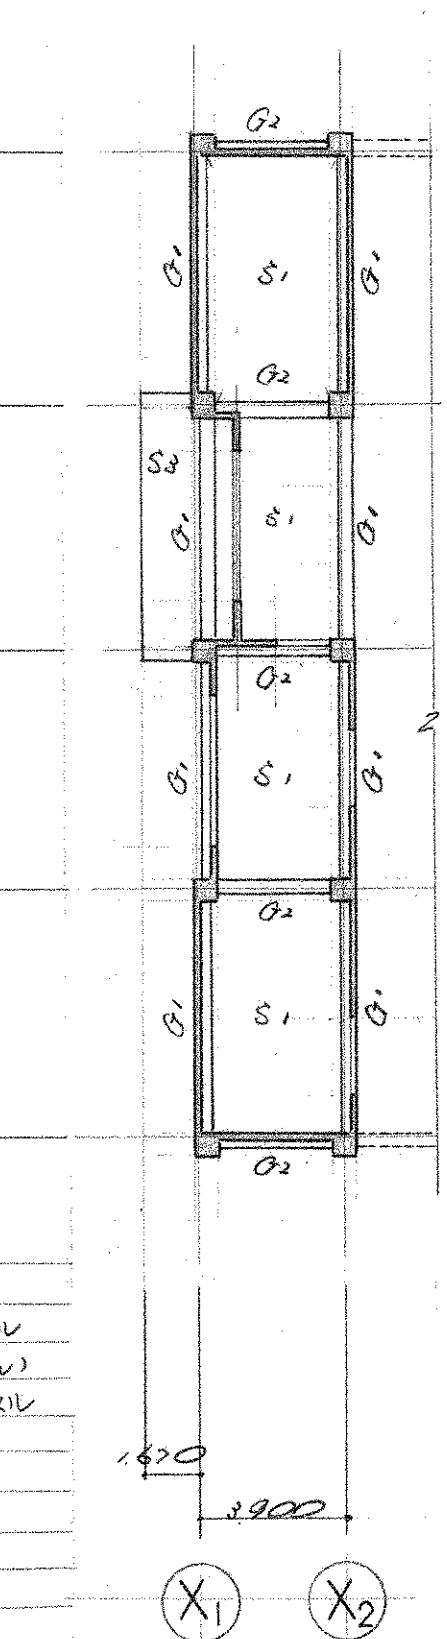

① 基礎深さは下記に示す
 □ GL-1300
 ▨ GL-2300
 ② 地中梁の天端は下記に示す
 □ GL±0
 ▨ GL-1,000

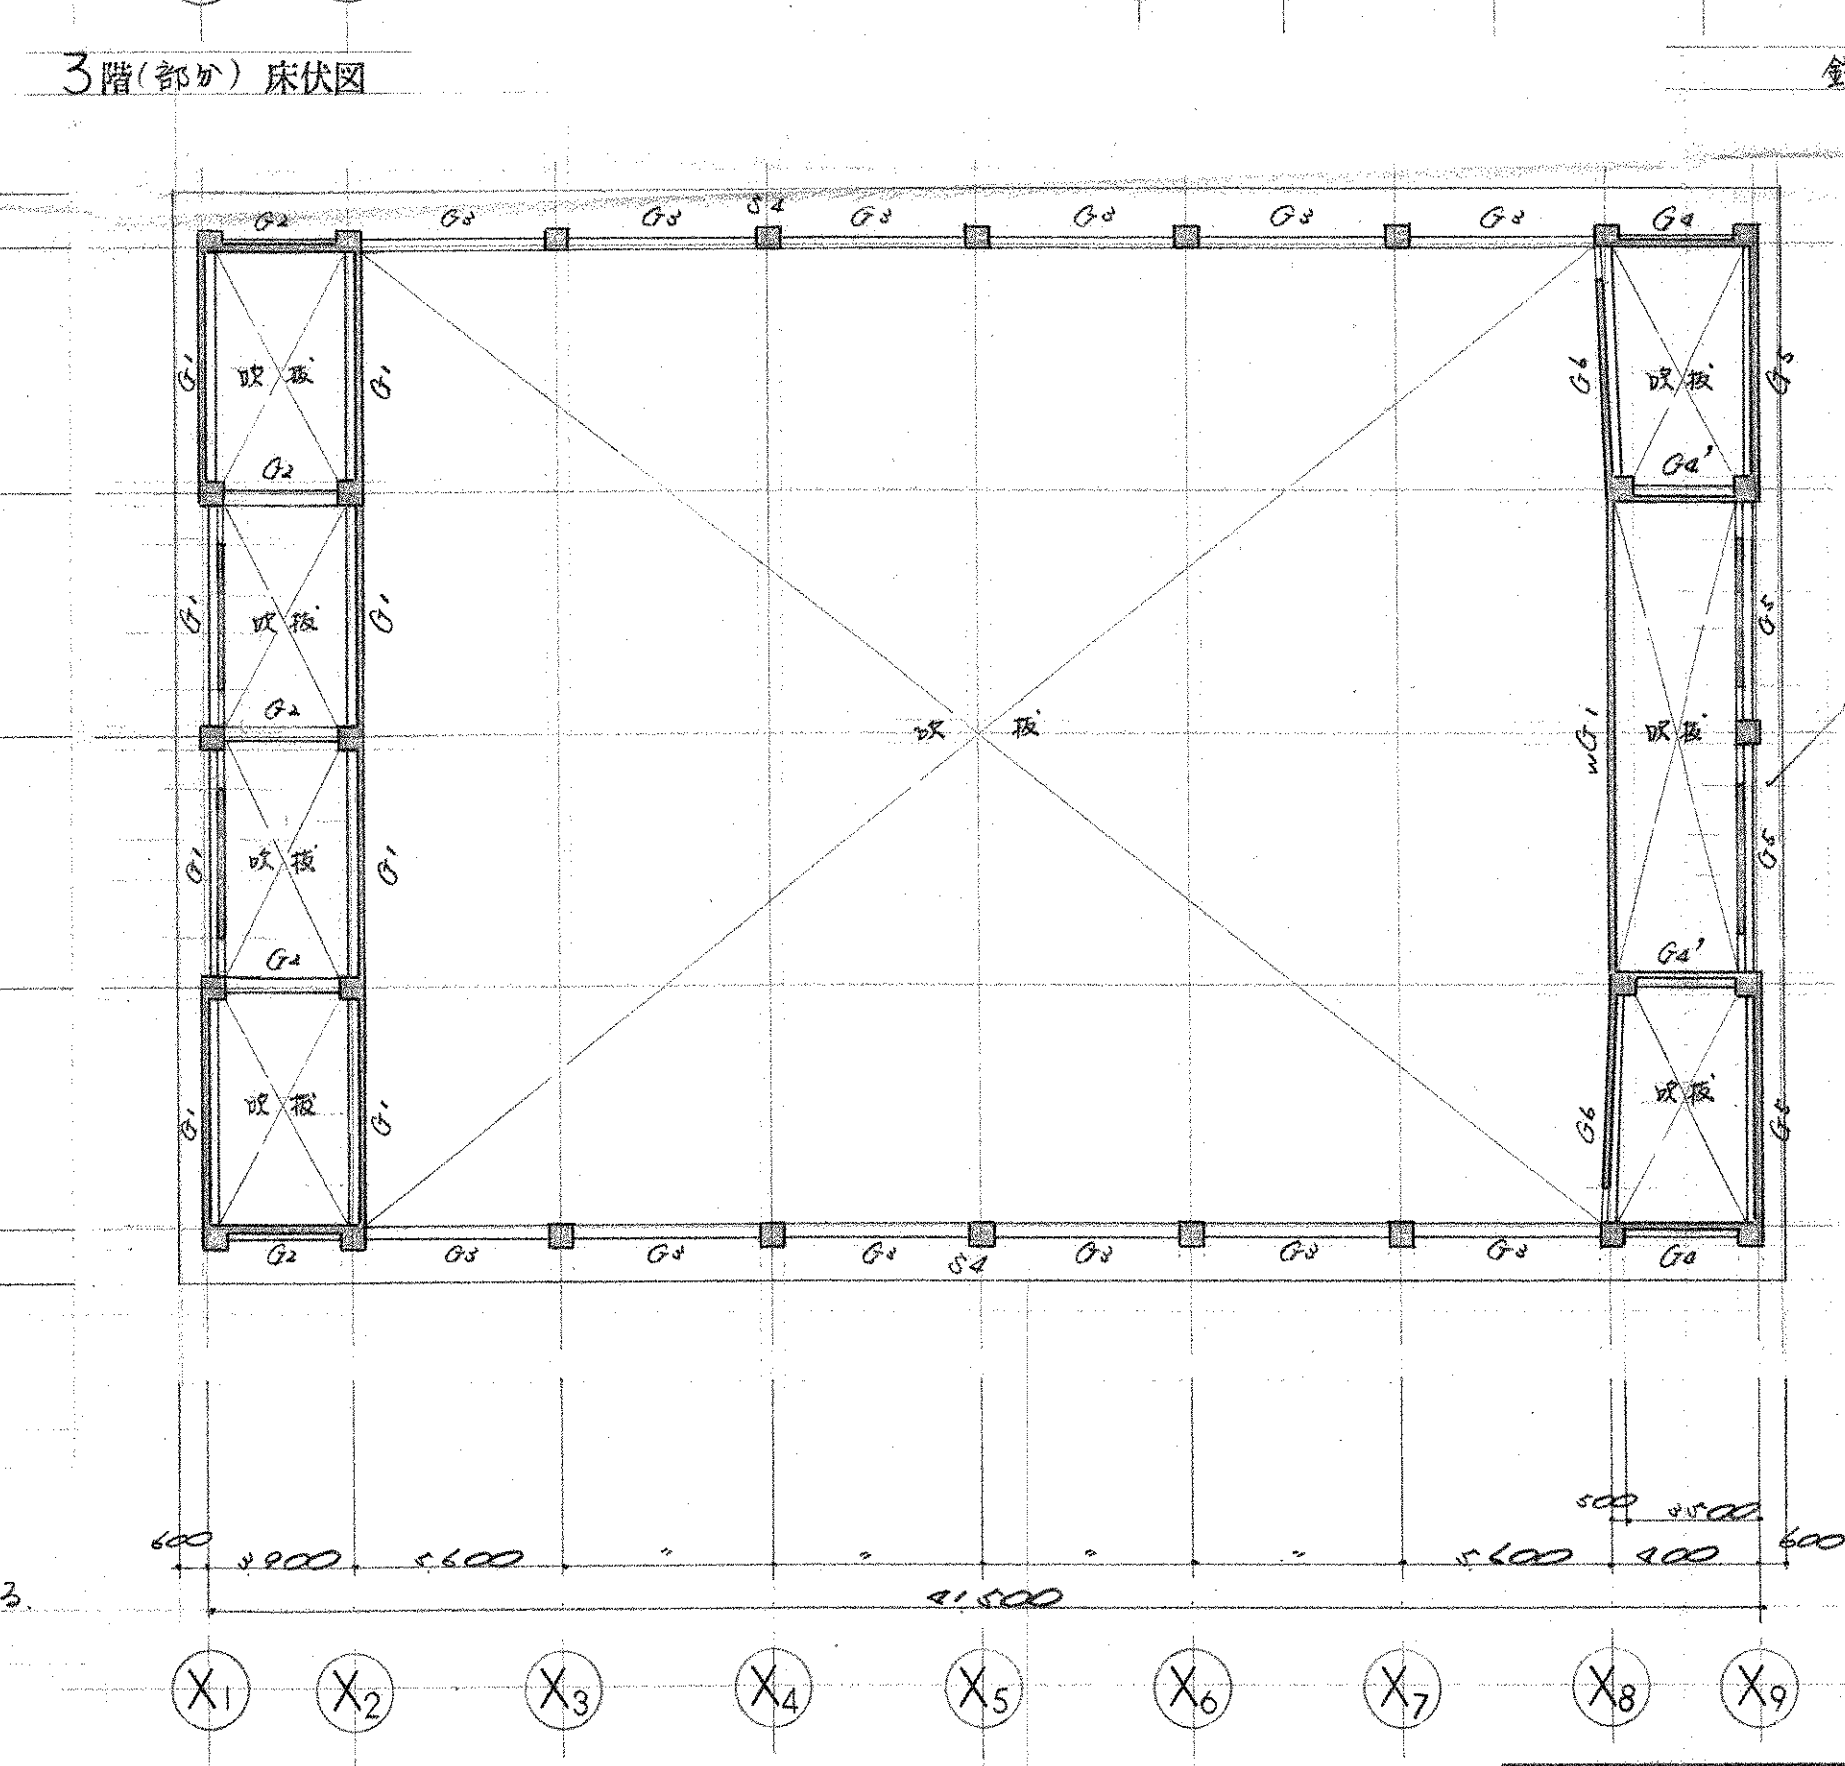

構造一般適用事項

- コンクリート $FC=180 \text{ kg/cm}^2$
- 鉄筋 SR24 規格相当品
- 鉄骨 SS41 規格相当品
- 地盤 基礎コンクリート 50 栗石 150 中砕石 50
- 普通土 中、3層以下
- ハイドロシール 2層 FST
- 設計地耐力 20 t/m^2 (長期)
- 鉄筋記号

35φ	◎印
22φ	○印
19φ	●印
16φ	⊕印
13φ	×印
9φ	-印

竣工図

工事名 市立四条坂南中学校屋内体育館新築工事 図面番号 201/



図面名 各階伏図・構造一般適用事項 縮尺 1:200

設計番号 設計年月日




株式会社 小河建築設計事務所

1 級建築士 登録番号第016 小河吉之助

基礎配筋図

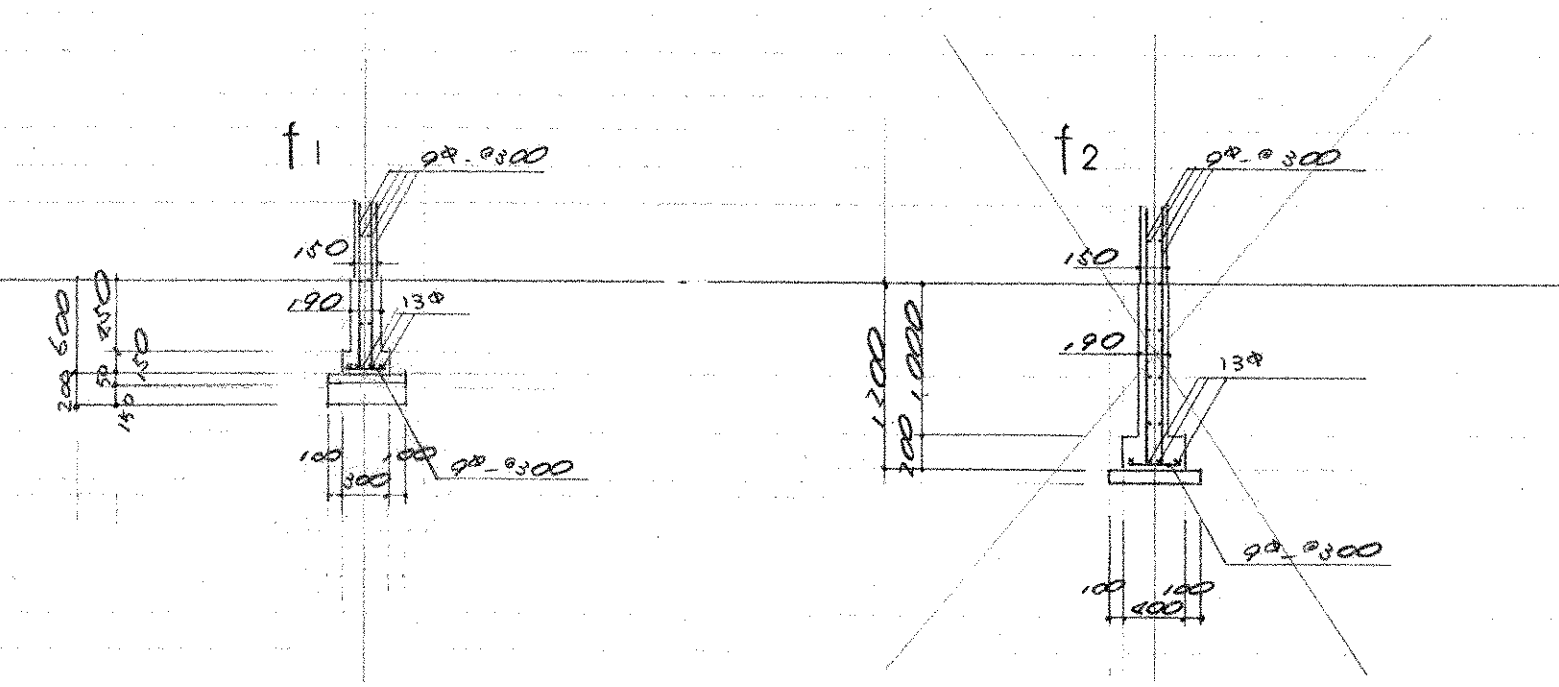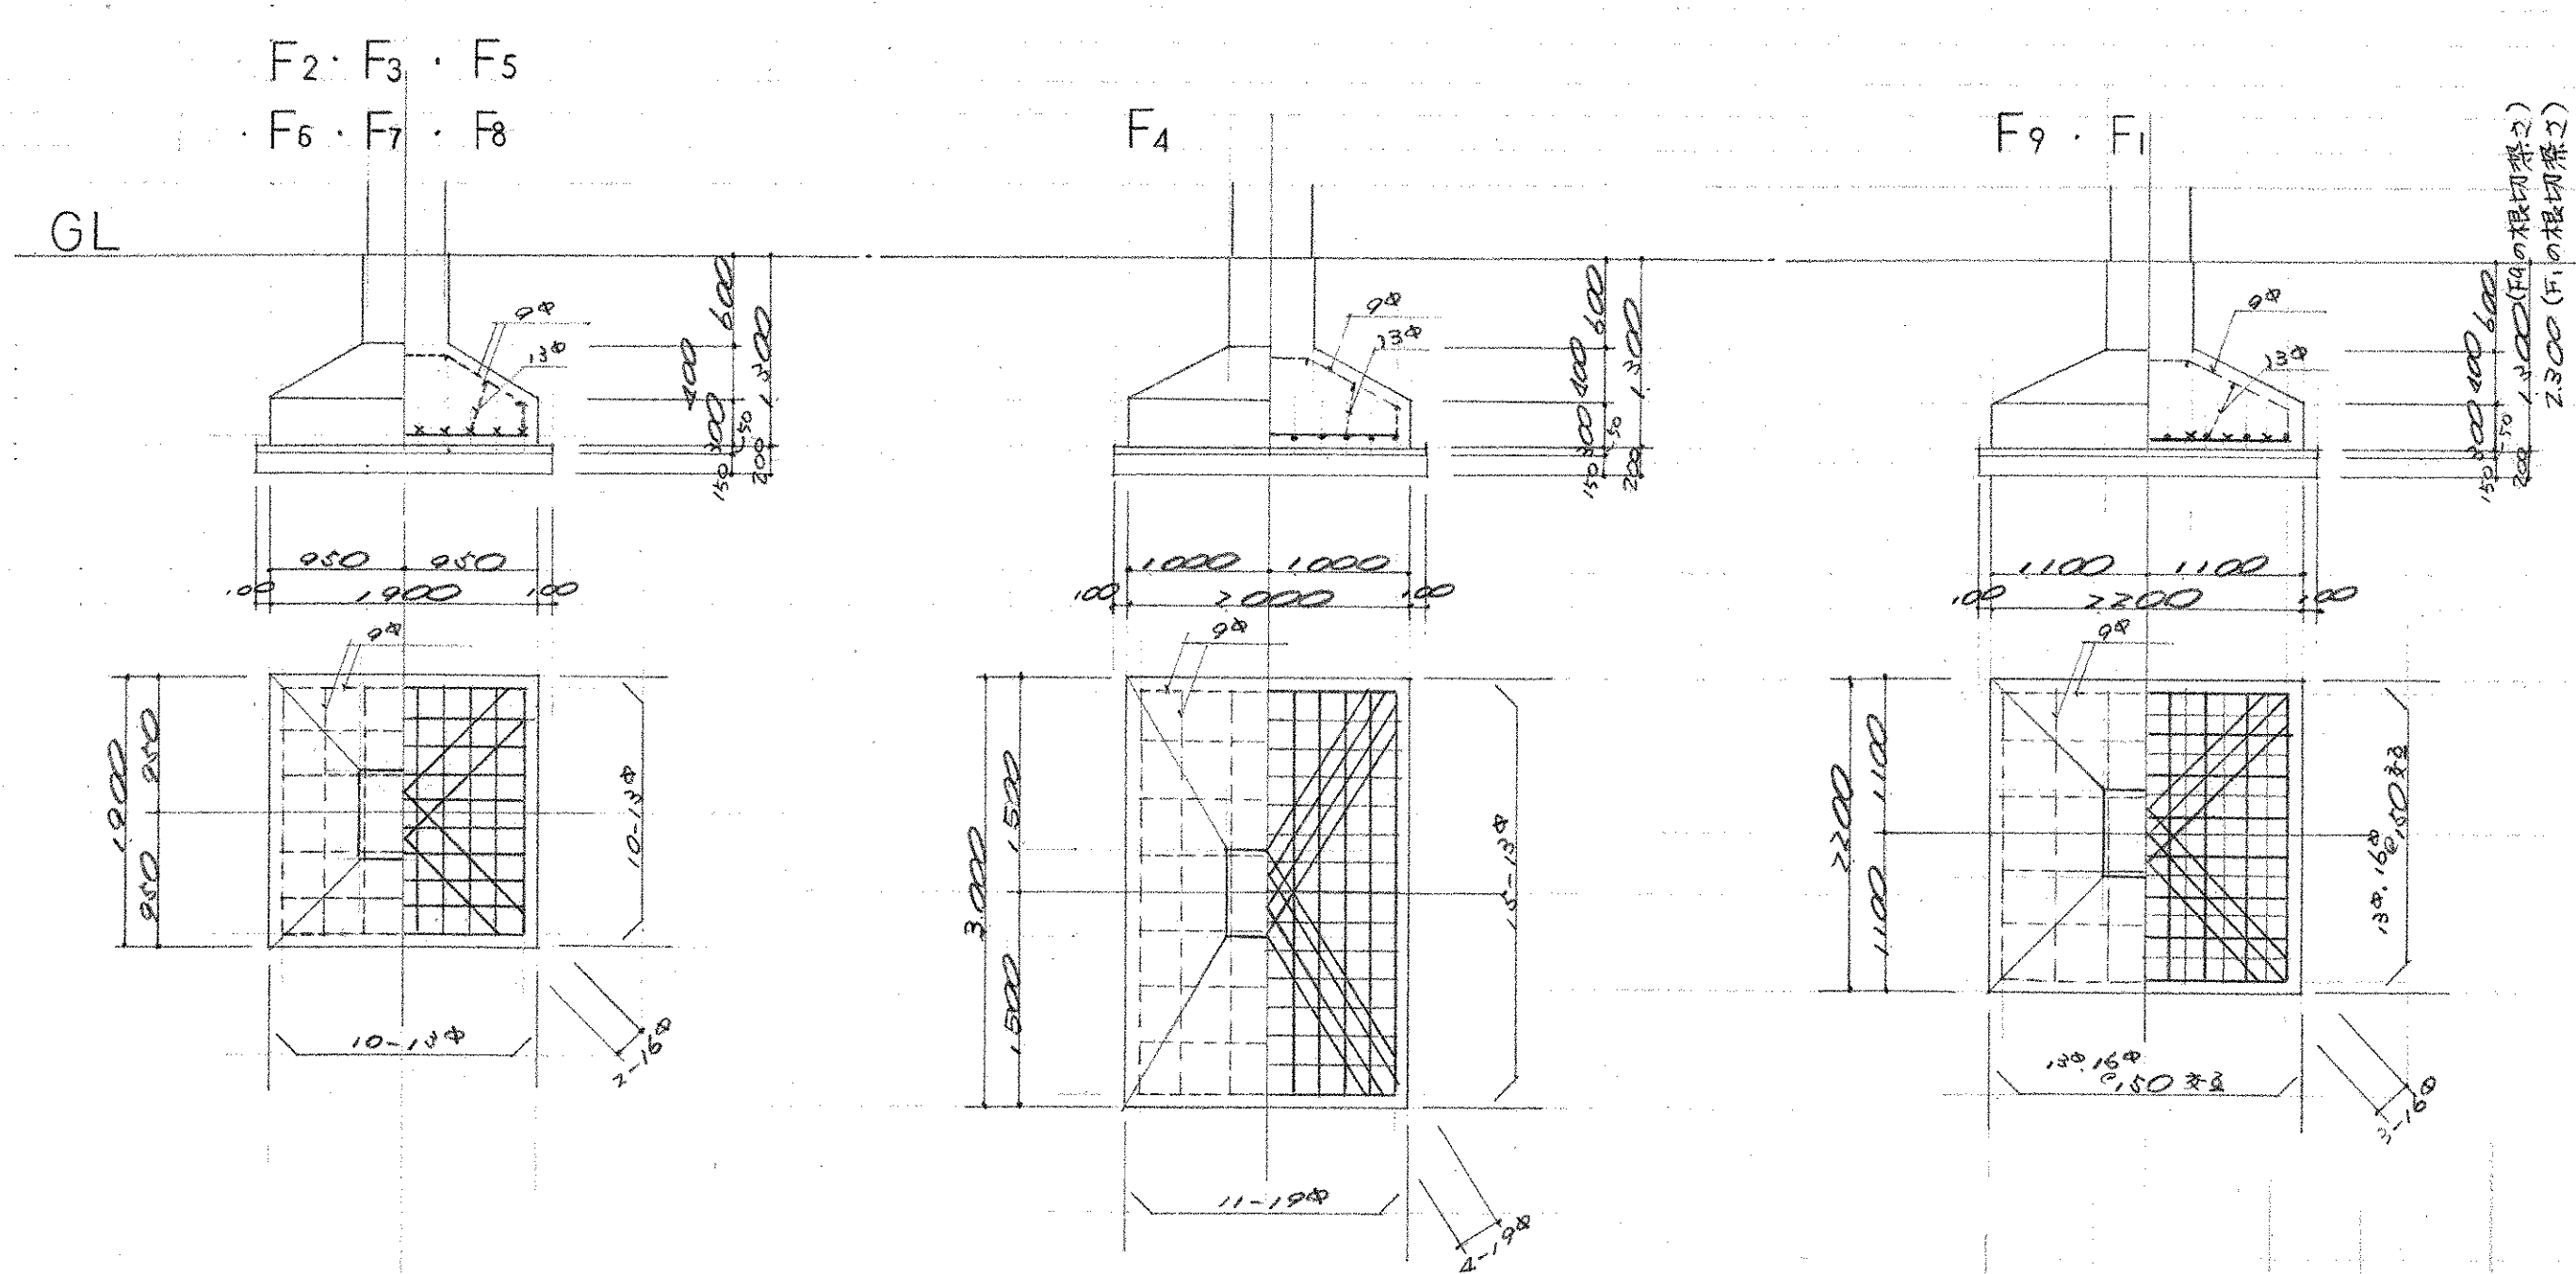

地中梁配筋リスト					
記号	FG1.5.6	FG1'	FG2.3.4	FG4'	FWG1.2
位置	全断面	全断面	全断面	全断面	全断面
断面					
断面寸法	400 x 1,000	400 x 1,000	350 x 1,000	350 x 1,000	300 x 1,000
上筋	4-22φ	4-22φ	4-19φ	4-19φ	3-19φ
下筋	4-22φ	4-22φ	4-19φ	4-19φ	3-19φ
展開	2-13φ	2-13φ	2-13φ	2-13φ	2-13φ
S・T	13φ-0.300	13φ-0.300	13φ-0.300	13φ-0.300	13φ-0.300

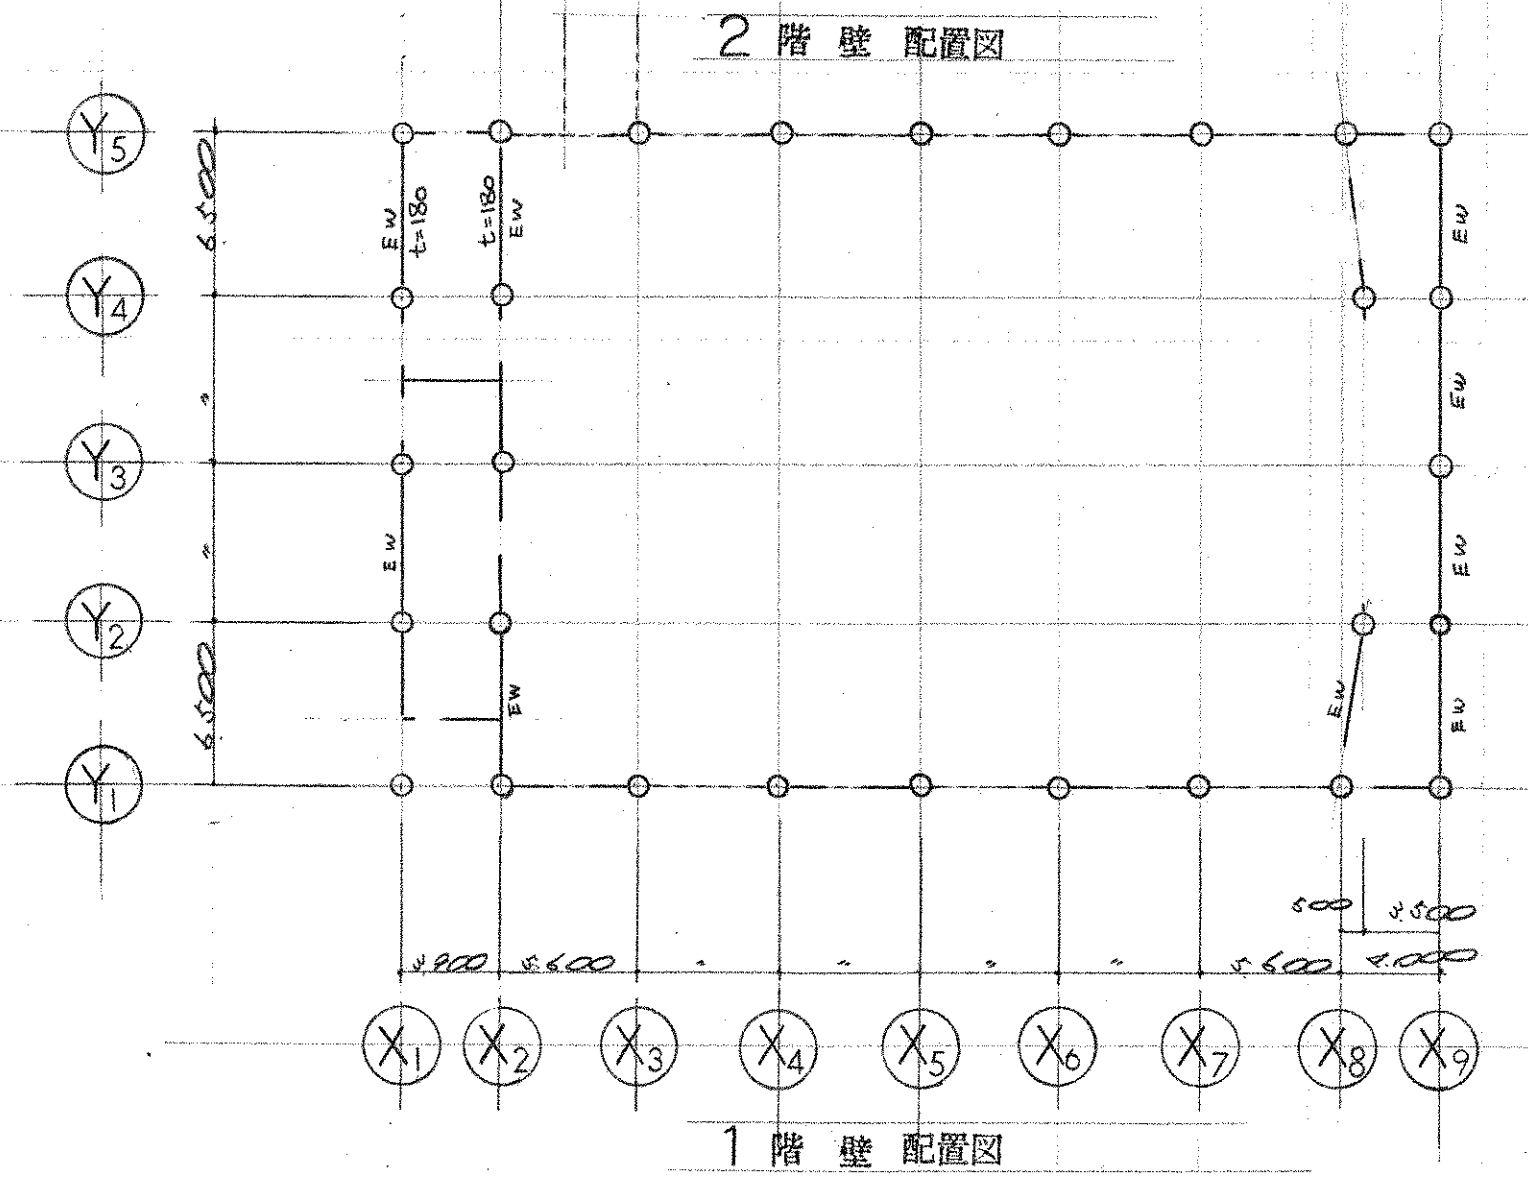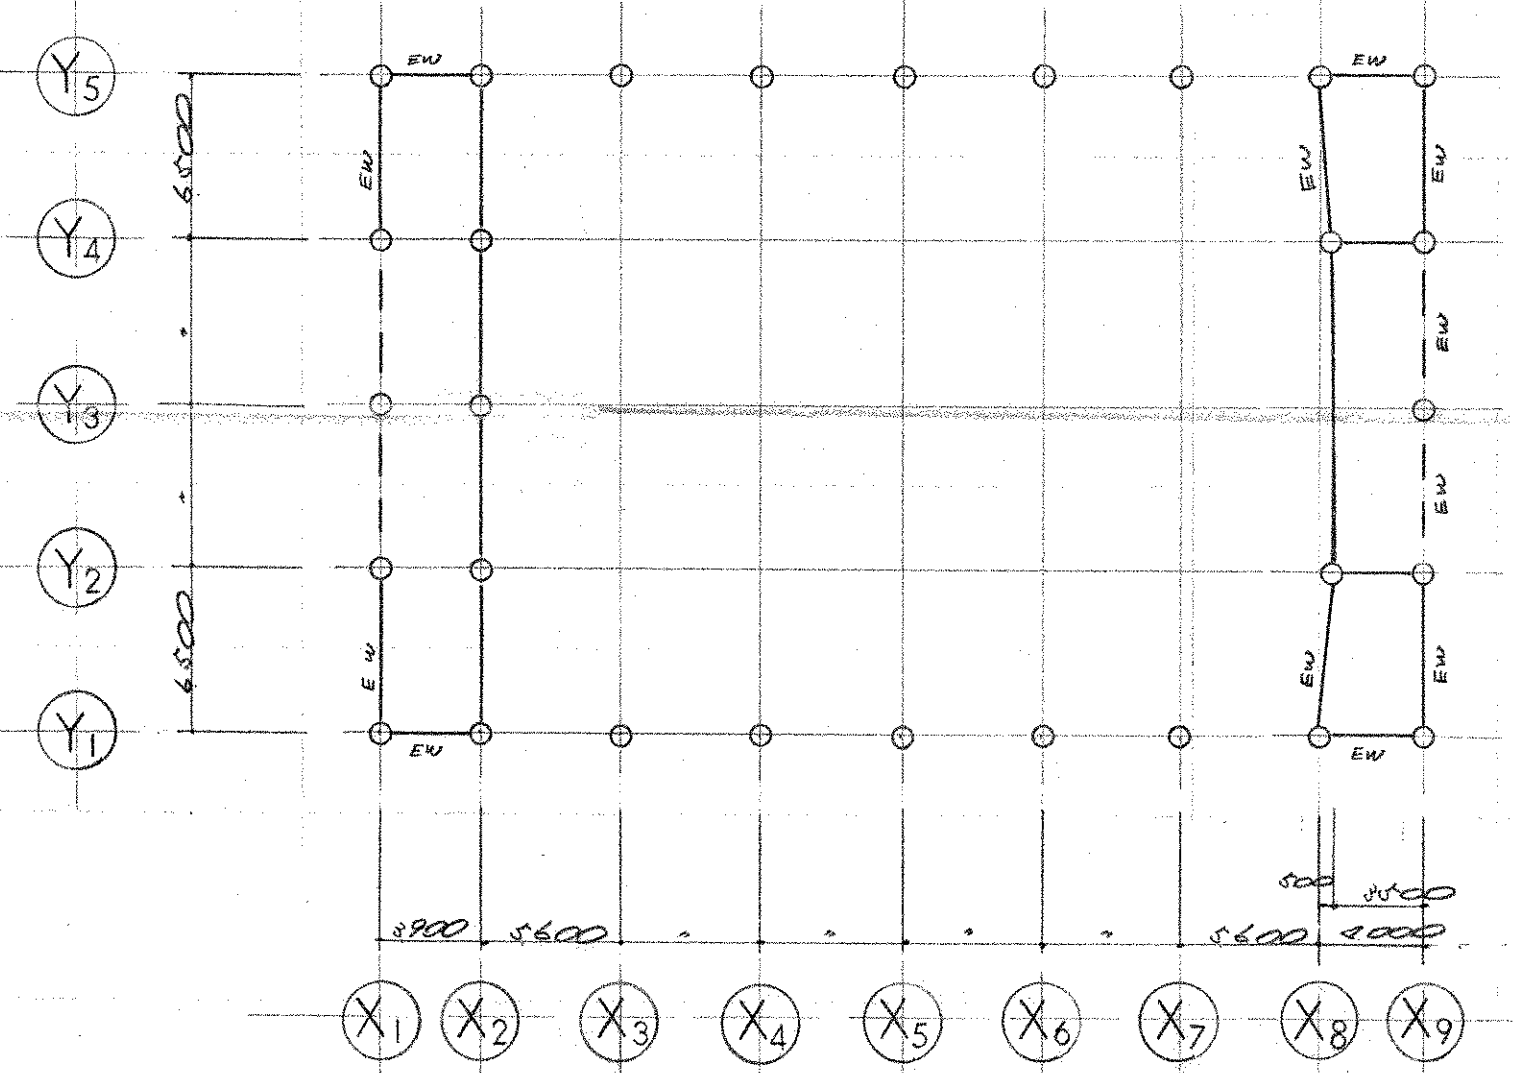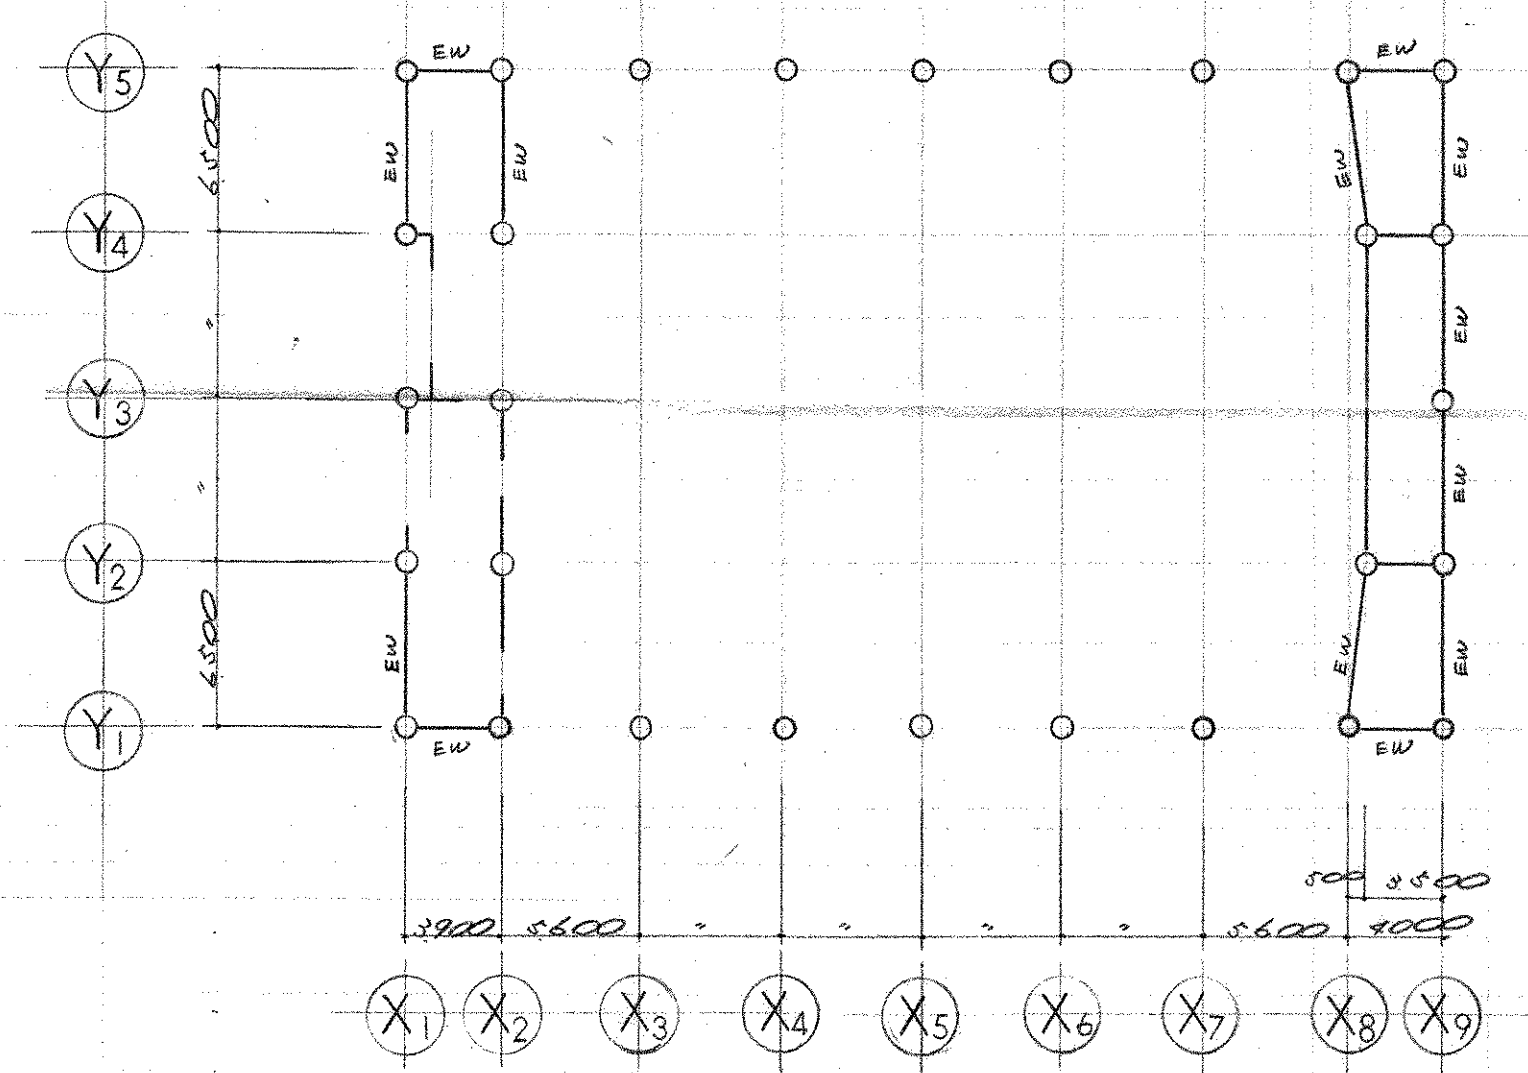

壁配筋リスト 壁厚180mmは特記に示す				壁開口部補強筋配筋凡例
記号	壁厚	断面	タテ筋 ヨコ筋 開口部補強筋 備考	
	120		9φ-200 x 7φ	
	140		9φ-200 x 7φ	
	150・180		9φ-200 x 7φ	
	150		9φ-200 x 7φ	

竣工図

工事名 市立四条畷南中学校屋内体育館新築工事 図面番号 202/

図面名 各階壁配置図 縮尺 1:50


基礎配筋図・地中梁配筋リスト 設計年月日 1:300

株式会社 小河建築設計事務所

1級建築士 登録番号第8016 小河吉之

梁配筋リスト											
記号	RG1・2	RG3		RG4・4'	RG5・6	RWG1		3G1	3G2・4		3G4'
位置	全断面	X2・X8端	中央	X3・X7端	全断面	全断面		全断面	両端	中央	両端
断面											
断面寸法	300 x 550	300 x 550		300 x 550	300 x 550	200 x 2400		300 x 550	300 x 550		300 x 550
上筋	3-19φ	3-19φ	4-19φ	3-19φ	3-19φ	5-19φ		3-19φ	4-19φ	3-19φ	3-19φ
下筋	3-19φ	3-19φ	3-19φ	3-19φ	3-19φ	5-19φ		3-19φ	3-19φ	3-19φ	3-19φ
腰筋	2-9φ	2-9φ	3-19φ	2-9φ	2-9φ	10-16φ		2-9φ	3-19φ	3-19φ	3-19φ
S・T	φ2-φ200	φ2-φ200		φ2-φ200	φ2-φ200	φ2-φ200		φ2-φ200	φ2-φ200	φ2-φ200	φ2-φ200
記号	2G1	2G1'		2G2	2G3	2G4		2G5・6	2G6'	2G8	2WG2
位置	両端	中央	Y1端	中央	Y2端	X1端	中央	X2端	X3・X7端	X9端	中央
断面											
断面寸法	300 x 600	300 x 600		300 x 600	300 x 600	300 x 600		300 x 600	300 x 600	300 x 500	300 x 500
上筋	3-19φ	3-19φ	4-19φ	3-19φ	3-19φ	3-19φ	3-19φ	3-19φ	3-19φ	3-19φ	3-19φ
下筋	3-19φ	3-19φ	3-19φ	3-19φ	3-19φ	3-19φ	3-19φ	3-19φ	3-19φ	3-19φ	3-19φ
腰筋	2-9φ	2-9φ	3-19φ	2-9φ	2-9φ	2-9φ	2-9φ	2-9φ	2-9φ	2-9φ	2-9φ
S・T	φ2-φ200	φ2-φ200		φ2-φ200	φ2-φ200	φ2-φ200		φ2-φ200	φ2-φ200	φ2-φ200	φ2-φ200


柱配筋リスト											
記号	C1	C2	C2'	C3	C3'	C4	C5	C6	C7	C8	C9
3階柱		C1=15φ		C1=15φ				C1=15φ	C1=15φ	C1=15φ	C1=15φ
断面寸法	550 x 550	550 x 550		550 x 550		550 x 550		550 x 550	550 x 550	550 x 550	550 x 550
主筋	10-19φ	10-19φ		10-19φ		10-19φ		10-19φ	10-19φ	10-19φ	10-19φ
H O O P	φ2-φ100	φ2-φ100		φ2-φ100		φ2-φ100		φ2-φ100	φ2-φ100	φ2-φ100	φ2-φ100
D I A	φ2-φ500	φ2-φ500		φ2-φ500		φ2-φ500		φ2-φ500	φ2-φ500	φ2-φ500	φ2-φ500
2階柱		C1=15φ		C1=15φ				C1=15φ	C1=15φ	C1=15φ	C1=15φ
断面寸法	550 x 550	550 x 550		550 x 550		550 x 550		550 x 550	550 x 550	550 x 550	550 x 550
主筋	10-19φ	10-19φ		10-19φ		10-19φ		10-19φ	10-19φ	10-19φ	10-19φ
H O O P	φ2-φ100	φ2-φ100		φ2-φ100		φ2-φ100		φ2-φ100	φ2-φ100	φ2-φ100	φ2-φ100
D I A	φ2-φ500	φ2-φ500		φ2-φ500		φ2-φ500		φ2-φ500	φ2-φ500	φ2-φ500	φ2-φ500
1階柱		C1=15φ		C1=15φ	C1=15φ			C1=15φ			C1=15φ
断面寸法	550 x 550	550 x 550		550 x 550	550 x 550	550 x 550		550 x 550	550 x 550	550 x 550	550 x 550
主筋	10-19φ	10-19φ		10-19φ	10-19φ	10-19φ		10-19φ	10-19φ	10-19φ	10-19φ
H O O P	φ2-φ100	φ2-φ100		φ2-φ100	φ2-φ100	φ2-φ100		φ2-φ100	φ2-φ100	φ2-φ100	φ2-φ100
D I A	φ2-φ500	φ2-φ500		φ2-φ500	φ2-φ500	φ2-φ500		φ2-φ500	φ2-φ500	φ2-φ500	φ2-φ500

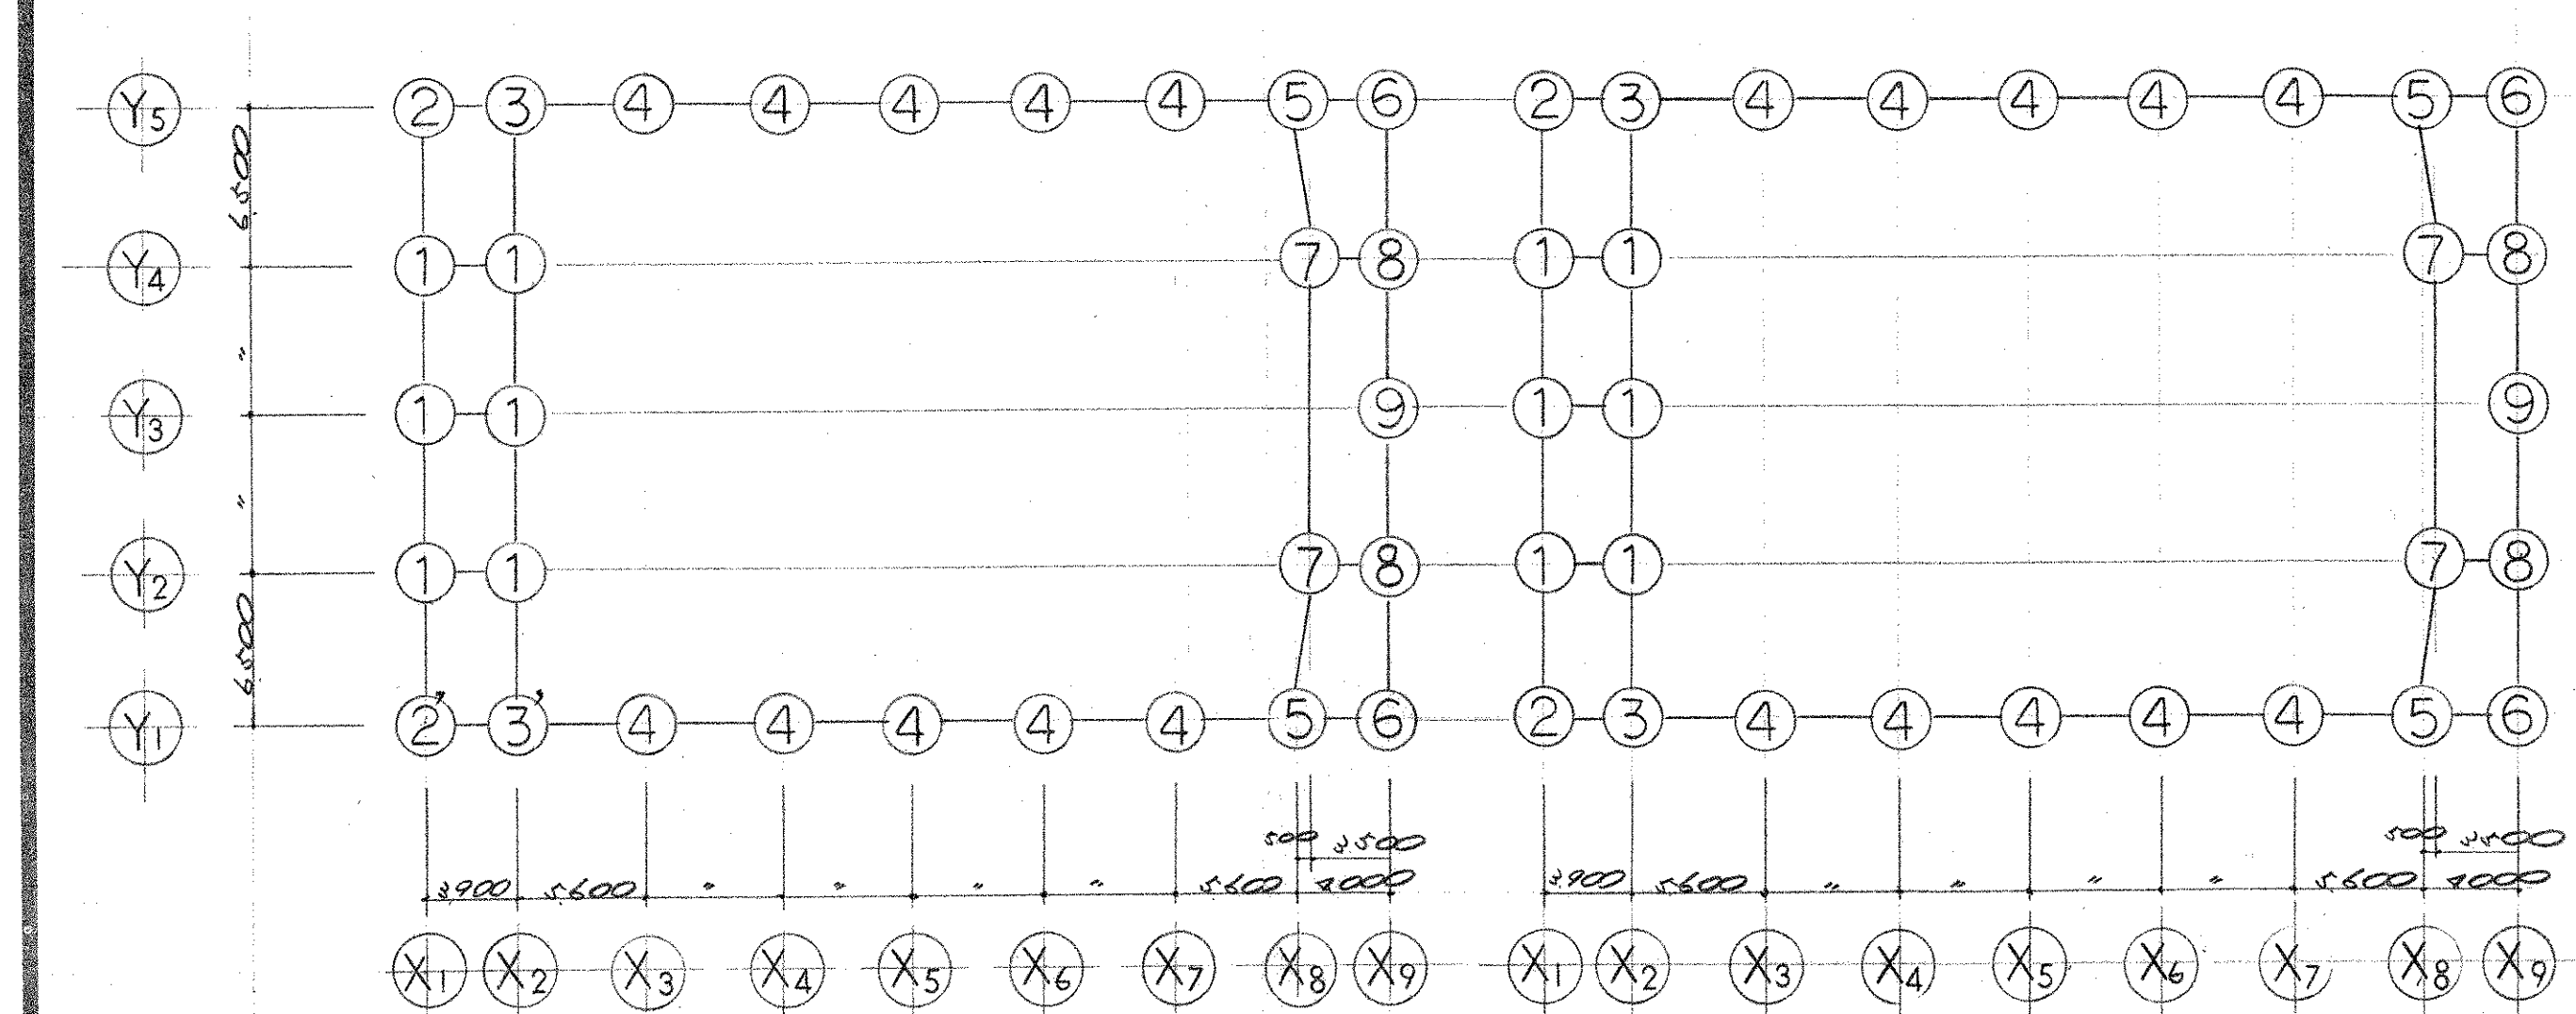

1階 柱記号表

2・3階 柱記号表

床版配筋リスト									
記号	厚	位置	短辺方向		長辺方向		短辺方向		備考
			端部	中央	端部	中央	端部	中央	
3S1	130	上筋	φ2-φ200	φ2-φ200	φ2-φ200	φ2-φ200	φ2-φ200	φ2-φ200	
2S1	130	下筋	φ2-φ200	φ2-φ200	φ2-φ200	φ2-φ200	φ2-φ200	φ2-φ200	配筋図参照
2S2	120	上筋	φ2-φ200	φ2-φ200	φ2-φ200	φ2-φ200	φ2-φ200	φ2-φ200	配筋図参照
2S3	130	下筋	φ2-φ200	φ2-φ200	φ2-φ200	φ2-φ200	φ2-φ200	φ2-φ200	配筋図参照
RS4	120	上筋	φ2-φ200	φ2-φ200	φ2-φ200	φ2-φ200	φ2-φ200	φ2-φ200	配筋図参照
2S4	130	下筋	φ2-φ200	φ2-φ200	φ2-φ200	φ2-φ200	φ2-φ200	φ2-φ200	配筋図参照
2S5	120	上筋	φ2-φ200	φ2-φ200	φ2-φ200	φ2-φ200	φ2-φ200	φ2-φ200	
2S6	130	下筋	φ2-φ200	φ2-φ200	φ2-φ200	φ2-φ200	φ2-φ200	φ2-φ200	

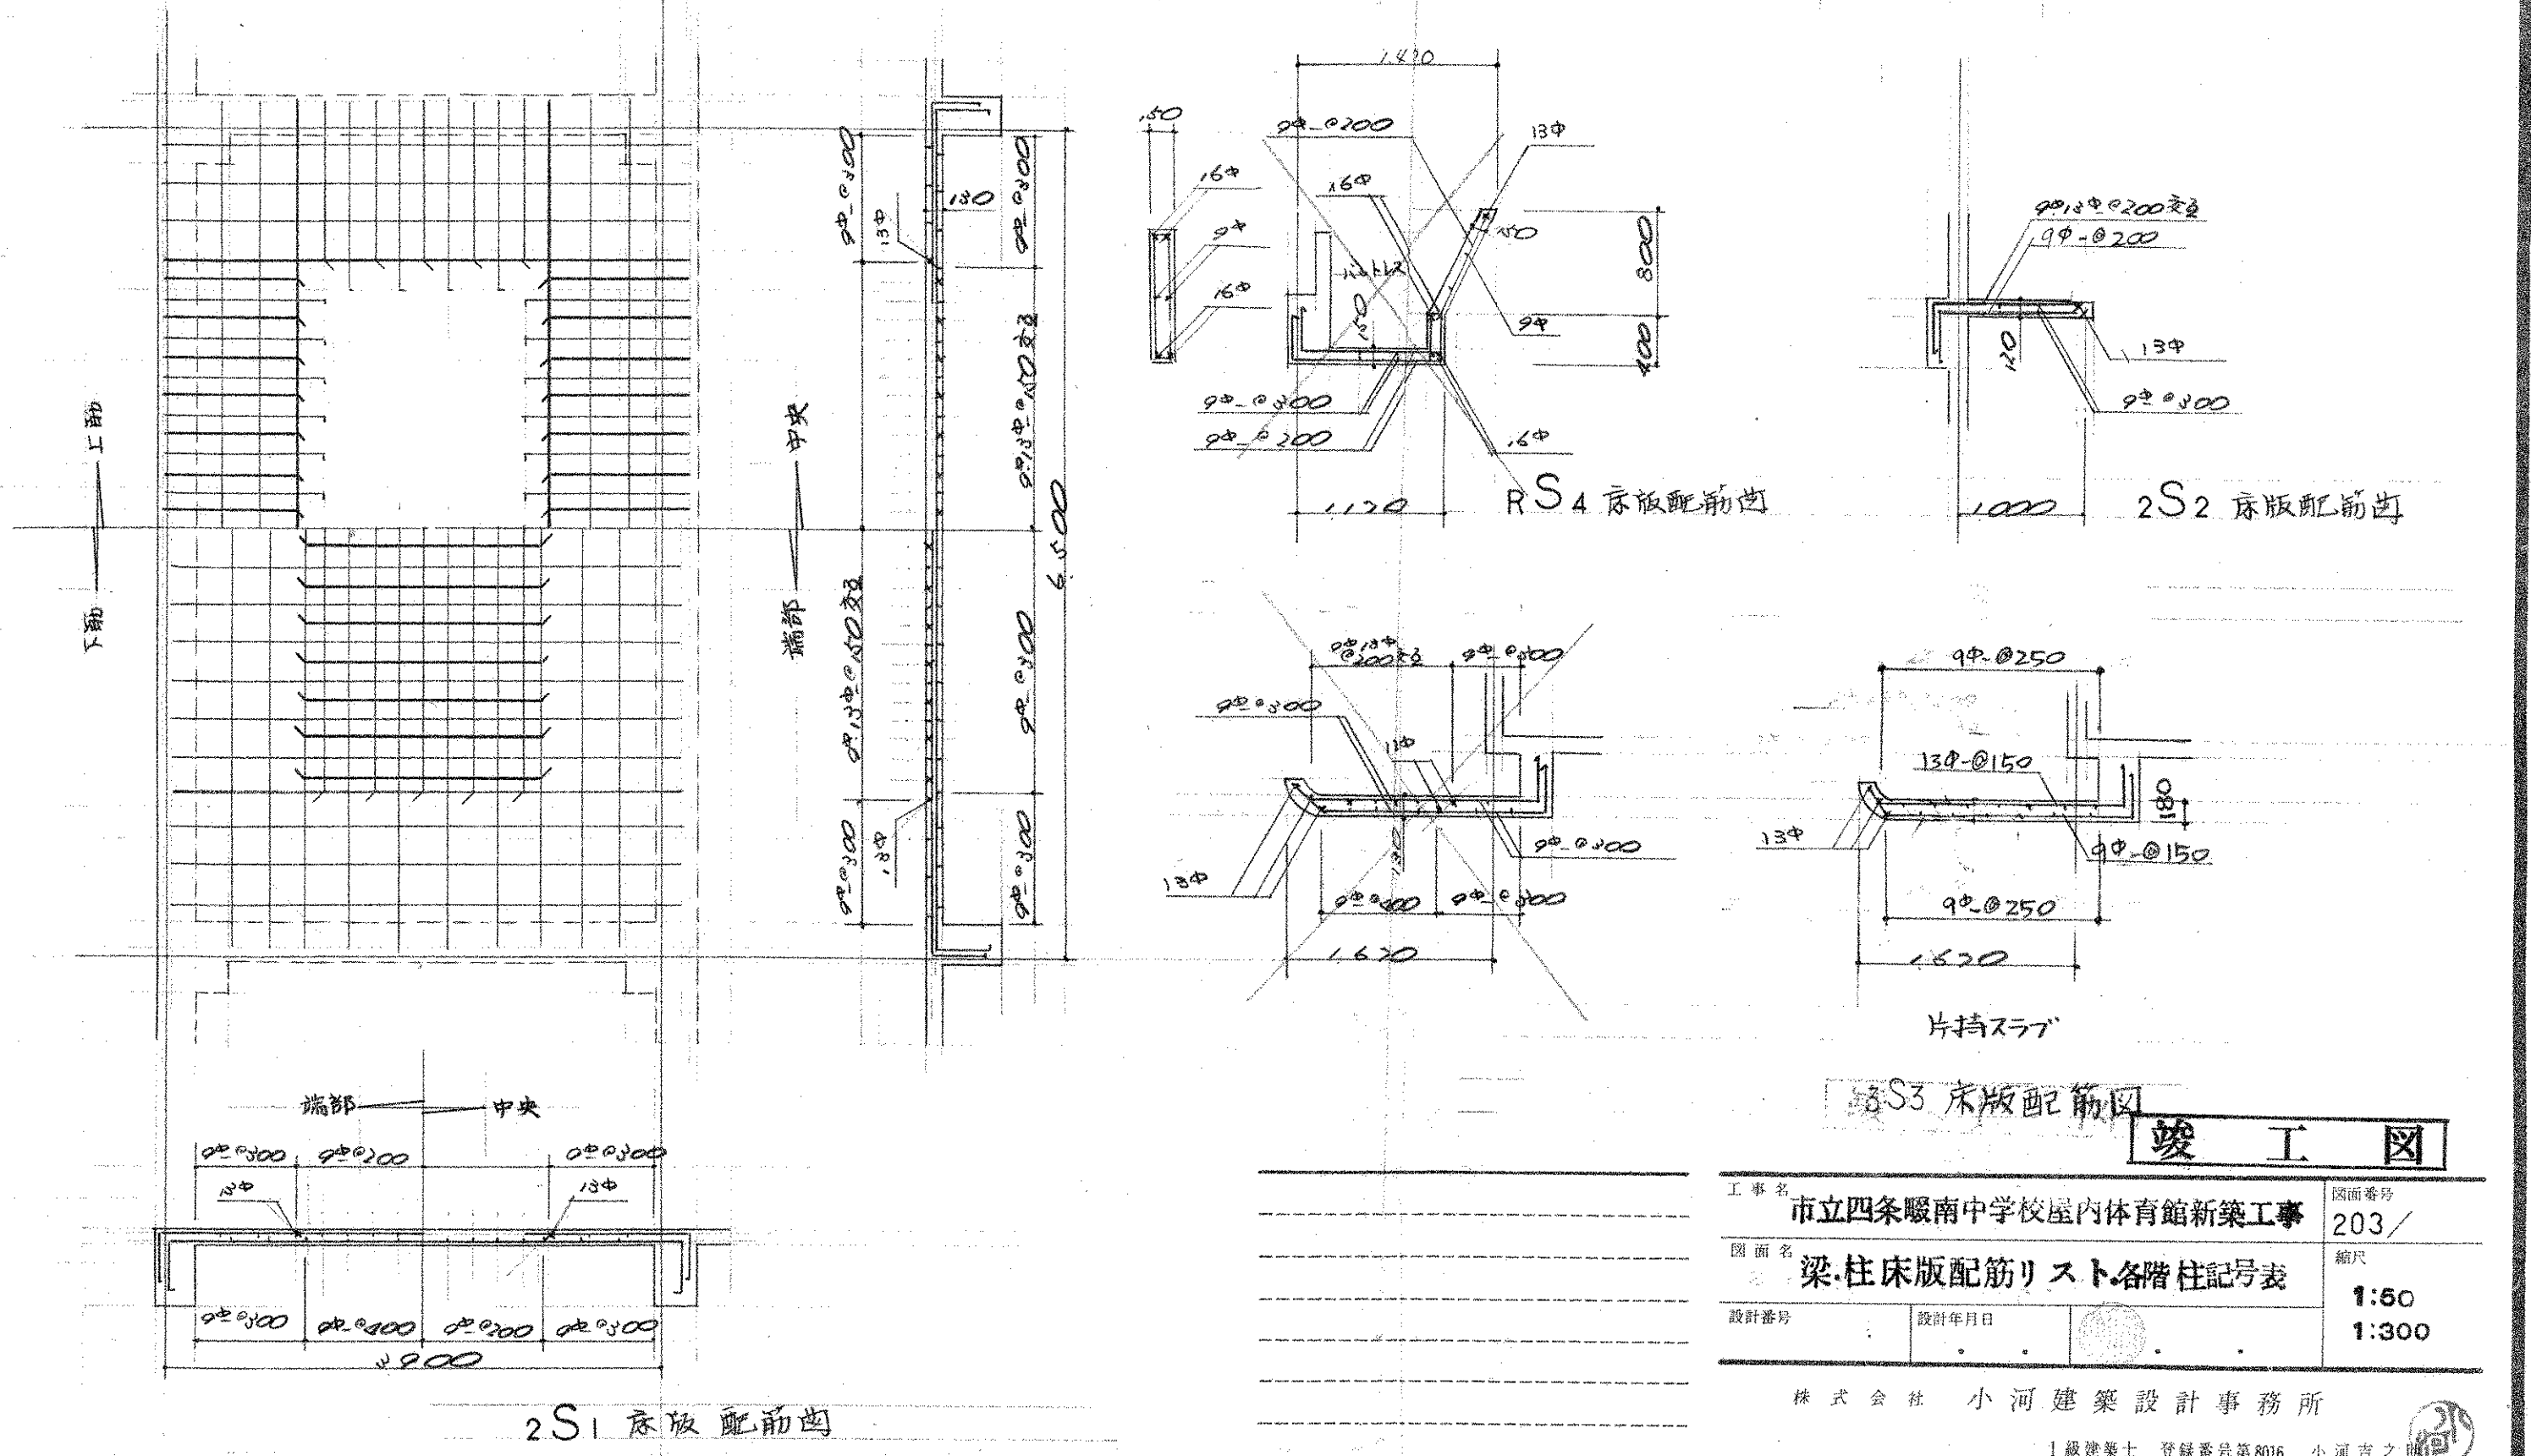


竣工図

工事名 市立四條畷南中学校屋内体育館新築工事 図面番号 203/


図面名 梁・柱床版配筋リスト各階柱記号表 縮尺 1:50 1:300

設計者 設計年月日

株式会社 小河建築設計事務所 1級建築士 登録番号第8016 小河吉之


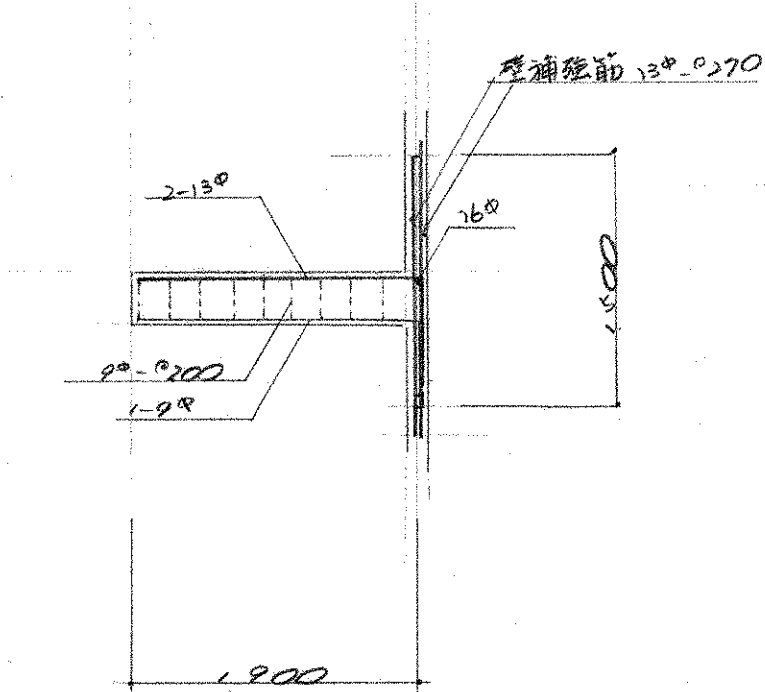


屋內階段配筋圖

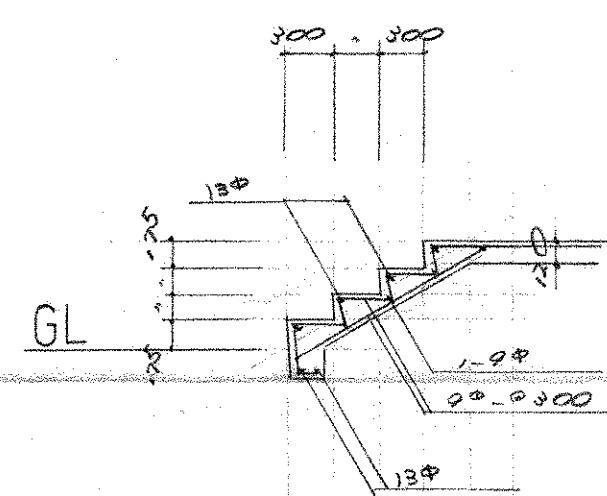


玄關亦北階後配筋也

2. 床版配筋图

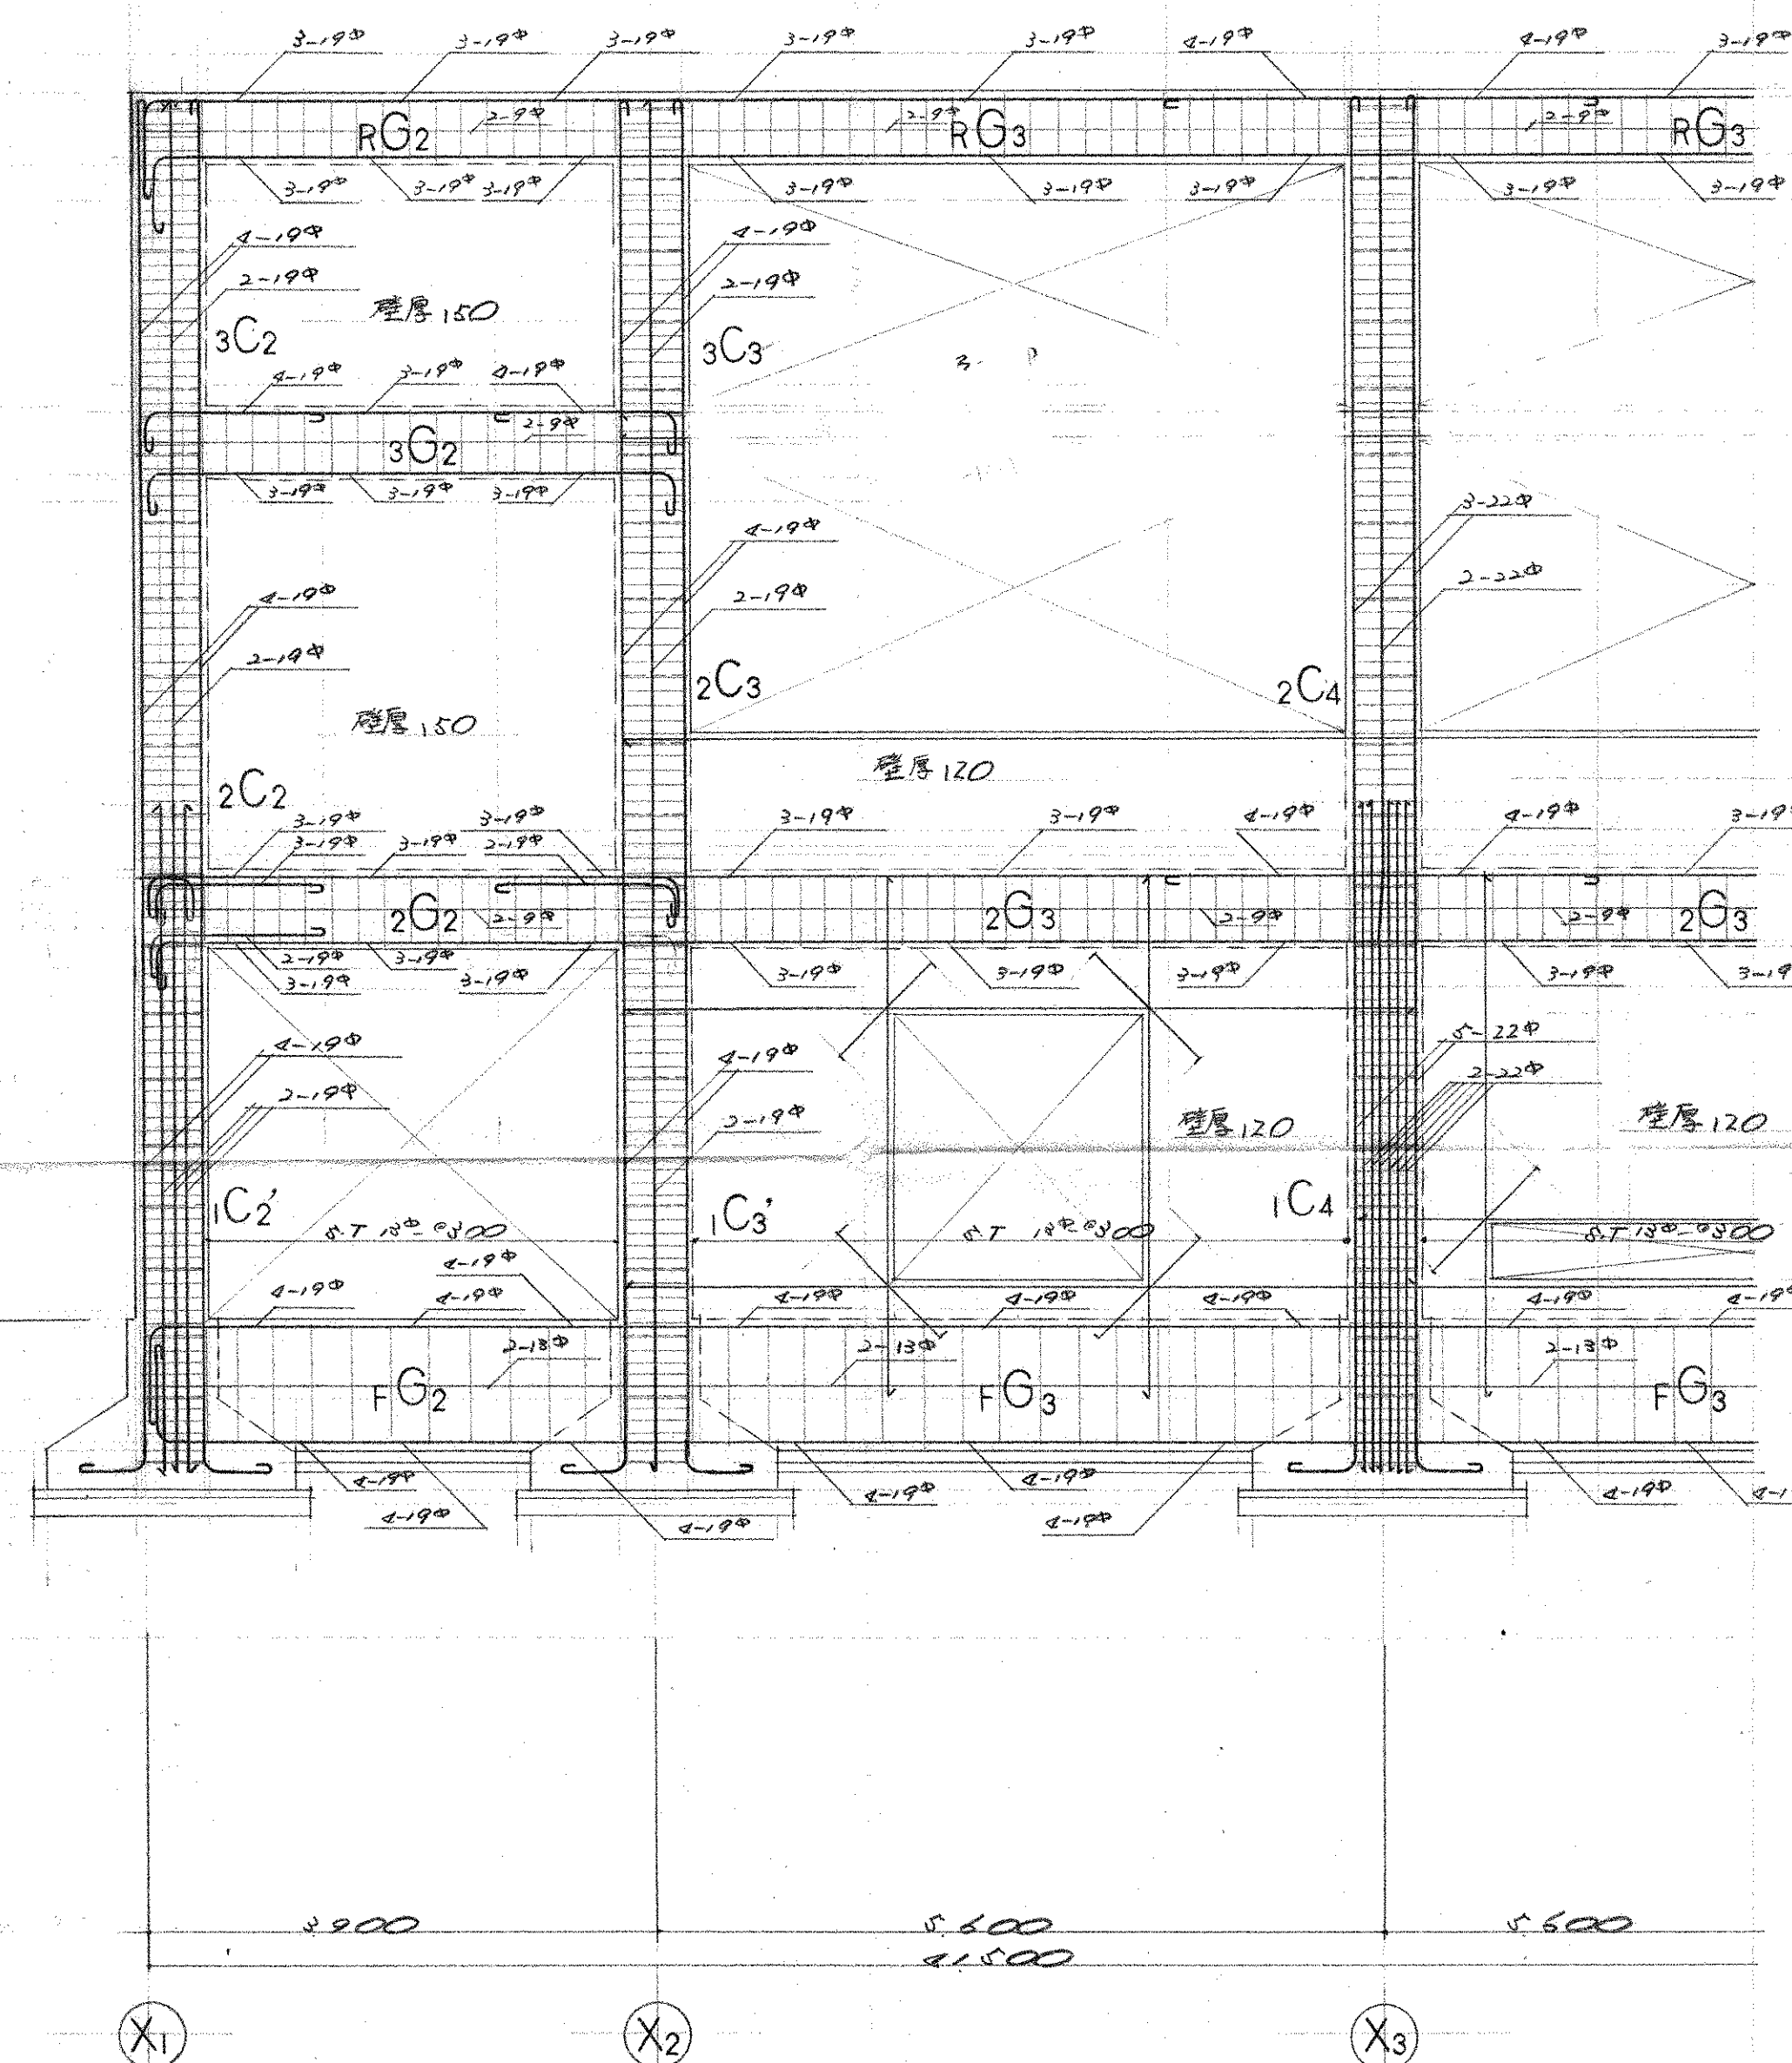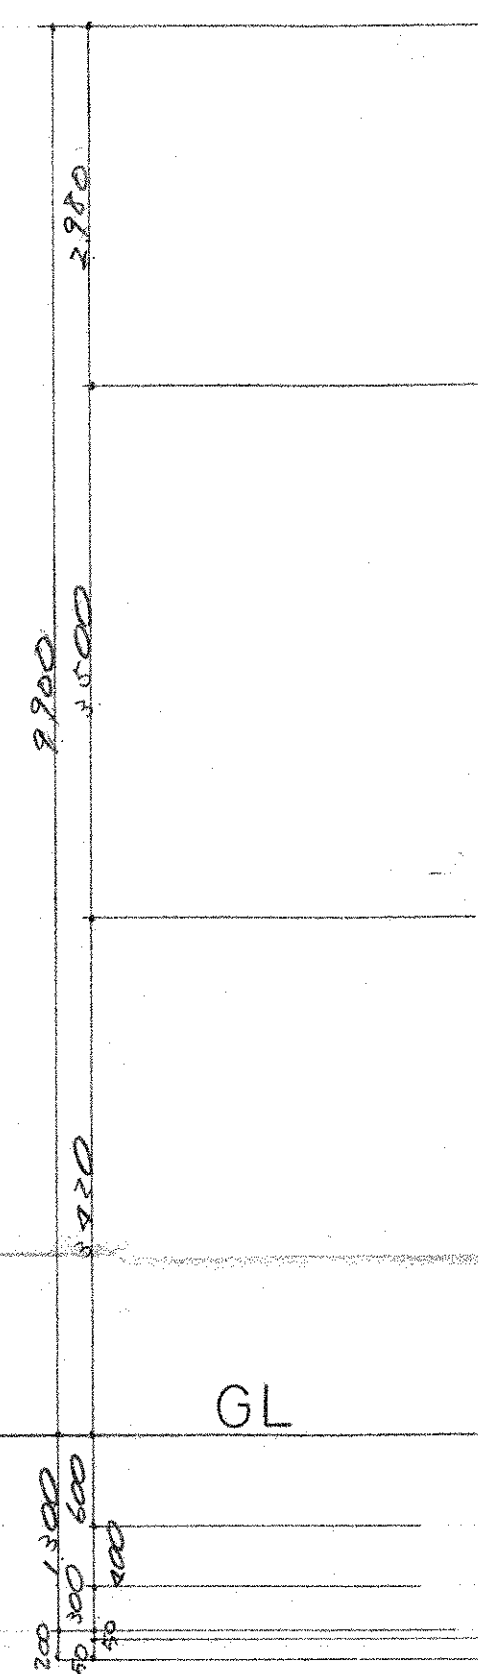


Y1 通架構配筋図

中商中止ノ筋、00-0600~900

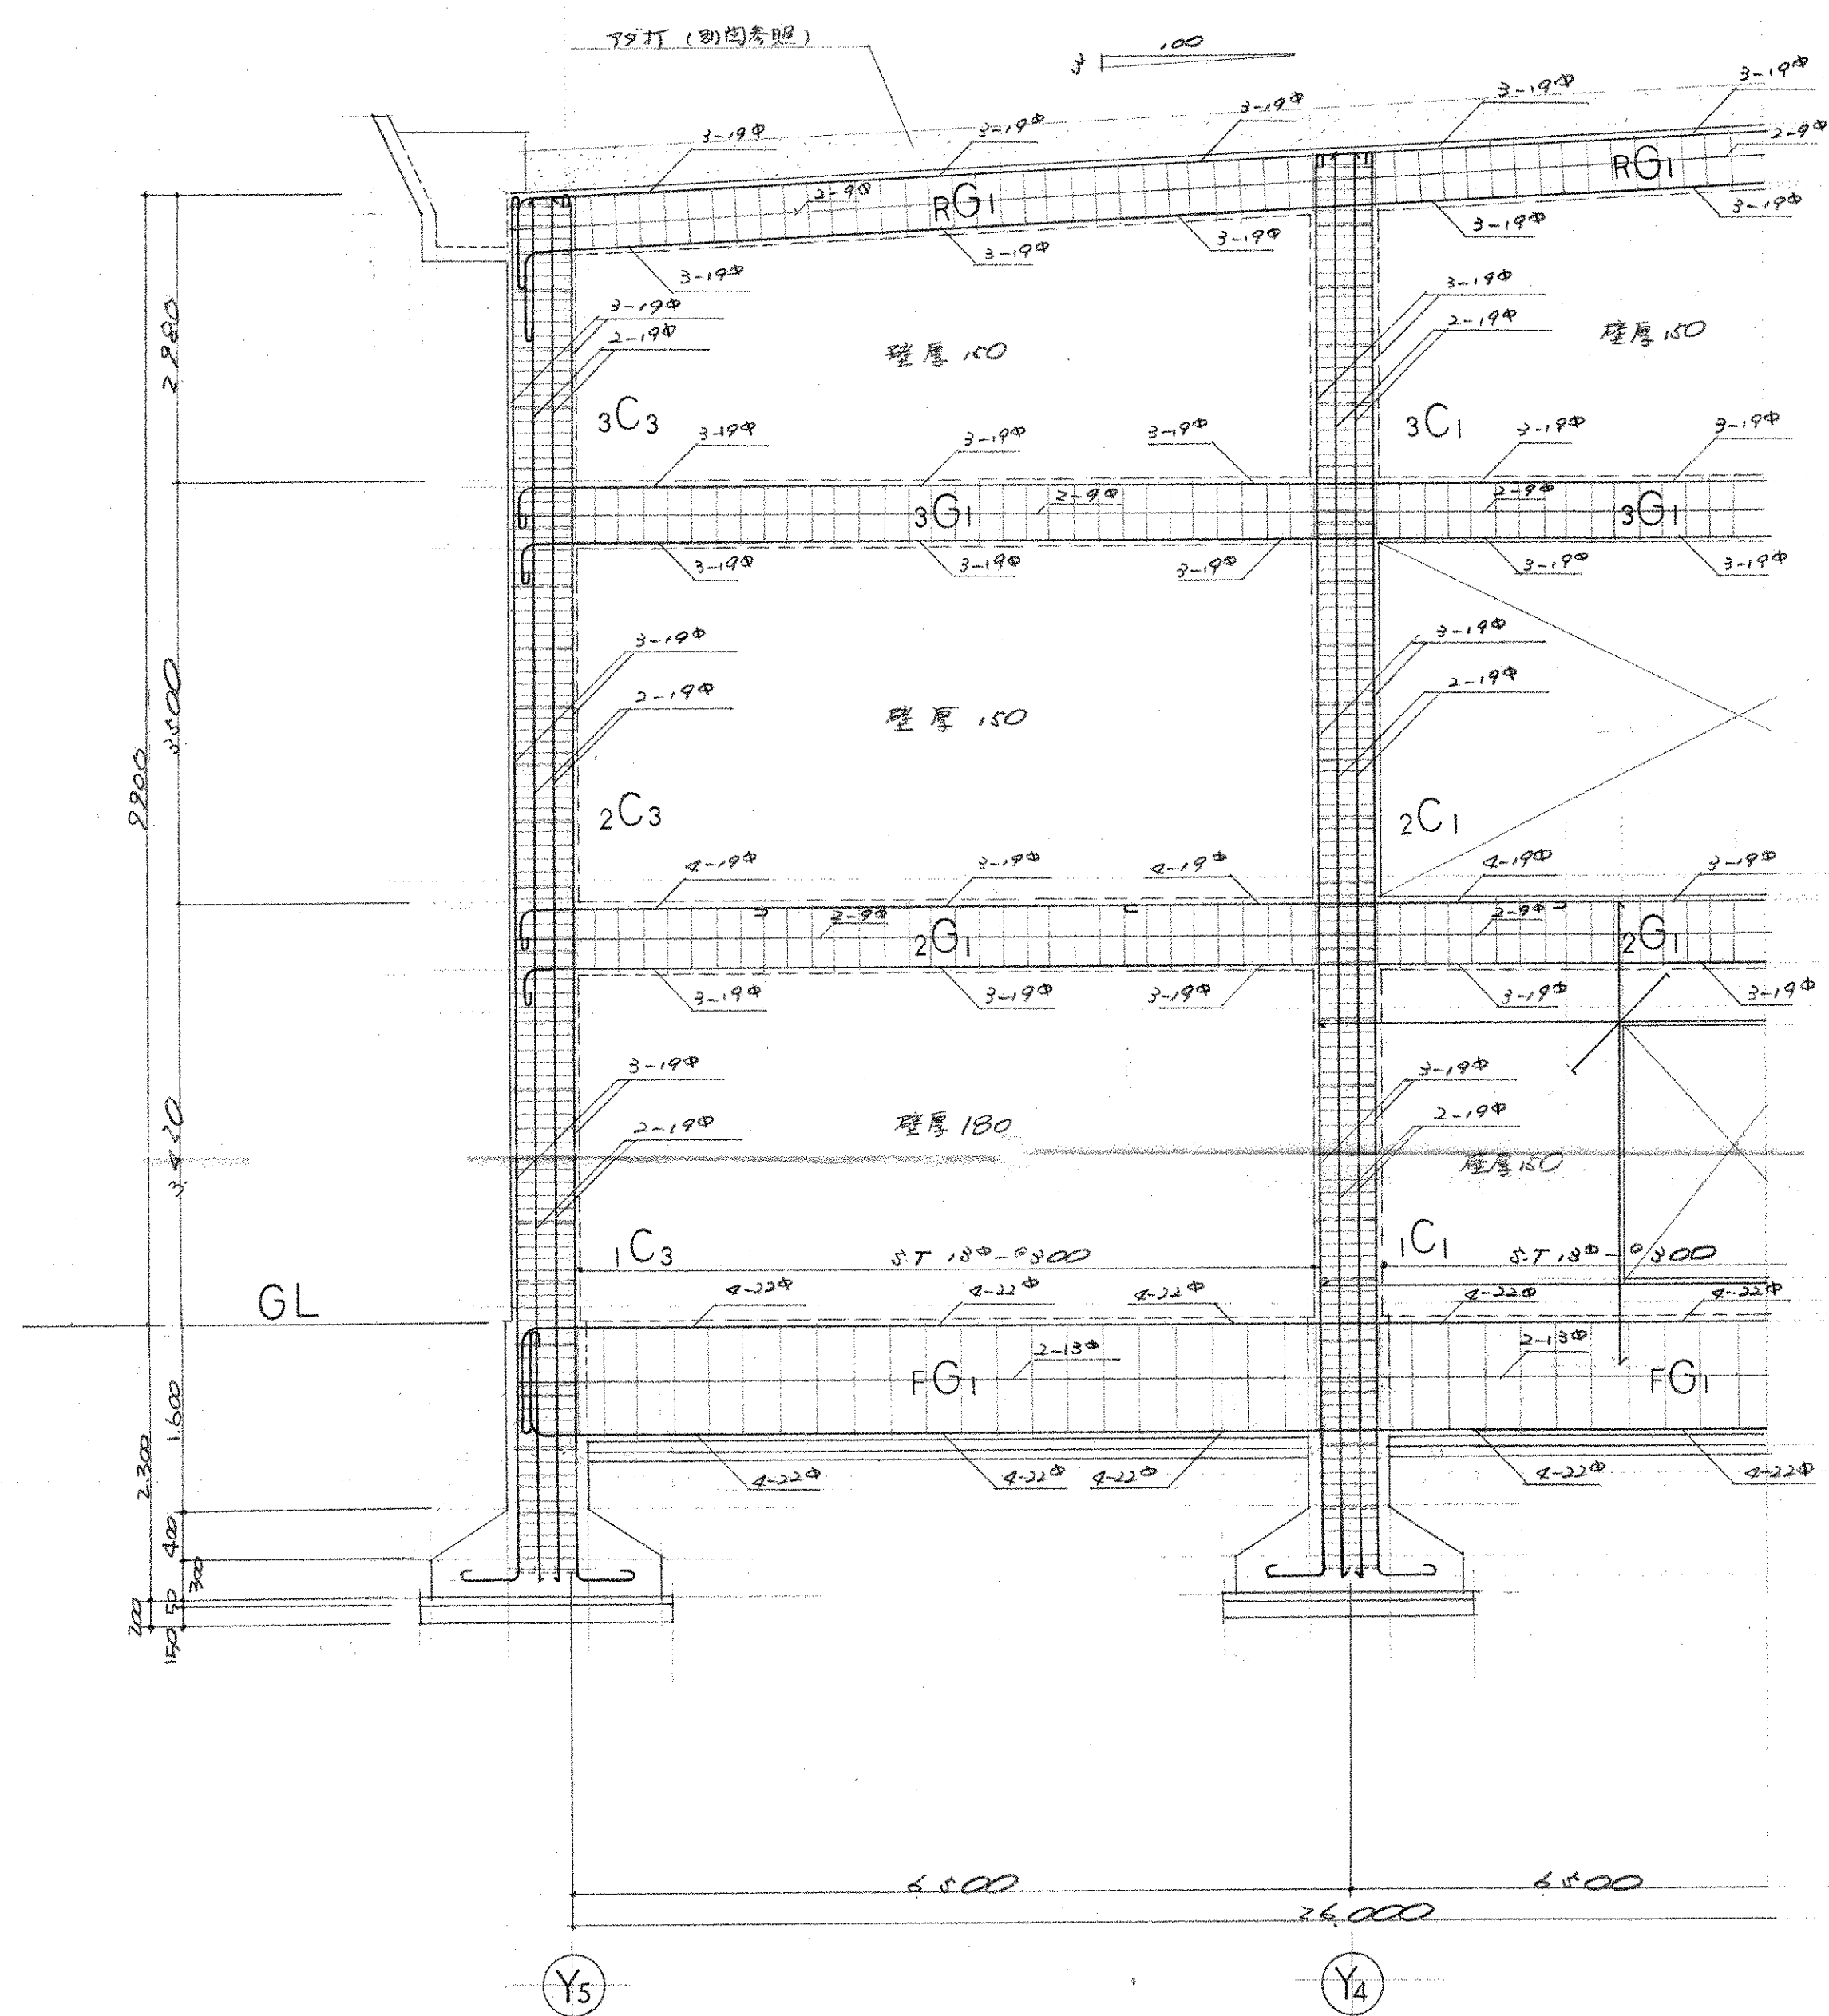



X2 通 梁 構 配 筋 図

註	
特記	ヤ限り下記ニ添ハシ
Hoop	φ ⁶ 〇.100
DIA	φ ²⁰ 〇.500
δ-T	満部 } φ ²⁰ 〇.200
	中央
中間止大筋	φ ²⁰ 〇.600 ~ 〇.900

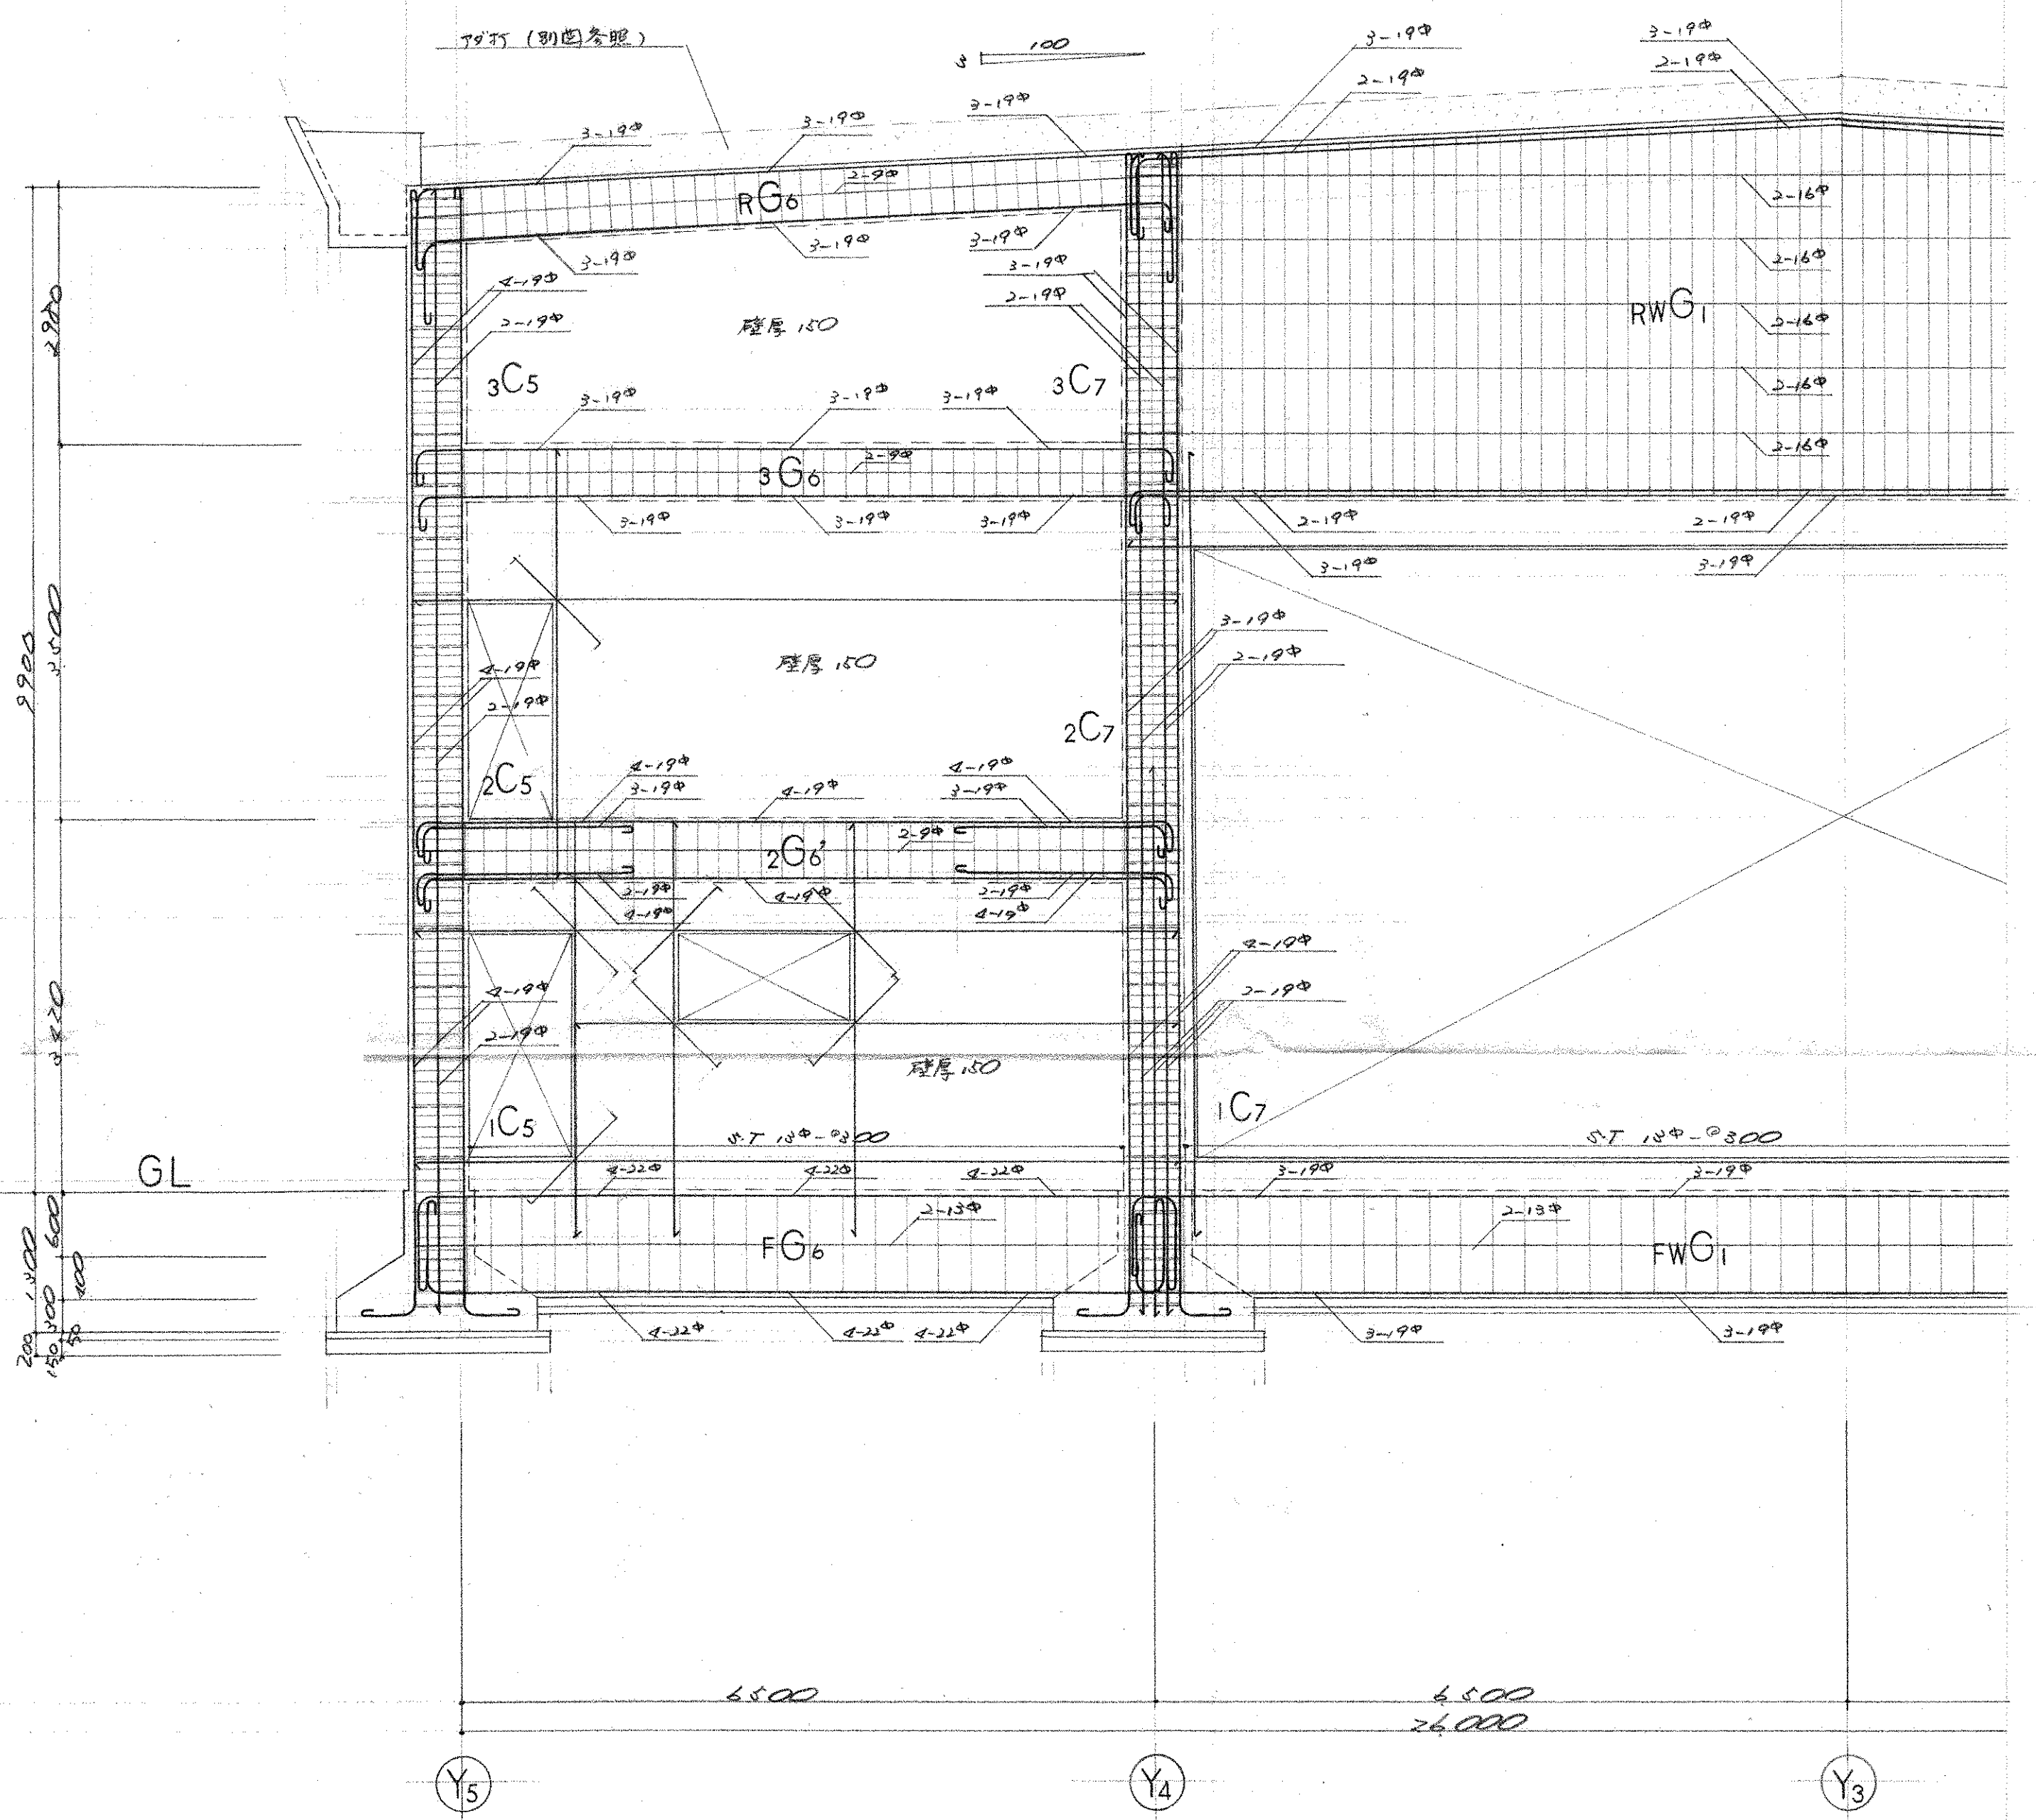


X8 通 梁 構 配 筋 図

竣工図		図面番	205
工事 市立四条暖南中学校屋内体育館新築工事		縮尺	1:50
図面名 X2 X8 通 梁 構 配 筋 図			
設計者	設計年月日		
株式会社 小河建築設計事務所			
〒650-0001 大阪府大阪市東淀川区 登録番号第8016 小河吉之			

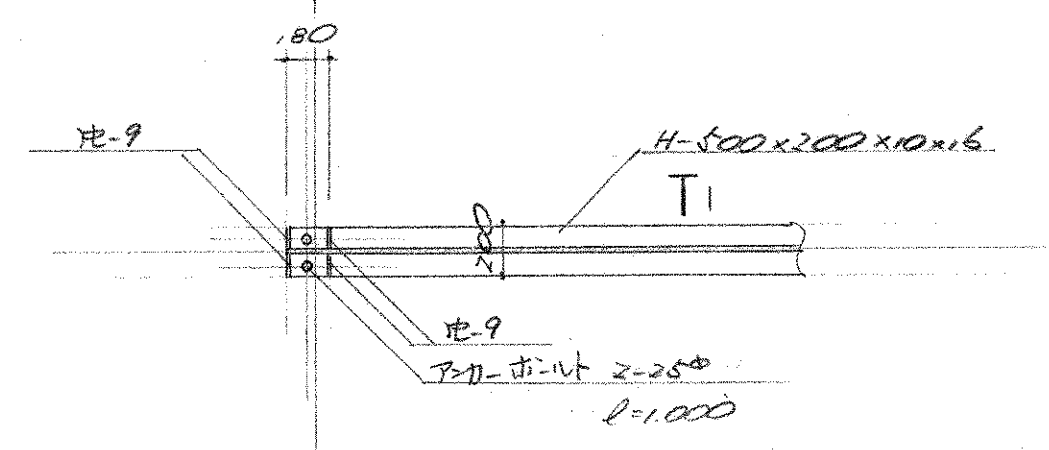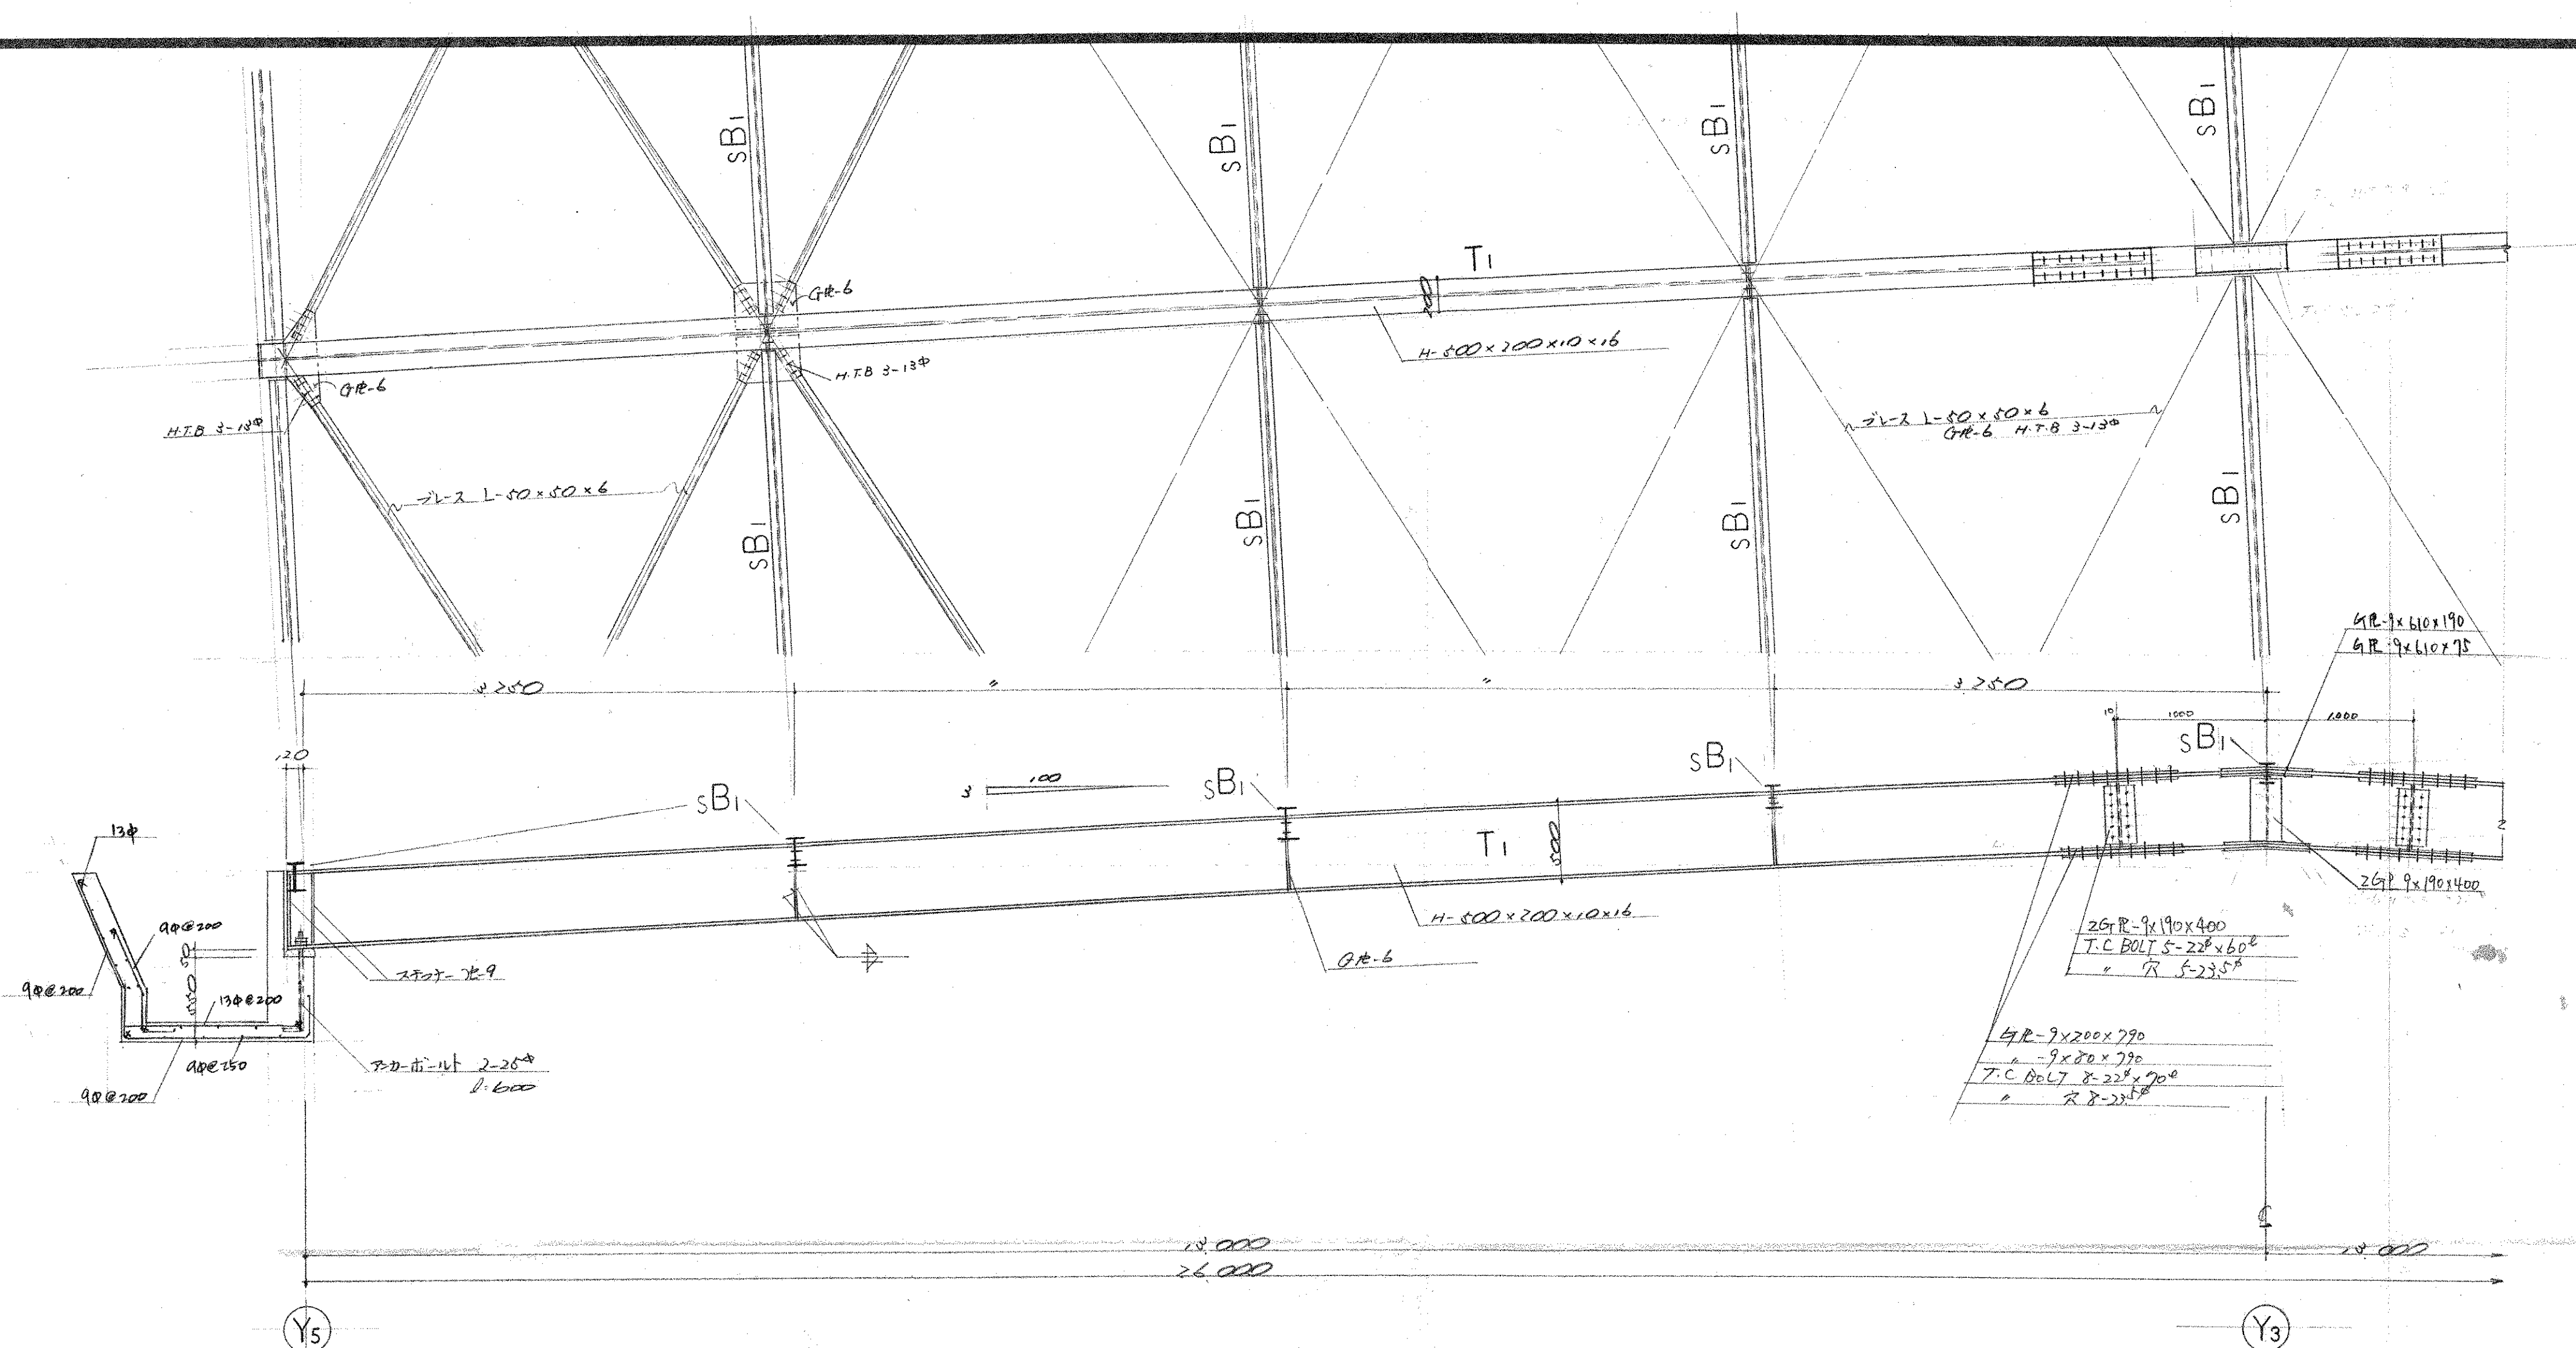

T₁ 端部取付詳細図


T₁ 梁 詳細図

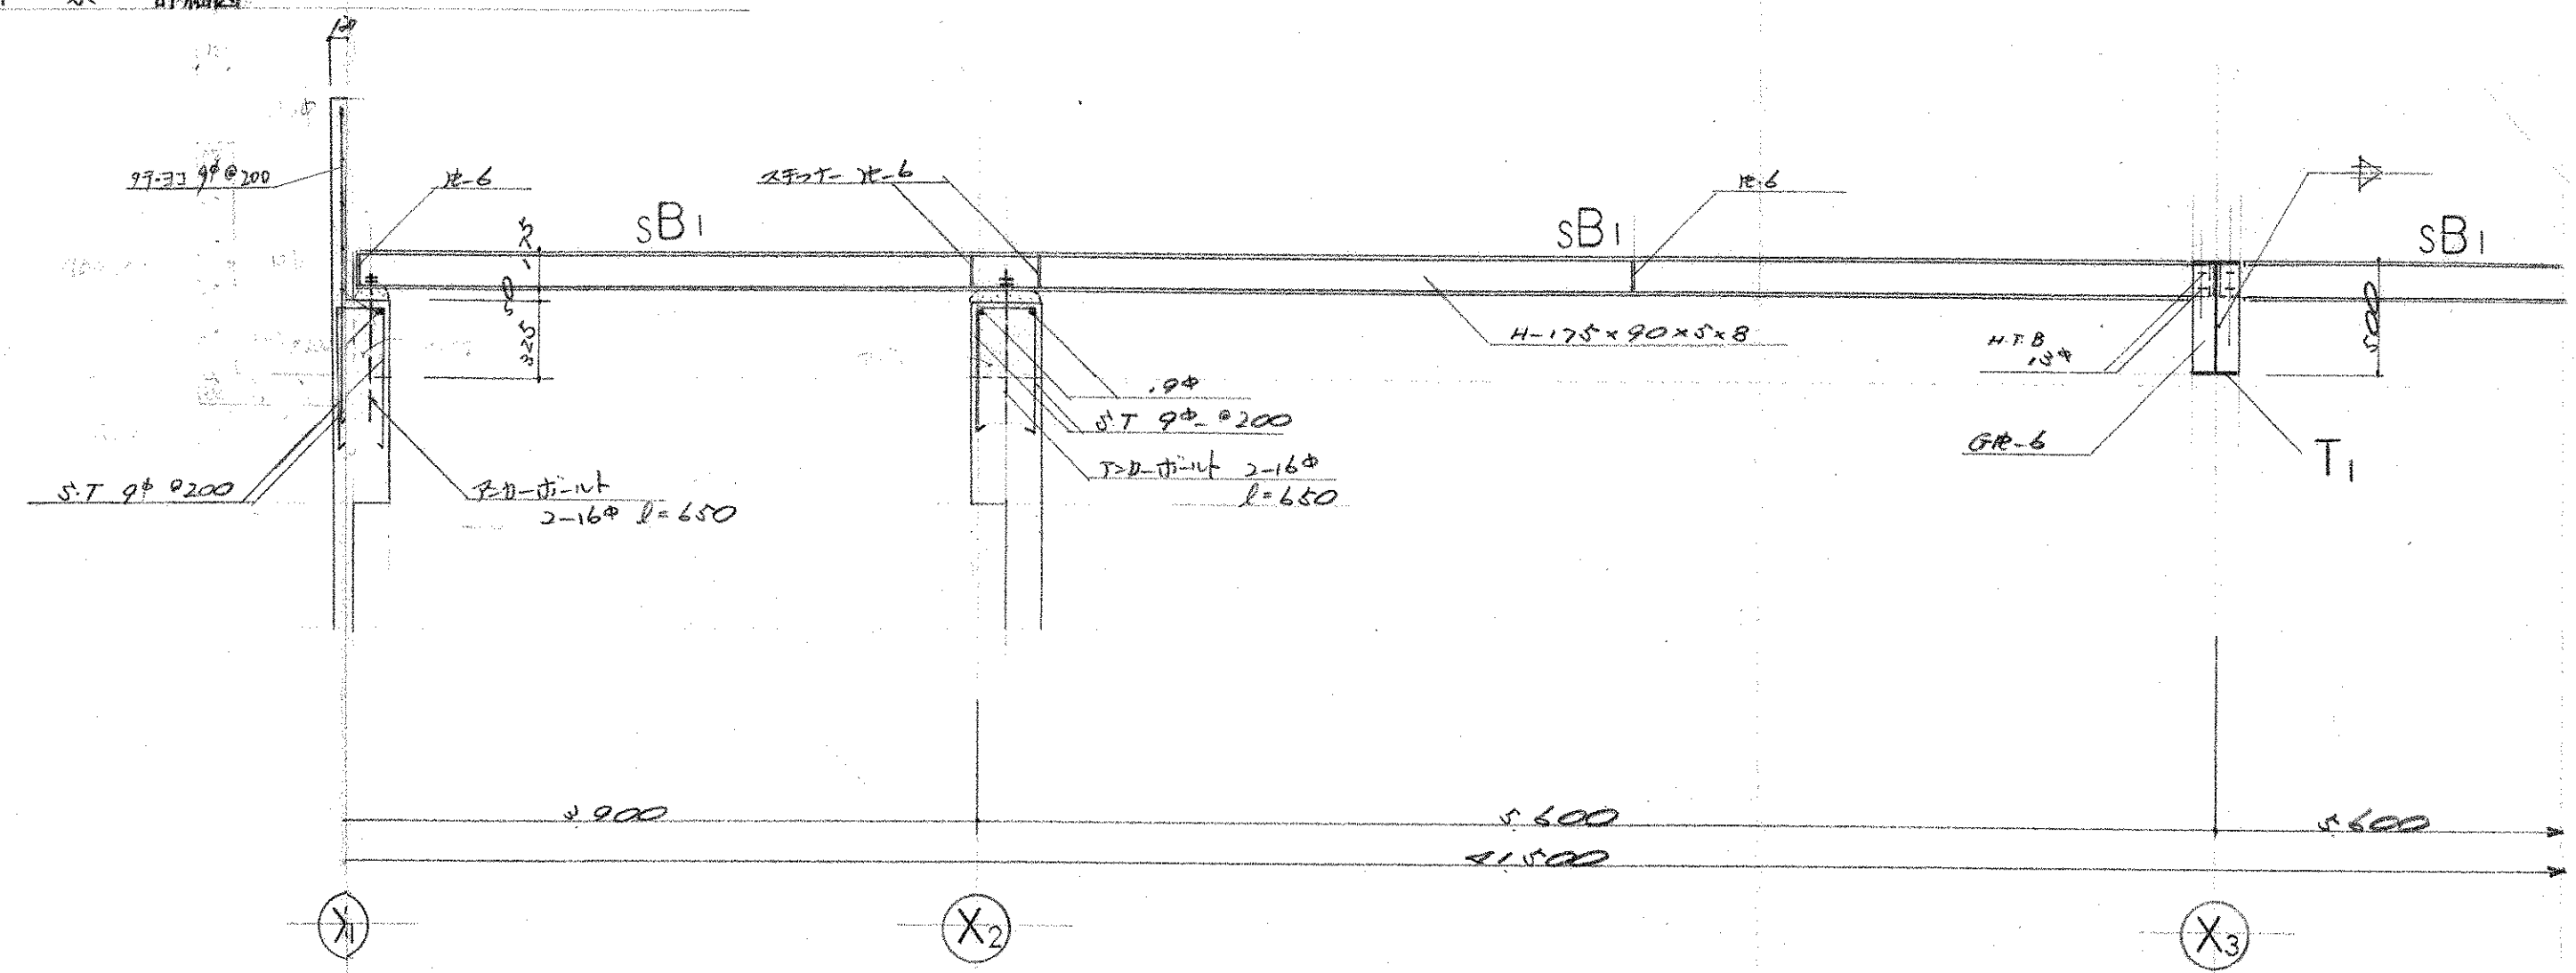


SB₁ 梁 詳細図

竣工図


工事名	市立四条畷南中学校屋内体育館新築工事	図面番号	206/
図面名	鉄骨詳細図	縮尺	1:30
設計番号	設計年月日	設計者	
株式会社 小河建築設計事務所			
1級建築士 登録番号第8016 小河吉之助			

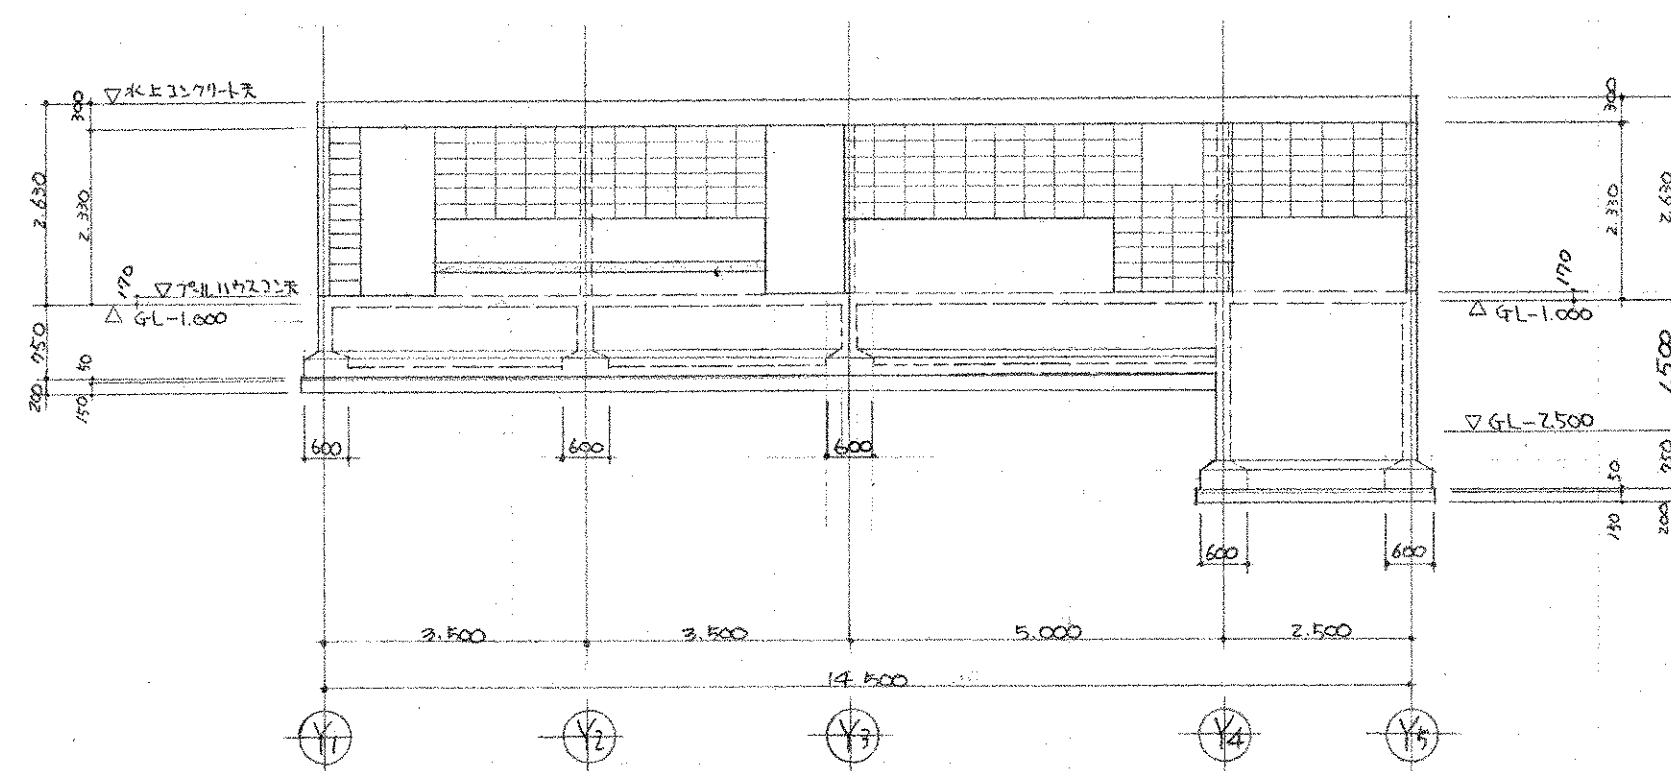


(Y2) 通断組図 1:100

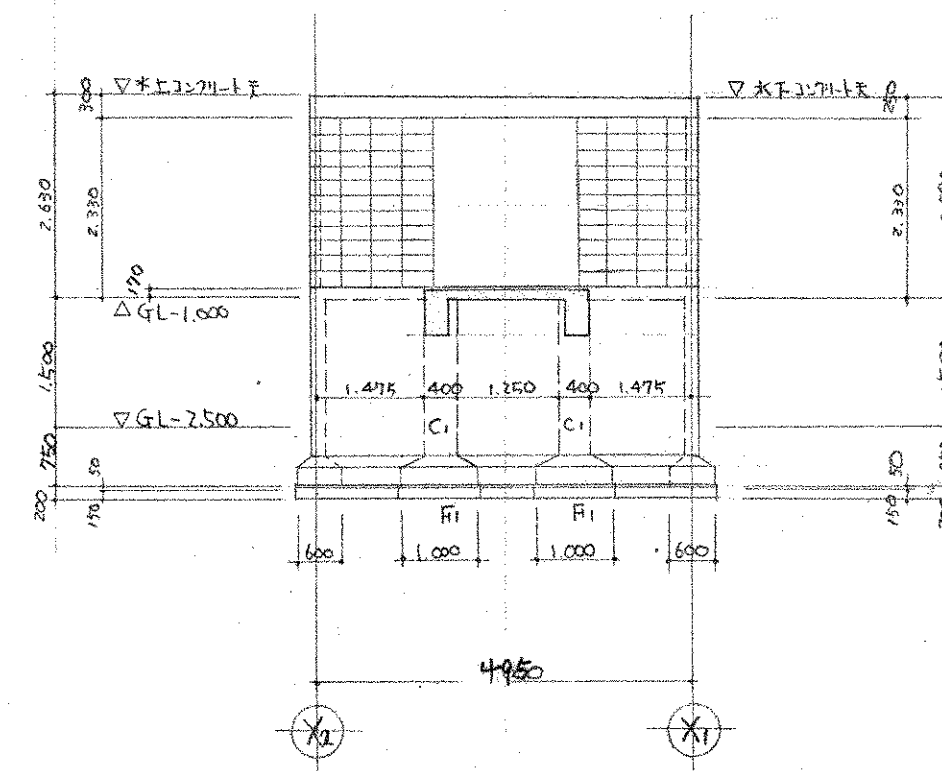

(Y6) 通断組図 1:100

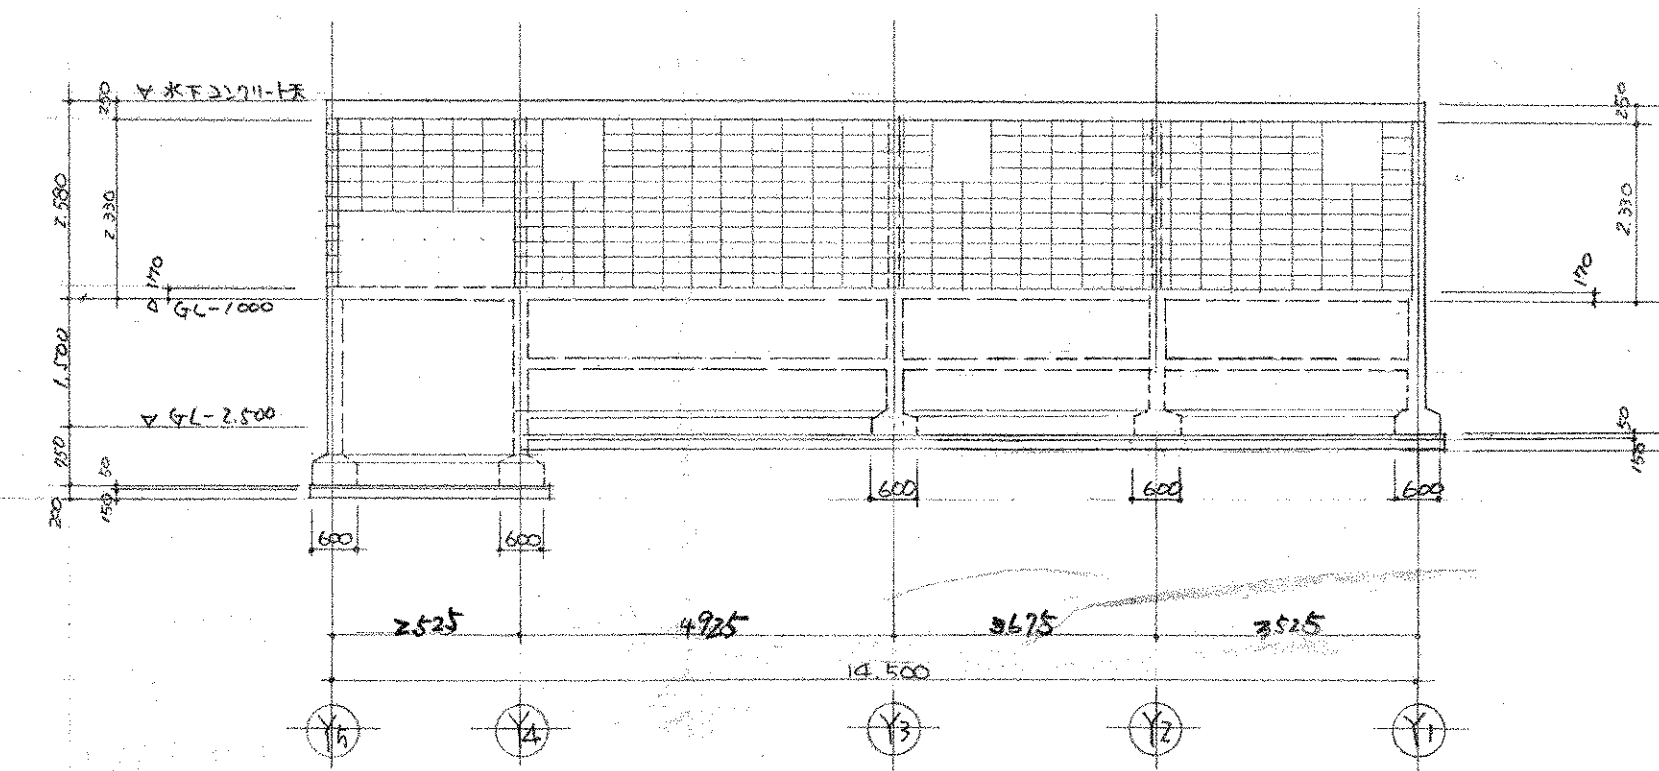


(X1) 通断組図 1:100

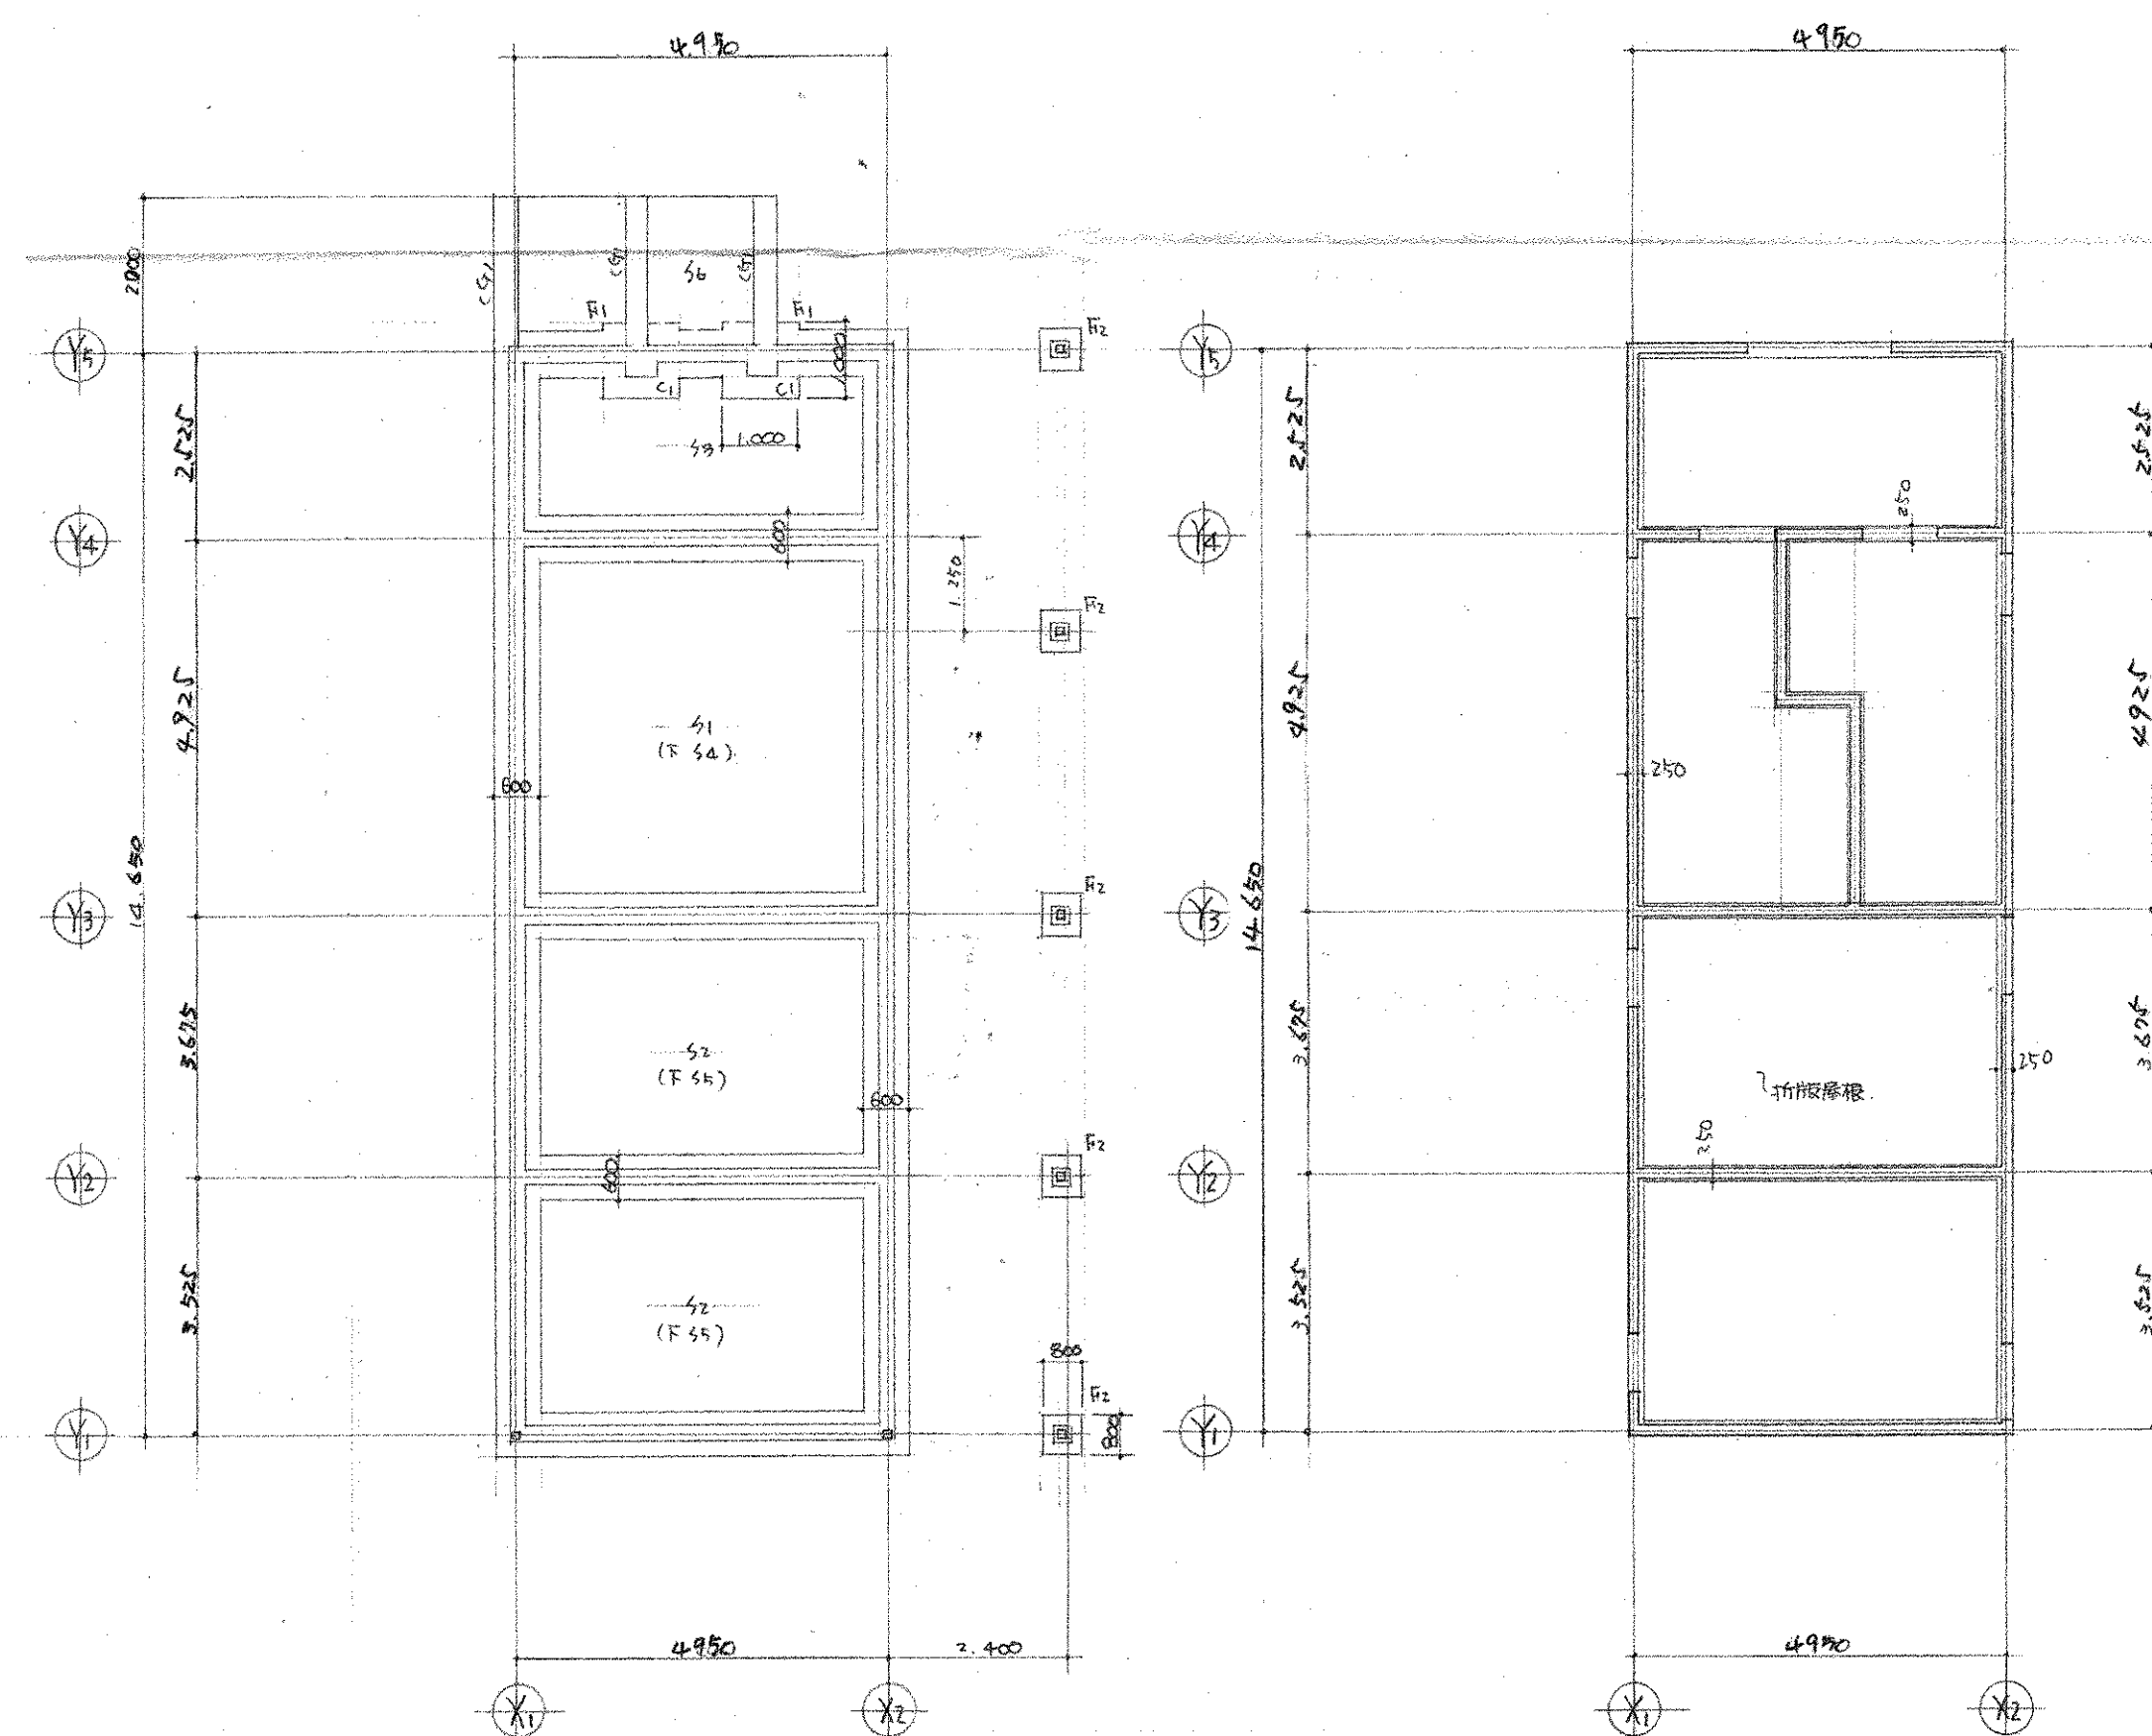

基礎伏図 1:100

梁・支柱図 1:100

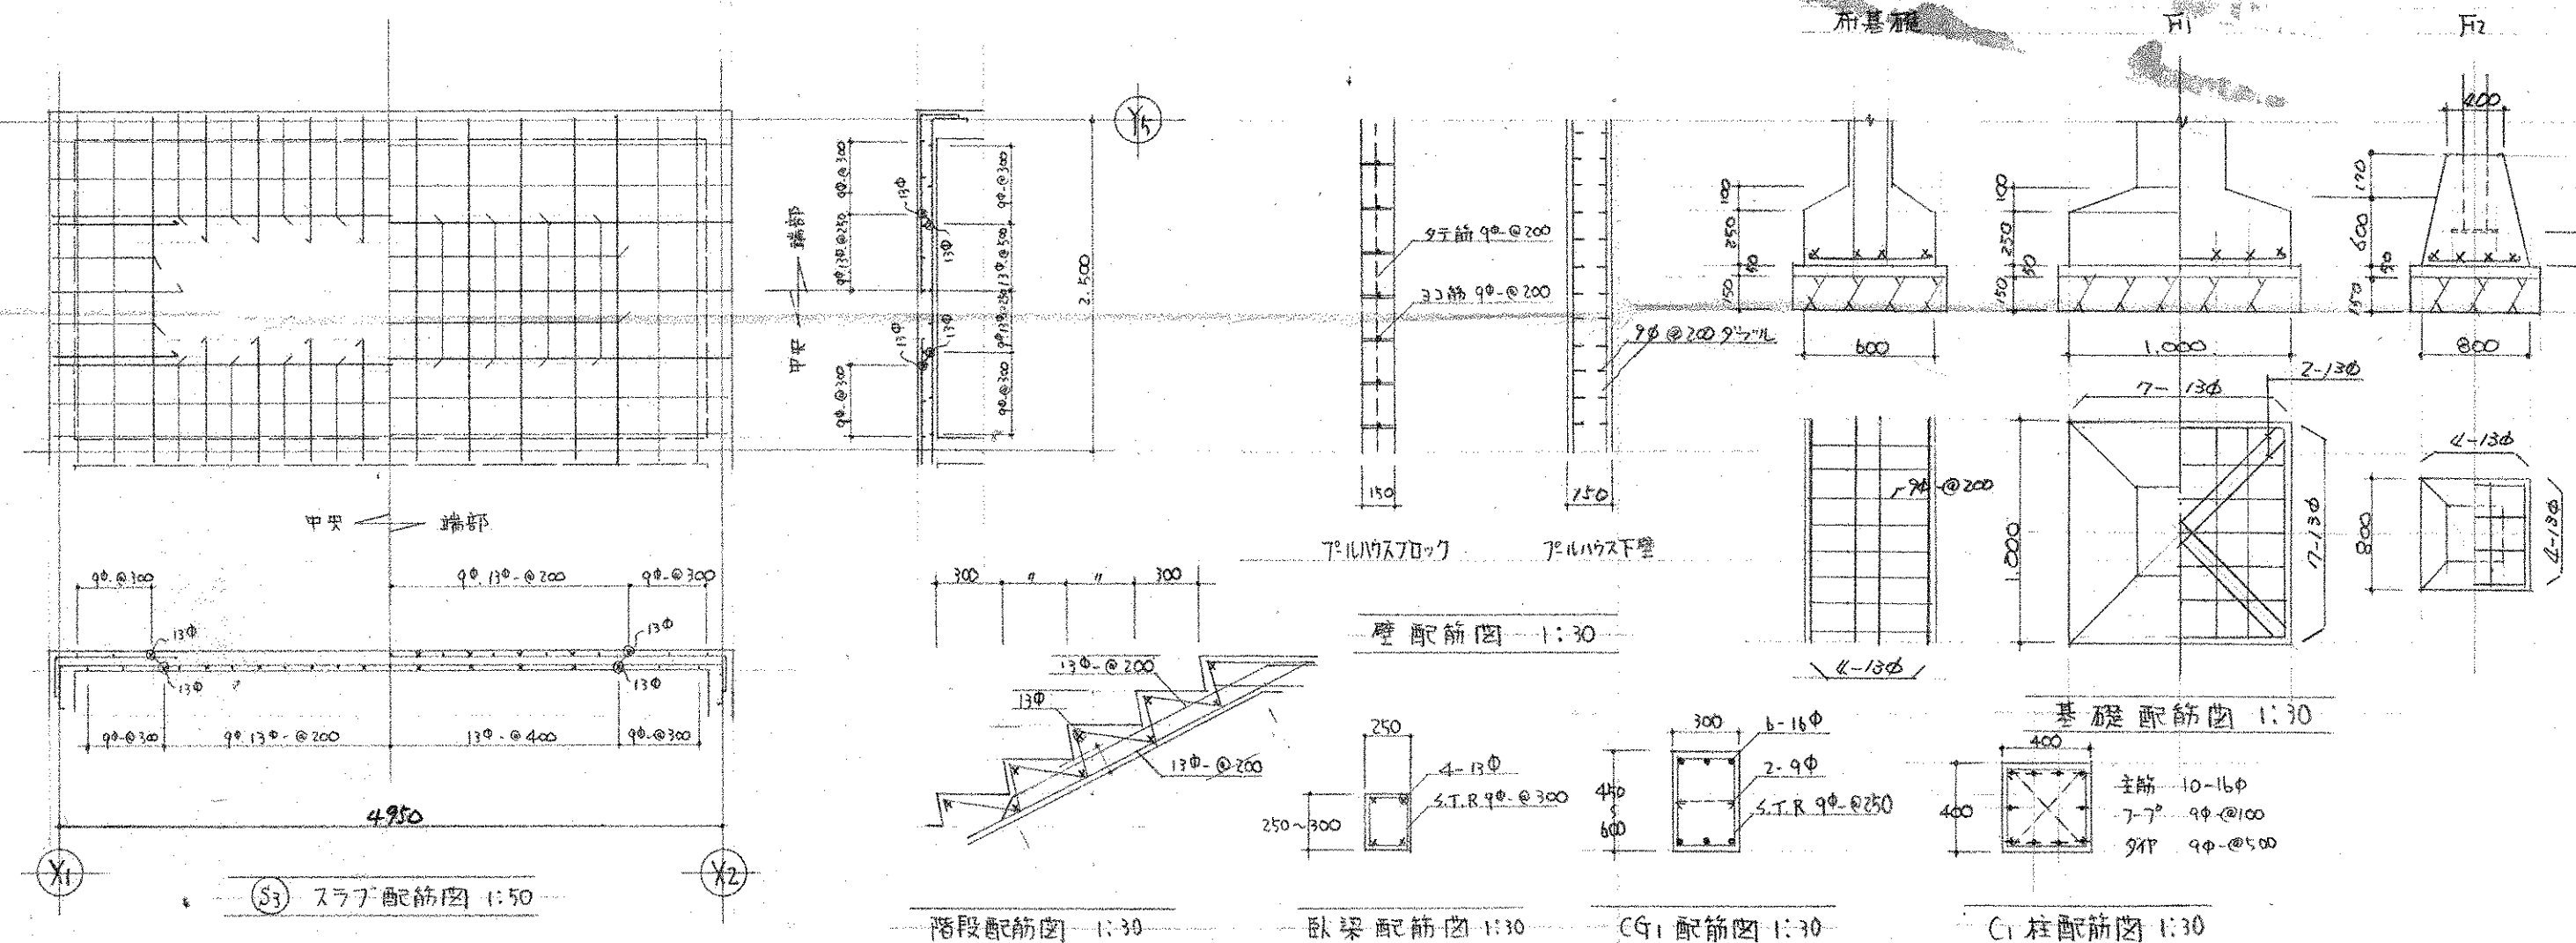

(S3) スラブ配筋図 1:30

階段配筋図 1:30

臥梁配筋図 1:30

(C1) 配筋図 1:30

(C1) 柱配筋図 1:30

スラブ配筋図									
記号	床版厚		短辺方向				長辺方向		
			端部	中央	柱列帯	端部	中央	柱列帯	
S1	150	上筋	9φ 130 - @ 150			9φ 130 - @ 150			
		下筋	13φ - @ 300	9φ 130 - @ 150		13φ - @ 300	9φ 130 - @ 250		
S2	150	上筋	9φ 130 - @ 150			9φ 130 - @ 200			
		下筋	13φ - @ 300	9φ 130 - @ 150		13φ - @ 400	9φ 130 - @ 200		
S3	150	上筋	9φ 130 - @ 200			9φ 130 - @ 250			
		下筋	13φ - @ 400	9φ 130 - @ 200		13φ - @ 500	9φ 130 - @ 250		
S4	150	上筋	9φ - @ 200			9φ - @ 200			
		下筋	9φ - @ 200			9φ - @ 200			
S5	150	上筋	9φ - @ 200			9φ - @ 200			
		下筋	9φ - @ 200			9φ - @ 200			

基準・用事項	
鉄筋	SR24 現場組立品
コンクリート	Fc = 180 kg/cm ²
造作	
地盤	指定なし


竣工図

工事名	市立四条坂南中学校屋内体育館新築工事	図面番号	207/
図面名	基礎伏図・梁・支柱図	縮尺	1:30
設計者	名通組組長・基礎リスト・柱配筋図	縮尺	1:50
設計年月日		縮尺	1:100

株式会社 小河建築設計事務所

1 職建築士 登録番号第8016 小河吉之

電気設備工事特記仕様書
(II) 建築概要
1 工事名称
2 工事場所
3 建物概要
4 規約
5 施工基準
6 下請業者
7 材料メーカー指定
8 工程表
9 竣工検査
10 竣工検査
11 竣工検査
12 竣工検査
13 竣工検査
(III) 見積書の順序
(IV) 材料メーカー指定
(V) 凡例
(VI) 特記事項
(VII) 特記事項

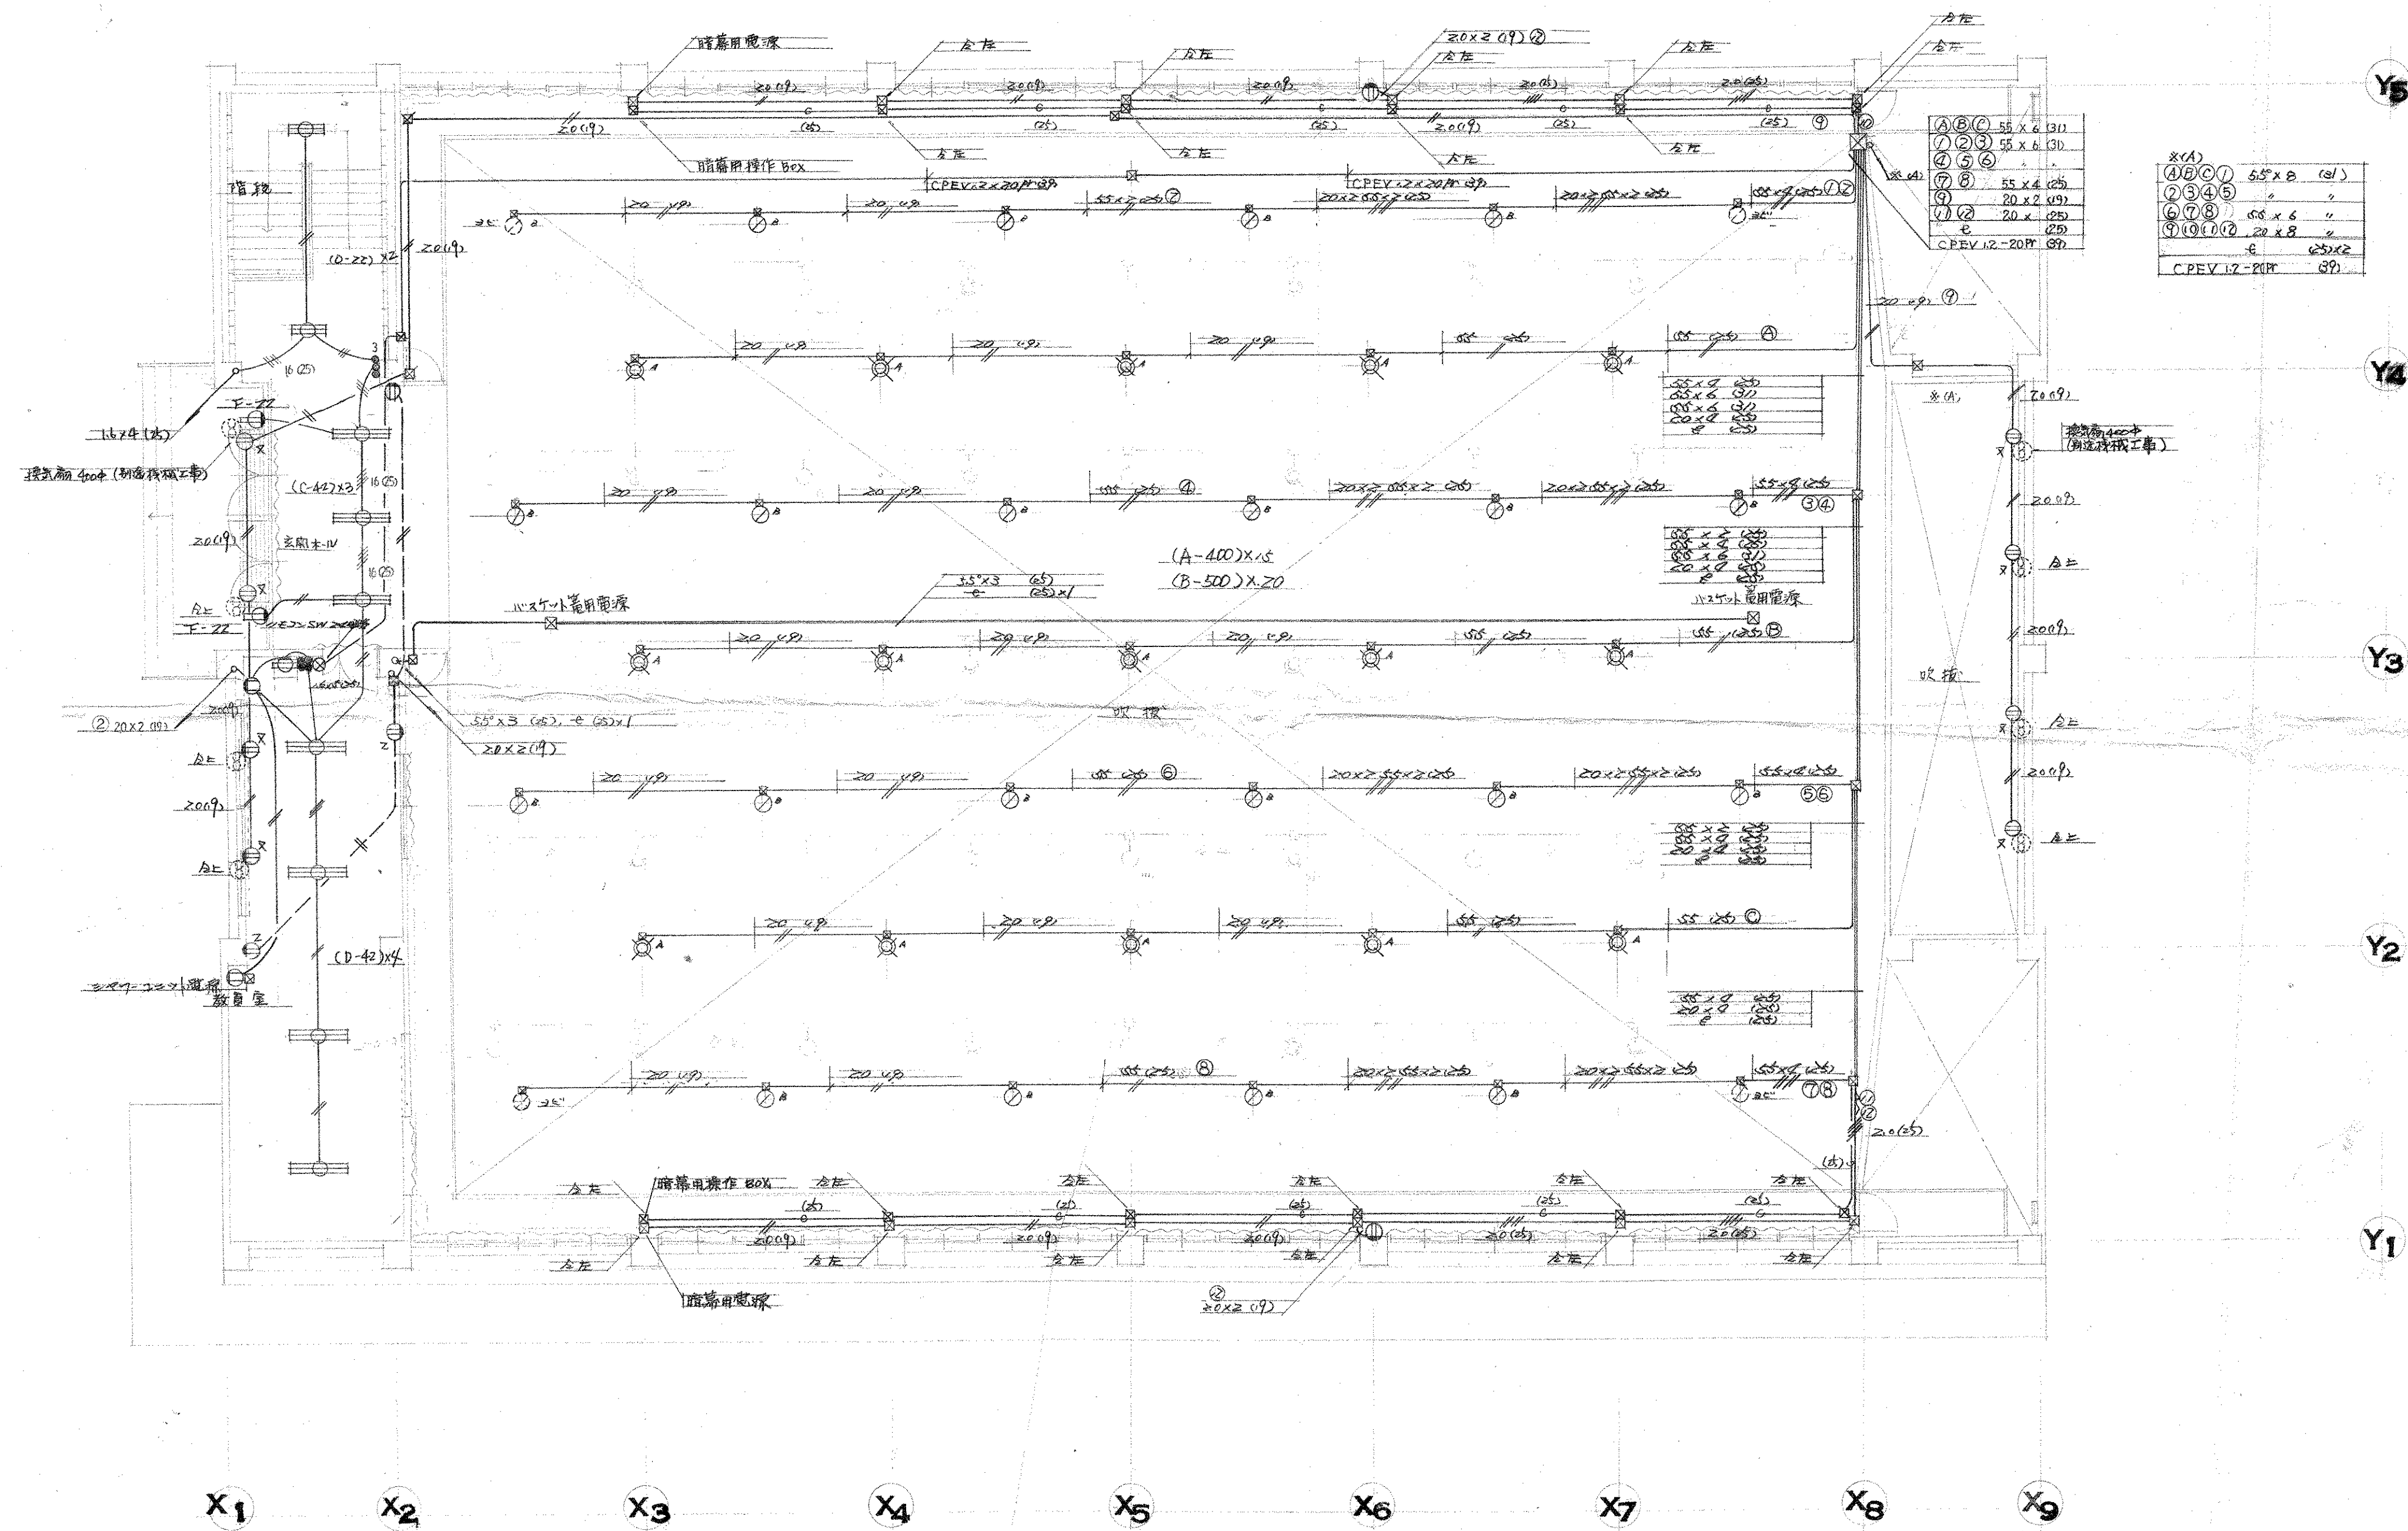




※(A)	40①	55 x 6 (31)
	⑦②③	55 x 6 (31)
	④⑤⑥	-
	⑦⑧	55 x 6 (31)
	⑨	20 x 2 (9)
	⑩⑪⑫	20 x 2 (9)
	⑬	20 x 2 (9)
	⑭	20 x 2 (9)
	⑮	20 x 2 (9)
	⑯	20 x 2 (9)
	⑰	20 x 2 (9)
	⑱	20 x 2 (9)
	⑲	20 x 2 (9)
	⑳	20 x 2 (9)
	㉑	20 x 2 (9)
	㉒	20 x 2 (9)
	㉓	20 x 2 (9)
	㉔	20 x 2 (9)
	㉕	20 x 2 (9)
	㉖	20 x 2 (9)
	㉗	20 x 2 (9)
	㉘	20 x 2 (9)
	㉙	20 x 2 (9)
	㉚	20 x 2 (9)
	㉛	20 x 2 (9)
	㉜	20 x 2 (9)
	㉝	20 x 2 (9)
	㉞	20 x 2 (9)
	㉟	20 x 2 (9)
	㊱	20 x 2 (9)
	㊲	20 x 2 (9)
	㊳	20 x 2 (9)
	㊴	20 x 2 (9)
	㊵	20 x 2 (9)
	㊶	20 x 2 (9)
	㊷	20 x 2 (9)
	㊸	20 x 2 (9)
	㊹	20 x 2 (9)
	㊺	20 x 2 (9)
	㊻	20 x 2 (9)
	㊼	20 x 2 (9)
	㊽	20 x 2 (9)
	㊾	20 x 2 (9)
	㊿	20 x 2 (9)

竣工図

工事名	市立四條畷中学校屋内体育館新築工事	図面番号	304/
図面名	電気コンセント設備 2階平面図	縮尺	1:100
設計番号	48-1	設計年月日	

株式会社 小河建築設計事務所

1級建築士 登録番号第8016 小河吉之

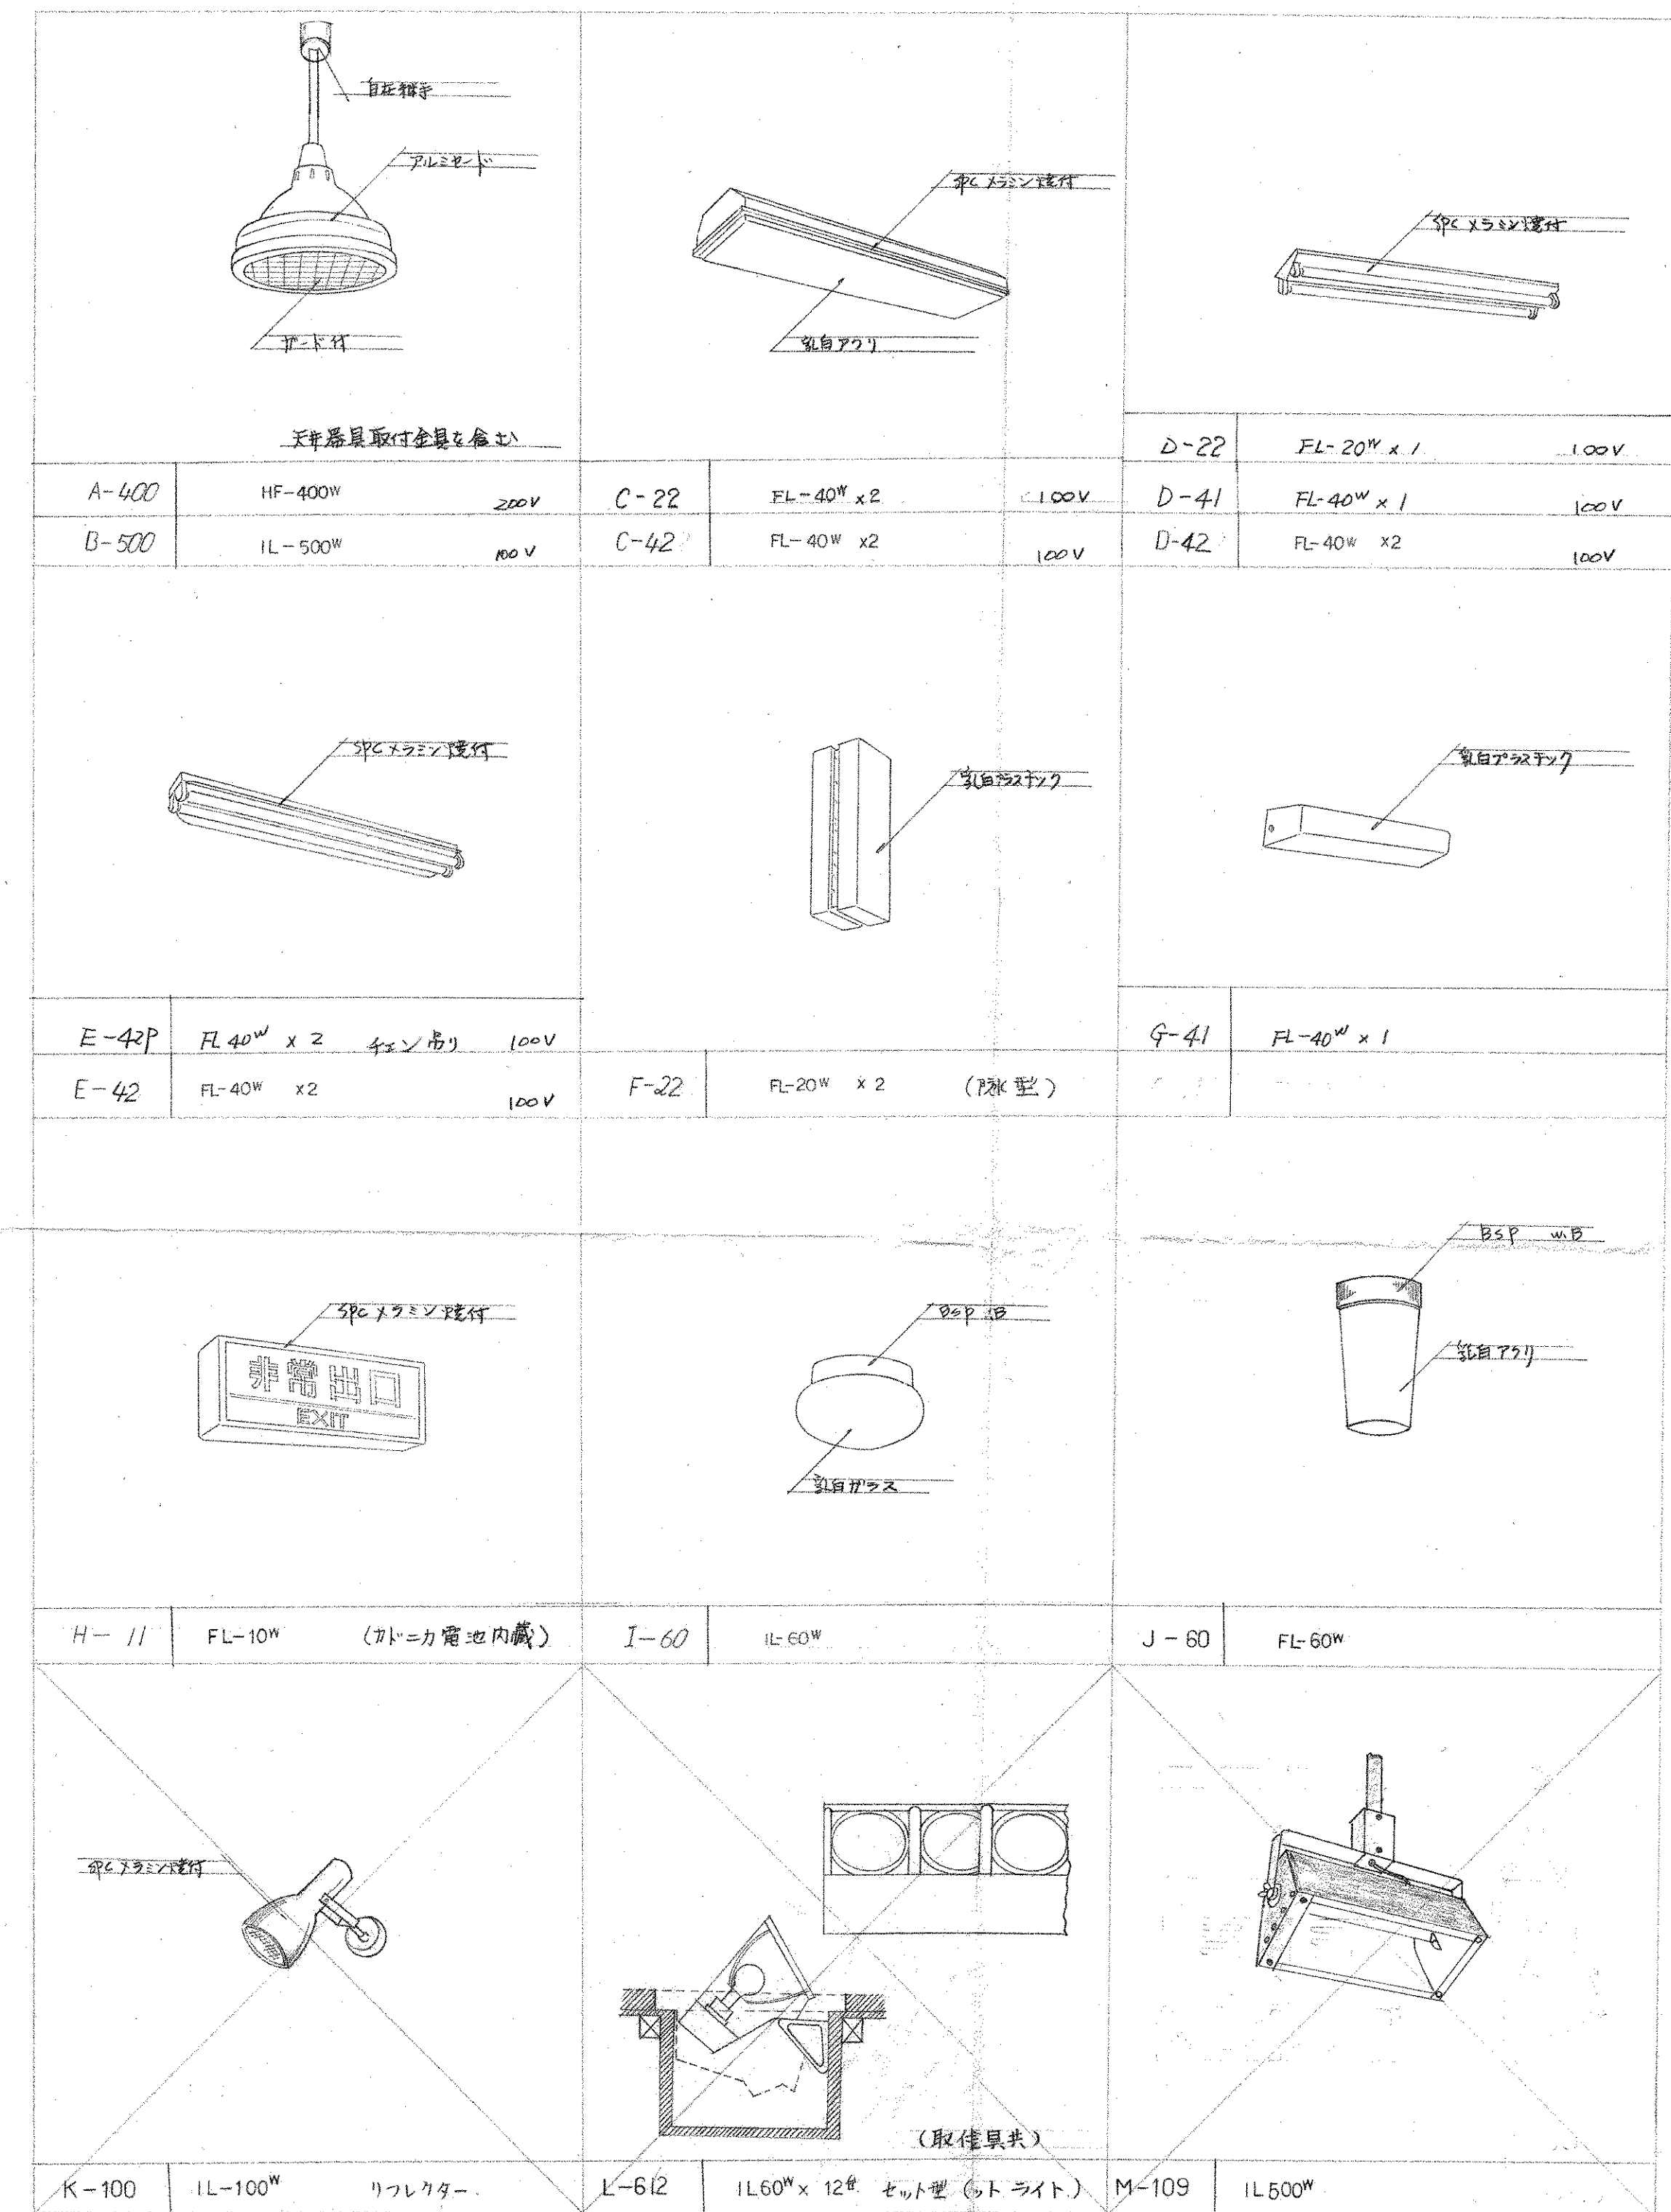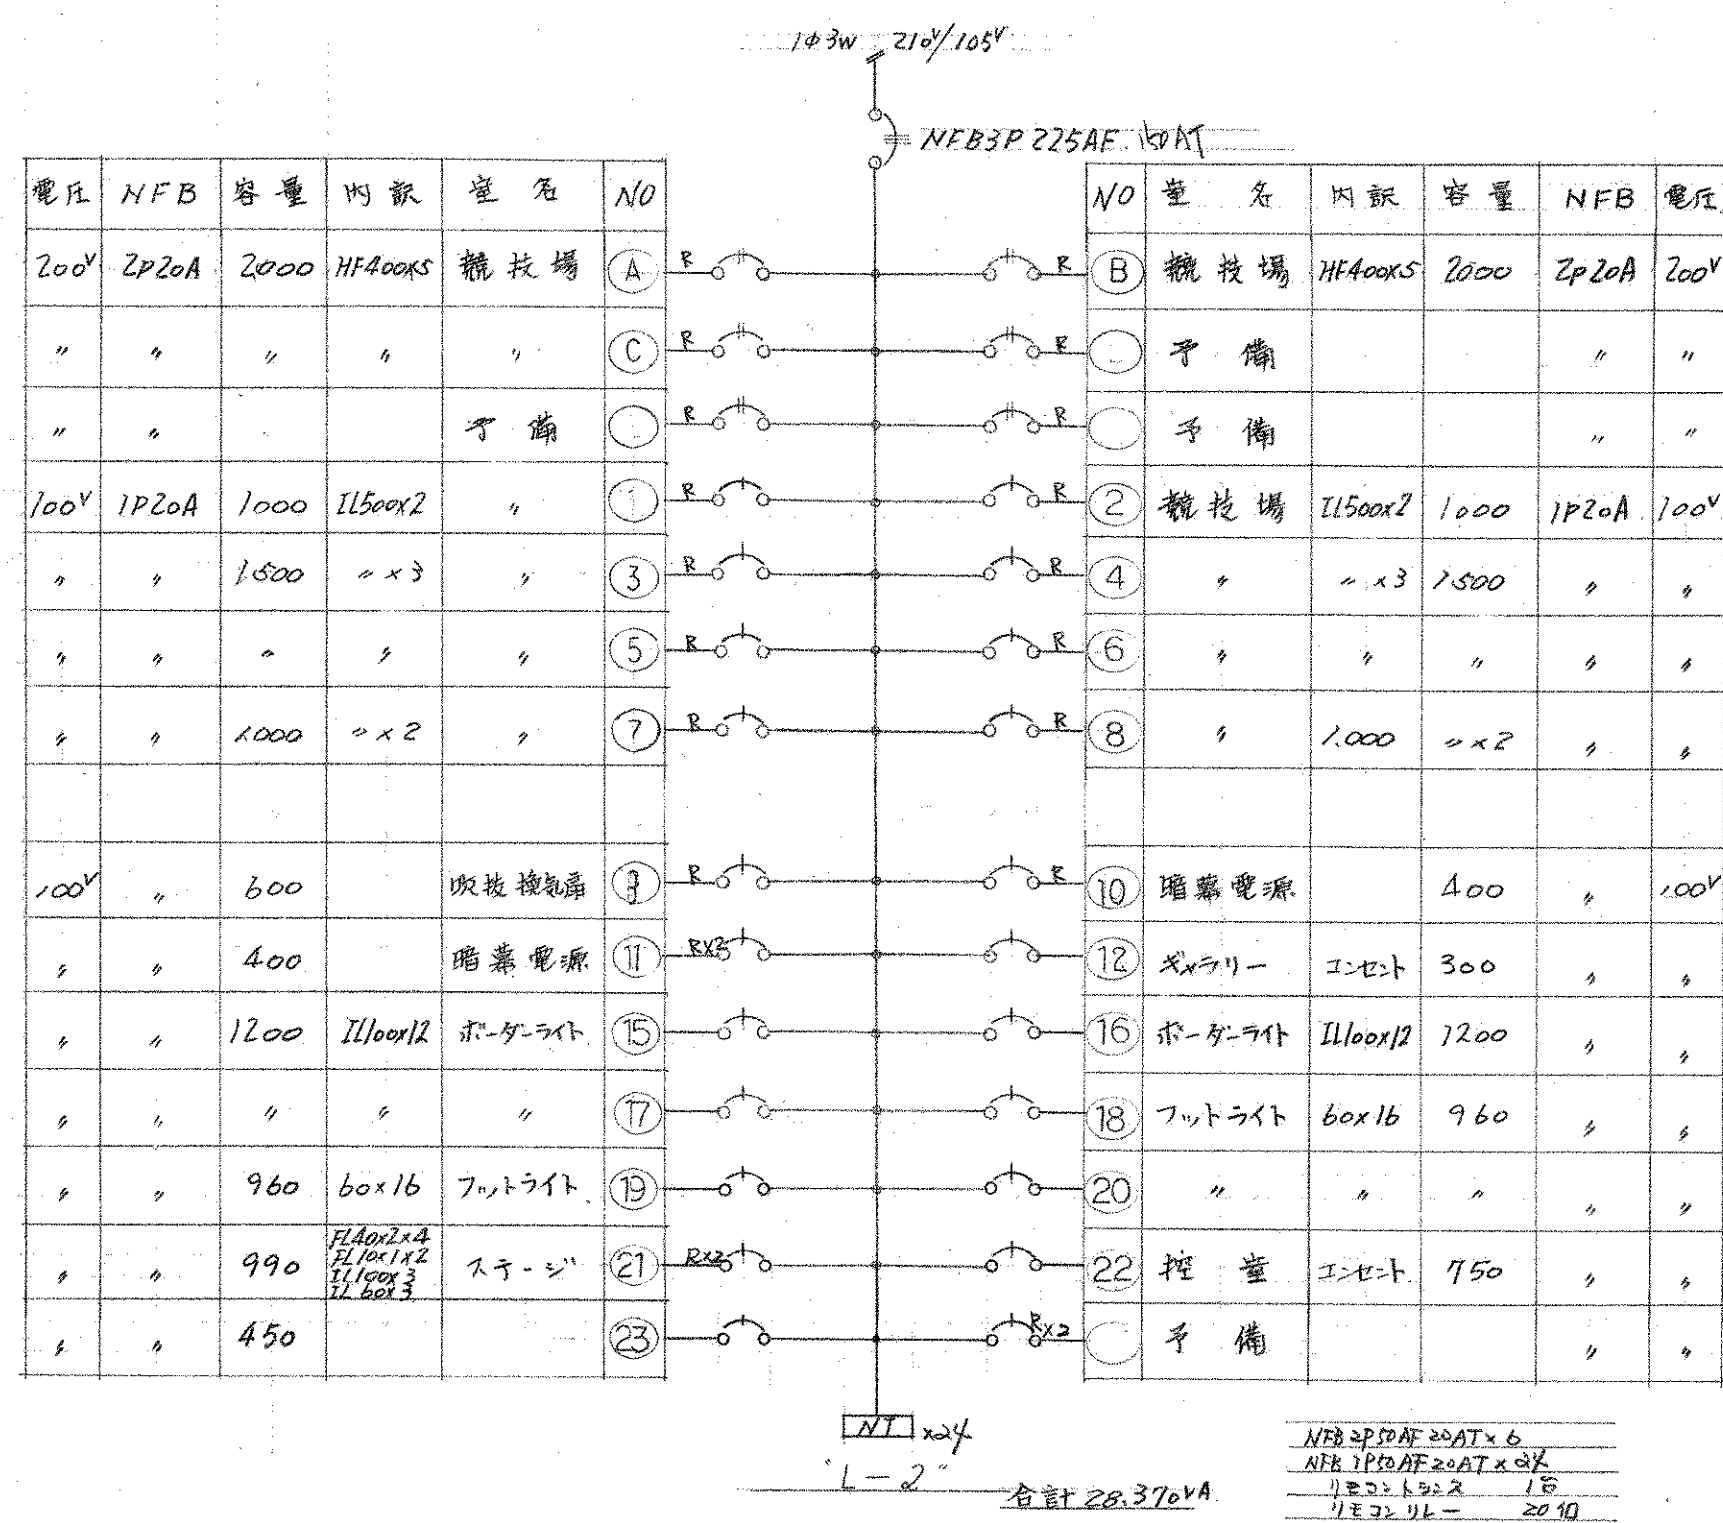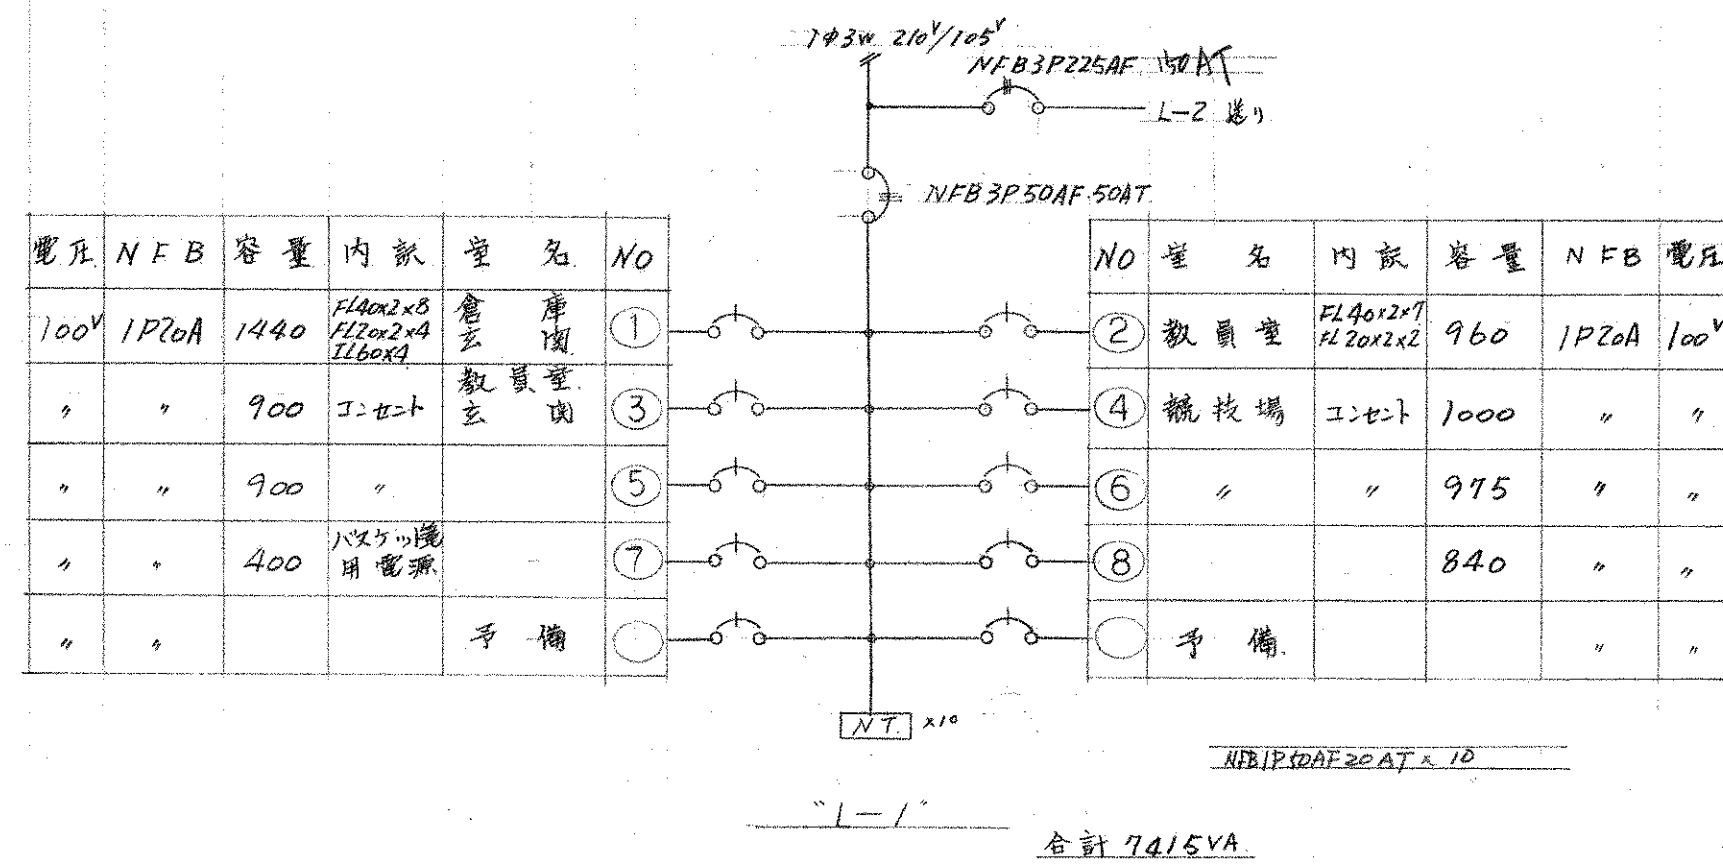

竣工図

工事名 市立四条暖南中学校屋内体育館新築工事


図面名 分電盤配線図及照明器具表

設計者 48-1

設計年 48-1

株式会社 小河建築設計事務所


1 級建築士 登録番号 第 8016 号 小河 吉之

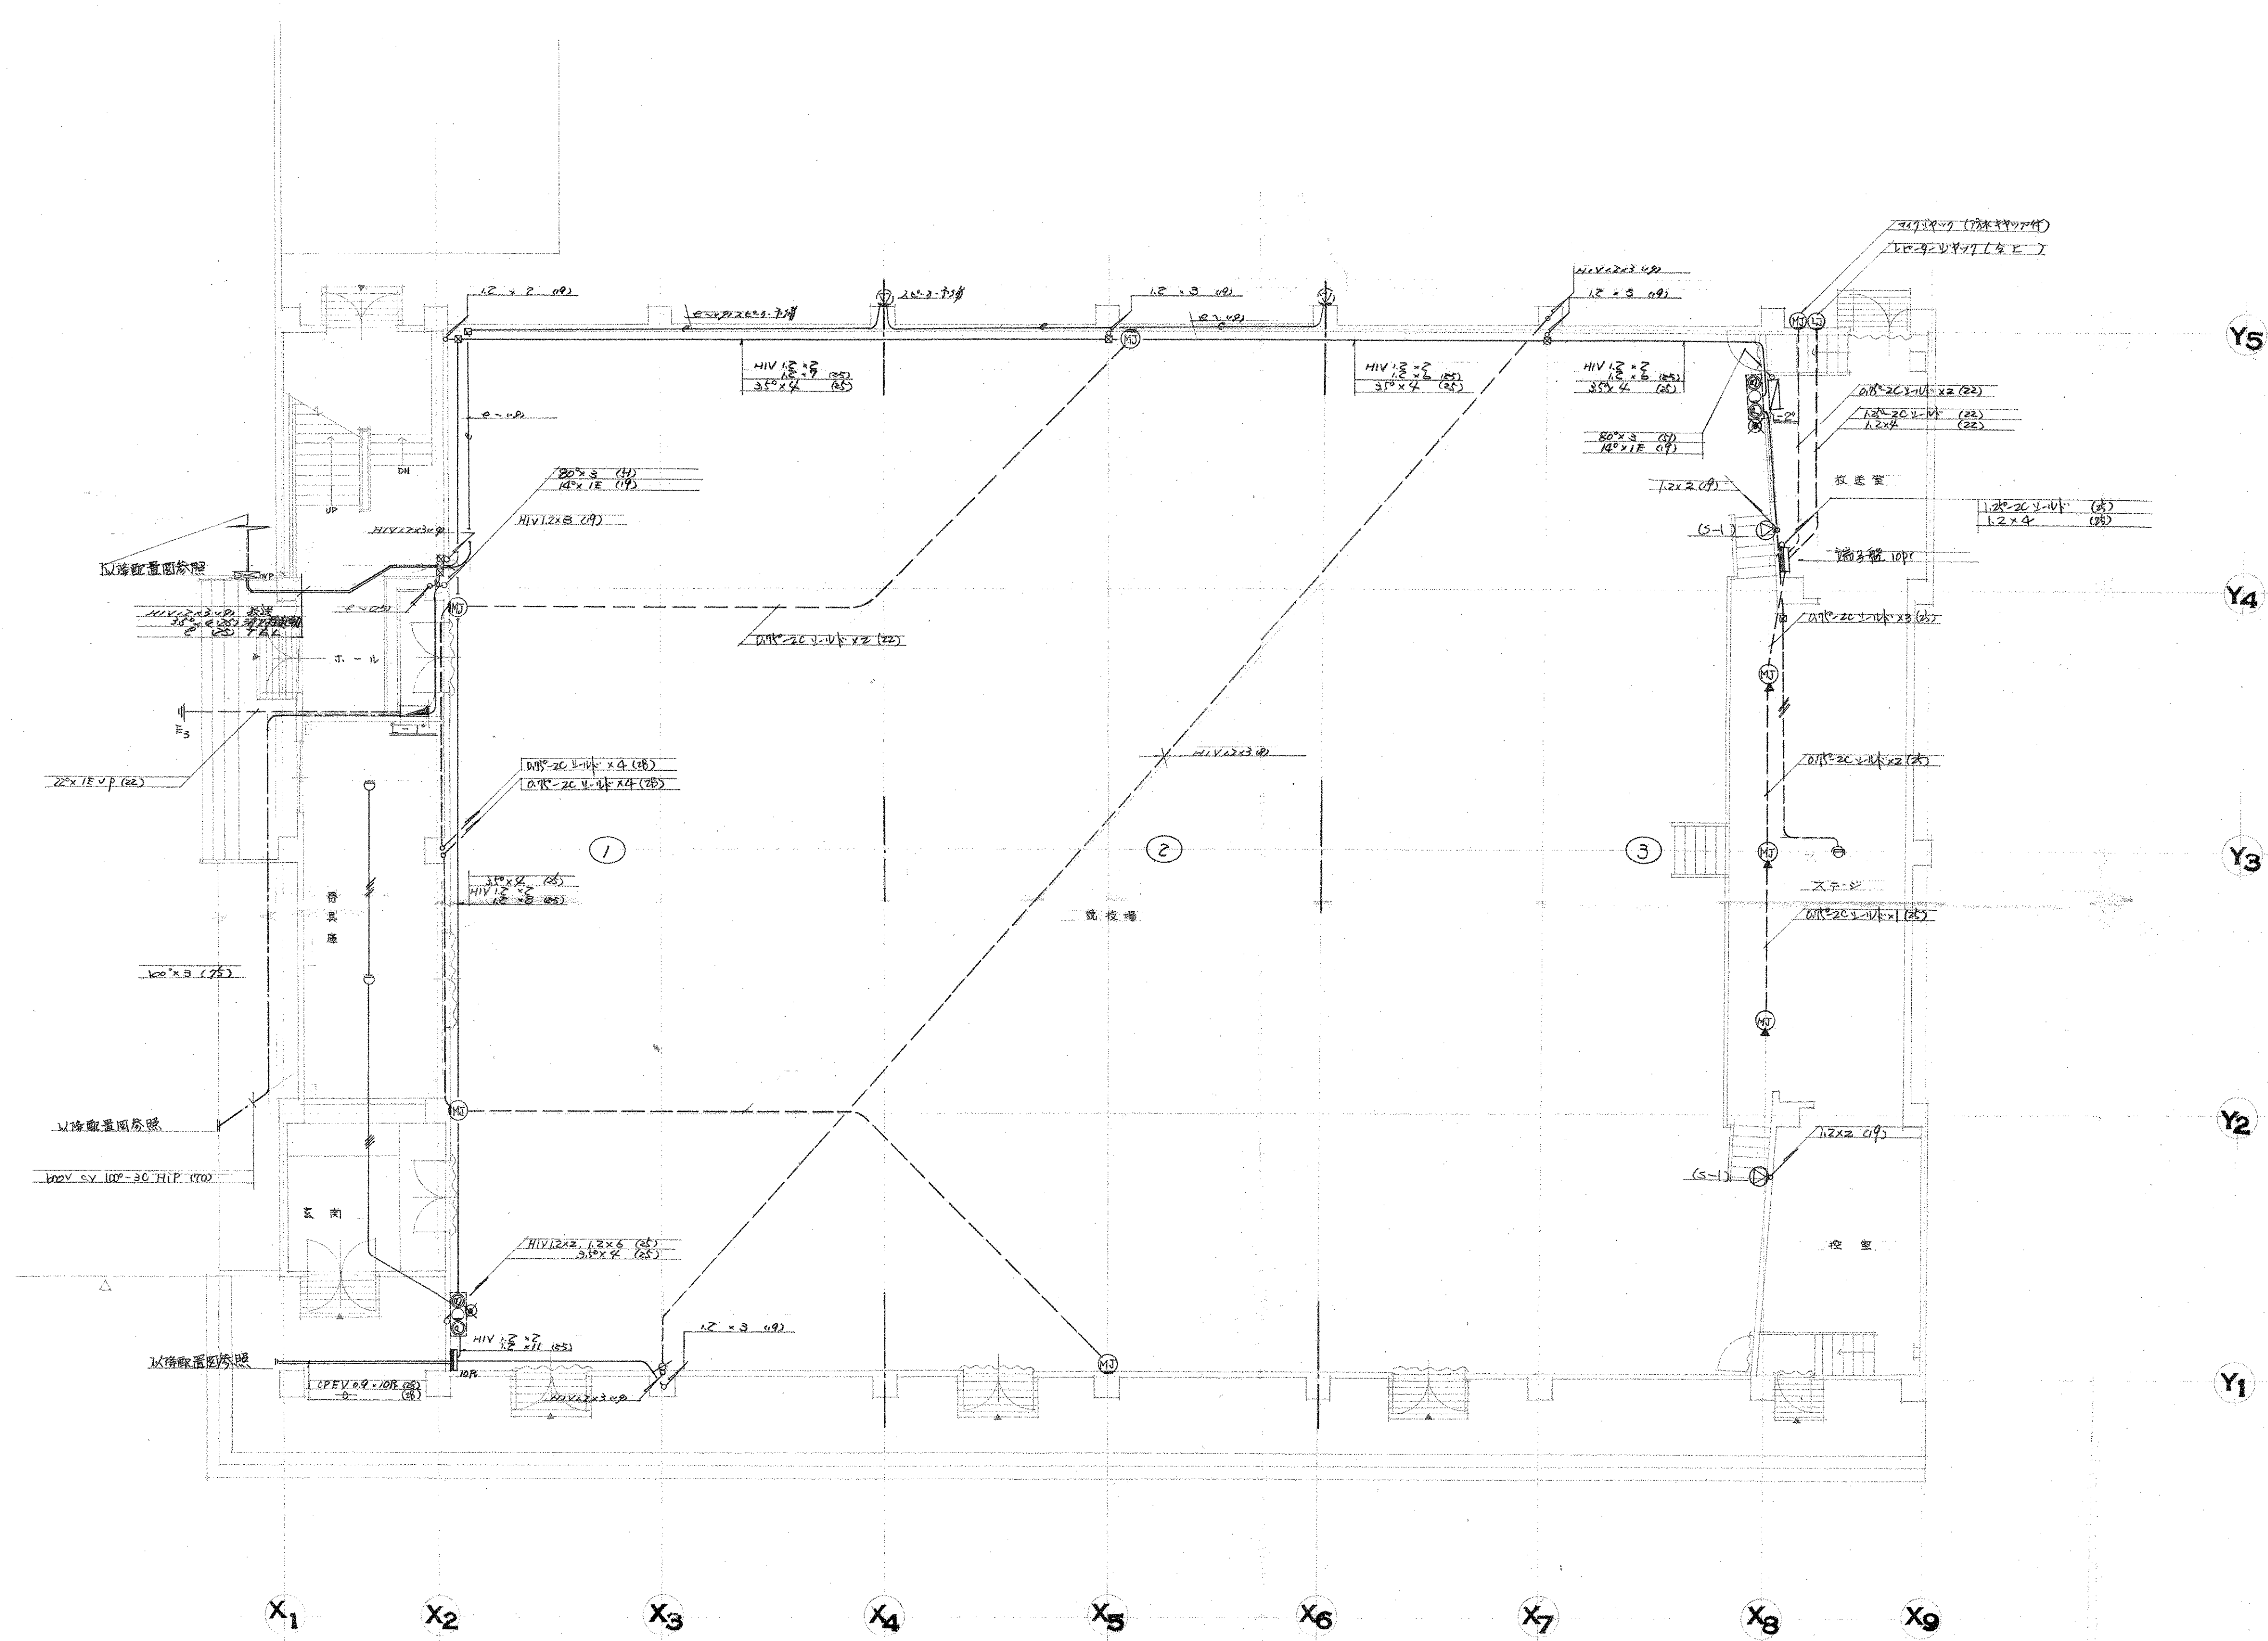

1 階 平 面 図

竣 工 図

工事名	市立四条畷南中学校屋内体育館新築工事	図面番号	307/
図面名	幹線・弱電	縮尺	1:100
設計者	文興建設	1階平面図	
設計年月日	48.1.		
株式会社 小河建築設計事務所			
1級建築士 登録番号第8016 小河吉之			

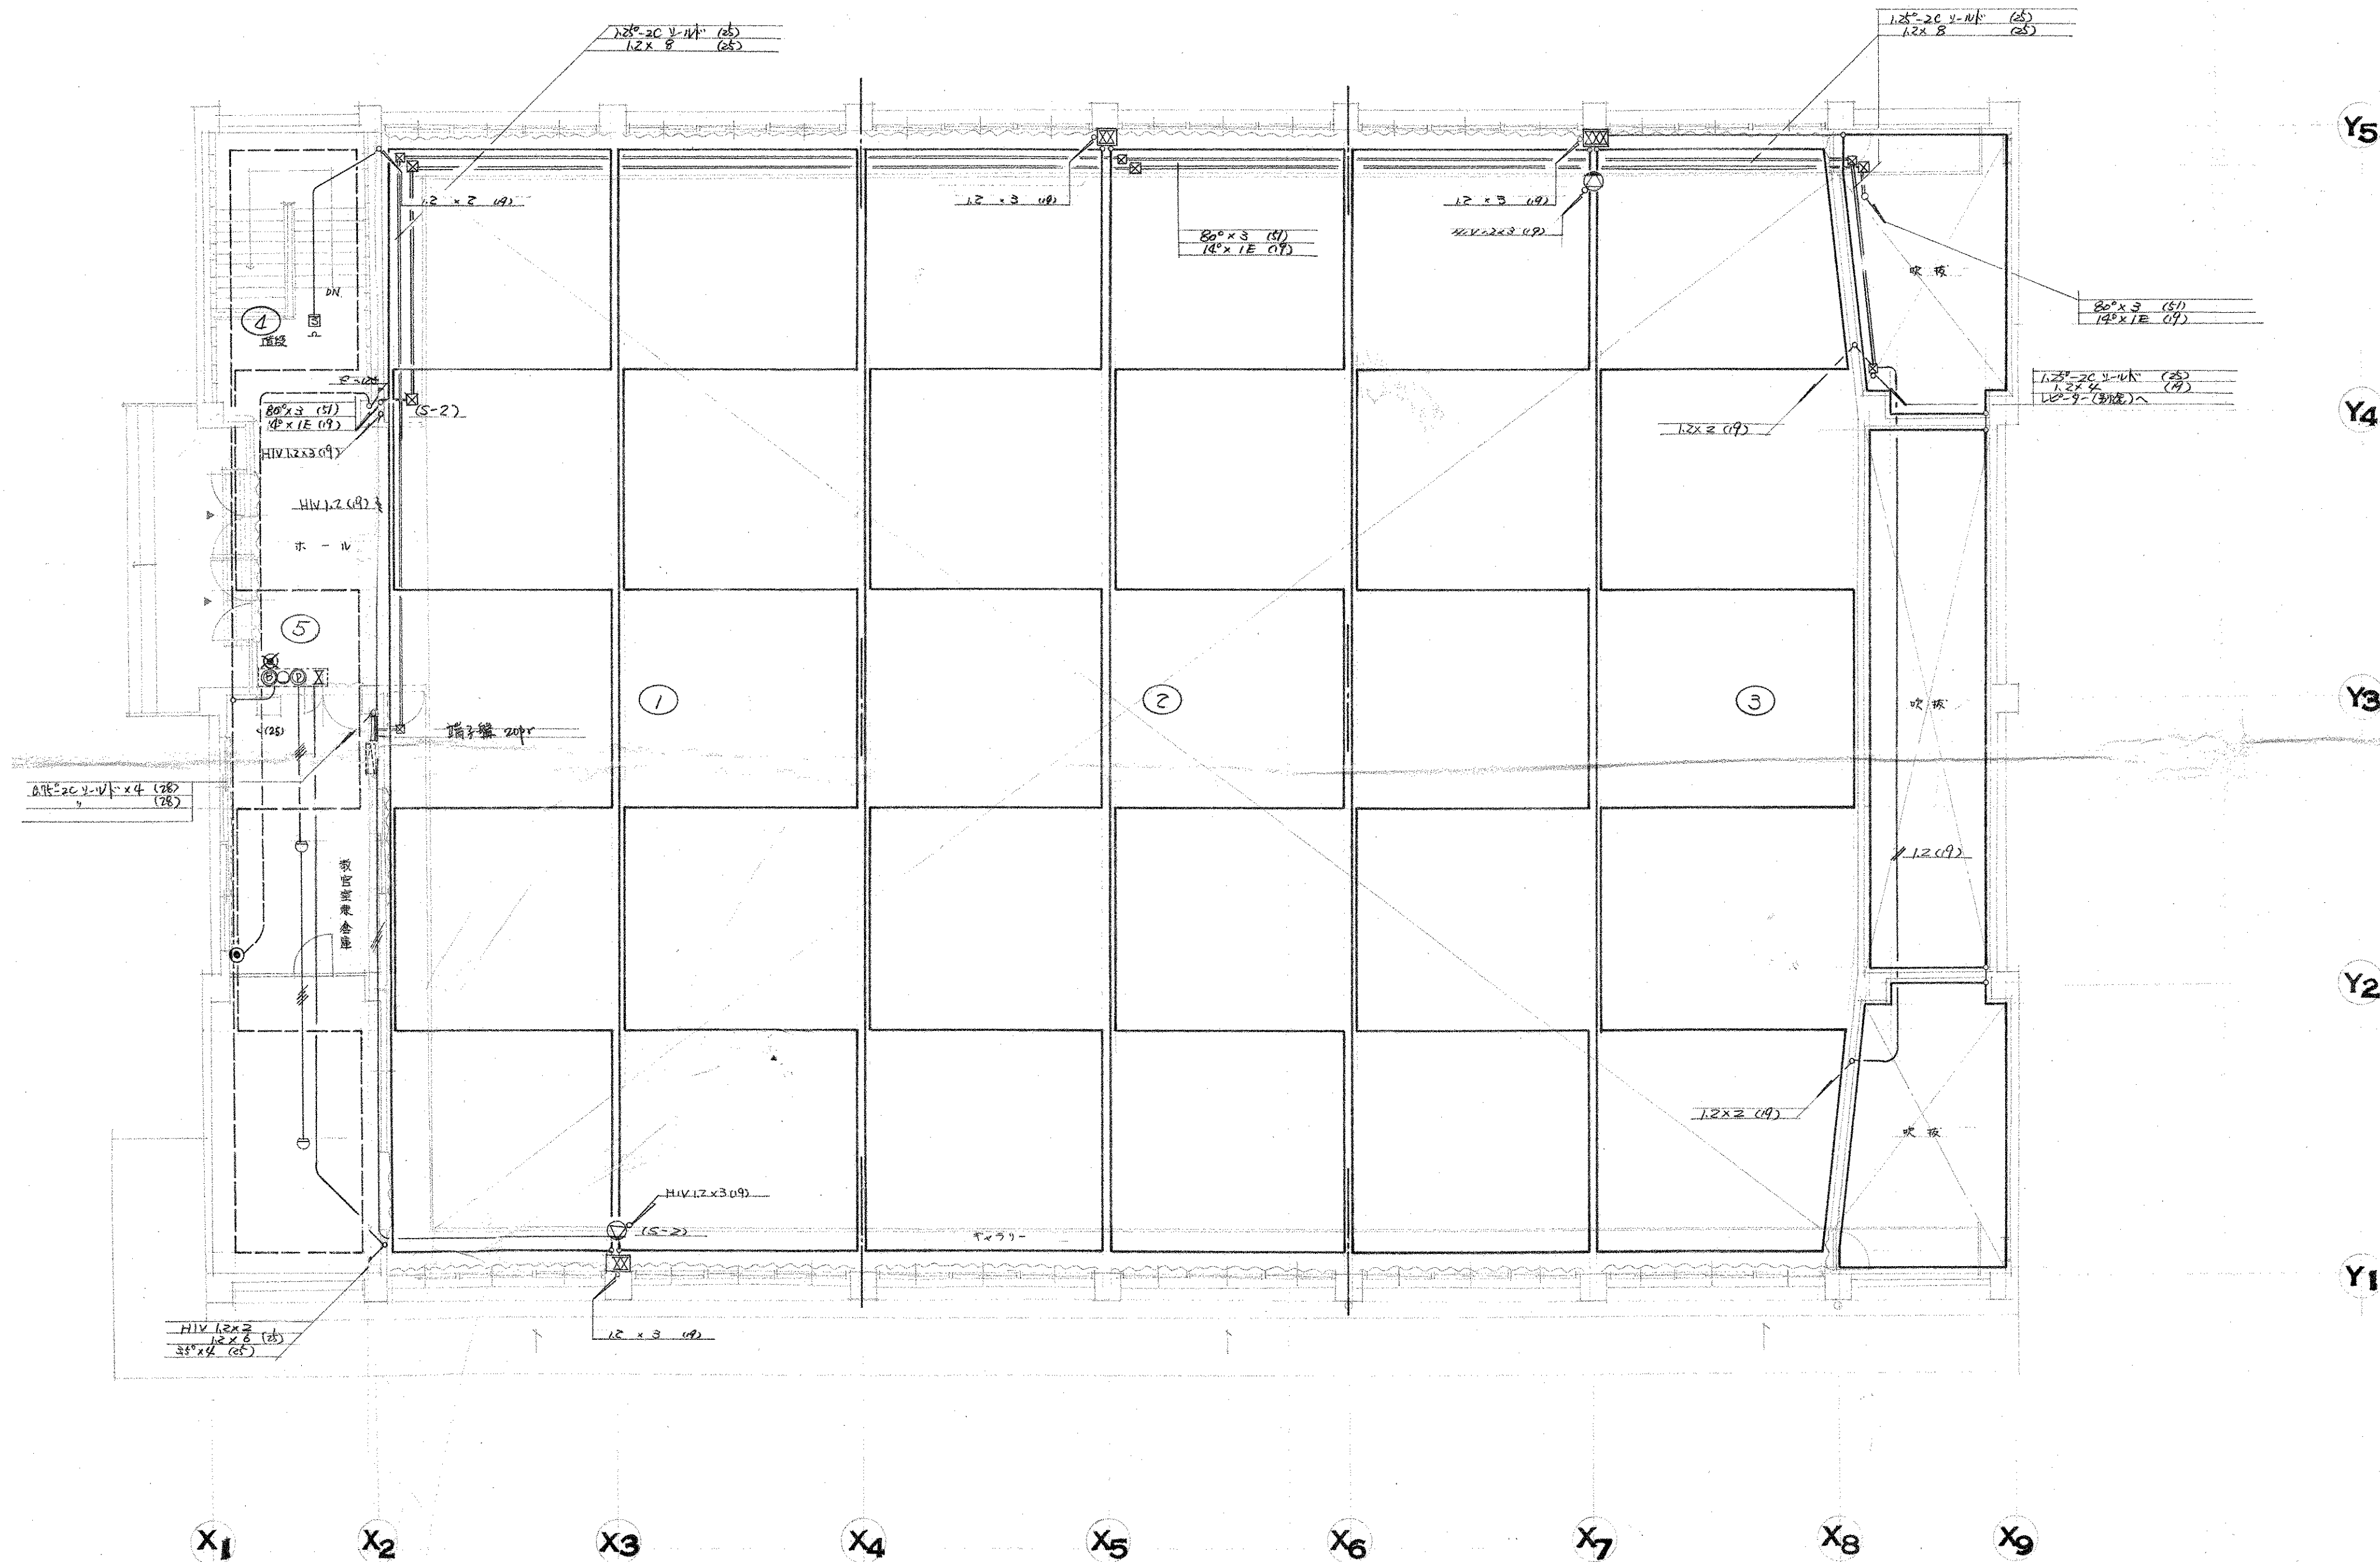


2 階平面図

竣工図

工事名	市立四條畷南中学校屋内体育館新築工事	図面番号	308/
図面名	耐震・弱電	縮尺	1:100
図面内容	大規模改修 2 階平面図	設計年月日	48.1
設計者	小河建築設計事務所	校印	
校印		設計者印	

株式会社 小河建築設計事務所

〒680-0106 和歌山県和歌山市 1-1-1 南中

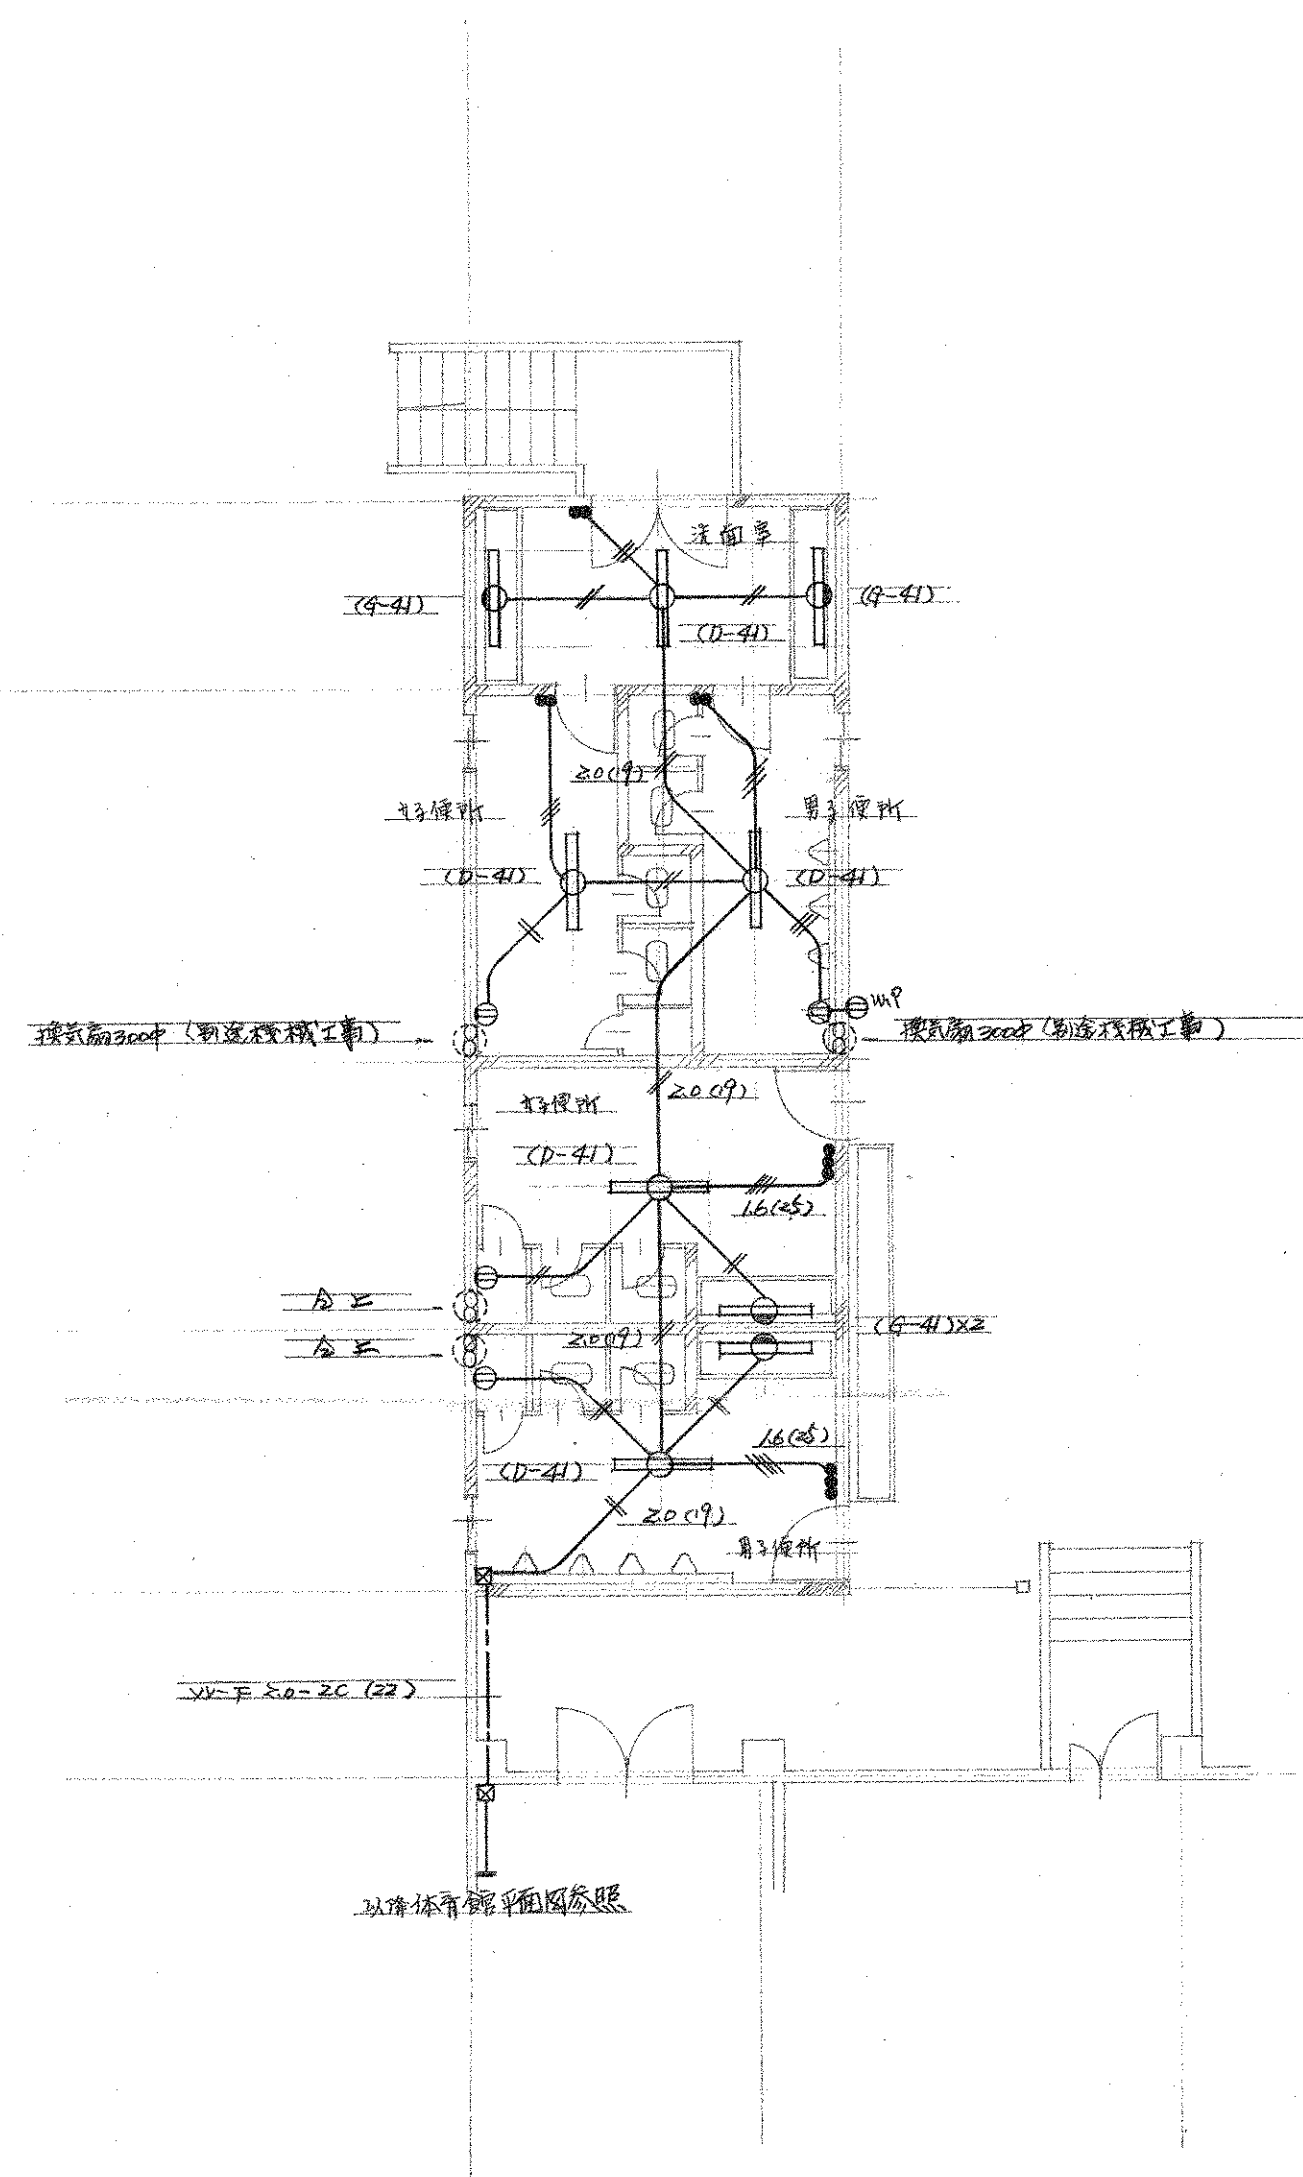

附属卫生间部分平面图 1:100

附属卫生间部分平面图 1:100

竣工图

工程名称	市立四条畹南中学校屋内体育馆新築工事	图面番付	309/
图面名称	附属卫生间部分平面图	图尺	1:100
设计番付	48-1-	设计年月日	1981.10.1
设计者	小河建築設計事務所	1級建築士 登録番号第8016 小河吉之助	

給排水衛生設備工事特記仕様書


(I) 建築概要

1 工事名称 2 工事場所 3 建物概要 4 概 約 5 施 工 基 準 6 下 請 業 者 7 材 料 メーカー指定 (II) 見積書の順序 (III) 機材メーカー指定 (IV) 工事範囲並工事区分 (V) 配管附属品及び機器記号表 (VI) 特記事項 (VII) 記号名称 (VIII) 防振防音工事

南中

汚水金所概


配号	寸	口径	深サ	備考
A	450 x 450	500		鋼鉄製 円蓋蓋付
B	450 x 450	540		"
C	600 x 600	1,400		(建物4L部) ドロップ
D	450 x 450	660		"
E	450 x 450	710		"
F	450 x 450	820		"

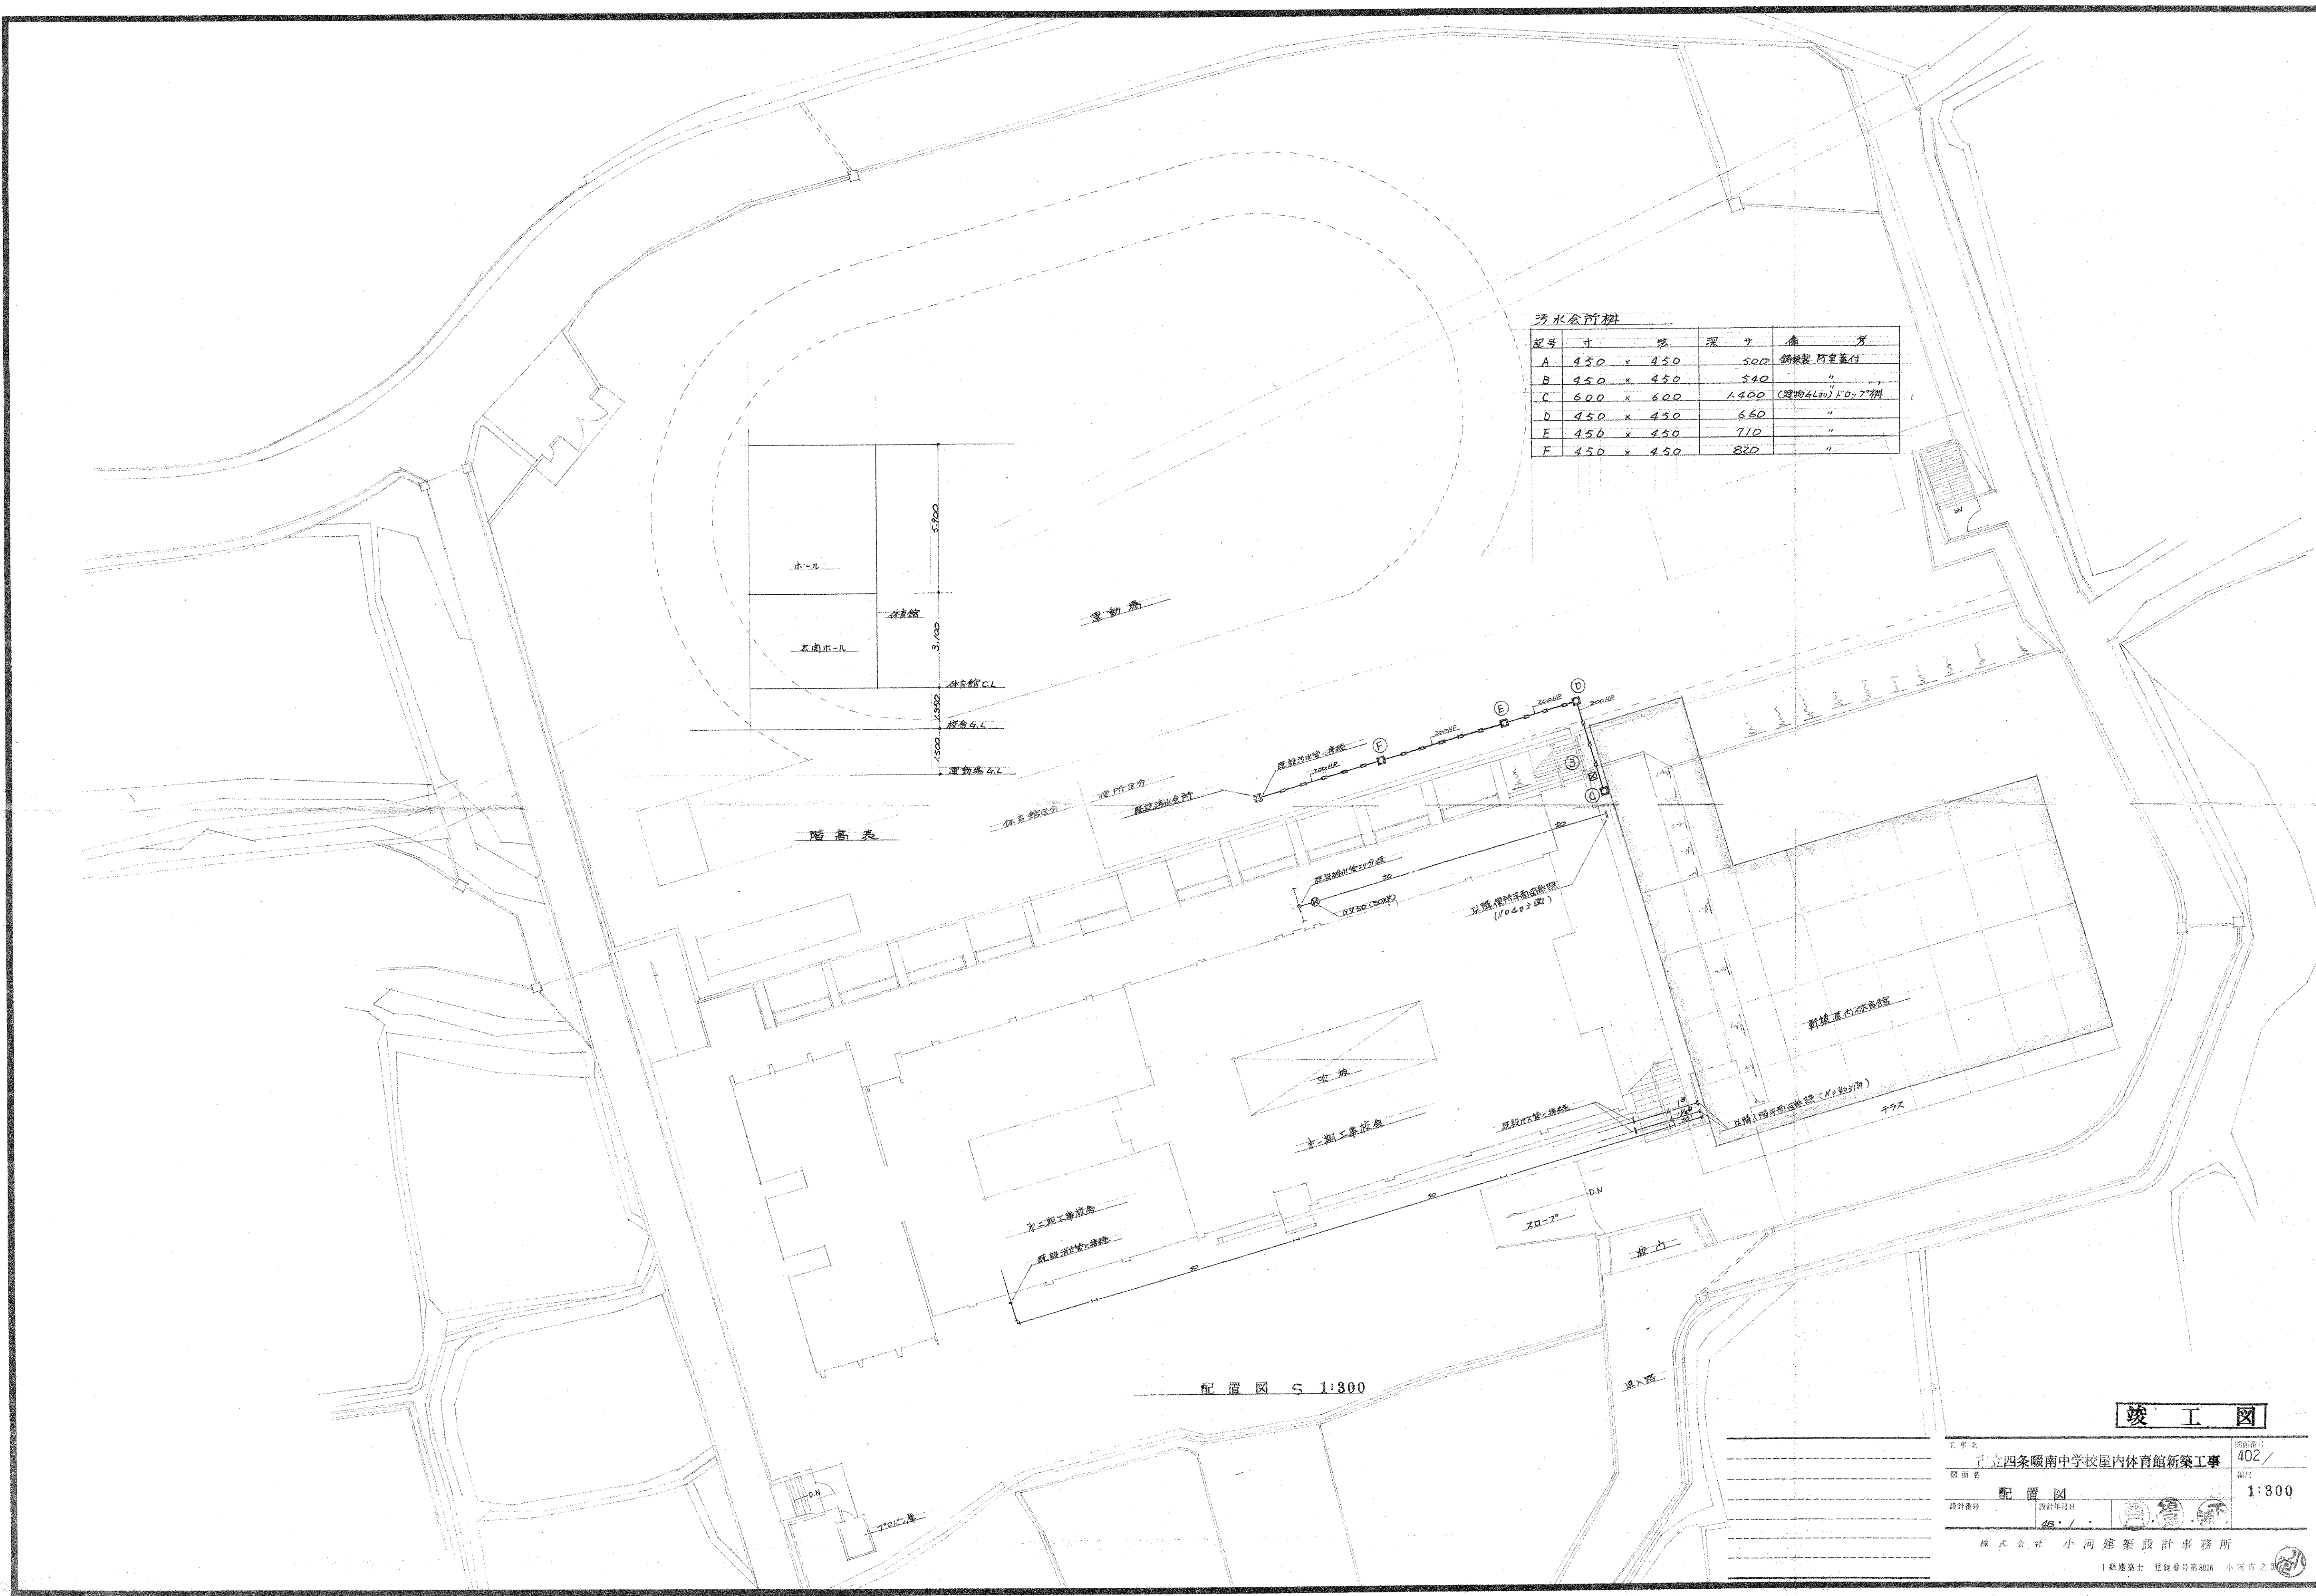

竣工図

工事名	立四条暖南中学校屋内体育館新築工事	図面番号	402 /
図面名	配置図	縮尺	1:300
設計者	小河建設設計事務所	設計年月日	48. / .
株式会社 小河建設設計事務所 1級建築士 登録番号第8016 小河吉之			

器具名	品番	附 属 品	備 考
大 便 器	C-37SV	T-150AC, T-82C32, TS-116AY	
小 便 器	U-23	U-60RN, T-62-16, T-64BW, TA-24Y	
洗 面 器	L-220D	T-205Y, T-4A, T-6P, TL-220DAY	
		S-3, TS-119AS-13	

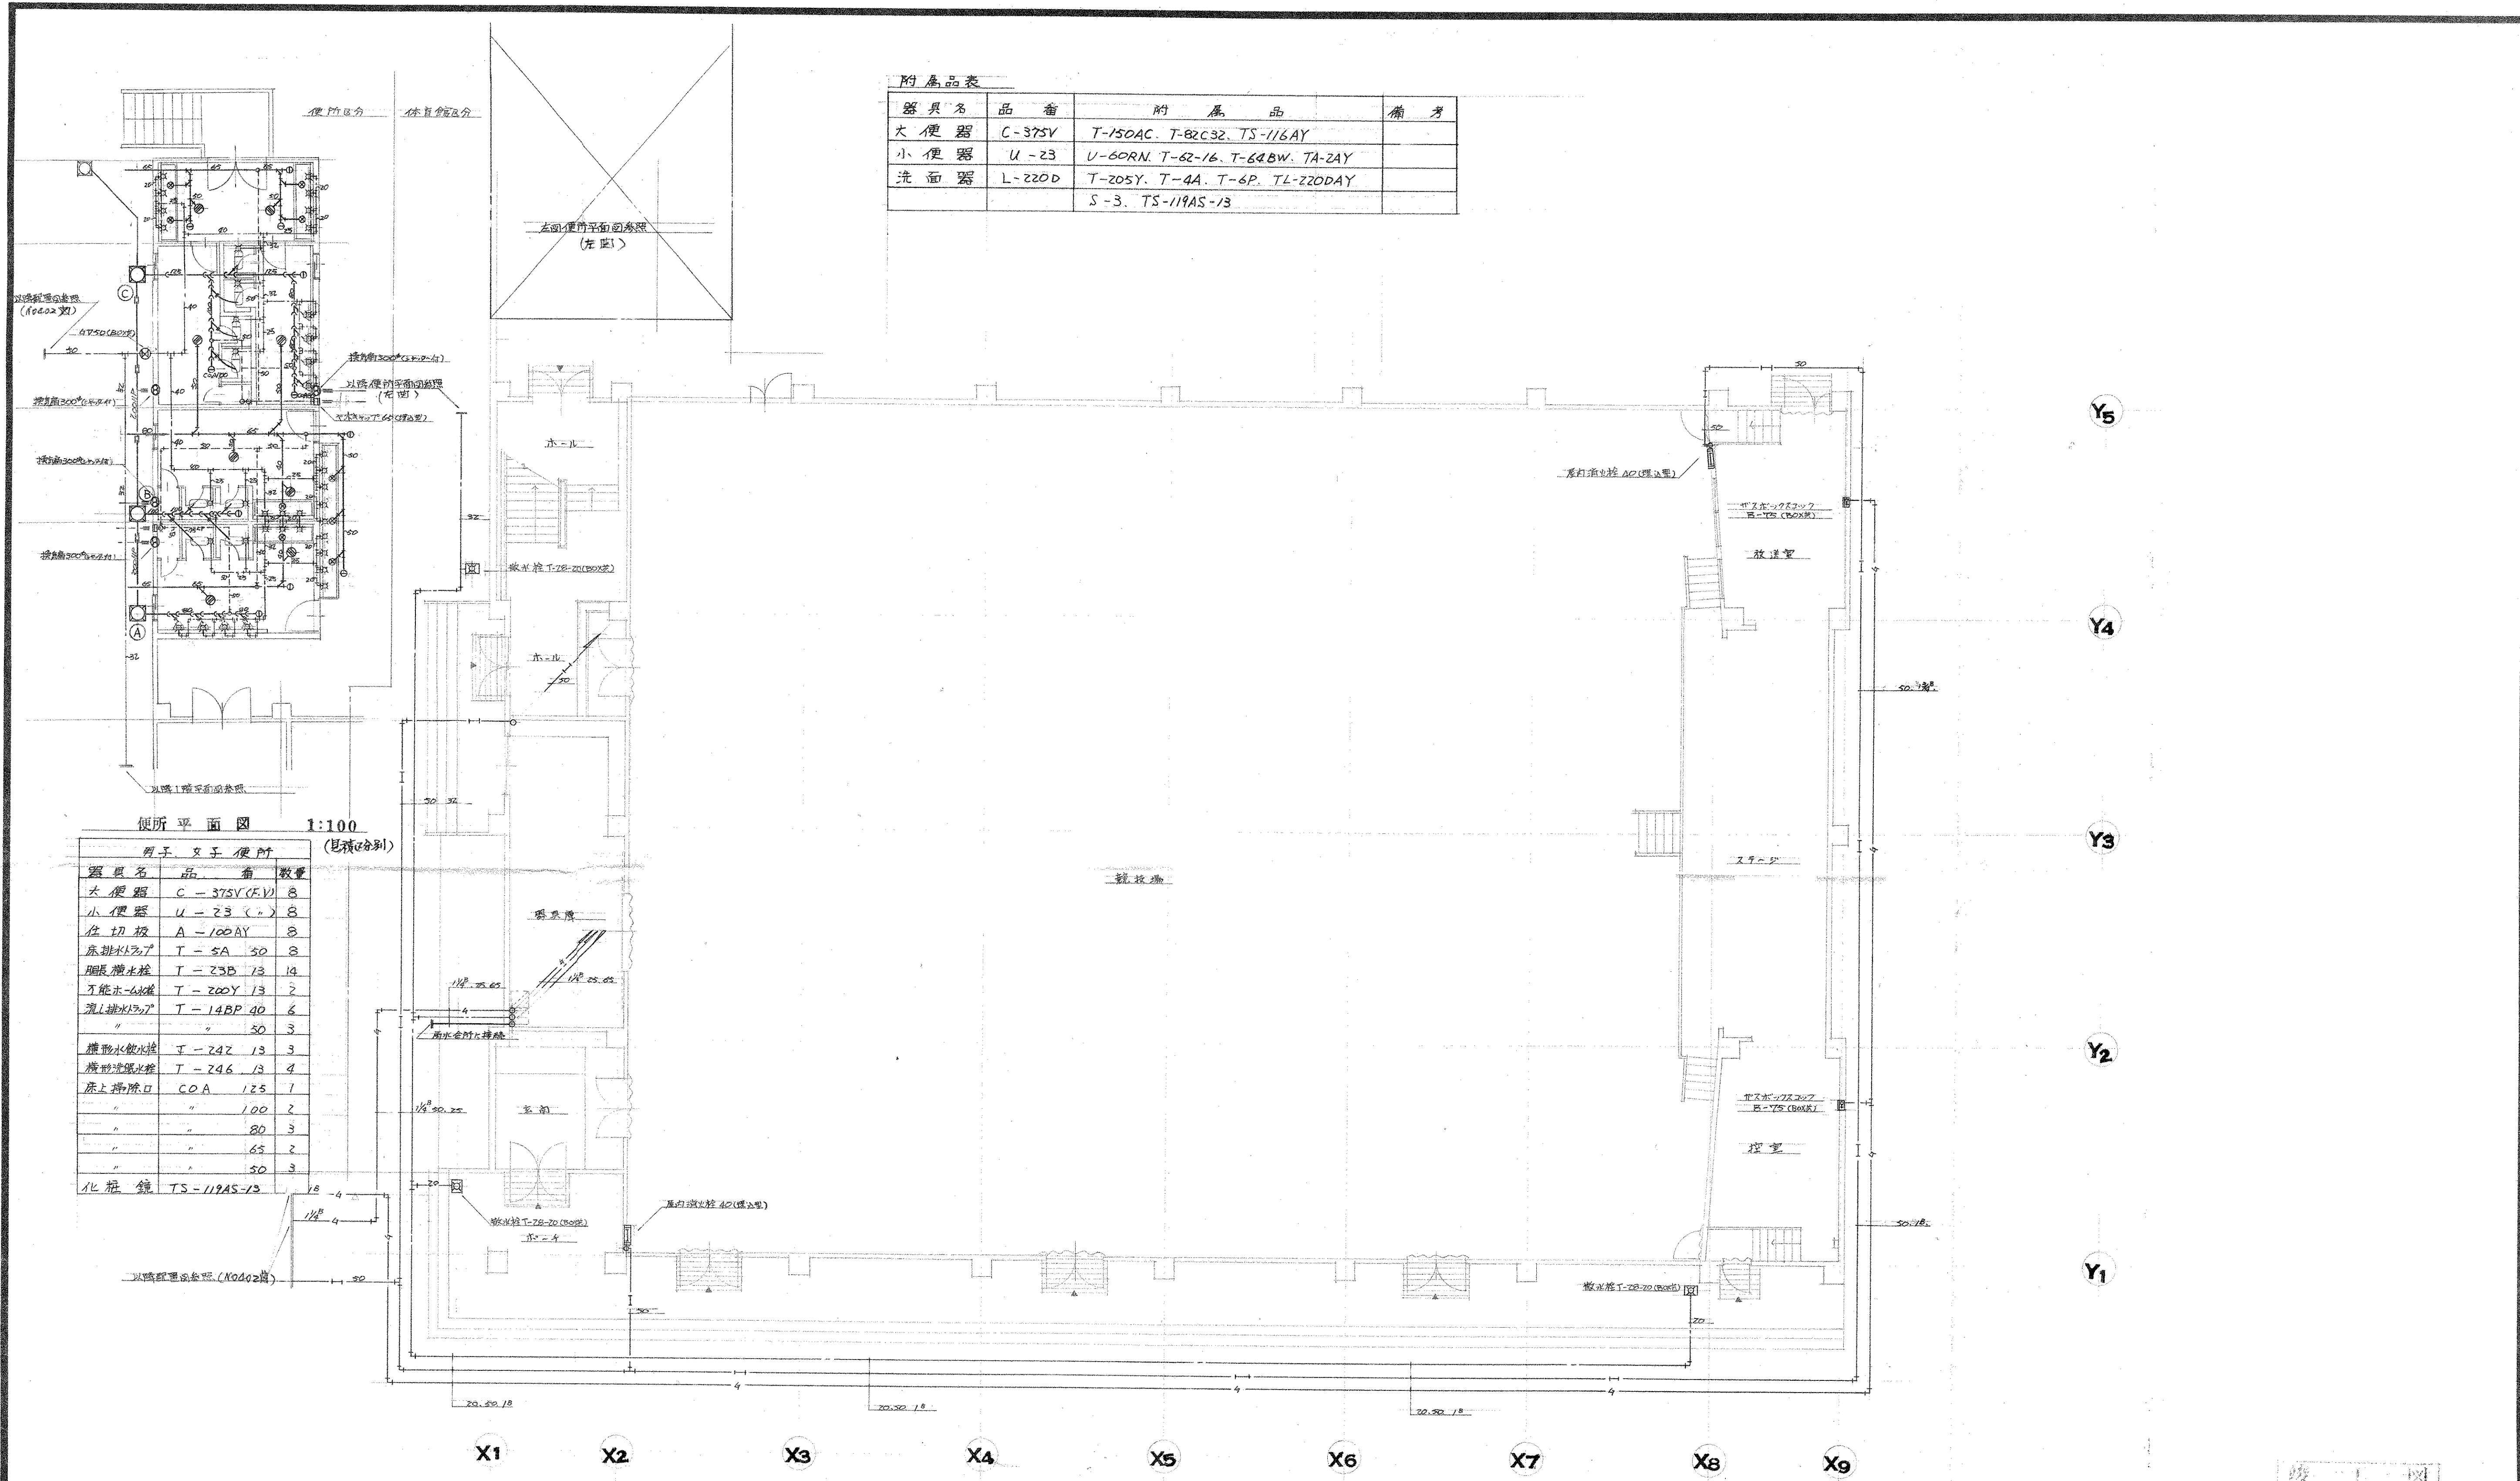

便所平面図 1:100 (見様別)

男子女子便所

器具名	品 番	数 量
大 便 器	C-37SV (F.V.)	8
小 便 器	U-23 (F.V.)	8
仕 切 板	A-100AY	8
床排水パイプ	T-5A	50
腰掛排水栓	T-23D-13	14
手洗水栓	T-200Y	13
流し排水パイプ	T-14BP-40	6
"	"	50
腰掛水栓	T-24Z	13
腰掛排水栓	T-246	13
床上げ開口	COA	125
"	"	100
"	"	80
"	"	65
"	"	50
化粧鏡	TS-119AS-13	

竣 工 図

工事名 市立四條畷南中学校屋内体育館新築工事

図面番号 403

図面名 1階平面図 便所平面図


設計者 小河 健一

設計年月日 昭和40年1月

1:100

株式会社 小河建築設計事務所

1級建築士 登録番号第8016号 小河 健一

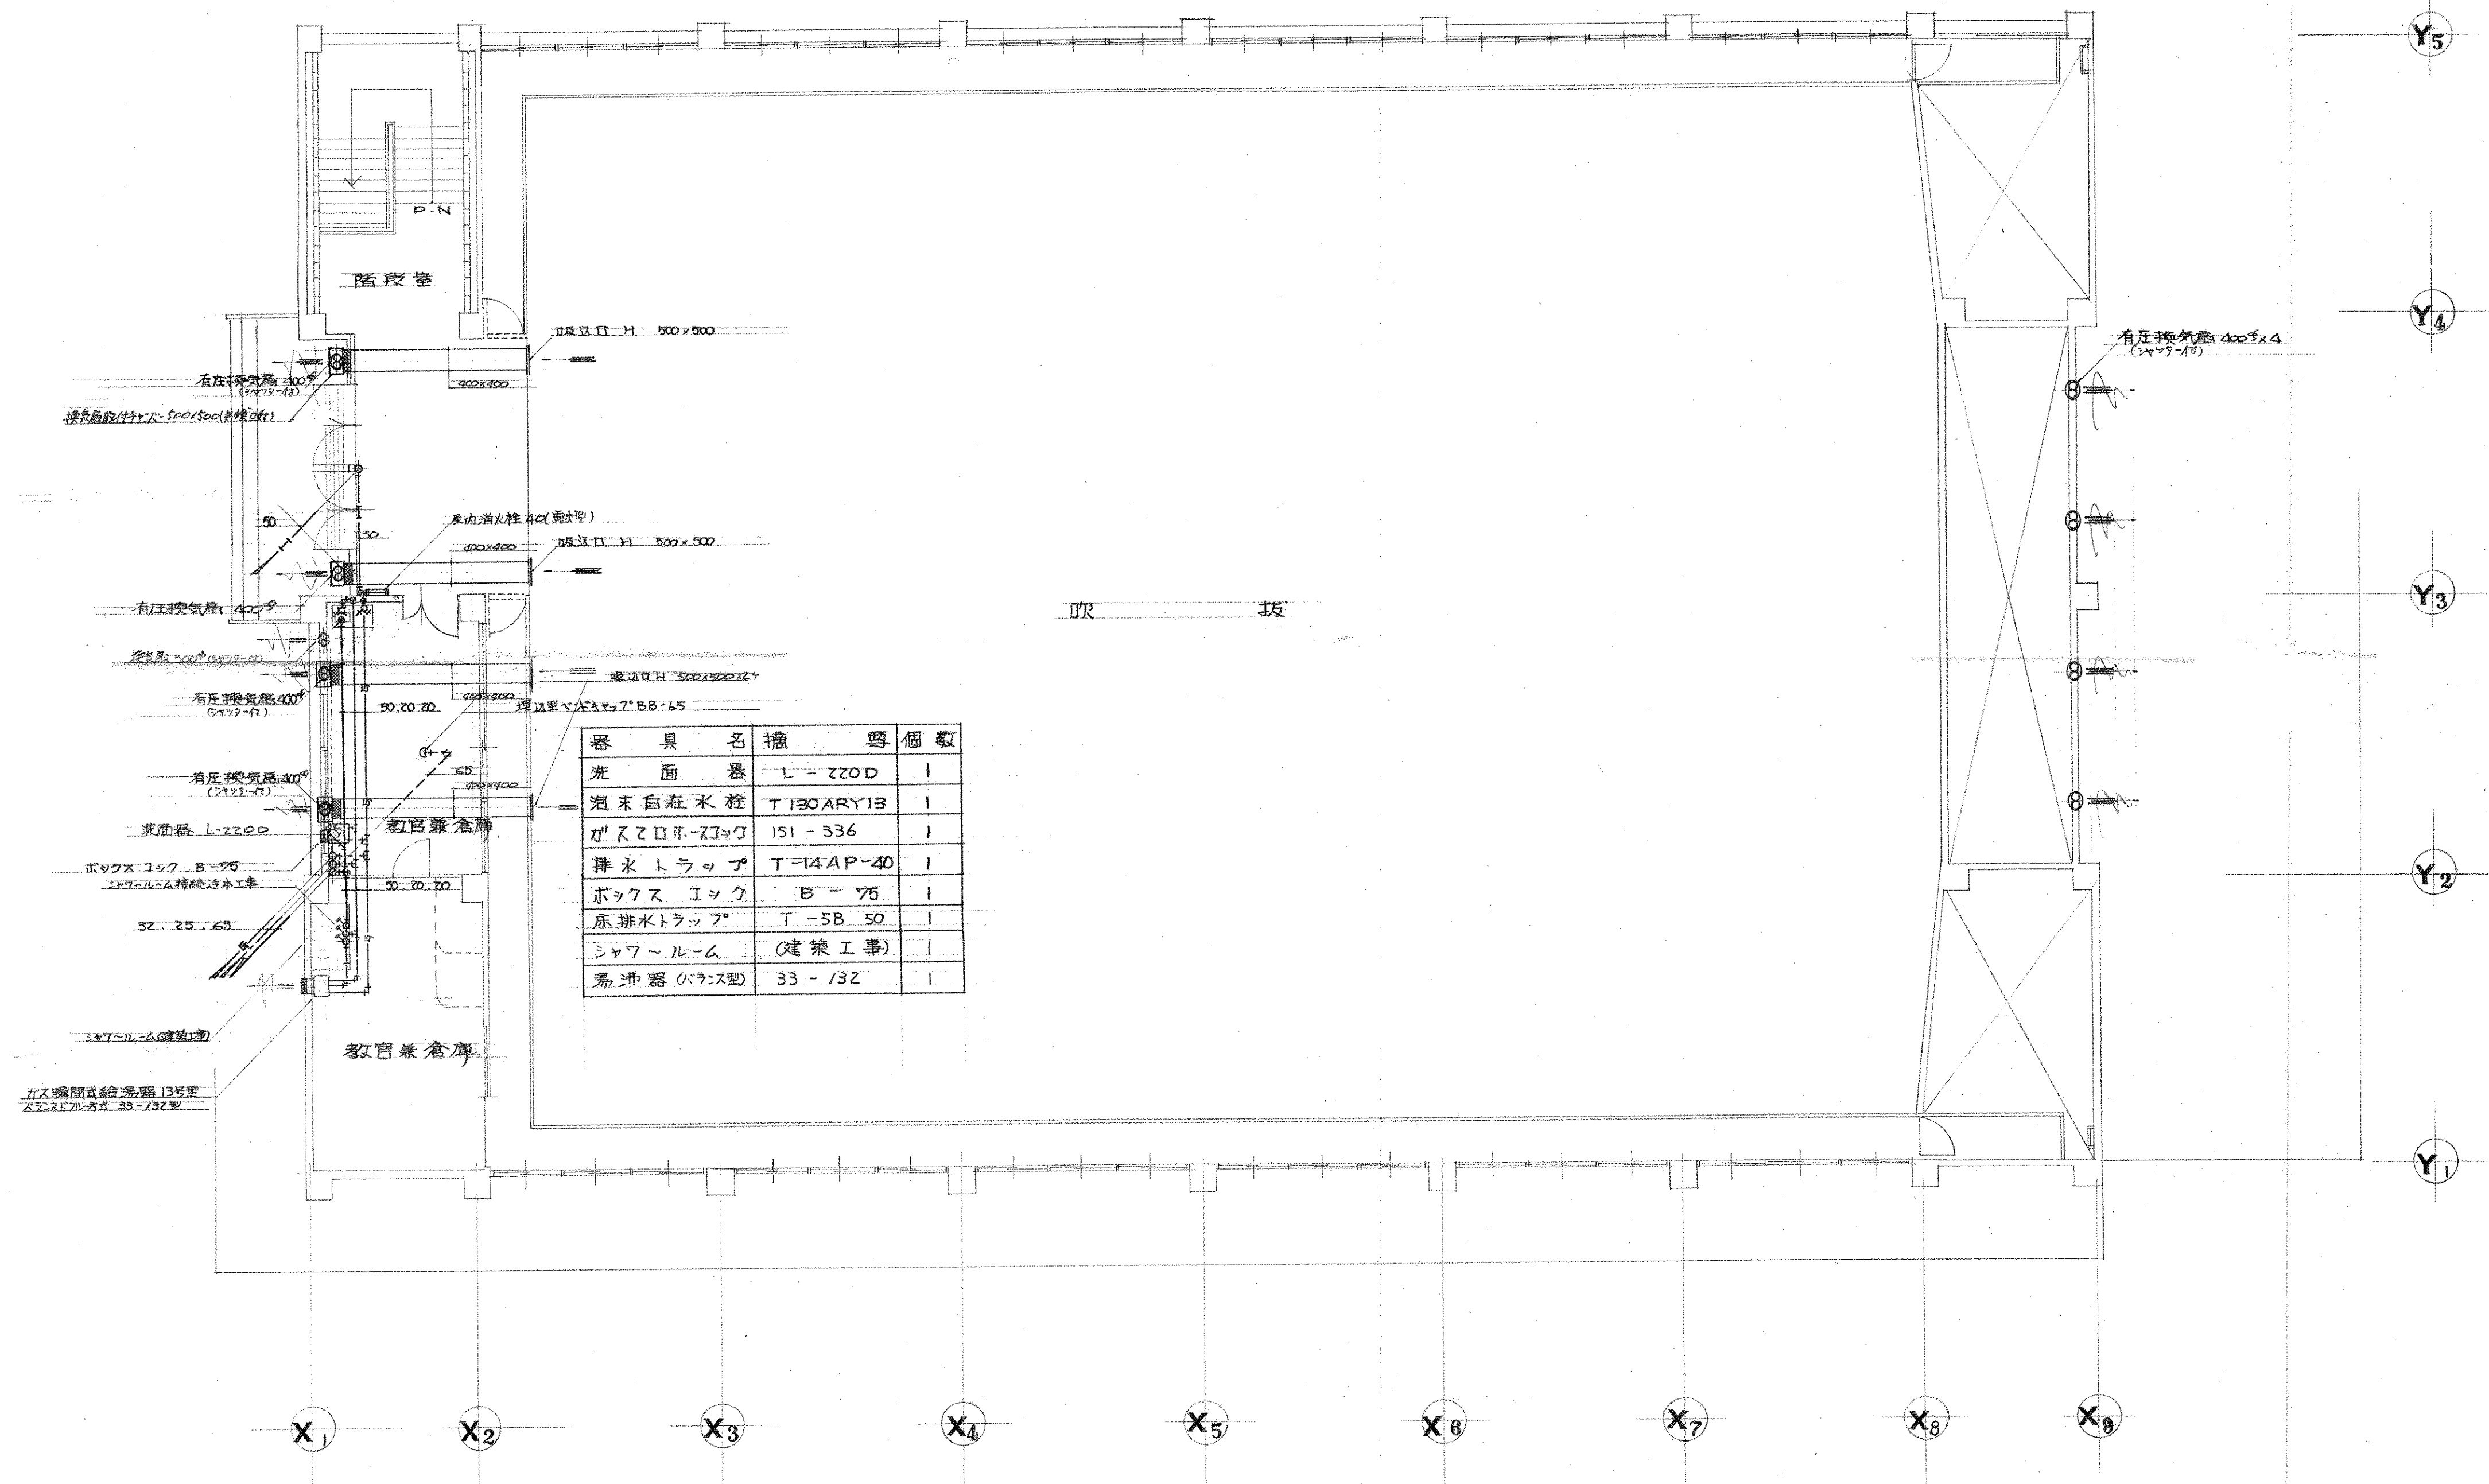


器具名	規格	個数
洗面器	レ-220D	1
泡末自動水栓	T130ARY13	1
ガスゼロホック	151-336	1
排水トラップ	T-14AP-40	1
ボックス・シック	B-75	1
床排水トラップ	T-5B-50	1
シャワー・ルーム	(建築工事)	1
希釈器(ベアス型)	33-132	1

2 階 平 面 図

竣 工 図

工事名	市立四條畷南中学校屋内体育館新築工事		図面番号	4045/
図面名	2 階 平面図		縮尺	1:100
設計番号	08 /	設計年月日		
株式会社 小河建築設計事務所				
〒601-8516 大阪府大阪市東淀川区 小 河 吉 之 郎				

 

Technical drawing of a mechanical assembly, likely a pump or motor, showing dimensions and components. The drawing includes a top view and a side view.




Dimensions:

- Top view: 100, 600, 100
- Side view: 150, 480, 160, 350, 130, 260, 460, 150
- Overall width: 800

Components and Labels:

- 3~4φバルブ取付孔 (3~4φ valve mounting hole)
- 同径カハ板 (same diameter plate)
- 40% x 45' 回転式バルブ (40% x 45' rotating valve)
- 40% x 13φ ノズル (40% x 13φ nozzle)
- 40% x 23 回転式ホース (40% x 23 rotating hose)
- 40% x 20φ ホース 2本 (40% x 20φ hose 2 pieces)
- 8~4φ 取付ビス (8~4φ mounting screw)

内部詳細

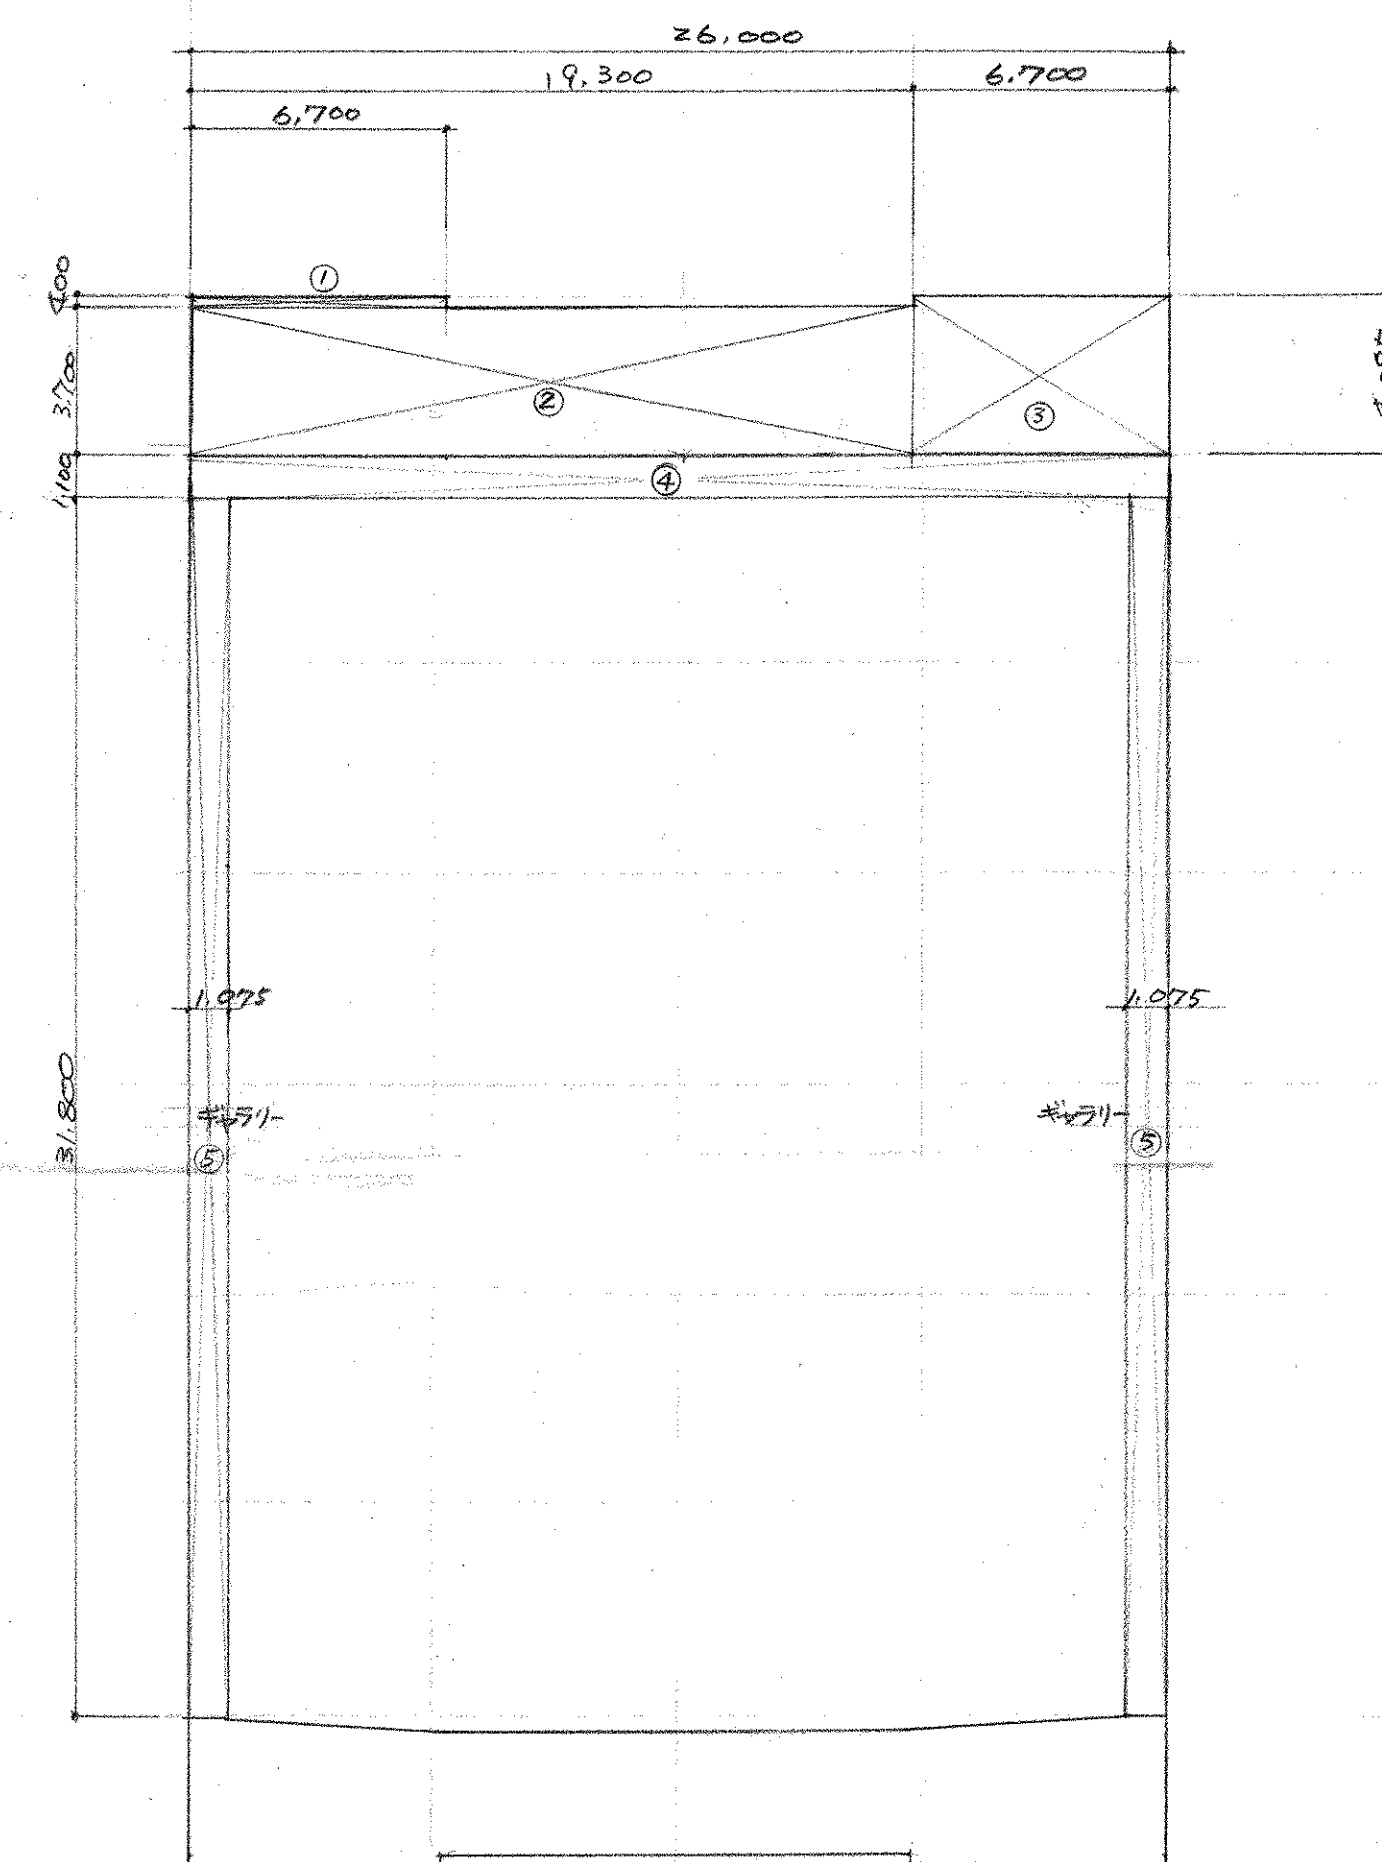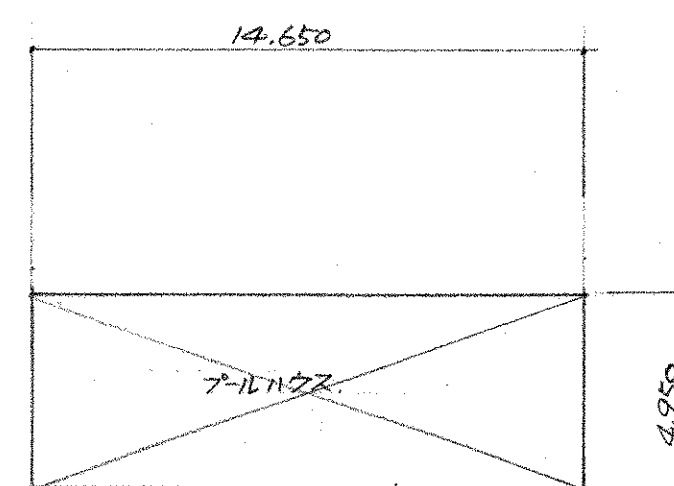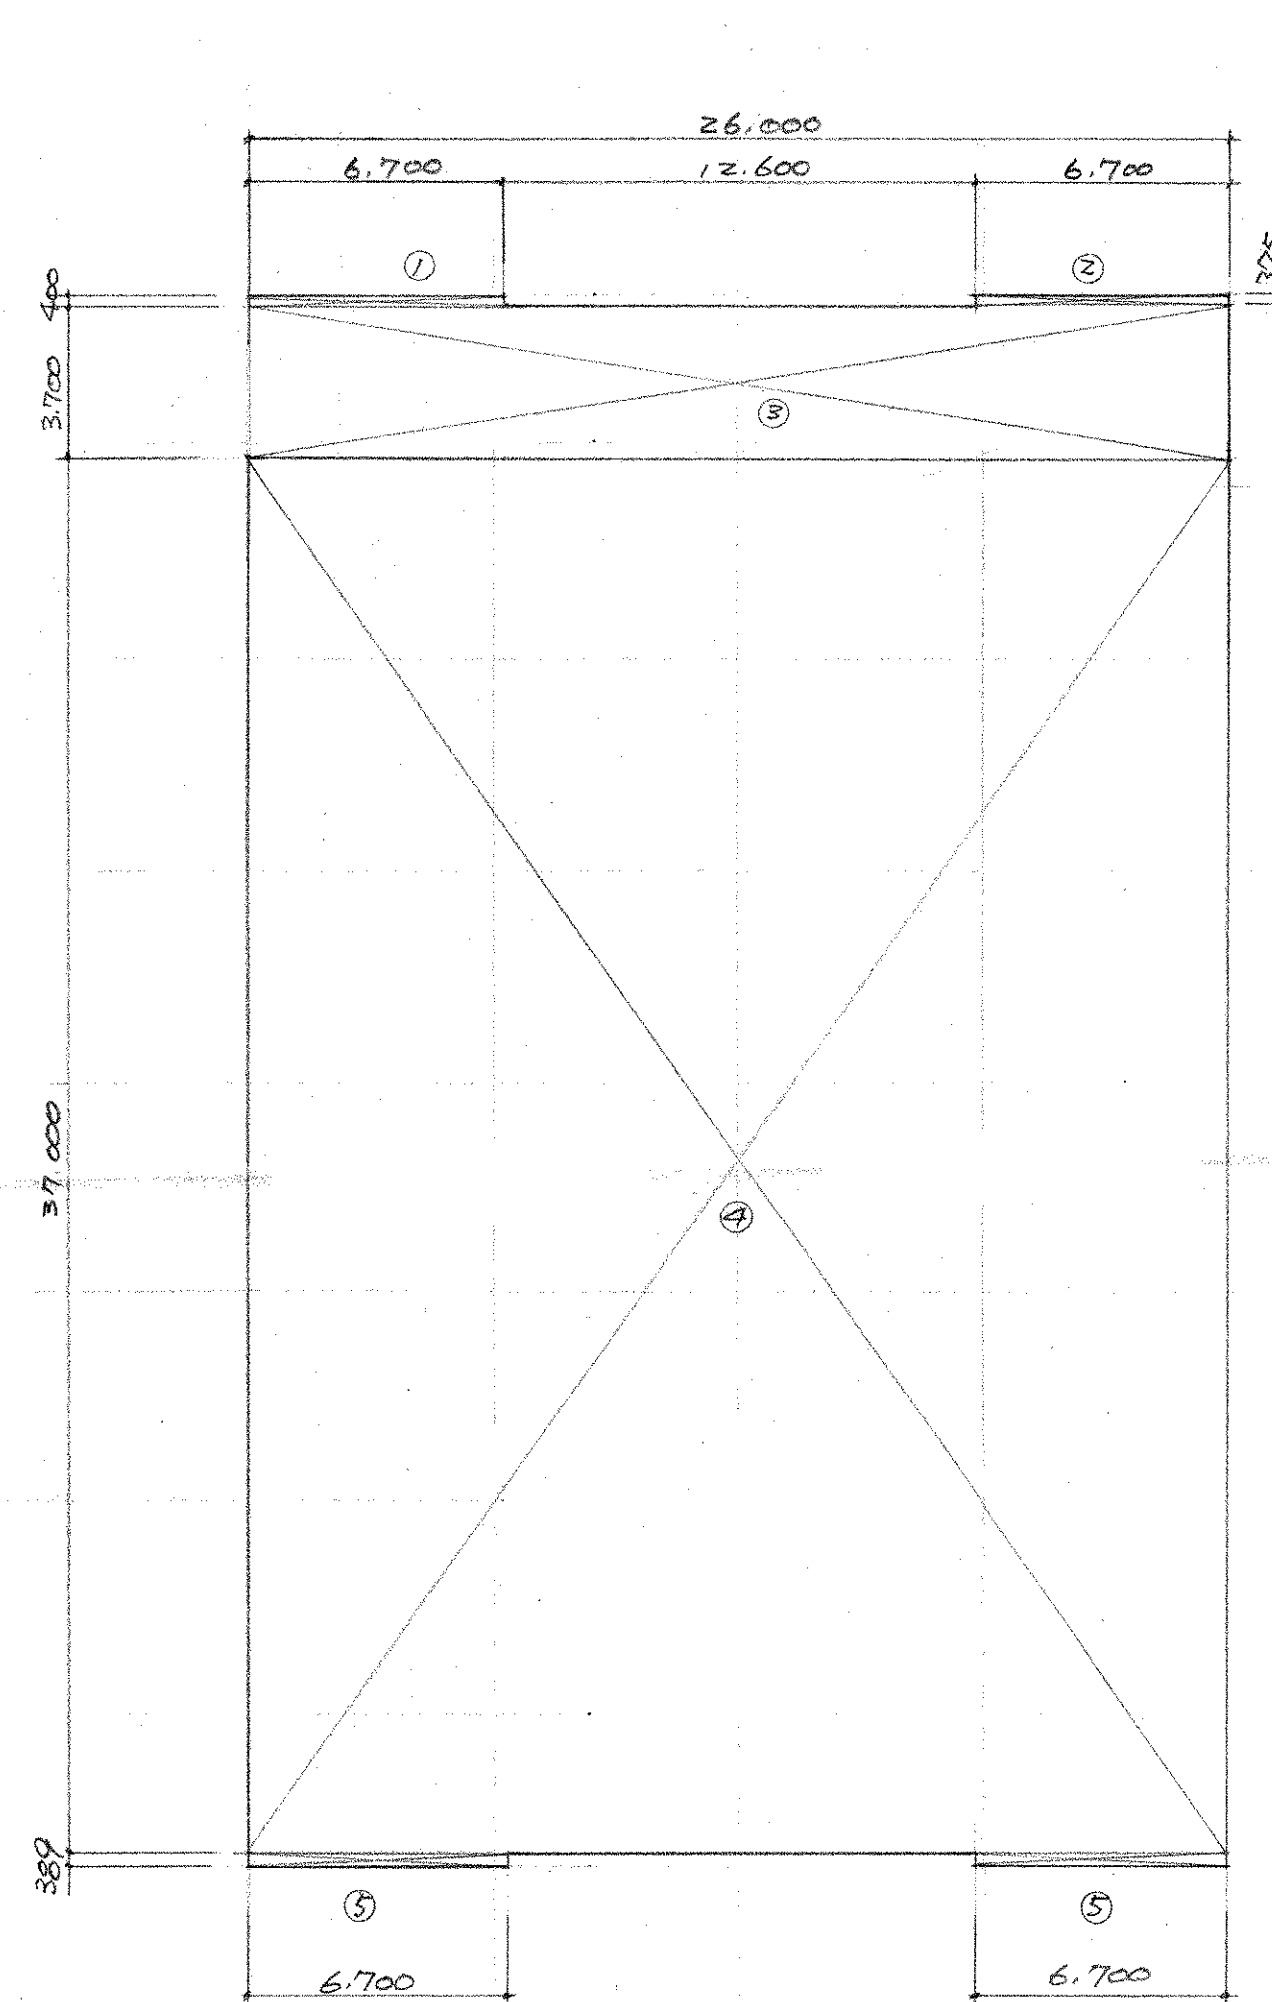

求積表			
1階			
①	6.7	$\times 0.4$	= 2.680
②	6.7	$\times 0.375$	= 2.512
③	26.0	$\times 3.7$	= 96.200
④	26.0	$\times 37.0$	= 962.000
⑤	6.7	$\times 0.389 \times 2$	= 5.213
			1068.60
2階			
①	6.7	$\times 0.4$	= 2.68
②	19.3	$\times 3.7$	= 71.41
③	6.7	$\times 4.075$	= 27.309
			101.40
ギャリー			
④	26.0	$\times 1.1$	= 28.6
⑤	31.8	$\times 1.075 \times 2$	= 68.4
			97.0
フィルタ			
	14.65	$\times 4.95$	= 72.50